


SITUACE
M: 1:500

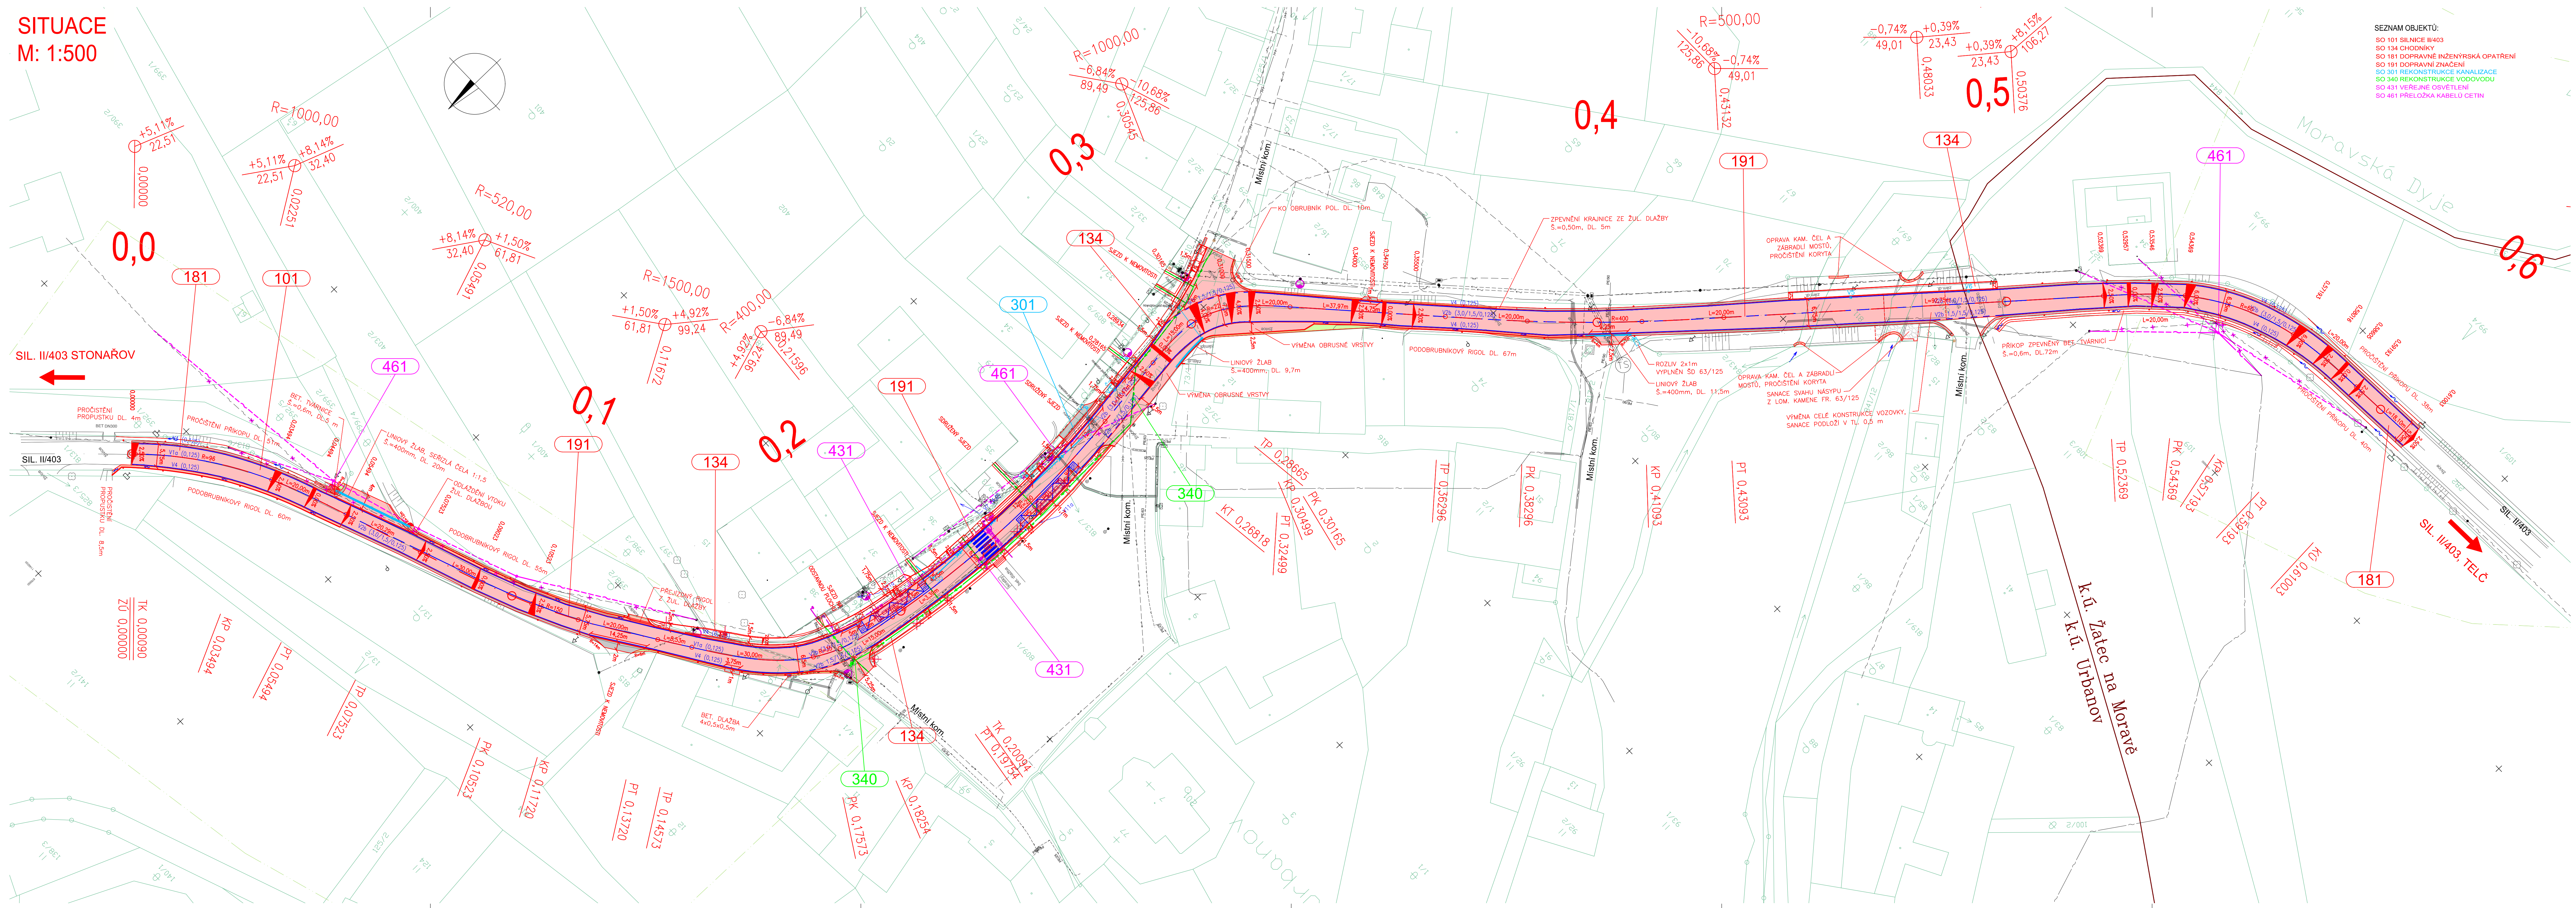

- SEZNAM OBJEKTŮ:
- SO 101 SILNICE II/403
 - SO 134 CHODNÍKY
 - SO 181 DOPRAVNĚ INŽENÝRSKÁ OPATŘENÍ
 - SO 191 DOPRAVNÍ ZNAČENÍ
 - SO 301 REKONSTRUKCE KANALIZACE
 - SO 340 REKONSTRUKCE VODOVODU
 - SO 431 VEŘEJNÉ OSVĚTLENÍ
 - SO 461 PŘELOŽKA KABELU CETIN

- LEGENDA:
- ASFALTOVÁ VOZOVKA
 - ZPEVNĚNÍ Z ŽULOVÉ DLAŽBY
 - NEZPEVNĚNÁ KRAJNICE
 - ZELŘ
 - KATASTRÁLNÍ HRANICE POZEMKŮ
 - ZAMĚŘENÍ
 - NOVÝ STAV
 - VODOROVNÉ DOPRAVNÍ ZNAČENÍ
 - OCHRANNÉ PÁSMO LESA
 - DŘEVINY URČENÉ KE KACENÍ
 - RUŠENÝ SLOUP NADZEMNÍHO SDĚL. VEDENÍ (CETIN)

- LEGENDA – INŽENÝRSKÝCH SÍTÍ:
- STÁVAJÍCÍ
- VODOVOD (OBECE URBANOV)
 - JEDNOTNÁ KANALIZACE (OBECE URBANOV)
 - PLYNOVOD – STL (GASNET)
 - PODZEMNÍ VEDENÍ NN (EG.D)
 - NADZEMNÍ VEDENÍ NN (EG.D)
 - PODZEMNÍ VEDENÍ VN (EG.D)
 - PODZEMNÍ VEDENÍ VO (OBECE URBANOV)
 - PODZEMNÍ SDĚLOVACÍ VEDENÍ (CETIN)
 - NADZEMNÍ SDĚLOVACÍ VEDENÍ (CETIN)

Souřadnicový systém S-JTSK, Výškový systém B.p.v.			
Název stavby: II/403 URBANOV - PRŮTAH			
Objednatel 1: Kraj Vysočina		Kraj Vysočina Záskova 57, 587 33 Jihlava	
Objednatel 2: Obec Urbanov		Obec Urbanov Urbanov 50, 588 62 Urbanov	
Zhotovitel dokumentace: M4 ROAD DESIGN s.r.o.		Hlavní inženýr projektu: Ing. RADEK GERMAN	
M4 Road Design s.r.o. Kobelečská 2246/5, 180 00 Praha 8 Číslova schránka: 270622 E-mail: info@m4roaddesign.cz		Vedoucí projektant: Ing. PAVEL CHROUSTOVSKÝ	
Výpracoval: Ing. ZBYNĚK KARÁSEK		Zodpovědný projektant: Ing. ZBYNĚK KARÁSEK	
Číslo zakázky: 21_045		Zkontroloval: Ing. JAN DOČEKAL	
SO 101 SILNICE II/403		Stupeň PD: PDPS	
Datum: 07/2022		Měřítko: 1:500	
Název přílohy: SITUACE		Formát: 7 x 2 x A4	
		Číslo přílohy: 2	