



VÝKOPY

PODÉLNÝ ŘEZ 1:50

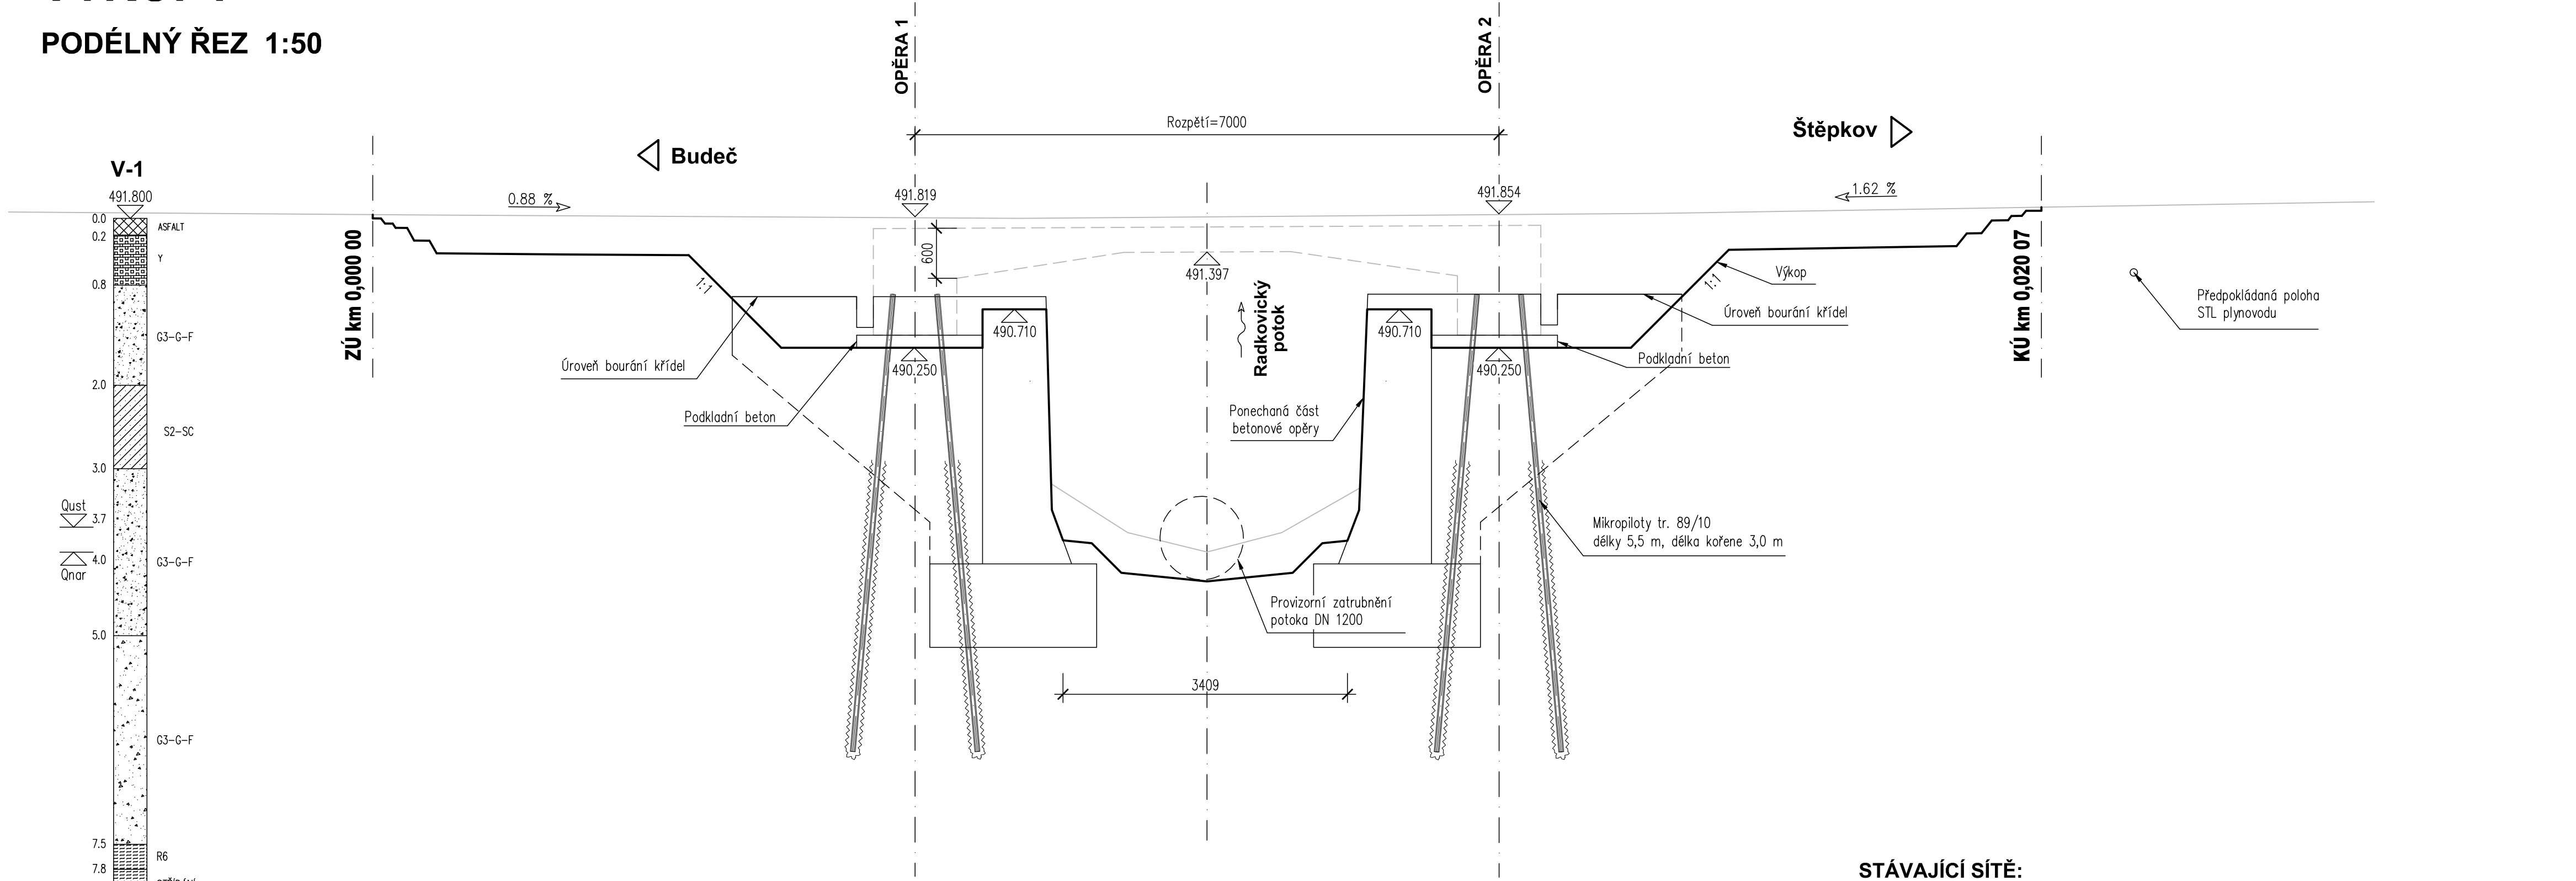

- STÁVAJÍCÍ SÍTĚ:**
- Nadzemní vedení NN – EG.D, a.s.
 - Podzemní vedení NN – soukr. přípojka
 - Podzemní optické kabely – Cetin, a.s.
 - STL plynovod – Quantum, s.r.o.
 - Kanalizace dešťová
 - Vodovod pitná – obec Radkovice u Budče

PŮDORYS 1:100

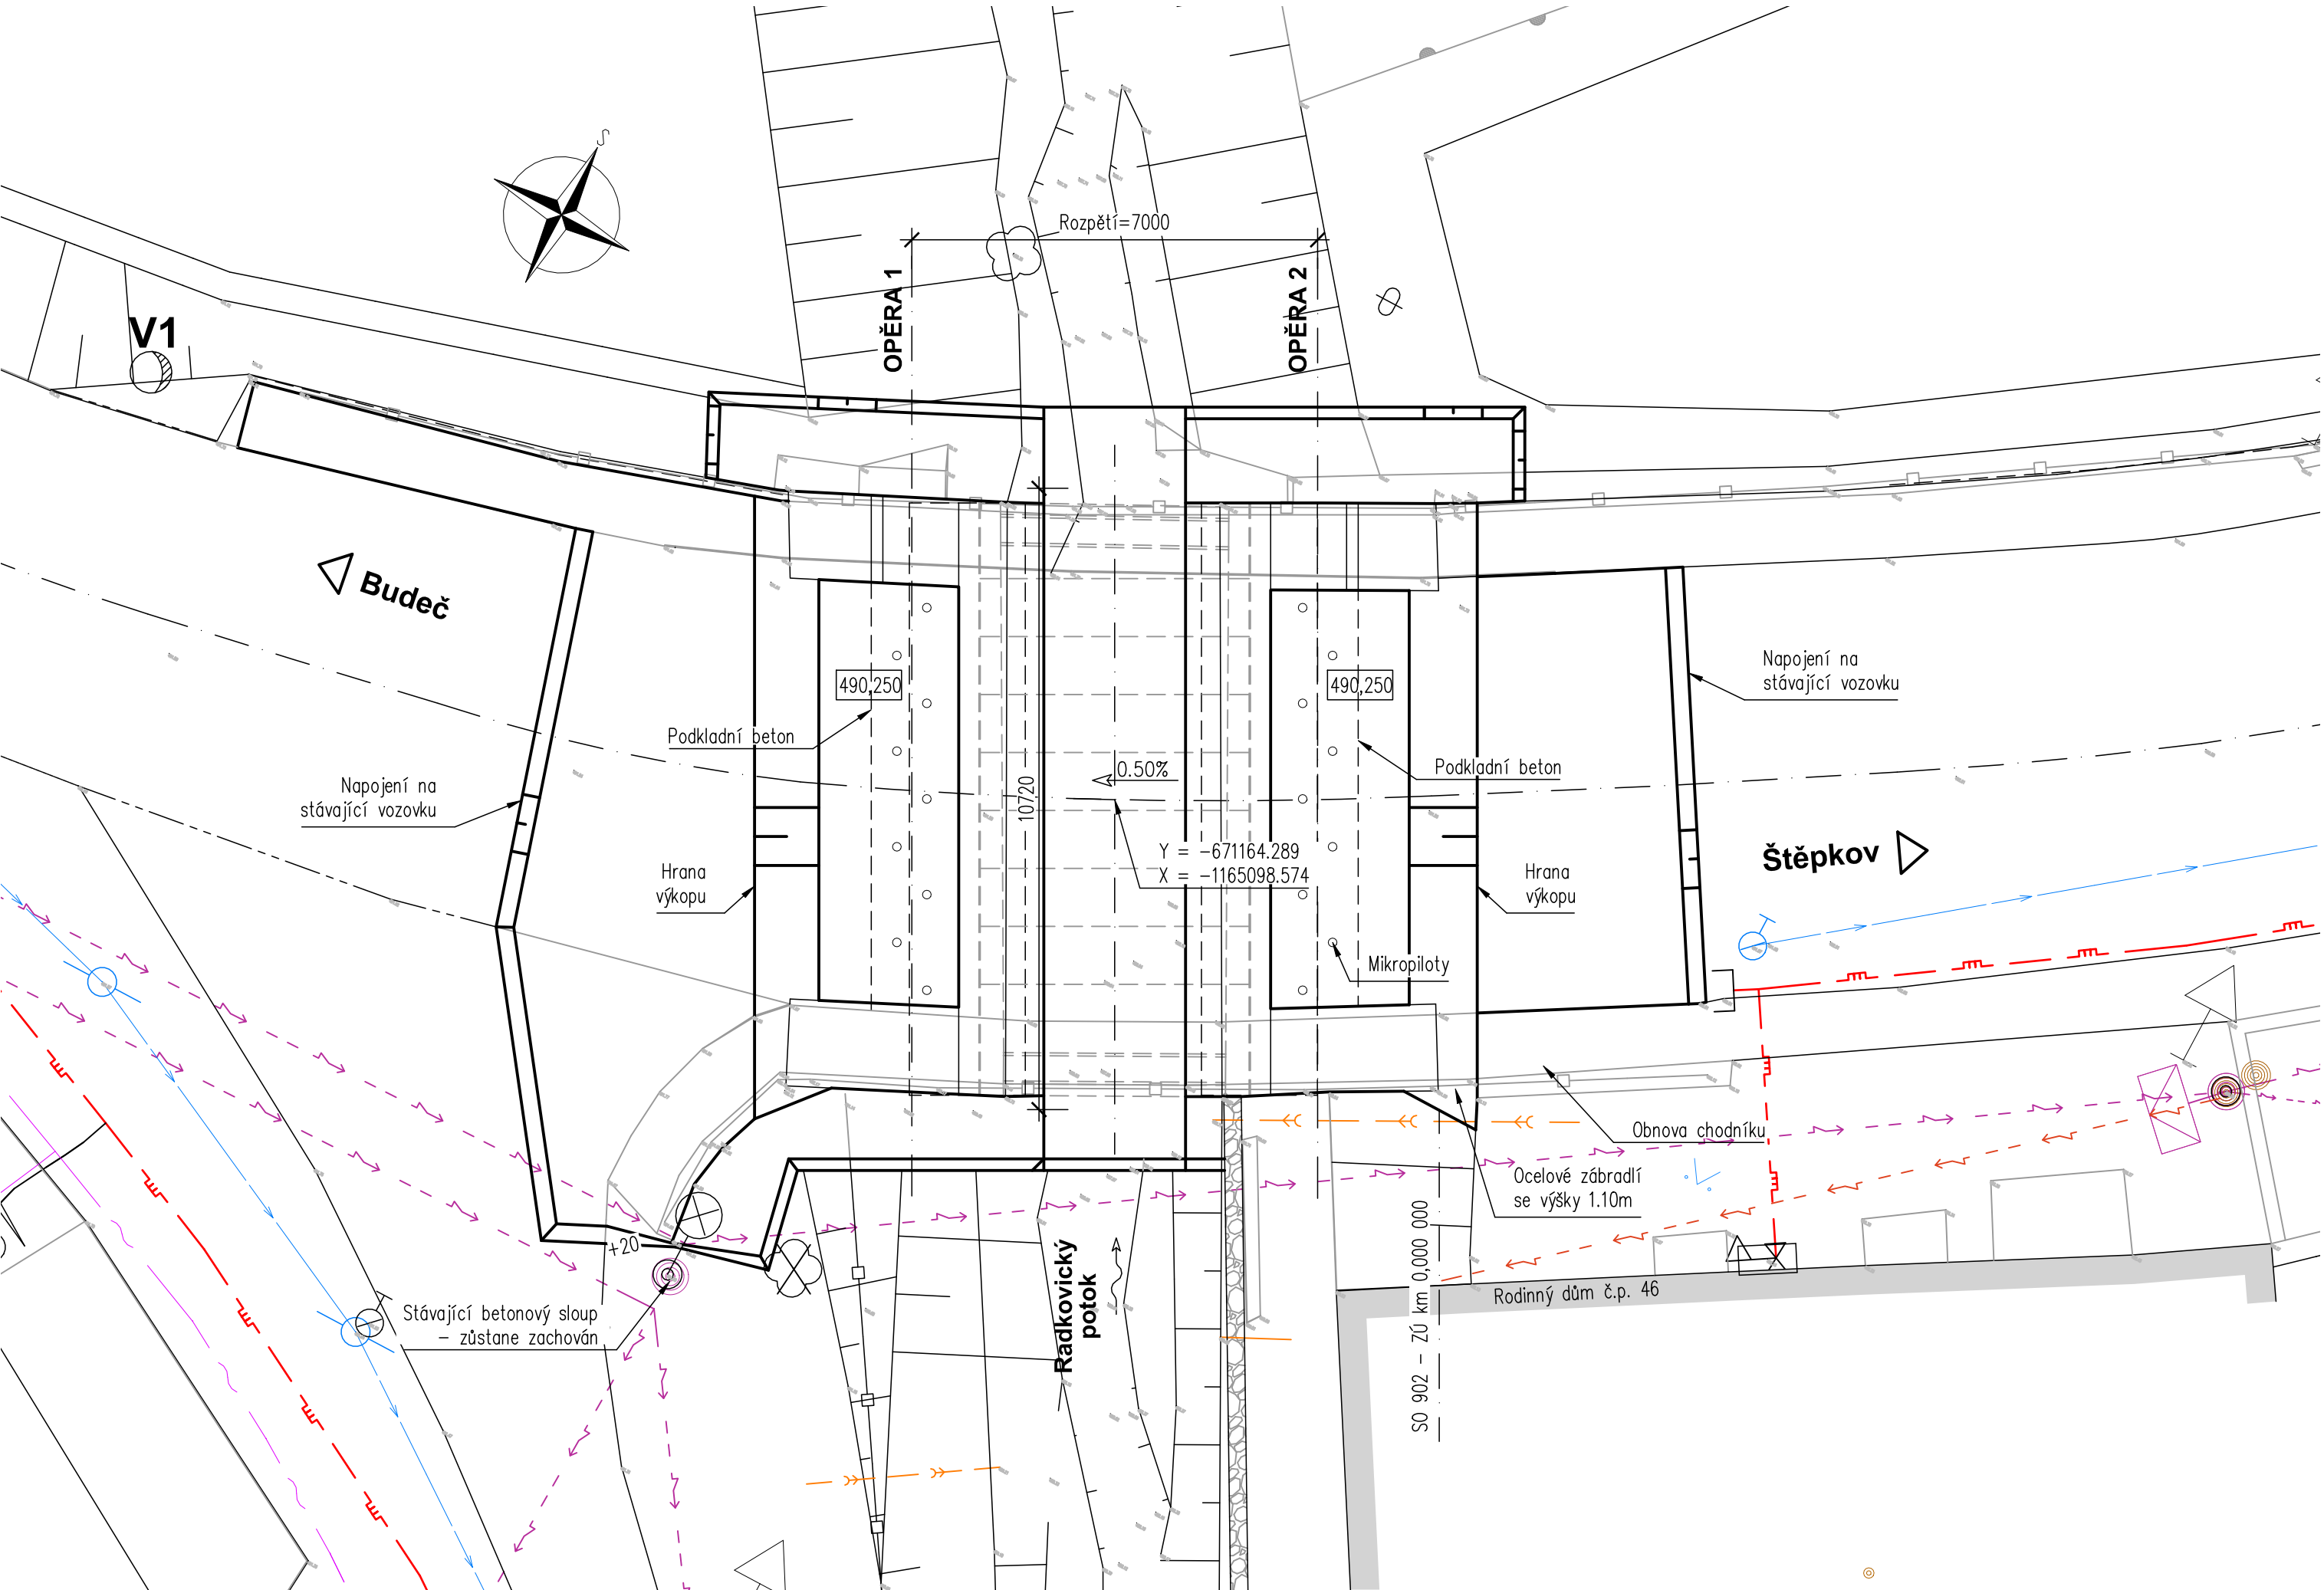

Investor:

Krajská správa a údržba silnic Vysočiny, p.o.
Kosovská 1122/16
586 01 Jihlava

Krajská správa a údržba silnic Vysočiny
príspevková organizace

D

PDPS

Investor: Krajská správa a údržba silnic Vysočiny, p.o.

Místo: Radkovice u Budče

Stupeň: PDPS

Datum: 10/2022

Počet A4: 6 A4

Akce: II/151 Radkovice u Budče – most ev. č. 151-013

SO 201 - Most ev.č. 151-013

Název: VÝKOPY

Zodp. projektant: Ing. Milan Sedlák

Kontroloval: Ing. David Mičák

Zhotovitel dokumentace: MIDAKON

Vypracoval: Ing. Milan Sedlák

Na Návsi 18/4, Brno, 620 00
iČO: 089 27 677, DIČ: CZ089 27 677
email: midakon@midakon.cz

Měřítko: 1:100,50

Číslo zakázky: 22 04

Č. výkresu: D.1.2.8