



PŘEHLEDNÝ VÝKRES
PŮDORYS 1:100

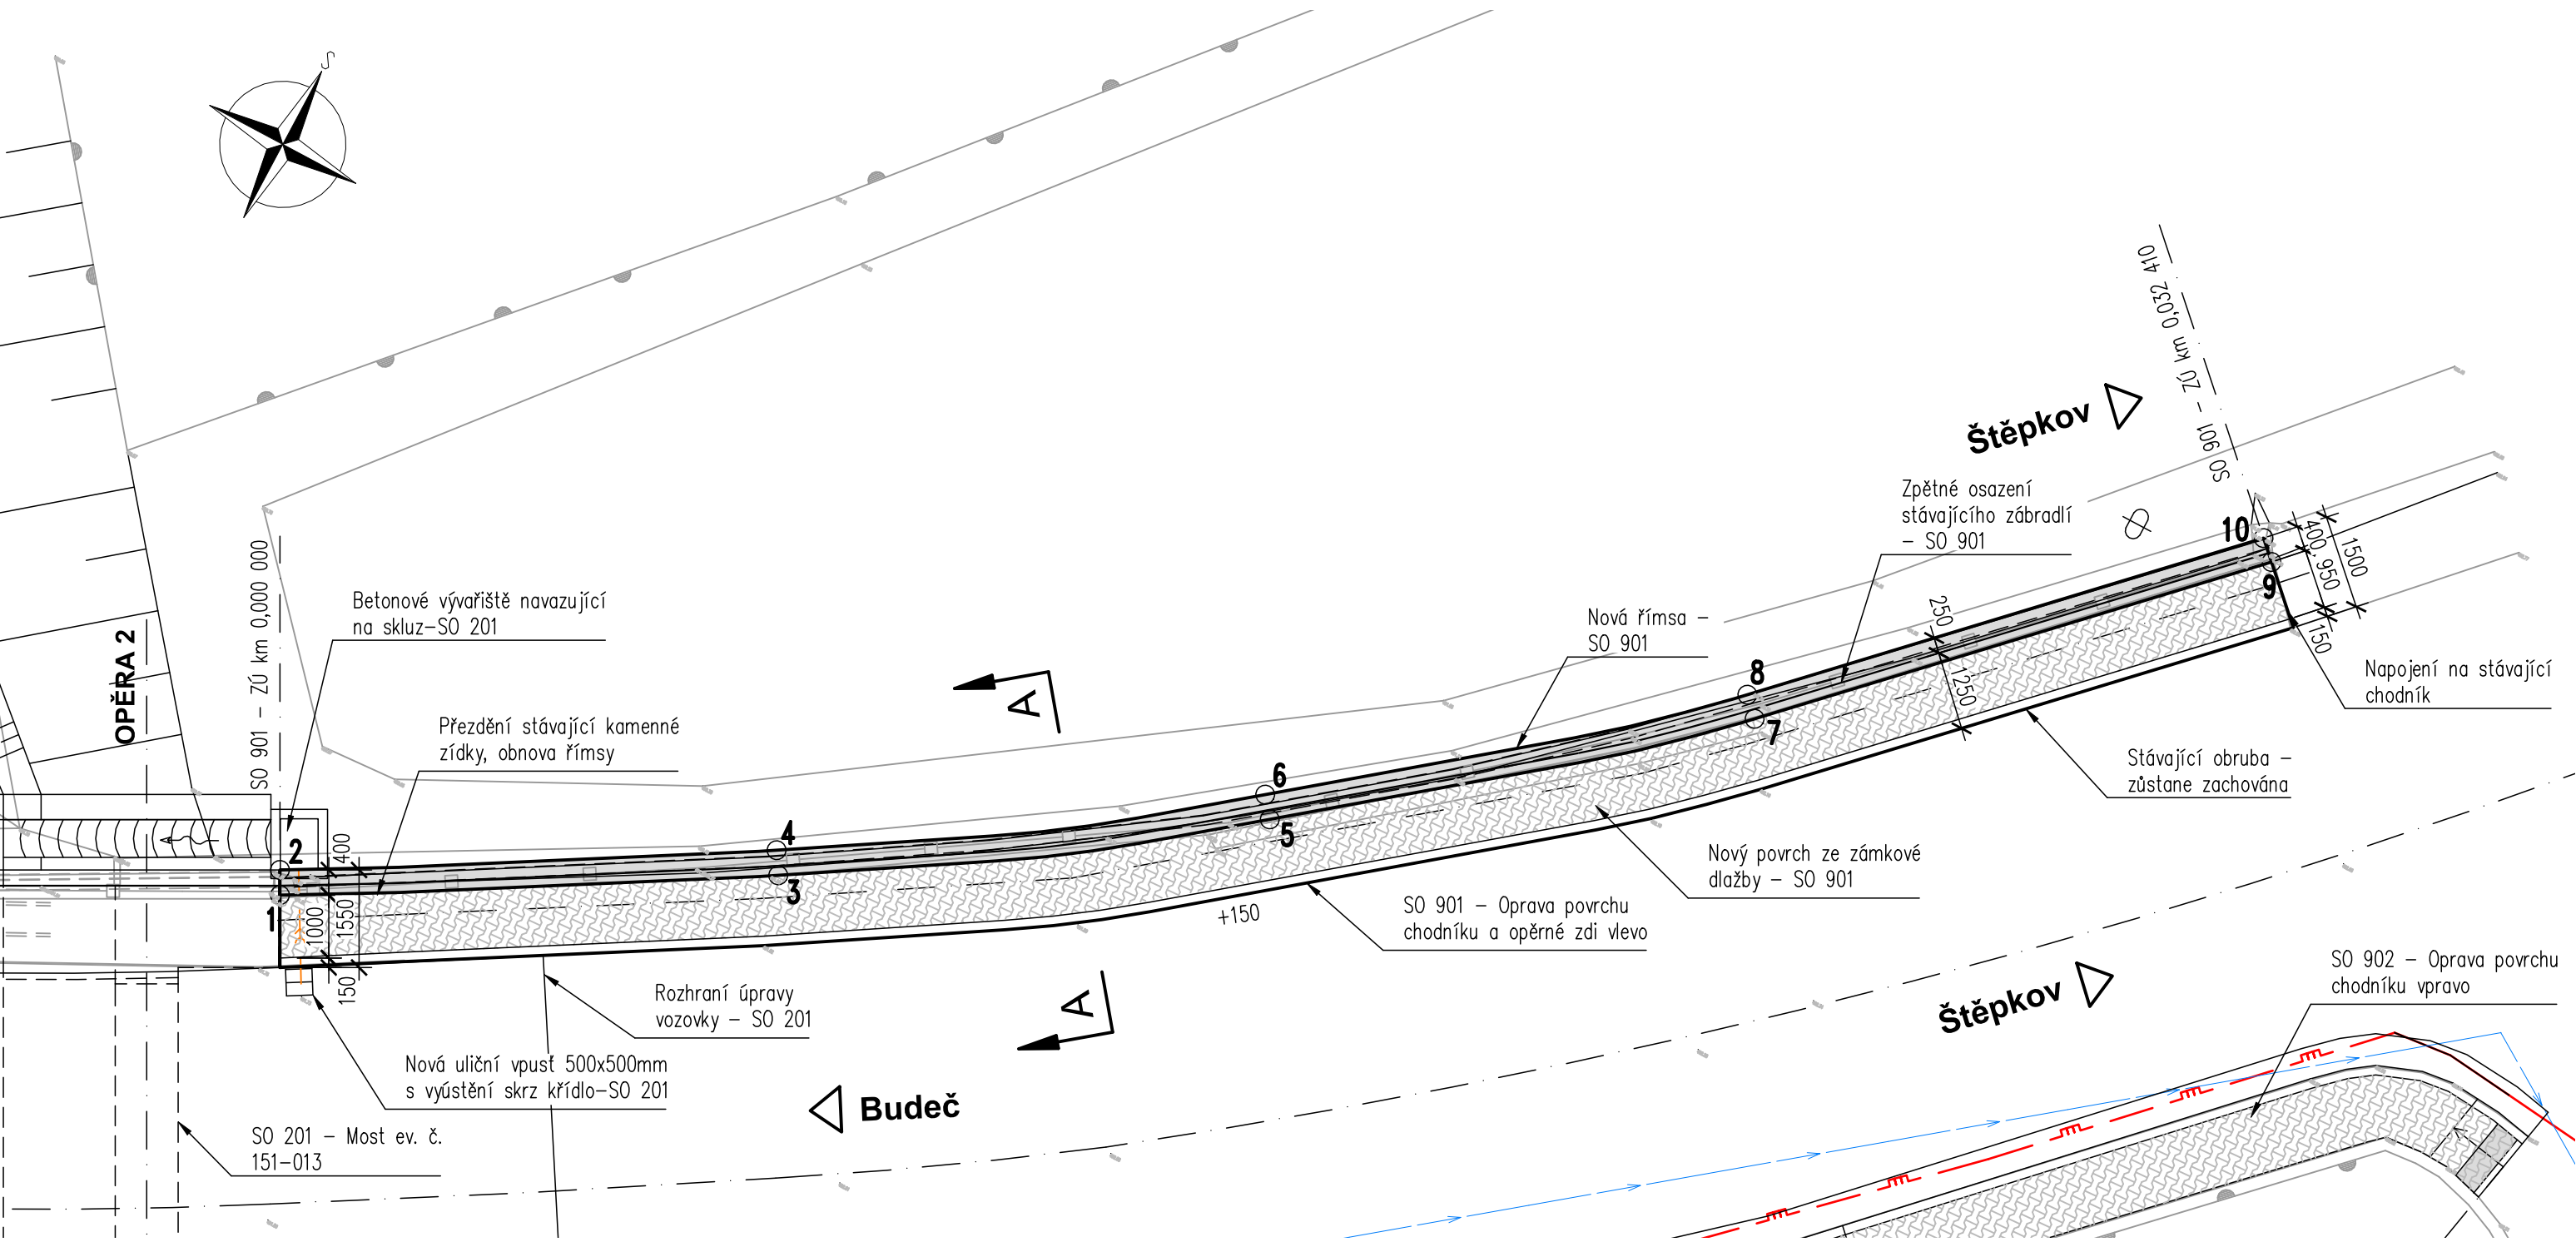


VYTYČOVACÍ BODY

č.	Y [m]	X [m]
1	671161.673	1165091.542
2	671161.861	1165091.189
3	671154.834	1165087.536
4	671155.045	1165087.196
5	671148.360	1165083.075
6	671148.609	1165082.762
7	671142.313	1165078.037
8	671142.595	1165077.754
9	671136.238	1165071.972
10	671136.529	1165071.696

PŘÍČNÝ ŘEZ A-A 1:20

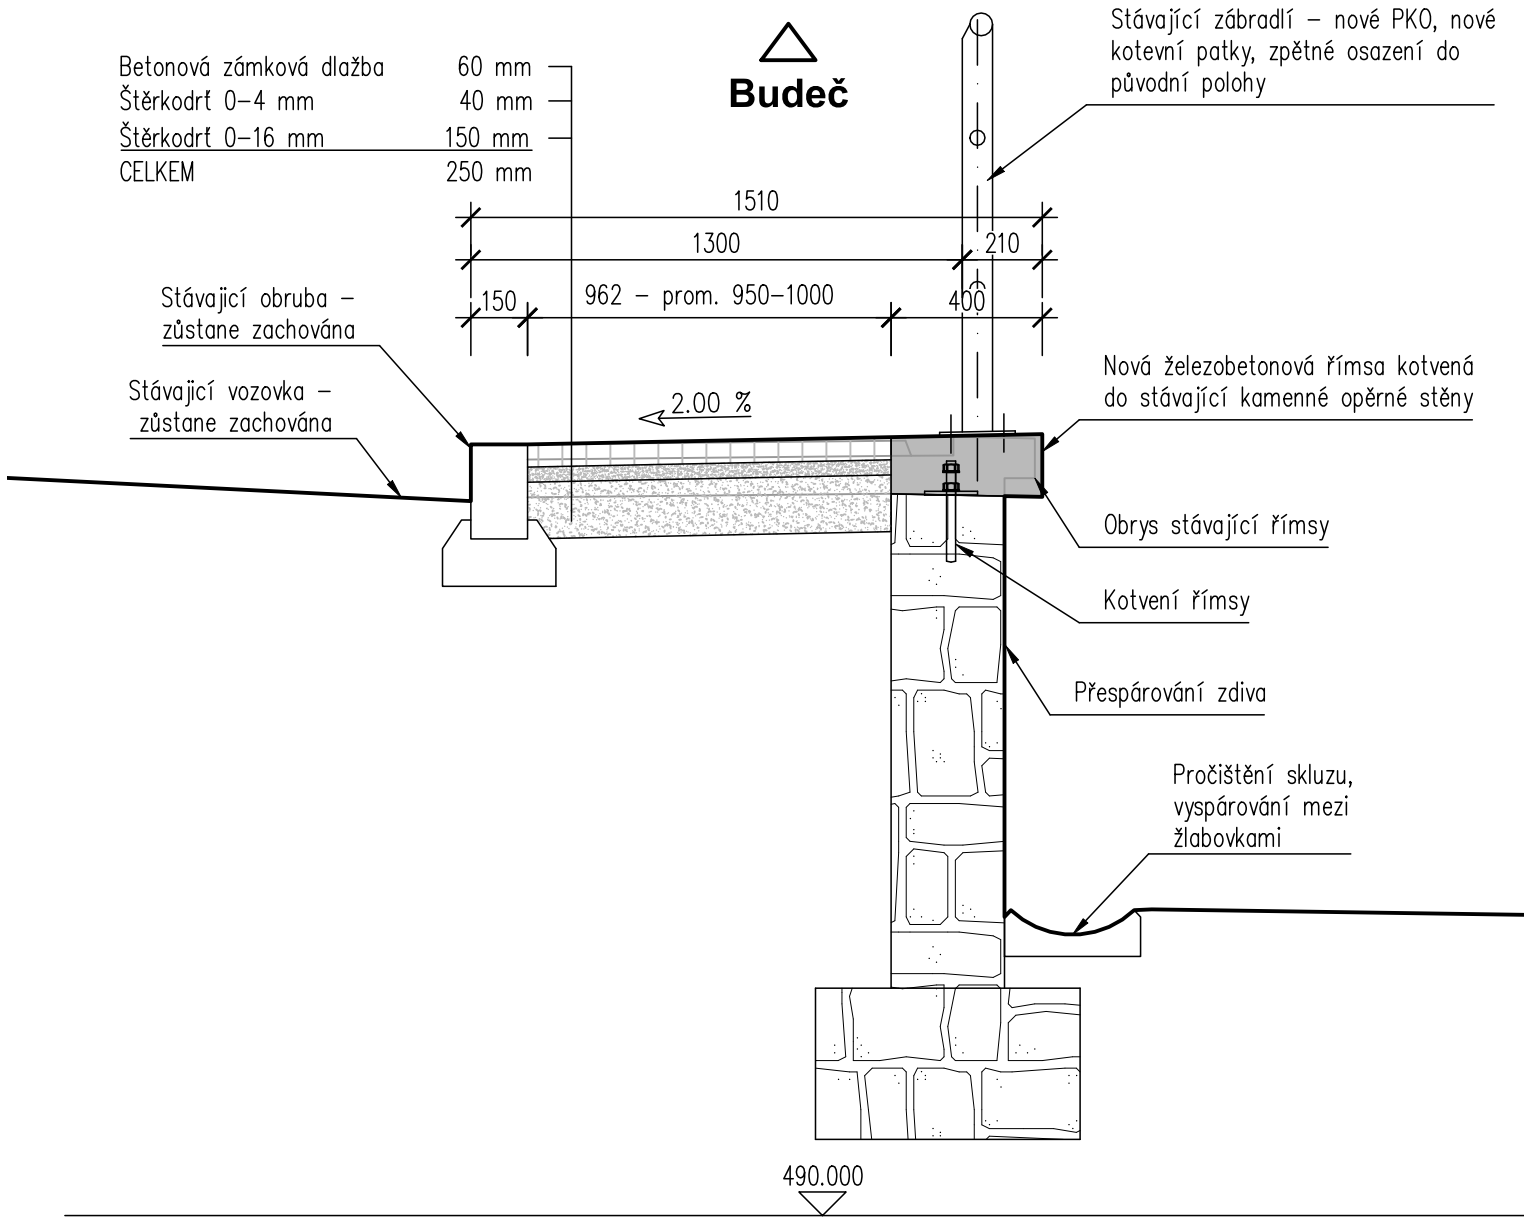

DETAIL ŘÍMSY 1:10

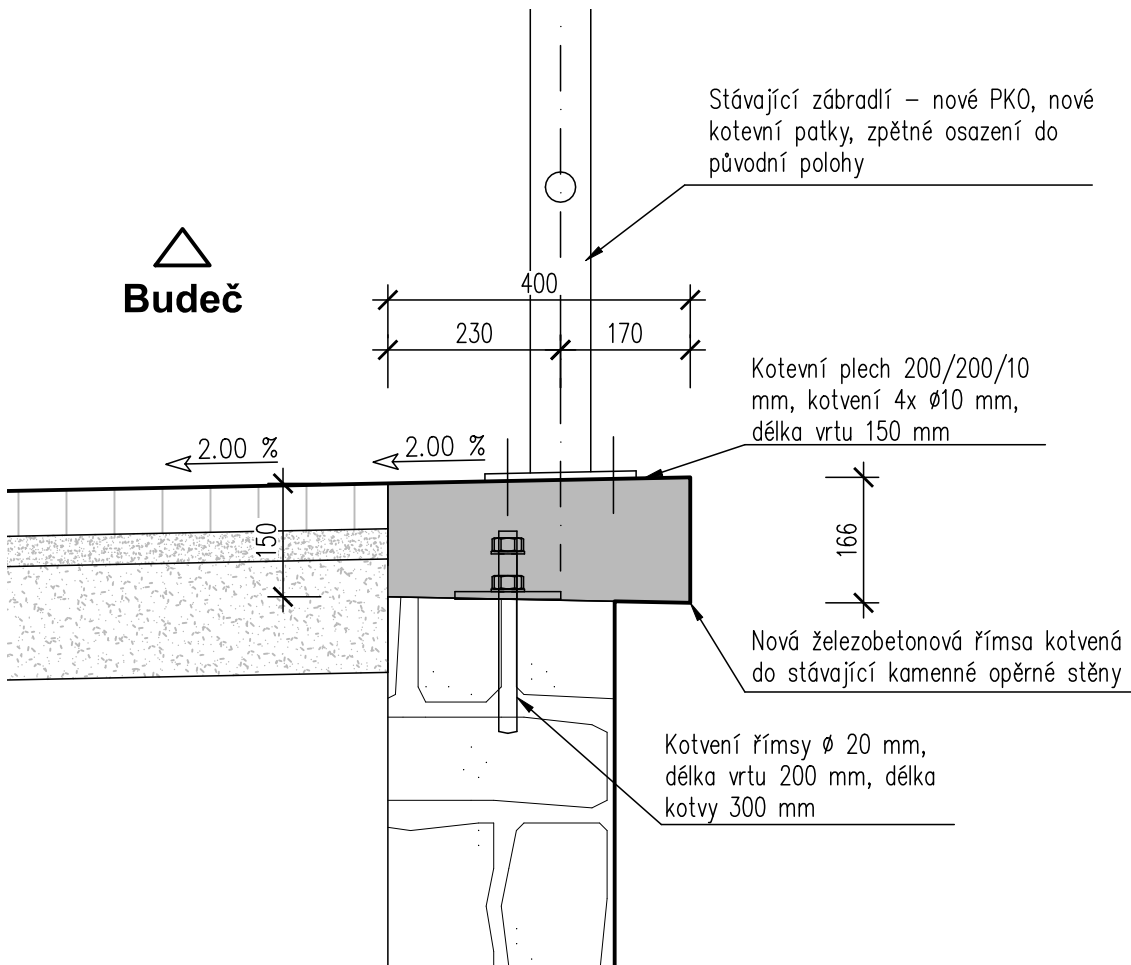

STÁVAJÍCÍ SÍTĚ:

- Nadzemní vedení NN – E.G.D., a.s.
- Podzemní vedení NN – soukr. přípojka
- Podzemní optické kabely – Cetin, a.s.
- STL plynovod – Quantum, s.r.o.
- Kanalizace dešťová
- Vodovod pitná – obec Radkovice u Budče

Investor:	Krajská správa a údržba silnic Vysočiny, p.o. Kosovská 1122/16 586 01 Jihlava	Krajská správa a údržba silnic Vysočiny příspěvková organizace
Investor:	Radkovice u Budče Radkovice u Budče 14 380 01 Dačice	

<div>D</div>		<div>PDPS</div>	
<div>Zodp. projektant: Ing. Milan Sedlák <i>Gedat</i></div>		<div>Kontroloval: Ing. David Mičák <i>DM</i></div>	<div>Zhotovitel dokumentace: <div>MIDAKON</div><div>Na Návisi 18/4, Brno, 620 00 IČO: 089 27 677, DIČ: CZ089 27 677 email:midakon@midakon.cz</div></div>
<div>Vypracoval: Ing. Milan Sedlák <i>Gedat</i></div>			
<div>Investor: Krajská správa a údržba silnic Vysočiny, p.o., Radkovice u Budče</div>			
<div>Místo: Radkovice u Budče</div>	<div>Stupeň: PDPS</div>	<div>Datum: 10/2022</div>	<div>Počet A4: 6 A4</div>
<div>Akce: II/151 Radkovice u Budče – most ev. č. 151-013 SO 901 - Oprava povrchu chodníku a opěrné zdi vlevo</div>		<div>Měřítko: 1:100,20,10</div> <div>Číslo zakázky: 22 04</div> <div>Č. výkresu: D.1.9.2</div>	
<div>Název: PŘEHLEDNÝ VÝKRES</div>			