


LEGENDA MÍSTNOSTÍ 10.NP

OZN.	ÚČEL MÍSTNOSTI	m2	OZN.	ÚČEL MÍSTNOSTI	m2
10.01a	STROJOVNA I	17,10	10.01b	STROJOVNA II	11,05

LEGENDA / LEGEND

N1.09-III	číslo požárního úseku / stupeň PB number of shaft fire compartment / / index of fire safety
Ⓐ	chráněná úniková cesta typu A protected escape route of type A
Ⓔ	evakuační výtah evacuation lift
■ ■ ■ ■ ■	hranice požárního úseku fire compartment border
N1.01-III	číslo neřešeného požárního úseku / stupeň PB number of unsloved shaft fire compartment / / index of fire safety
■ ■ ■ ■ ■	hranice neřešeného požárního úseku unsloved fire compartment border
EI-30 DP3-C	požární odolnost dveří fire rate of door
△ REI-45 DP1	požární odolnost stropu / střechy fire rate of ceiling/roof
REI 45 DP1	požární odolnost příčky / stěny fire rate of wall/partition
➡	směr úniku emergency exit direction
Ⓜ DN 19 30 m	vnitřní požární hydrant indoor fire hydrant
📢	akustická signalizace acoustic signalizing
⌘	nouzové osvětlení emergency light
🔥	přenosný hasicí přístroj fire extinguisher
📡	autonomní detekce a signalizace autonomous detection and signalizace
LDP	lokální detekce požáru local fire control system

SCHÉMA AREÁLU

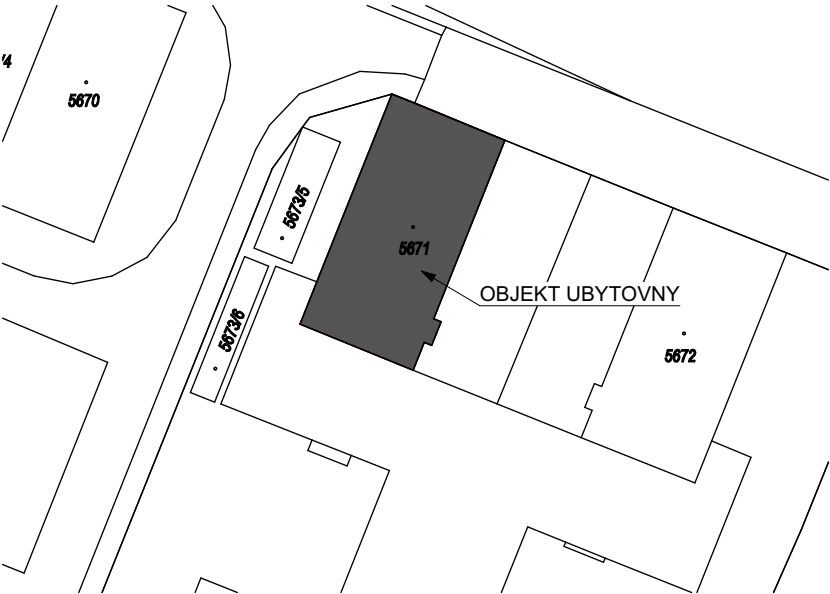

ZPRACOVATEL ČÁSTI:		AUTORIZACE:	
<div><div><div>TUSPO</div><div>Komplexní služby v PO a BOZP</div></div></div> <div><div>TUSPO CO. s.r.o.</div><div>Kaprova 42/14, 110 00 Praha 1</div><div>email: info@tuspo.cz</div><div>tel.: +420 608 864 557</div></div>			
ZODPOVĚDNÝ PROJEKTANT: Bc. Zbyněk Tuček			
VYPRACOVAL:		Ing. Ondřej Hrdina	
KONTROLOVAL:		Bc. Zbyněk Tuček	
NÁZEV STAVBY:		SPŠ TŘEBÍČ - REKONSTRUKCE POKOJŮ, VĚTRÁNÍ A ELEKTROINSTALACE DM	
STUPEŇ:		DOKUMENTACE PRO STAVEBNÍ ŘÍZENÍ	
MÍSTO STAVBY:		parc. st. č. 5671 k. ú. Třebíč	
INVESTOR:		Kraj Vysočina Žižkova 1882/57, 586 01 Jihlava	
ČÁST DOKUMENTACE:		D.1.3. POŽÁRNĚ BEZPEČNOSTNÍ ŘEŠENÍ	
NÁZEV VÝKRESU:		PŮDORYS 10.NP	
FORMÁT: 2xA4		DATUM: 04/2023	
MĚŘÍTKO: 1:150		ČÍSLO VÝKRESU: D.1.3.6	
		PARÉ:	