


DETAIL INSTALAČNÍCH ŠACHTET
USPOŘÁDÁNÍ JEDNOTLIVÝCH ROZVODŮ, M 1:20

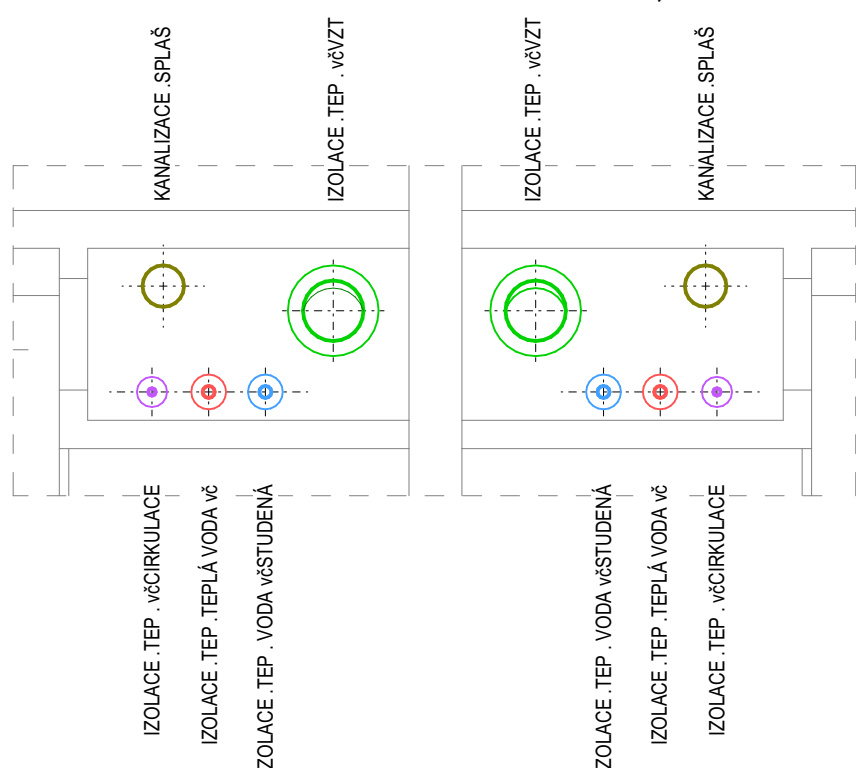

LEGENDA POTRUBÍ A ZNAČEK

ODPADNÍ A PŘIPOJOVACÍ POTRUBÍ VNITŘNÍ KANALIZACE
- MATERIÁL DLE POPISU NA VÝKRESE
- VEDENO V DŘÁŽCE VE ZDIVU NEBO V KONSTRUKCI PRÍČKY

SVODNÉ POTRUBÍ VNITŘNÍ KANALIZACE
- MATERIÁL DLE POPISU NA VÝKRESE
- VEDENO V ZEMI POD PODLAHOU

ZAVĚŠENÉ SVODNÉ POTRUBÍ SPLAŠKOVÉ VNITŘNÍ KANALIZACE
- MATERIÁL DLE POPISU NA VÝKRESE
- VEDENO VOLNĚ V OBJEMKÁCH NAD PODLAŽÍ O PODLAŽÍ NIŽ

Č ČISTIČÍ TVAROVKA SE ŠROUBOVACÍM VÍČKEM

8 - 15 SPLAŠKOVÉ ODPAVNÍ POTRUBÍ (STOUPAČKY) V ŘEŠENÉ ČÁSTI OBJEKTU

D 3 - 4 DEŠŤOVÉ ODPAVNÍ POTRUBÍ (STOUPAČKY) V ŘEŠENÉ ČÁSTI OBJEKTU

VÝSVĚTLIVKY K LEGENDĚ POTRUBÍ A ZNAČEK :

PP POTRUBÍ POLYPROPYLENOVÉ (PP), ROZMĚRY NA VÝKRESECH OZNAČENÝ VNEJŠÍM PRŮMĚREM (DN/OD)

PVC POTRUBÍ Z MĚKKÉHO POLYVINYLCHLORIDU (PVC), ROZMĚRY NA VÝKRESECH OZNAČENÝ VNEJŠÍM PRŮMĚREM (DN/OD)
- KRUHOVÁ TUHOST SN 4 PRO Ø110 A 125, SN8 PRO Ø160 A VĚTŠÍ

LEGENDA ZAŘÍZOVACÍCH PŘEDMĚTŮ

WC
- MONTÁŽNÍ PRVEK PRO ZAVĚŠENÉ WC S OVLÁDÁNÍM ZEPŘEDU PRO ZABUDOVÁNÍ DO STĚNY
- PROVEDENÉ MOKRÝM PROCESEM (ZAZDĚNÍ)
- HORNÍ HRANA MÍSY OSAZENÁ 400mm OD ČISTÉ PODLAHY
- OVLÁDACÍ TLAČÍTKO SE DVĚMA MOŽNOSTMI SPLACHOVÁNÍ V PROVEDENÍ NEREZOVÉ OCELI
- PLASTOVÉ SEDÁTKO S POMALÝM SKLÁPĚNÍM

U
- UMÝVADLO KERAMICKÉ ZAVĚŠENÉ
- SIFON UMÝVADLOVÝ Ø40 PLASTOVÝ ZÁVIT PRO VÝPUSŤ 5/4" - VÝŠKA 530mm
- VÝPUSŤ UMÝVADLOVÁ 5/4" S KOVOVOU ZÁTKOU "CLICK-CLACK" JE SOUČÁSTÍ VOD. BATERIE
- HORNÍ HRANA UMÝVADLA OSAZENÁ 850mm OD ČISTÉ PODLAHY
- DOPLNĚNO ORIGINÁLNÍ PODUMÝVADLOVOU SKŘÍNKOU

S
- SPRCHA - VYDLÁŽENÁ:
- PODLAHOVÁ VÝPUSŤ S MŘÍŽKOU Z NEREZOVÉ OCELI , ODTOK SVISLÝ DN 50, ODTOK min. 0,55 l/s
- SPRCHOVÝ ZÁVĚS

V
- VÝLEVKY KERAMICKÉ V ZAVĚŠENÉM PROVEDENÍ - BÍLÁ (DESIGN DLE VÝBĚRU STAVEBNÍKA);
- PŘEDSTĚNOVÝ INSTALAČNÍ SYSTÉM SE SKRYTOU NADRŽKOU DO SDK - PRO ZAVĚŠNOU VÝLEVKU
- HORNÍ HRANA MÍSY OSAZENÁ 400mm OD ČISTÉ PODLAHY
- DVOUTRUPKOVÉ OVLÁDACÍ TLAČÍTKO K INSTALAČNÍMU SYSTÉMU
- MŘÍŽKA SOUČÁSTÍ DODÁVKY VÝROBKU

D
- NEREZOVÝ VESTAŇNÝ DŘEZ DO KUCHYNSKÉ LINKY 800/500/220
- SOUČÁST KUCHYNSKÉ LINKY, VČETNĚ ZAPACHOVÉ UZÁVĚRY A VÝPOUŠTĚCH VENTILU

POZNÁMKA

PŘÍSTUPOVÝ OTVOR K ČISTIČÍMU KUSU BUDE OPATŘEN DVÍŘKY. DVÍŘKA JSOU SOUČÁSTÍ DODÁVKY STAVEBNÍ ČÁSTI.

PŘIPOJOVACÍ POTRUBÍ BUDE KLADENO VE SPÁDU MINIMÁLNĚ 2,0% SMĚREM K ODPAVNÍMU POTRUBÍ .

ODPAVNÍ (SVISLÉ) A PŘIPOJOVACÍ POTRUBÍ K PŮVODNÍM ZAŘÍZOVACÍM PŘEDMĚTŮM BUDE KOMPLETNĚ DEMONTOVÁNO .

PROSTUPY ZÁKLADY, ZDIVEM A STROPNÍ KONSTRUKCÍ PRO KANALIZACI BUDOU ZHOTOVĚNY POMOCÍ JÁDROVÉHO VRTÁNÍ. TAM KDE BUDE KANALIZACE PROSTUPOVAT Z PROSTORU DO ZEMINY BUDE PROSTUP PROVEDEN VODOTĚSNĚ .

SVISLÉ ODPAVNÍ POTRUBÍ VEDOUcí NAD STŘECHU BUDE PŘI MONTÁŽI VYVEDENO MIN. 500 mm NAD STŘEŠNÍ KONSTRUKCI. PŘED OSAZENÍM VĚTRACÍ HLAVICE, KTERÁ BUDE DODÁNA V DESIGNU STŘEŠNÍ KRYTINY, BUDE POTRUBÍ ZKRÁCENO NA POTŘEBNOU DĚLKU. POKUD NEHROZÍ VNIKUTÍ LIŠTÍ A HRUBÍCH NEČISTOT DO VĚTRACÍHO POTRUBÍ, DOPORUČUJÍ NEOSAŽOVAT VĚTRACÍ HLAVICI A NECHAT POTRUBÍ VOLNĚ. ZAMEZÍ SE TÍM NADMĚRNÉMU NAMRZÁNÍ V ZIMNÍM OBDOBÍ .

SCH SCHÉMA AREÁLU 1:2000 ORIENTACE PROJEKTU

± 0,000 = 1.NP Hlavní vstup do objektu

Projektant: V.I.R.Tech, s.r.o. Generála Fanty 847/3 674 01, Třebíč tel.: 602 749 749 email: v.i.r.tech@seznam.cz	Projektant odborně / profesní část: IČ: 03816931	Autorizace:
Vedoucí projektu: Ing. Radovan Vejroda	Zodpovědný projektant: Ing. Radovan Vejroda	Vypracoval: Aleš Divoták
Kreslil: Iveta Vejrodová		

Alce: SPŠ Třebíč – Rekonstrukce pokojů, větrání a elektroinstalace DM

Investor: Kraj Vysočina Zřizovatel: 586 01, Jihlava tel.: 564 602 111 email: posta@kr-vysočina.cz	Místo stavby: Pozemní parc. č. st. 5671, st. 5673/2 k.ú.: Třebíč Obec: Třebíč Okres: Třebíč Kraj: Kraj Vysočina	Základka: 22-31 Stupeň: DPS Datum: 20.9.2023 Revize: 15.9.2023 Formát: A2/A1+(594/650) Měřítko: 1:50 Objekt: Paré:
--	--	---

Část: TECHNIKA PROSTŘEDÍ STAVEB

Profese: ZDRAVOTNĚ TECHNICKÉ INSTALACE

Objekt: ŘEZY - kanalizace	Číslo výkresu: D.1.4.1.7	Objekt: S001
------------------------------	-----------------------------	-----------------