


LEGENDA MÍSTNOSTÍ 1.NP

OZN.	ÚČEL MÍSTNOSTI	m2	OZN.	ÚČEL MÍSTNOSTI	m2
1.01	CHODBA I	24,43	1.14a	POKOJ	16,53
1.02	SCHODIŠTĚ	16,97	1.14b	SOCIÁLNÍ ZAŘÍZENÍ	3,05
1.04	VÝTAH	4,70	1.15a	POKOJ	16,53
1.05a	PŘEDSÍŇ	3,26	1.15b	SOCIÁLNÍ ZAŘÍZENÍ	3,05
1.05b	TECHNOLOGICKÁ MÍSTNOST	11,76	1.16a	POKOJ	16,53
1.06a	PŘEDSÍŇ	3,32	1.16b	SOCIÁLNÍ ZAŘÍZENÍ	3,05
1.06b	SKLAD	11,77	1.17a	HOSTINSKÝ POKOJ	16,53
1.07	VÝTAH	4,64	1.17b	SOCIÁLNÍ ZAŘÍZENÍ	3,05
1.08a	PŘEDSÍŇ	2,02	1.18a	HOSTINSKÝ POKOJ	16,53
1.08b	KUCHYŇKA	14,57	1.18b	SOCIÁLNÍ ZAŘÍZENÍ	3,05
1.08c	ÚKLIDOVÁ KOMORA	3,05	1.19a	HOSTINSKÝ POKOJ	16,53
1.09	CHODBA	86,76	1.19b	SOCIÁLNÍ ZAŘÍZENÍ	3,05
1.10a	POKOJ	16,53	1.20a	HOSTINSKÝ POKOJ	16,53
1.10b	SOCIÁLNÍ ZAŘÍZENÍ	3,05	1.20b	SOCIÁLNÍ ZAŘÍZENÍ	3,05
1.11a	POKOJ	16,53	1.21a	HOSTINSKÝ POKOJ	16,53
1.11b	SOCIÁLNÍ ZAŘÍZENÍ	3,05	1.21b	SOCIÁLNÍ ZAŘÍZENÍ	3,05
1.12a	POKOJ	16,53	1.22a	HOSTINSKÝ POKOJ	16,53
1.12b	SOCIÁLNÍ ZAŘÍZENÍ	3,05	1.22b	SOCIÁLNÍ ZAŘÍZENÍ	3,05
1.13a	POKOJ	16,53	1.23a	HOSTINSKÝ POKOJ	16,53
1.13a	SOCIÁLNÍ ZAŘÍZENÍ	3,05	1.23b	SOCIÁLNÍ ZAŘÍZENÍ	3,05

LEGENDA / LEGEND

N1.09-III	číslo požárního úseku / stupeň PB number of shaft fire compartment / / index of fire safety
Ⓐ	chráněná úniková cesta typu A protected escape route of type A
Ⓔ	evakuační výtah evacuation lift
— — — —	hranice požárního úseku fire compartment border
N1.01-III	číslo neřešeného požárního úseku / stupeň PB number of unsolved shaft fire compartment / / index of fire safety
— — — —	hranice neřešeného požárního úseku unsolved fire compartment border
EI-30 DP3-C	požární odolnost dveří fire rate of door
△ REI-45 DP1	požární odolnost stropu / střechy fire rate of ceiling/roof
REI 45 DP1	požární odolnost příčky / stěny fire rate of wall/partition
→	směr úniku emergency exit direction
Ⓜ DN 19 30 m	vnitřní požární hydrant indoor fire hydrant
🔊	akustická signalizace acoustic signaling
⌘	nouzové osvětlení emergency light
🧯	přenosný hasicí přístroj fire extinguisher
Ⓐ	autonomní detekce a signalizace autonomous detection and signaling
LDP	lokální detekce požáru local fire control system

SCHÉMA AREÁLU

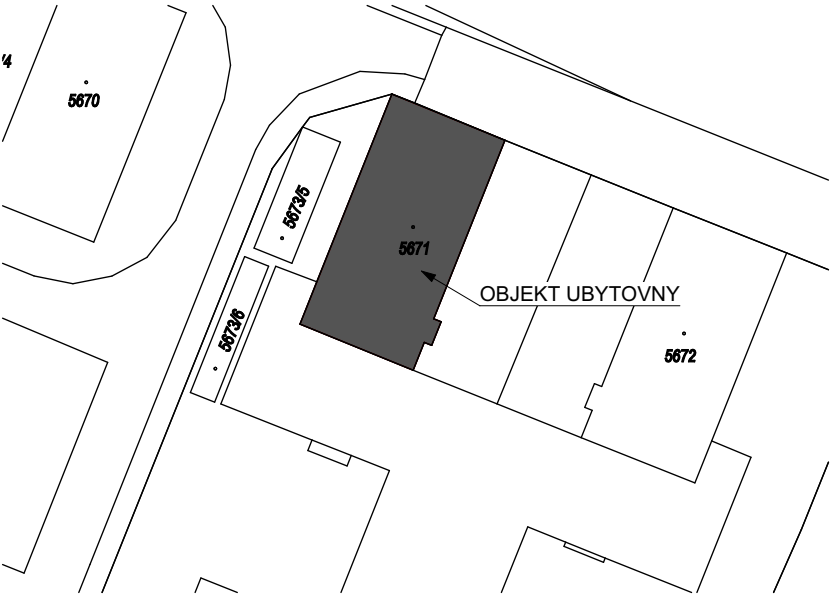

ZPRACOVATEL ČÁSTI:		AUTORIZACE:	
 TUSPO CO. s.r.o. Kaprova 42/14, 110 00 Praha 1 email: info@tuspo.cz tel.: +420 608 864 557			
ZODPOVĚDNÝ PROJEKTANT: Bc. Zbyněk Tuček			
VYPRACOVAL: Ing. Ondřej Hrdina			
KONTROLOVAL: Bc. Zbyněk Tuček			
NÁZEV STAVBY: SPŠ TŘEBÍČ - REKONSTRUKCE POKOJŮ, VĚTRÁNÍ A ELEKTROINSTALACE DM			
STUPEŇ: DOKUMENTACE PRO STAVEBNÍ ŘÍZENÍ			
MÍSTO STAVBY: parc. st. č. 5671 k. ú. Třebíč			
INVESTOR: Kraj Vysočina Žižkova 1882/57, 586 01 Jihlava			
ČÁST DOKUMENTACE: D.1.3. POŽÁRNĚ BEZPEČNOSTNÍ ŘEŠENÍ		PARÉ:	
NÁZEV VÝKRESU: PŮDORYS 1.NP		ČÍSLO VÝKRESU: D.1.3.2	
FORMÁT: 2xA4	DATUM: 04/2023	MĚŘÍTKO: 1:150	