



DETAIL INSTALAČNÍCH ŠACHTET
USPOŘÁDÁNÍ JEDNOTLIVÝCH ROZVODŮ, M 1:20

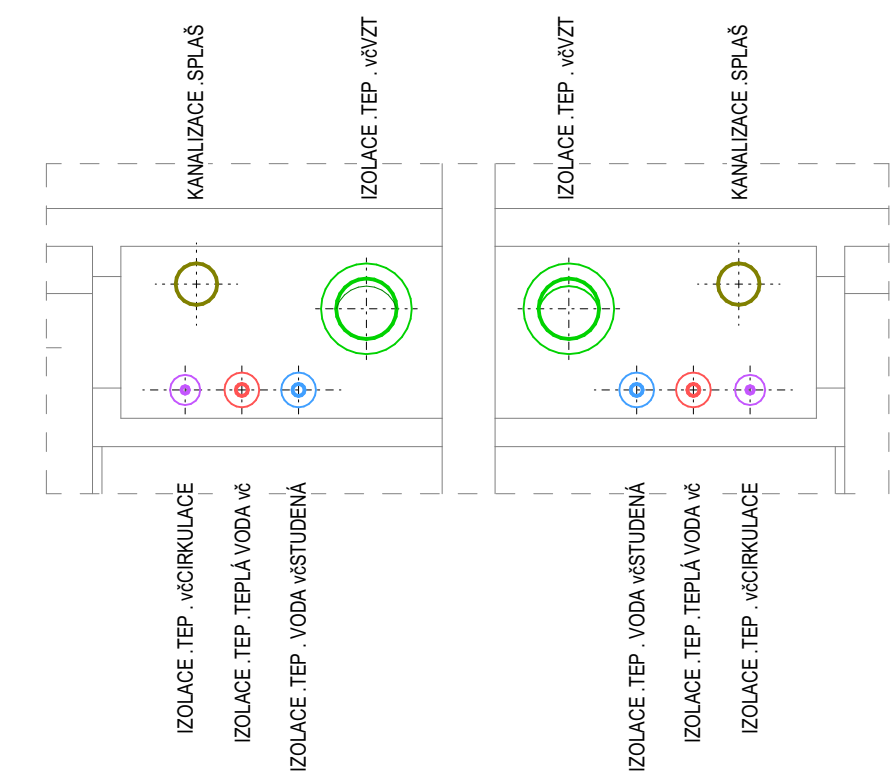

LEGENDA MÍSTNOSTÍ 1.NP - navrhovaný stav

OZN.	ÚČEL MÍSTNOSTI	m ²	OZN.	ÚČEL MÍSTNOSTI	m ²
1.01	CHODBA I	24,43	1.16a	POKOJ	16,53
1.02	SCHODIŠTĚ	16,97	1.16b	SOCIÁLNÍ ZAŘÍZENÍ	3,05
1.04	VÝTAH	4,70	1.17a	HOSTINSKÝ POKOJ	16,53
1.05a	PŘEDSÍŇ	3,26	1.17b	SOCIÁLNÍ ZAŘÍZENÍ	3,05
1.05b	TECHNOLOGICKÁ MÍSTNOST	11,76	1.18a	HOSTINSKÝ POKOJ	16,53
1.06a	PŘEDSÍŇ	3,32	1.18b	SOCIÁLNÍ ZAŘÍZENÍ	3,05
1.06b	SKLAD	11,77	1.19a	HOSTINSKÝ POKOJ	16,53
1.07	VÝTAH	4,64	1.19b	SOCIÁLNÍ ZAŘÍZENÍ	3,05
1.08a	PŘEDSÍŇ	2,02	1.20a	HOSTINSKÝ POKOJ	16,53
1.08b	KUCHYŇKA	14,57	1.20b	SOCIÁLNÍ ZAŘÍZENÍ	3,05
1.08c	UKLIDOVÁ KOMORA	3,05	1.21a	HOSTINSKÝ POKOJ	16,53
1.09	CHODBA	86,76	1.21b	SOCIÁLNÍ ZAŘÍZENÍ	3,05
1.10a	POKOJ	16,53	1.22a	HOSTINSKÝ POKOJ	16,53
1.10b	SOCIÁLNÍ ZAŘÍZENÍ	3,05	1.22b	SOCIÁLNÍ ZAŘÍZENÍ	3,05
1.11a	POKOJ	16,53	1.23a	PERSONÁL	8,76
1.11b	SOCIÁLNÍ ZAŘÍZENÍ	3,05	1.23b	SOCIÁLNÍ ZAŘÍZENÍ	3,05
1.12a	POKOJ	16,53	1.23c	UNIKOVÝ VÝCHOD	7,33
1.12b	SOCIÁLNÍ ZAŘÍZENÍ	3,05			
1.13a	POKOJ	16,53			
1.13b	SOCIÁLNÍ ZAŘÍZENÍ	3,05			
1.14a	POKOJ	16,53			
1.14b	SOCIÁLNÍ ZAŘÍZENÍ	3,05			
1.15a	PERSONÁL	8,76			
1.15b	SOCIÁLNÍ ZAŘÍZENÍ	3,45			
1.15c	UNIKOVÝ VÝCHOD	7,33			

SCH SCHÉMA AREÁLU 1:2000 ORIENTACE PROJEKTU

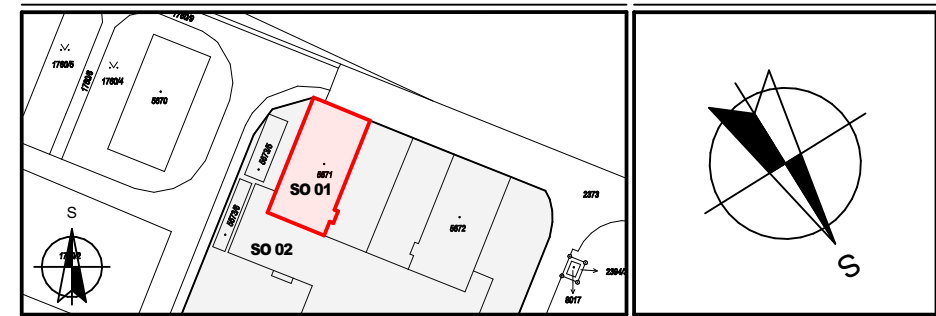

± 0,000 = 1.NP Hlavní vstup do objektu

Projektant: V.J.R.Tech., s.r.o. Generála Fanty 847/3 674 01, Třebíč tel.: 602 749 749 email: v.j.r.tech@seznam.cz	Projektant odborně / profesní část: Autorizace:
Vedoucí projektu Ing. Radovan Vejvoda	Zodpovědný projektant Ing. Radovan Vejvoda
Vypracoval Aleš Dvořák	Kreslil Iveta Vejvodová

Alce: SPŠ Třebíč – Rekonstrukce pokojů, větrání a elektroinstalace DM	Zakázka: 22-31 Stupeň: DPS Datum: 20.9.2023 Revize: 15.9.2023 Formát: A1/A2(841/420) Měřítko: 1:50 Objekt: Paré: DOMOV MLÁDEŽE
Investor: Kraj Vysočina Žitkova 1882/57 586 01, Jihlava tel.: 564 602 111 email: posta@kr-vysočina.cz	Místo stavby: Pozemek: parc. č. st. 5671, st. 5673/2 k.ú.: Třebíč Obec: Třebíč Okres: Třebíč Kraj: Kraj Vysočina
Část: TECHNIKA PROSTŘEDÍ STAVEB	Profese: ZDRAVOTNĚ TECHNICKÉ INSTALACE
Osah: PŮDORYS 1.NP - vodovod přípojovací	Číslo výkresu: Objekt: D.1.4.1.10 SO01

