




05

ŠIRŠÍ VZTAHY

1:10000

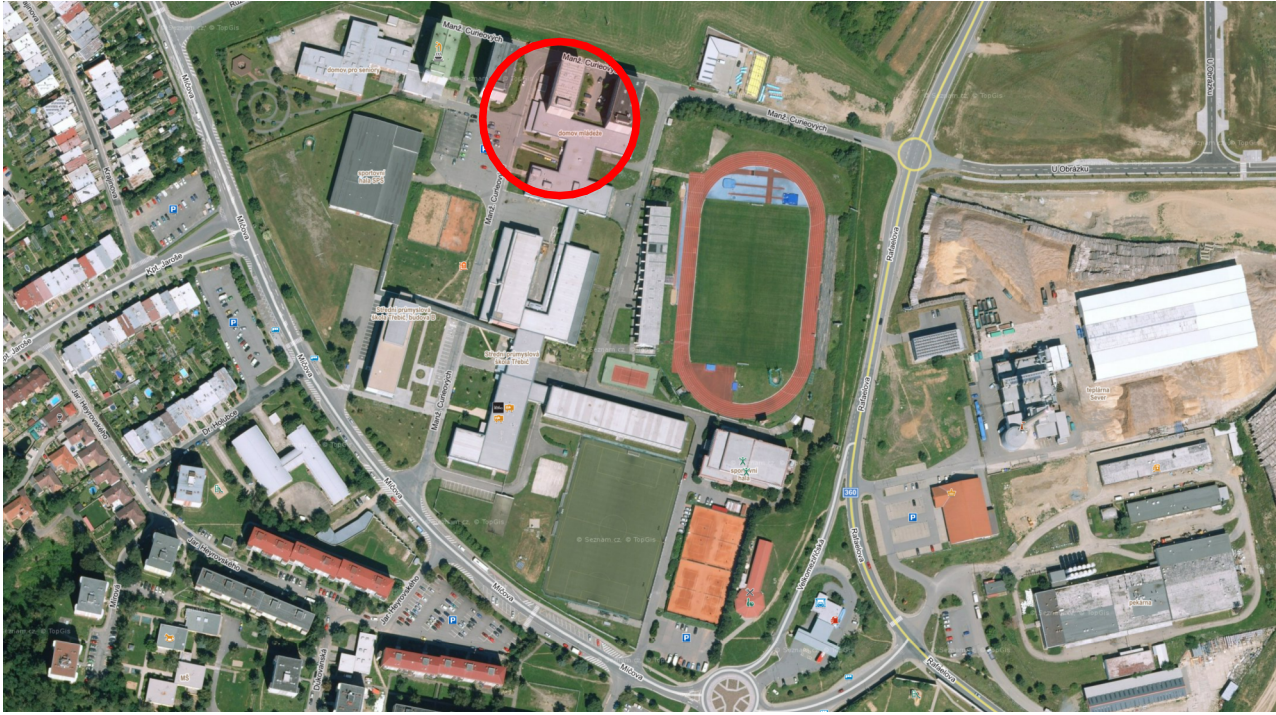

05


LETECKÝ SNÍMEK

1:5000



MÍSTO STAVBY

ORIENTACE PROJEKTU

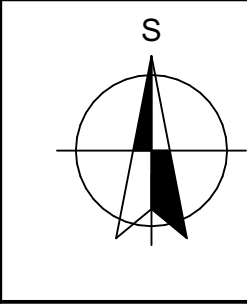

± 0,000 = 1.NP Hlavní vstup do objektu			
Projektant: V.I.R.Tech., s.r.o. Generála Fanty 847/3 674 01, Třebíč tel.: 602 749 749 IČ: 03816931 email.: v.i.r.tech@seznam.cz		Projektant odborné / profesní části:	
Vedoucí projektu Ing. Radovan Vejvoda		Autorizace:	
Zodpovědný projektant Ing. Radovan Vejvoda		Vypracoval Aleš Dvořák	
Kreslil Iveta Vejvodová		Zakázka: 22-31	
Akce: SPŠ Třebíč – Rekonstrukce pokojů, větrání a elektroinstalace DM		Stupeň: DSP	
Investor: Kraj Vysočina Žižkova 1882/57 586 01, Jihlava tel.: 564 602 111 IČ: 70890749 email.: posta@kr-vysocina.cz		Datum: 20.12.2022	
Místo stavby: Pozemek: parc. č. st. 5671, st.5673/2 k.ú.: Třebíč Obec: Třebíč Okres: Třebíč Kraj: Kraj Vysočina		Revize: 20.12.2022	
Část:		Formát: A2/A3(594/297)	
Profese:		Měřítko: 1:10000, 1:5000	
Obsah: SITUACE ŠIRŠÍCH VZTAHŮ		Objekt: Paré:	
		Číslo výkresu: C.1	