



D.1.1.b.13 Trasa odvodňovacího potrubí  
M 1:200

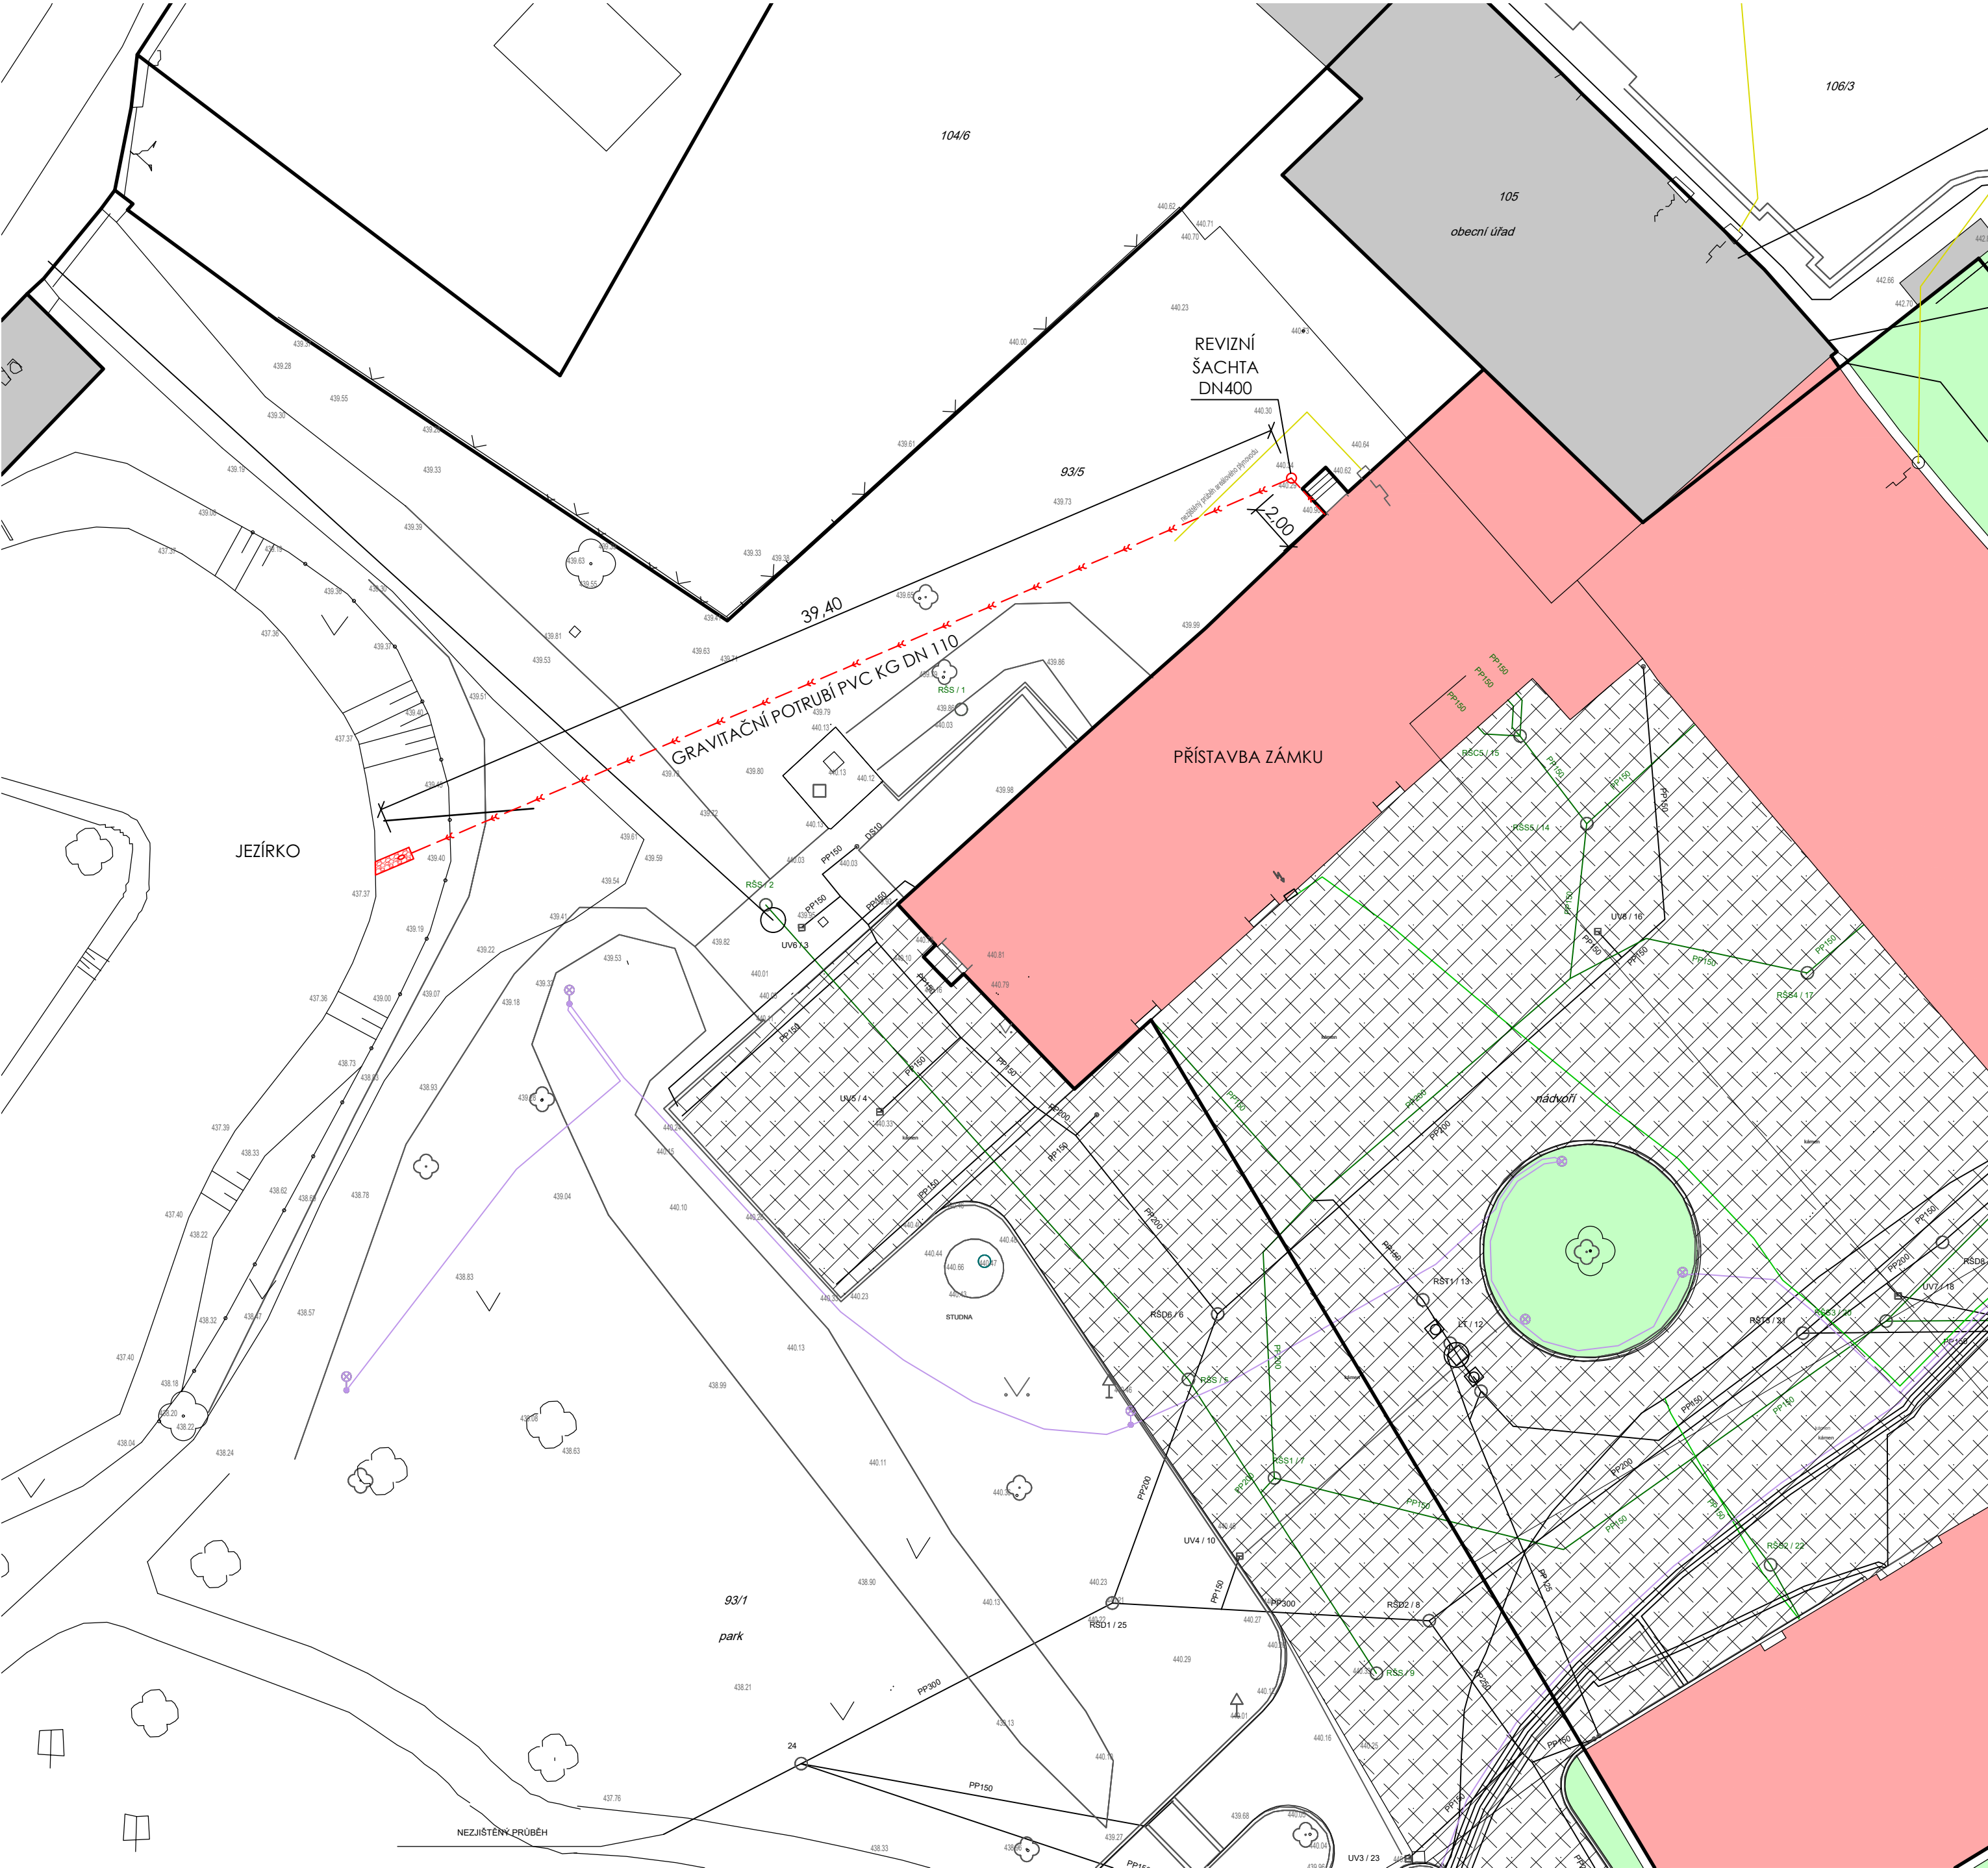


VÝUSTNÍ OBJEKT


PŮDORYS

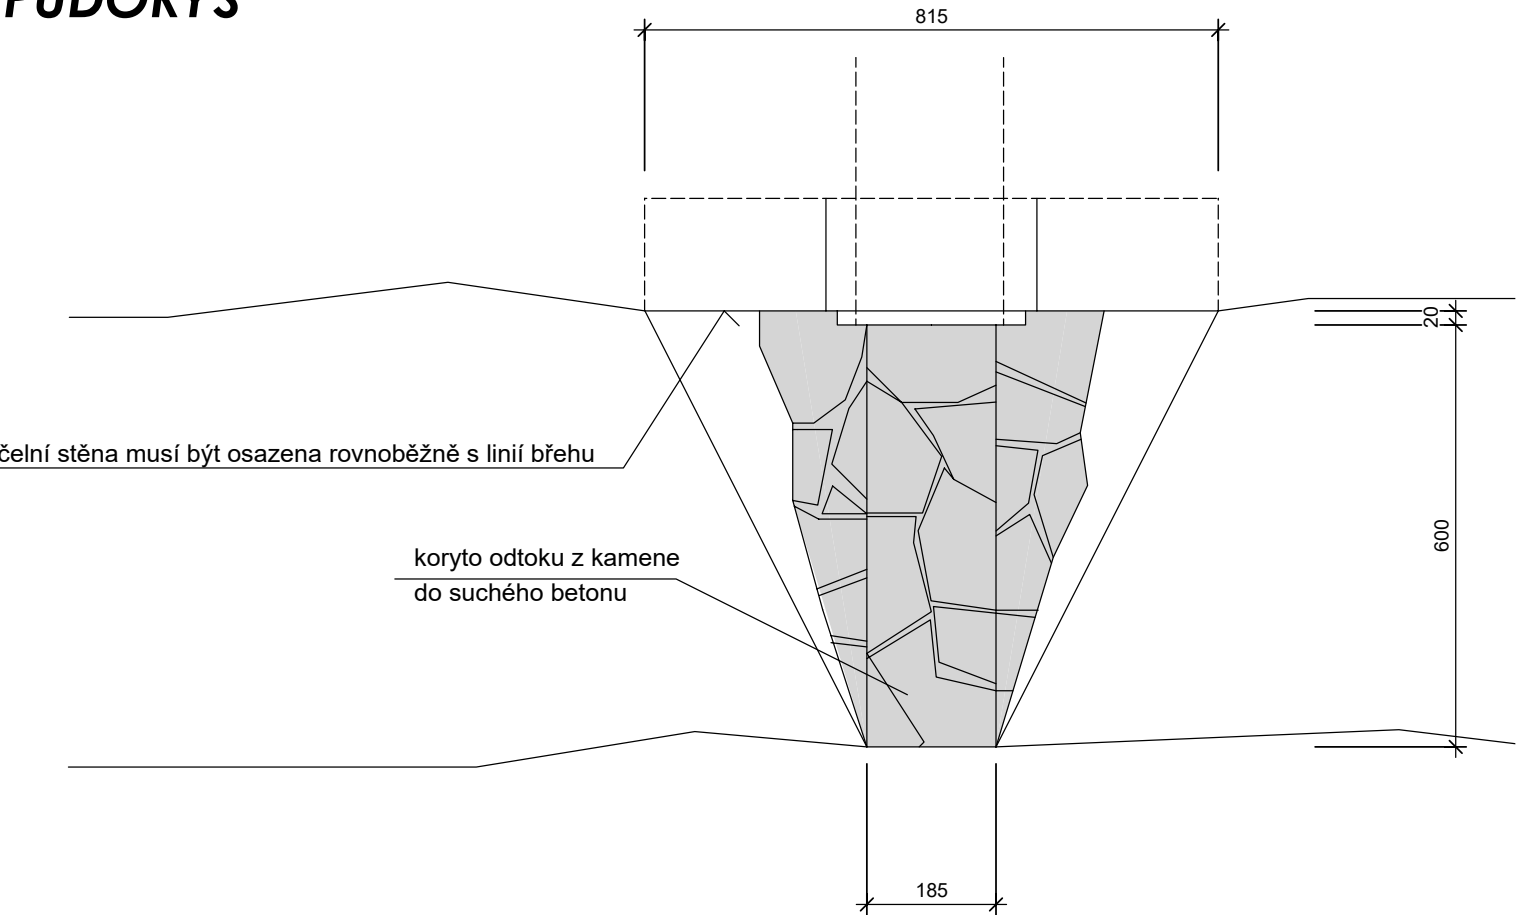

POHLED

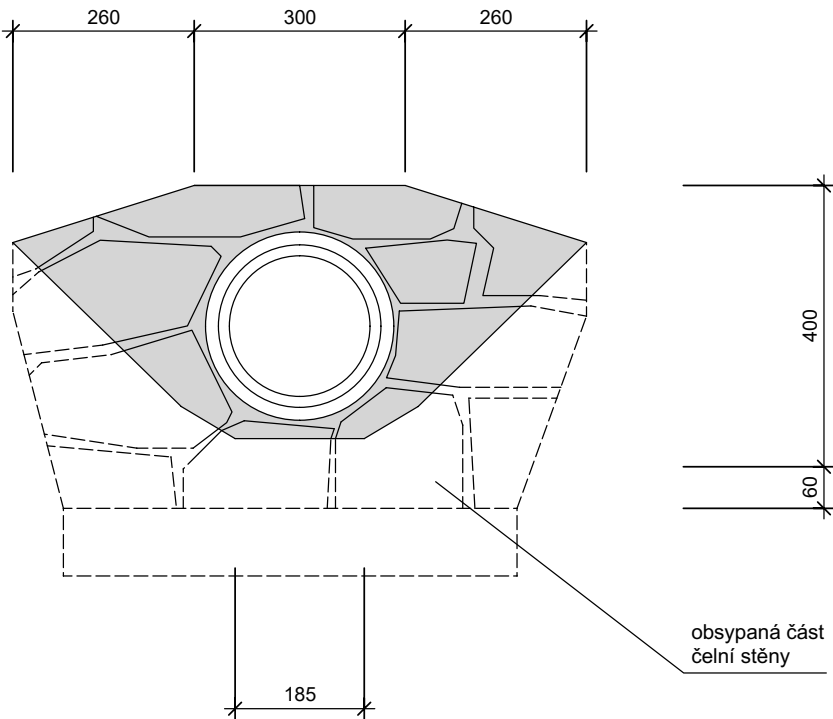

ŘEZ

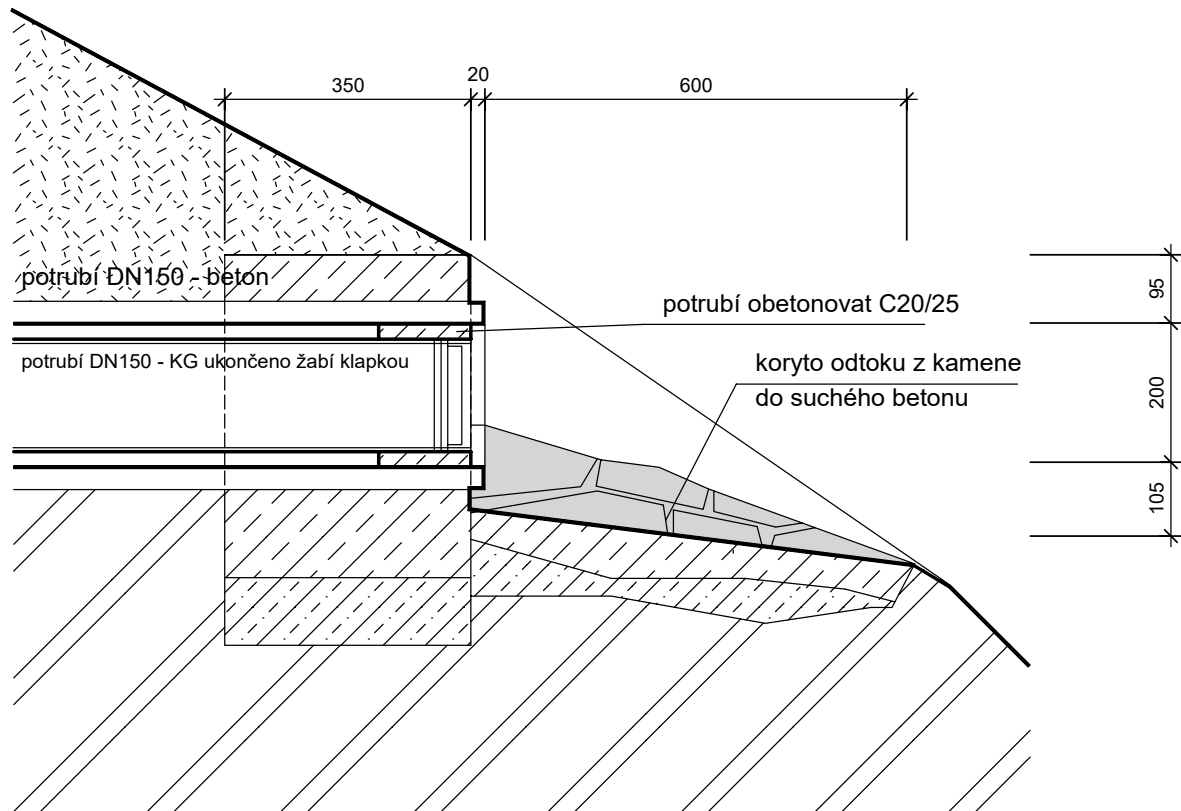

POZNÁMKY

- před zahájením výkopových prací bude provedeno vytyčení podzemních sítí v rozsahu předpokládané trasy odvodňovacího potrubí
- nejprve bude provedena kopaná sonda při lici zdiva v místě předpokládaného napojení sběrné šachty k ověření stavu hladiny podzemní vody, na základě skutečného stavu bude aktualizovaný rozsah a způsob odvodnění suterénu objektu
- nejprve bude provedena kopaná sonda při lici zdiva v místě předpokládaného napojení sběrné šachty k ověření stavu hladiny podzemní vody, na základě skutečného stavu bude aktualizovaný rozsah a způsob odvodnění suterénu objektu
- trasa nově navrženého odvodňovacího potrubí suterénu objektu bude polohově i výškově upravena na základě vytyčení skutečného stavu areálových rozvodů inženýrských sítí
- výkopy pro uložení potrubí budou oboustranně paženy
- přístup potrubí svislými stěnami bude utěsněn jilem v celé šíři zdiva

LEGENDA

- PŘÍSTAVBA ZÁMKU - p.č. st. 106/1
- stávající sousední objekty
- stávající nezastavěné plochy bez rozlišení
- zpevněné, nezpevněné, zatravněné ponechávané bez úprav
- hranice pozemků dle KN

AREÁLOVÉ ROZVODY

- POTRUBÍ PRO SNÍŽENÍ HPV V SUTERÉNU - PVC KG DN 110

- úroveň +0,000 je stanovena na úrovni podlahy přízemí
- výkresové části dokumentace není zpracována na základě geodetické zaměření
- veškeré rozměry před realizací je nutné ověřit na místě

Souřadnicový systém : S-Jtsk

Výškový systém : Bpv

- +0,000 je stanovena na úrovni vstupního podlaží

<div>ING. MICHAL ZLATOŠKA ARCH</div> <div>Žerotínova 357 Jaroměřice n.Rok. 675 51 IČO 64336824 DIČ CZ690304566 ČKA 03038 tel. 568441100 603218487 e-mail m.zlatuska@quick.cz</div>			
Zodpovědný projektant: ing. Michal Zlatuška arch		Stupeň PD: DPS	
Číslo autorizace: ČKA 03038		Datum: Červenec 2023	
Vyraboval: ing. Patrik Sobotka		Pare: CAD: ARCHICAD	
Číslo autorizace: -			
<div>Domov Nové Syrovce - Rekonstrukce přístavby zámku, zámecké zdi a oplocení - projektová dokumentace</div>			
Oddíl: D.1.1 - Architektonicko-stavební řešení			
Investor: Kraj Vysočina, Žižkova 1882/57, 586 01 Jihlava		Měřítko: 1:200	
Uživatel: Domov Nové Syrovce, příspěvková organizace, Nové Syrovce 1, 675 41 Nové Syrovce			
Místo stavby: Domov Nové Syrovce, Nové Syrovce 1, (p. č. 106/1), 675 41 Nové Syrovce		Formát: 420/840 mm	
Obsah: Trasa odvodňovacího potrubí		Zakázkové číslo: -	
Číslo výkresu: D.1.1.b.13			
Kraj: Vysočina		Zástupce investora: Martin Kocmánek	