


ŘEZ F-F


ŘEZ E-E

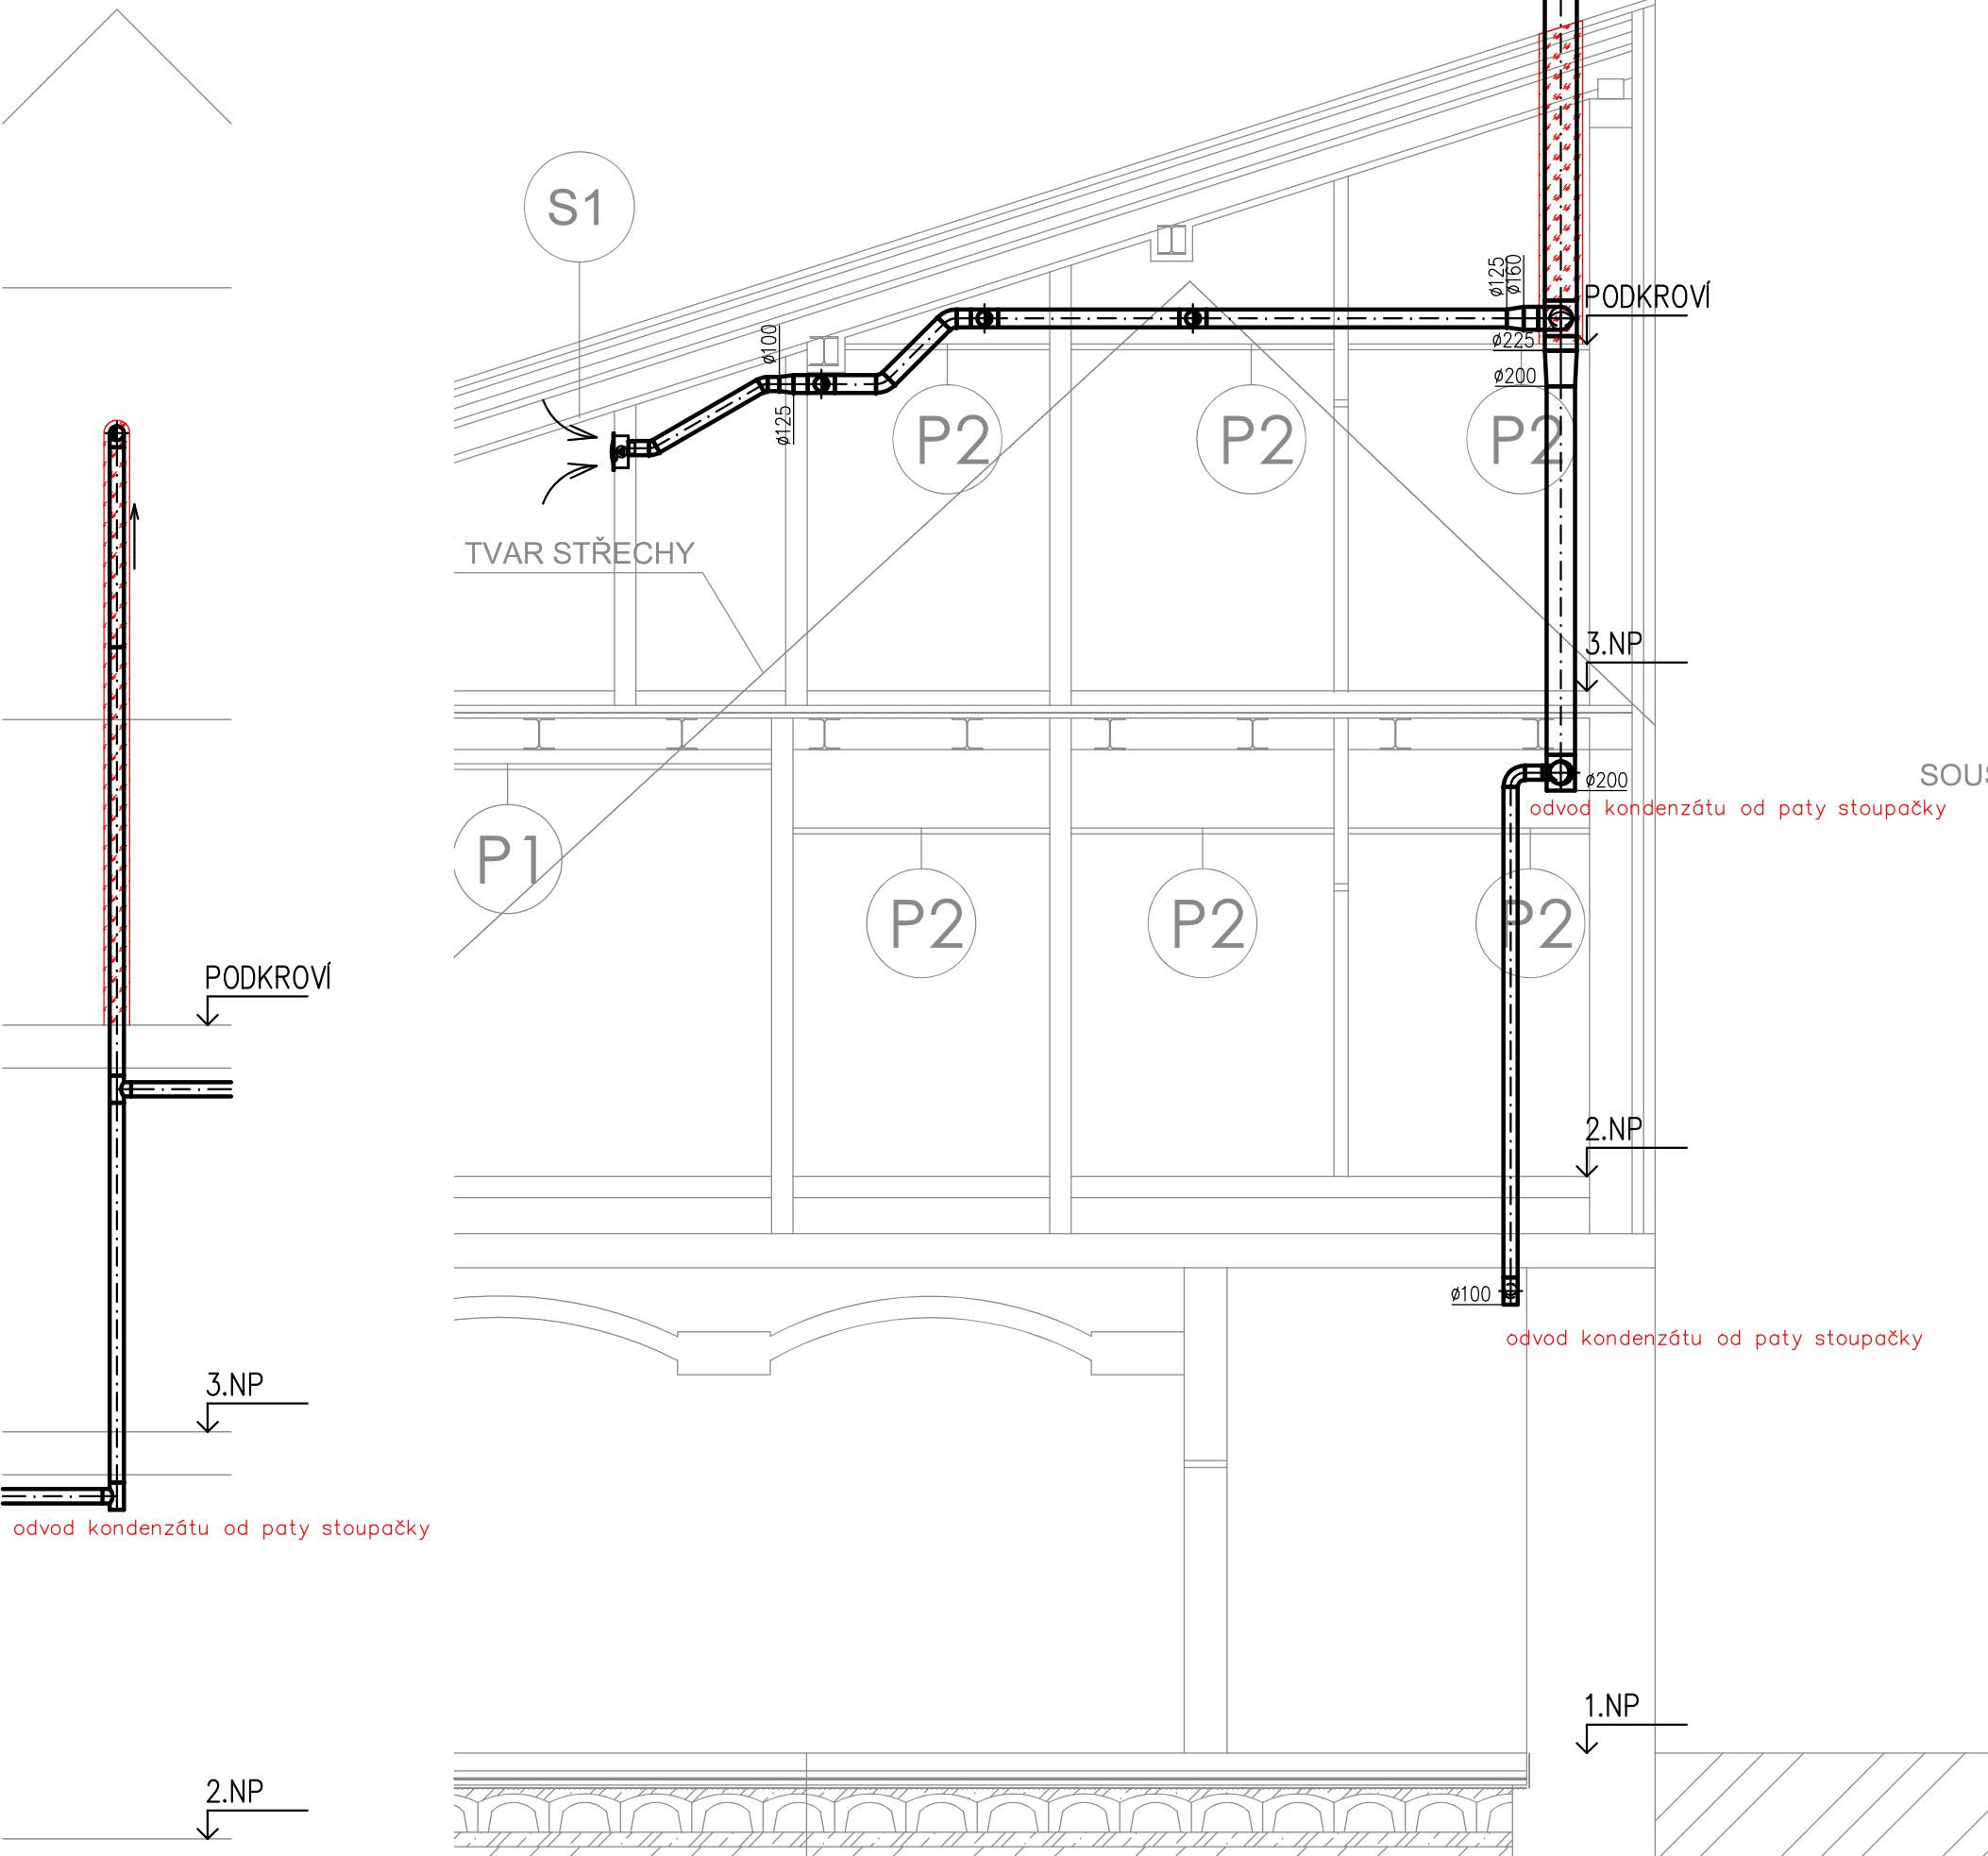


 POŽÁRNÍ IZOLACE TYP B – minerální vlna s Al folií

POZNÁMKY:

- Polohy VZT distribučních elementů v podzemech nutno při realizaci zkoordinovat se všemi profesemi včetně koordinace s podhledem.
- Polohy vnitřních CHL jednotek nutno při realizaci zkoordinovat se všemi profesemi.
- Stavební prostupy pro potrubí s přírubami o 50mm větší na každou stranu.
- Revizní otvory 600x600mm provést dle dispozice na výkrese.
- Umístění kabelového ovladače VZT a CHL jednotek konzultovat s uživatelem objektu.
- Profese ZTI zajistí odvod kondenzátu od všech vnitřních VZT a CHL jednotek samospádem.
- Profese elektro provede motorické napojení veškerých prvků včetně uzemnění veškerých prvků.
- Profese elektro zajistí silový jističový přívod pro rozvaděč MaR.
- Profese stavba zajistí veškeré ocelové konstrukce pod CHL jednotky žárově zinkované.
- Stavba zajistí jeřábníkové práce pro osazení CHL jednotek na místo instalace.
- Stavba zajistí transportní cestu pro dopravu veškerých komponentů na místo instalace.
- Stavba zajistí dodávku a montáž protipožárních ucpávek dle projektu PBR.
- Stavba zajistí dodávku a montáž dveřních mřížek dle dispozice na výkrese.
- Stavba zajistí dodávku a montáž okenních štěrbin dle dispozice na výkrese.

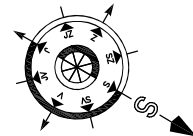

PROJEKTANT  ARTPROJEKT Jihlava spol.s r.o. Míroslavské náměstí 11, 586 01 Jihlava		VEDOUcí PROJEKTANT Ing. M. Ondřej	
INVESTOŘI Kraj Vysočina Žižkova 57, Jihlava 587 33		VYPRACOVAL R. Meissner	
AKCE Edukační centrum muzea Vysočiny v Jihlavě		KONTROLOVAL Ing. M. Ondřej	
STUPEŇ PD DPS		ZAKÁZKOVÉ ČÍSLO 23046	DATUM 19.2.2024
STAVEBNÍ OBJEKT SO01	PROFESE VZDUCHOTECHNIKA, CHLAZENÍ	MĚŘÍTKO 1:50 POČET A4 16x4	NÁZEV VÝKRESU Řezy E, F ČÍSLO VÝKRESU D.1.4.3.505

Projekt je duševním majetkem firmy ONDŘEJ.