


LEGENDA PŘEKLADŮ

Sousedící objekt

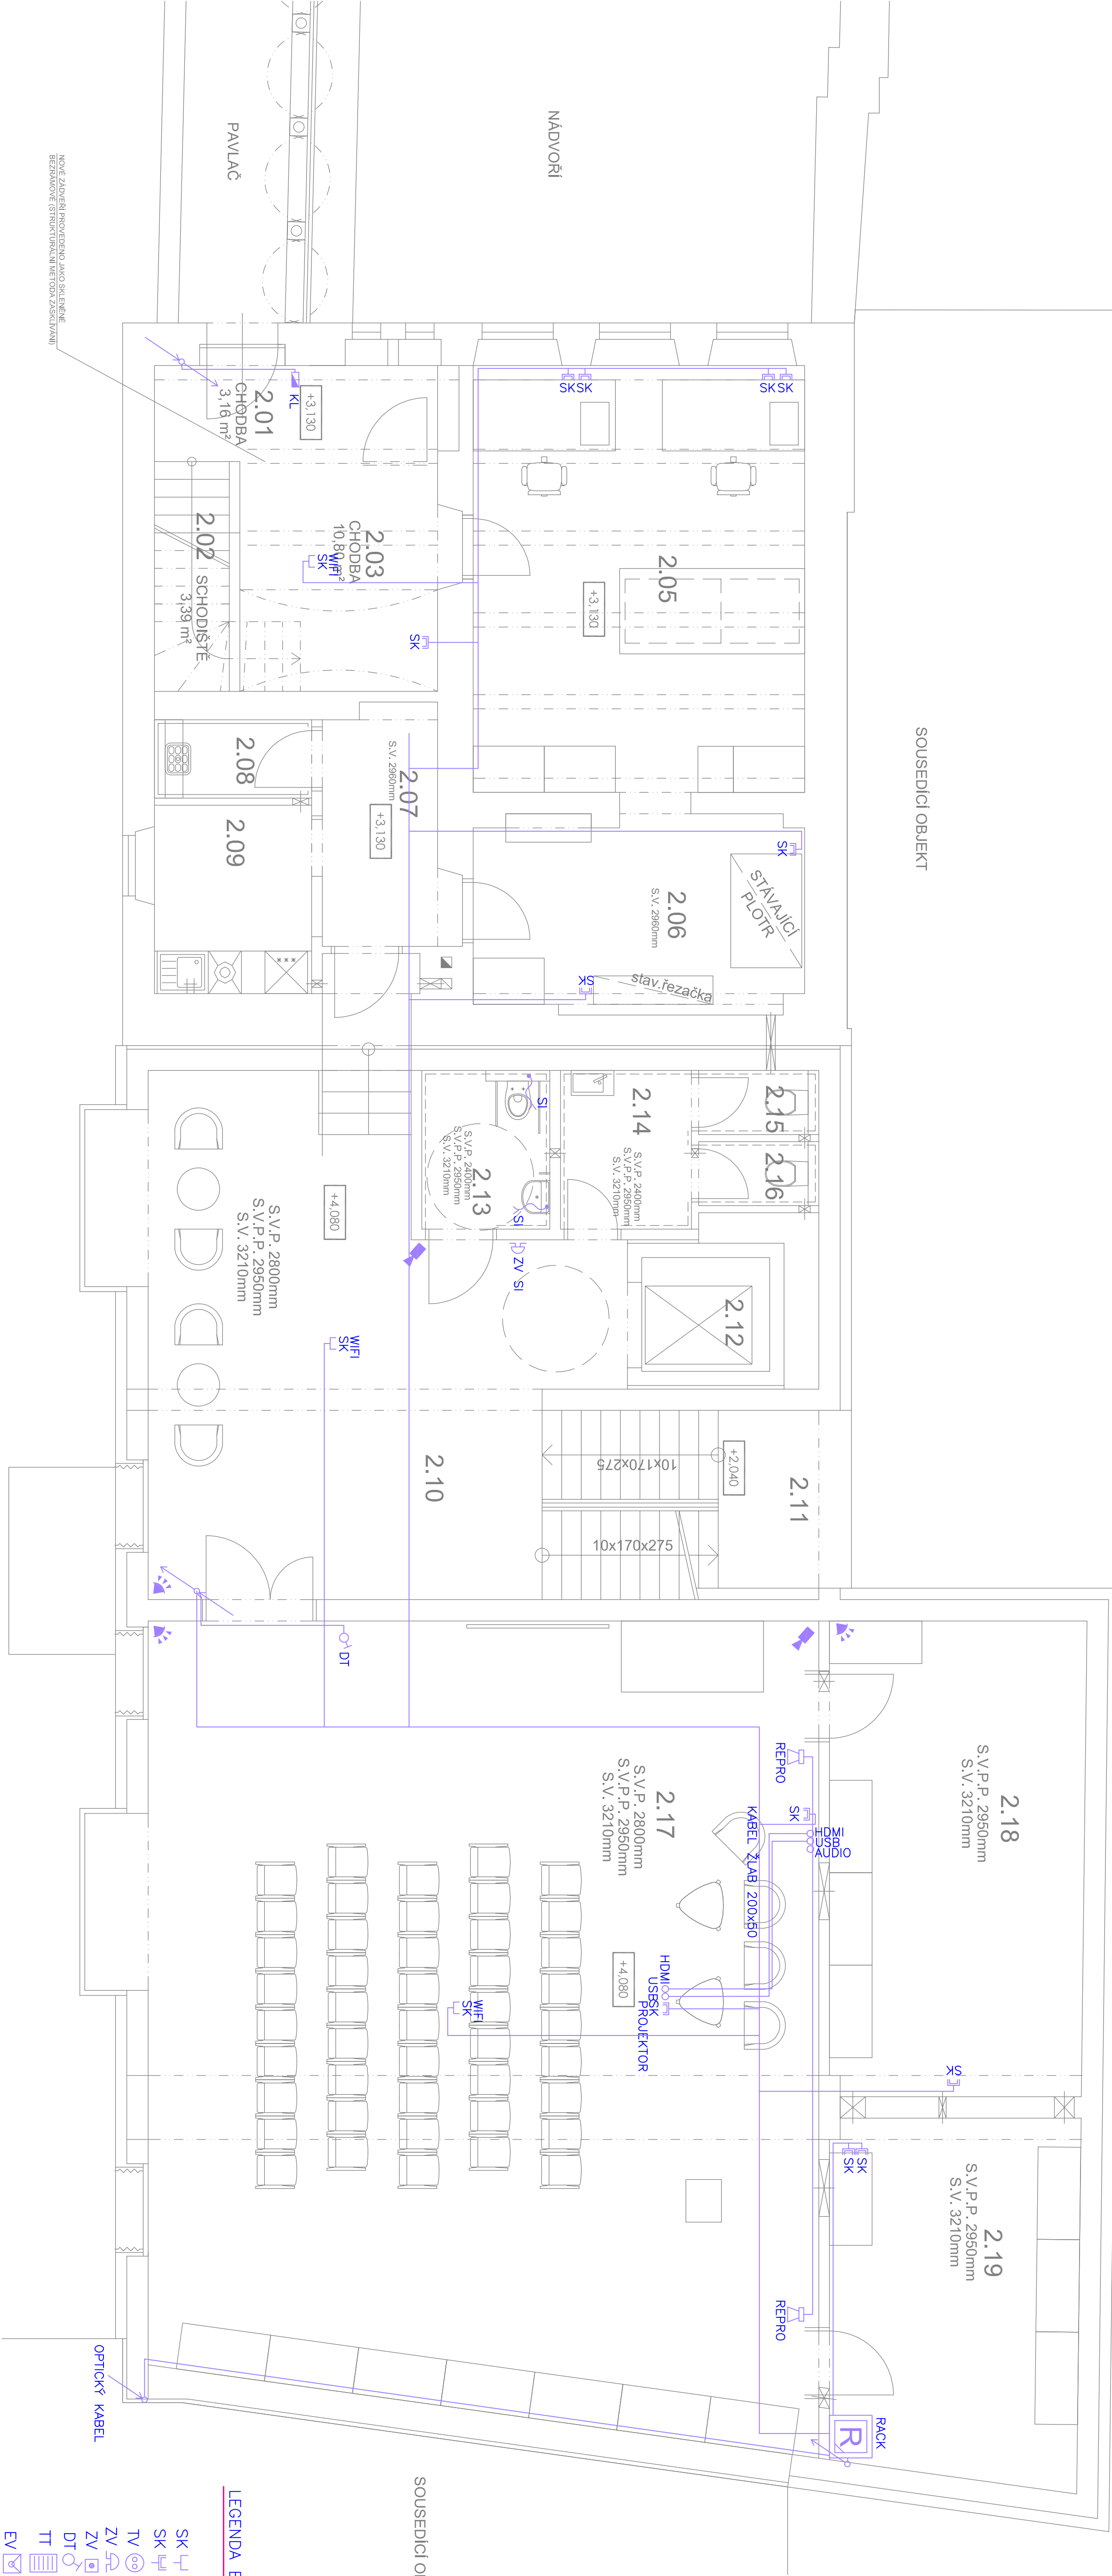

LEGENDA ELEKTROINSTALACE:

- SK - DATOVÁ DVOUZASUVKA 1xRJ45
- SK - DATOVÁ DVOUZASUVKA 2xRJ45
- TV - ZASUVKA STA
- ZV - ZVONEK
- DT - ZVONKOVÉ TLAČÍTKO
- TT - DOMÁCÍ TELEFON
- EV - TLAČÍTKOVÉ TABLO
- EV - EL.VRÁTNÝ
- EZ - EL.ZÁMEK
- VT - VOLACÍ TLAČÍTKO
- DATOVÝ ROZVADEČ RACK
- ÚSTŘEDNA EZS
- ROZVADEČ STA
- POHYBOVÝ PIR DETEKTOR
- MG - MAGNETICKÝ KONTAKT
- KL - KLÁVESNICE EZS

Sousedící objekt

PROJEKTOVÝ A INŽENÝRSKÝ ATÉLIER		HL. PROJL:	
ČECHOVA 59, Č. BUDĚJOVICE		ART. PROJEKT	
STAVBA: EDUKAČNÍ CENTRUM A ZÁZEMNÍ MUZEA VYSOČINÝ JIHlava		ZOP. PROJL. ING. JIŘÍ PRŮŠA	
KRESLIL: PETER BÜRGER, DIS		ROMAN JELINEK	
ČÁST PROJEKTU: ELEKTROINSTALACE		VYHOTOVENÍ:	
VÝKRES: PŮDORYS 2.NP - ELEKTROINSTALACE SLABOPROUD		MĚŘÍTKO: 1:50	
ČÍSLO ZK.: -		STUPEŇ: DPS	
INVESTOR: KPM VYSOČINA, Zlínova 1882/57, 597 33 JIHlava		DATUM: 1/2024	
		FORMÁT: A4	
		KRESLO: E2	