 


VODOVOD

PŮDORYS II.NP



LEGENDA ZAŘIZOVACÍCH PŘEDMĚTŮ

- U- UMYVADLO
Um- UMYVÁTKO
D- DŘEZ
WC- WC
SK- SPRCHOVÝ KOUT
M- MÝČKA
Vý- VÝLEVKA
V- VANA


LEGENDA

- VODA STUDENÁ
--- CÍRKULACE
--- VODA TEPLÁ

POZNÁMKA :

ROZVODNÉ POTRUBÍ STUDENÉ VODY IZOLOVÁNO IZOLAČNÍMI HADICEMI MIRELON TL. 9 MM
ROZVODNÉ POTRUBÍ TEPLÉ VODY A CÍRKULACE JE IZOLOVÁNO IZOLAČNÍMI HADICEMI MIRELON TL. 20 MM

POTRUBÍ JE VEDENO V PODLAHÁCH, V DRÁŽKÁCH VE ZDIVU

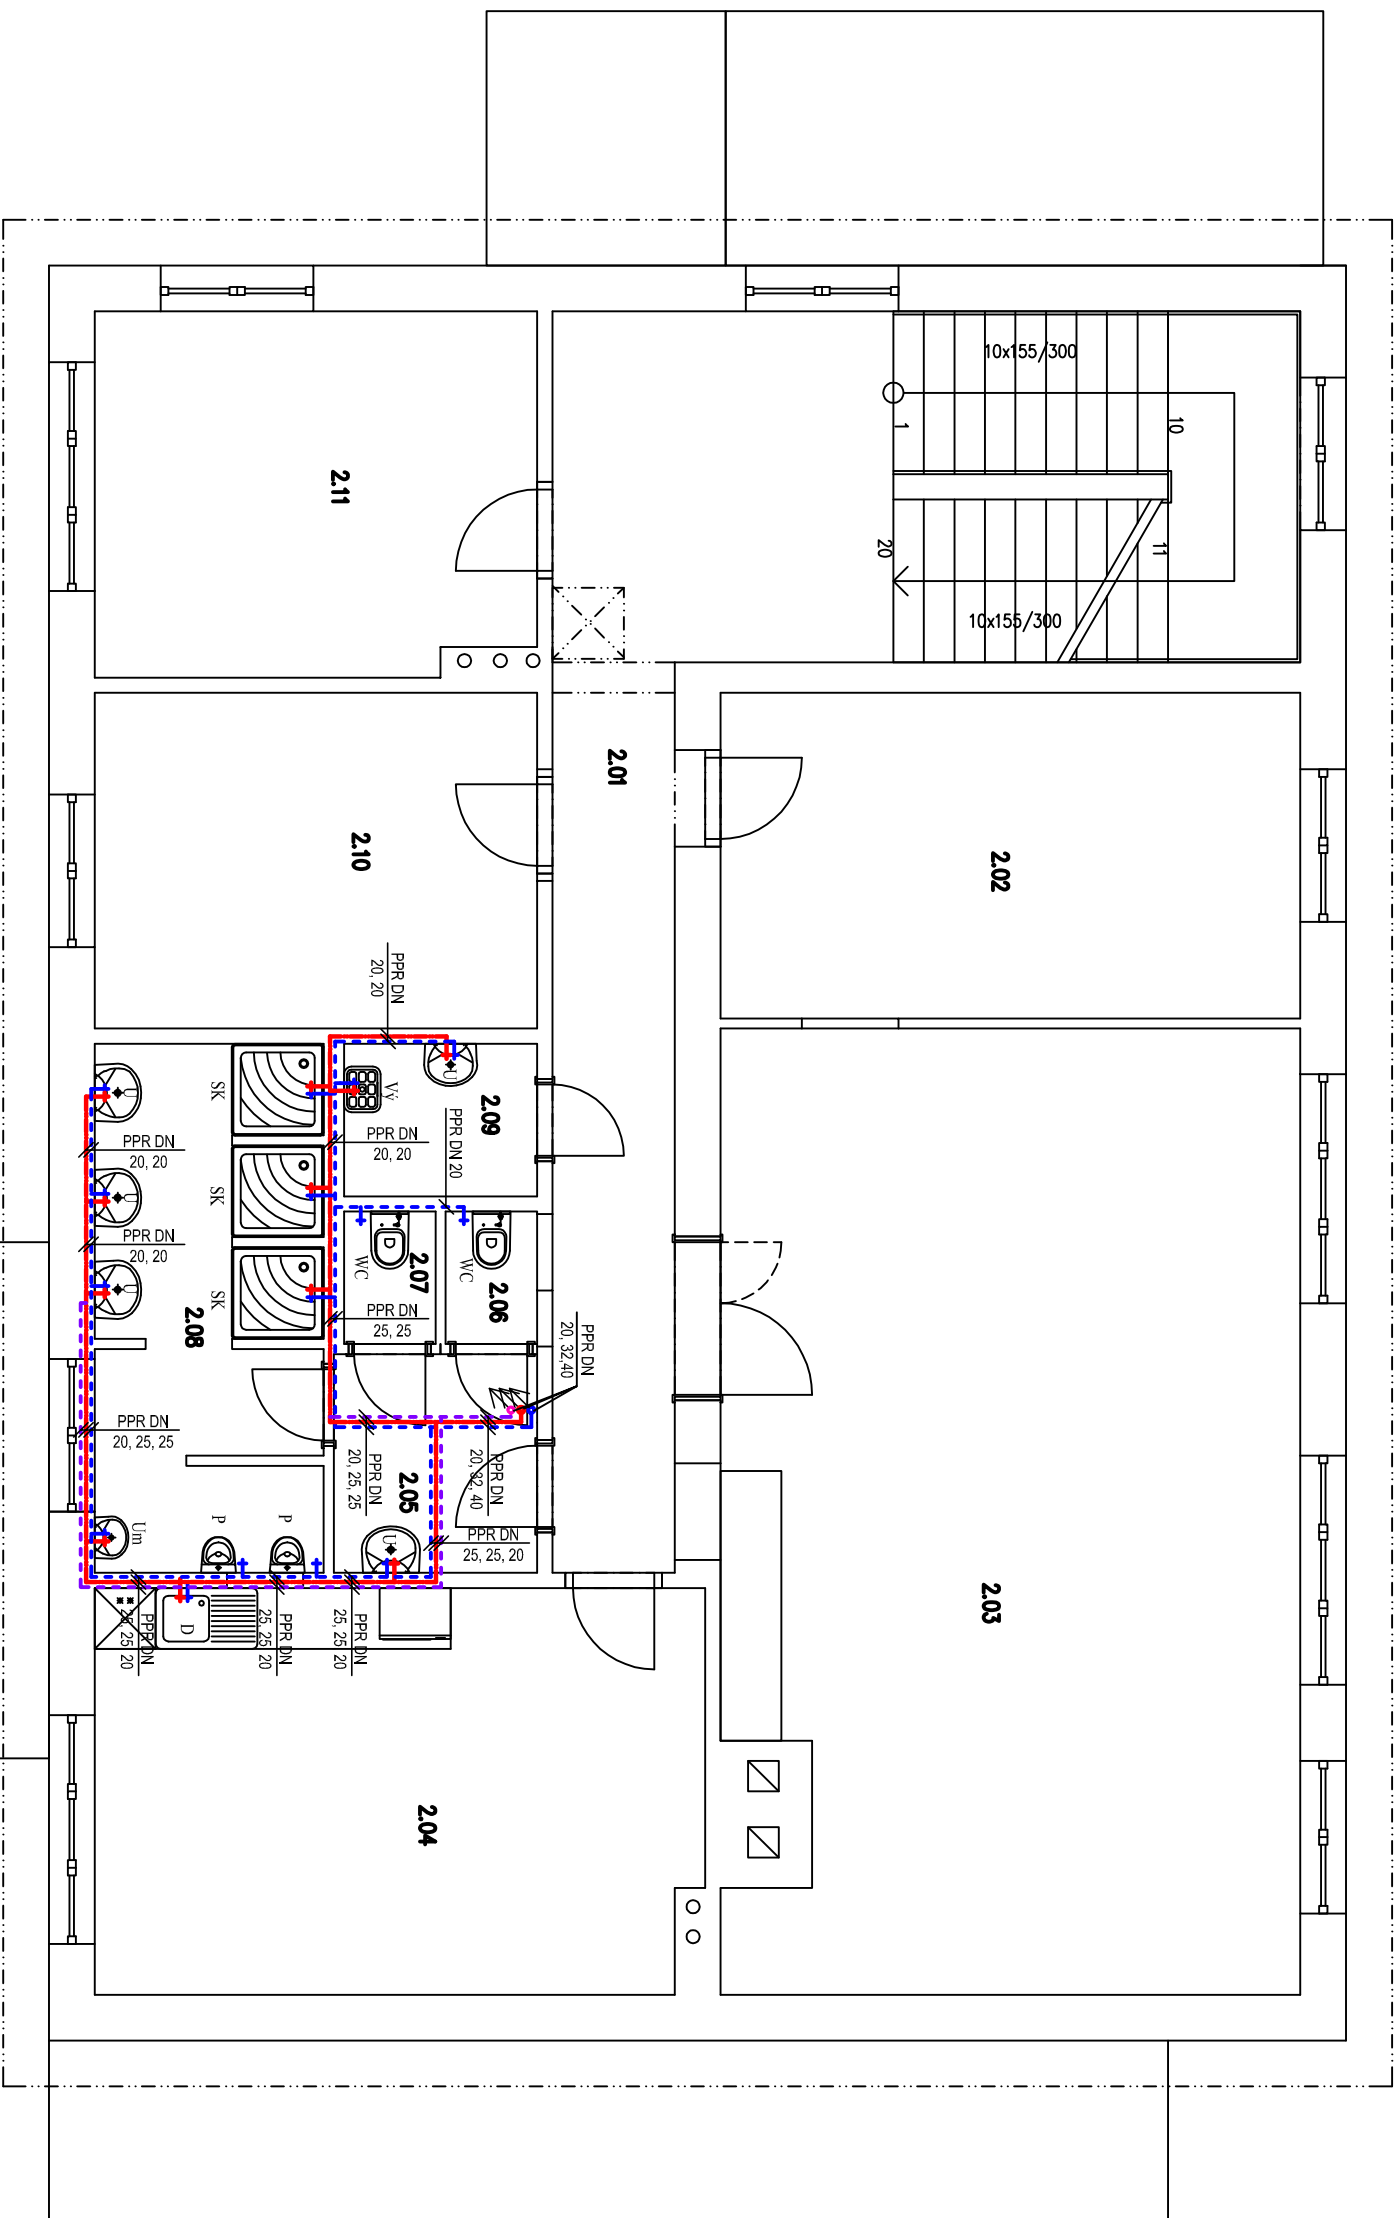

Tabulka místnosti 2. NP		
Č.	Název místnosti	Plocha (m2)
2.01	CHODBA SE SCHODIŠTĚM	22.30
2.02	NOCLEŽNA	18,24
2.03	ŠATNA	52,85
2.04	DENNÍ MÍSTNOST+KUCHYŇKA	23,69
2.05	PŘEDSÍŇKA WC	3,90
2.06	WC	1,35
2.07	WC	1,35
2.08	UMÝVÁRKA	11,24
2.09	UKLIDOVÁ MÍSTNOST	2,85
2.10	NOCLEŽNA	14,35
2.11	NOCLEŽNA	15,38

Kreslil		Vypracoval		Zodp. proj.		
nashudtec 1805		Ladislav Bolek		ING.ROUŠ		
Kroj: VYSOČINA		O.ú.(Mě.ú.):VELKÉ MEZÍŘÍČI				
Stavebník: KRAJSKÁ SPRÁVA A ÚDRŽBA SILNIC VYSOČINY, KOSOVSKÁ 1122/16, 586 01 JIHLAVA						
Místo stavby: K.Ú.: VELKÉ MEZÍŘÍČI, parcela č. 3813/3		Č. zakázky: M24/2015				
Akce: STAVEBNÍ ÚPRAVY BUDOVY		Datum: 10/2015				
CESTMISTROVSTVÍ VELKÉ MEZÍŘÍČI, UL. FRANTIŠKY STRÁNECKÉ 40				Stupeň: PS		Poré č.:
				Formát: 2A4		
				Měřítko: 1:75		
Obsah: PŮDORYS II.NP		Číslo výkresu: D 1.4.a.7				
Část profese: VODOVOD						