

VODOVOD

PŮDORYS I.P.P



- LEGENDA ZAŘIZOVACÍCH PŘEDMĚTŮ
- U- UMYVADLO
 - Um- UMYVÁTKO
 - D- DŘEZ
 - WC- WC
 - SK- SPRCHOVÝ KOUT
 - M- MÝČKA
 - Vý- VÝLEVKA
 - V- VANA

LEGENDA


- VODA STUDENÁ
- CIRKULACE
- VODA TEPLÁ

POZNÁMKA :

ROZVODNÉ POTRUBÍ STUDENÉ VODY IZOLOVÁNO IZOLAČNÍMI HADICEMI MIRELON TL. 9 MM

ROZVODNÉ POTRUBÍ TEPLÉ VODY A CIRKULACE JE IZOLOVÁNO IZOLAČNÍMI HADICEMI MIRELON TL. 20 MM

POTRUBÍ JE VEDENO V PODLAHÁCH, V DRÁŽKÁCH VE ZDIVU

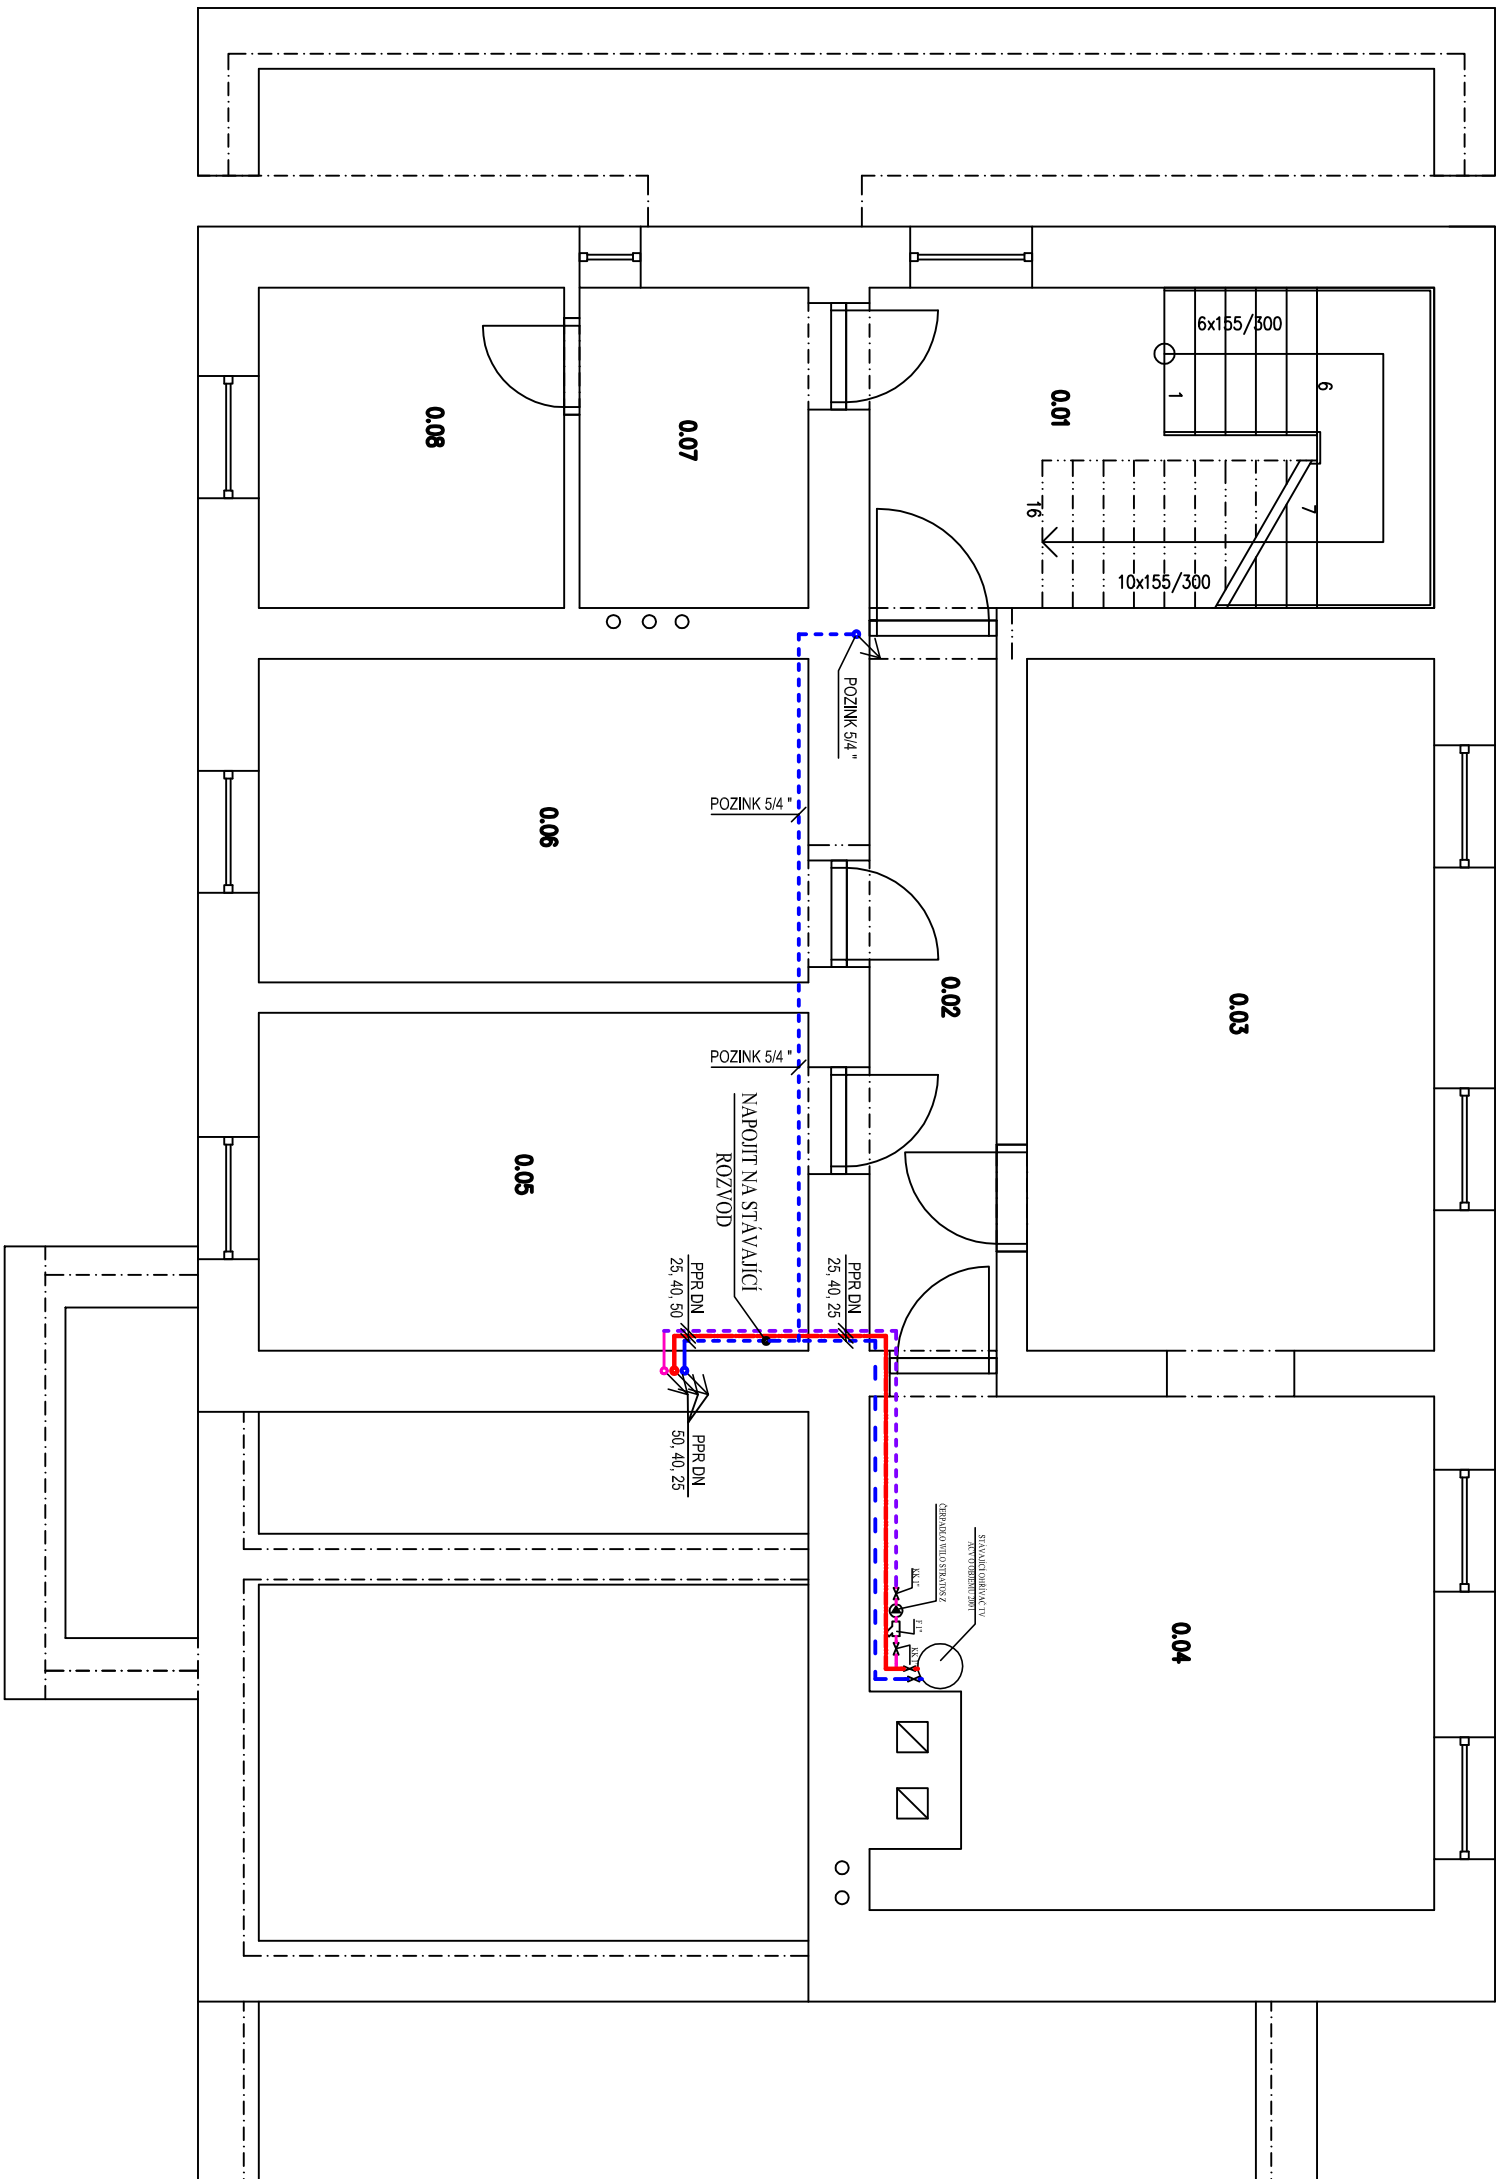

Tabulka místností 1.PP		
Č.	Název místnosti	Plocha (m2)
0.01	CHODBA SE SCHODIŠTĚM	17,48
0.02	CHODBA	8,47
0.03	SKLAD	27,2
0.04	TECHNICKÁ MÍSTNOST	26,64
0.05	SKLAD	17,93
0.06	SKLAD	17,17
0.07	SKLAD	7,17
0.08	SKLAD	9,45

Kreslil		Vypracoval		Zodp. proj.		
nashudec 1805		Ladislav Bolek		ING.ROUŠ		
Kroj: VYSOČINA		O.ú.(Mě.ú.):VELKÉ MEZÍŘČÍ				
Stavebník: KRAJSKÁ SPRÁVA A ÚDRŽBA SILNIC VYSOČINY, KOSOVSKÁ 1122/16, 586 01 JIHLAVA						
Místo stavby: K.Ú.: VELKÉ MEZÍŘČÍ, parcela č. 3813/3		Č. zakázky: M24/2015				
Akce: STAVEBNÍ ÚPRAVY BUDOVY		Datum: 10/2015				
CESTMISTROVSTVÍ VELKÉ MEZÍŘČÍ, UL. FRANTIŠKY STRÁNECKÉ 40				Stupeň: PS		Poré č:
				Formát: 244		
				Měřítko: 1:75		
Obsah: PŮDORYS I.P.P		Číslo výkresu: D 1.4.a.5				
Část profese: VODOVOD						

HAYLÍČKOVO NÁM. 2 JAROSLAV ZDAR NAD SAZAVOU 591 01, IČO: 410 01 117 TEL: 777 660 723 www: jrous.cz email: jrous@jrous.cz	
PROJEKČNÍ ATELIER	