
 




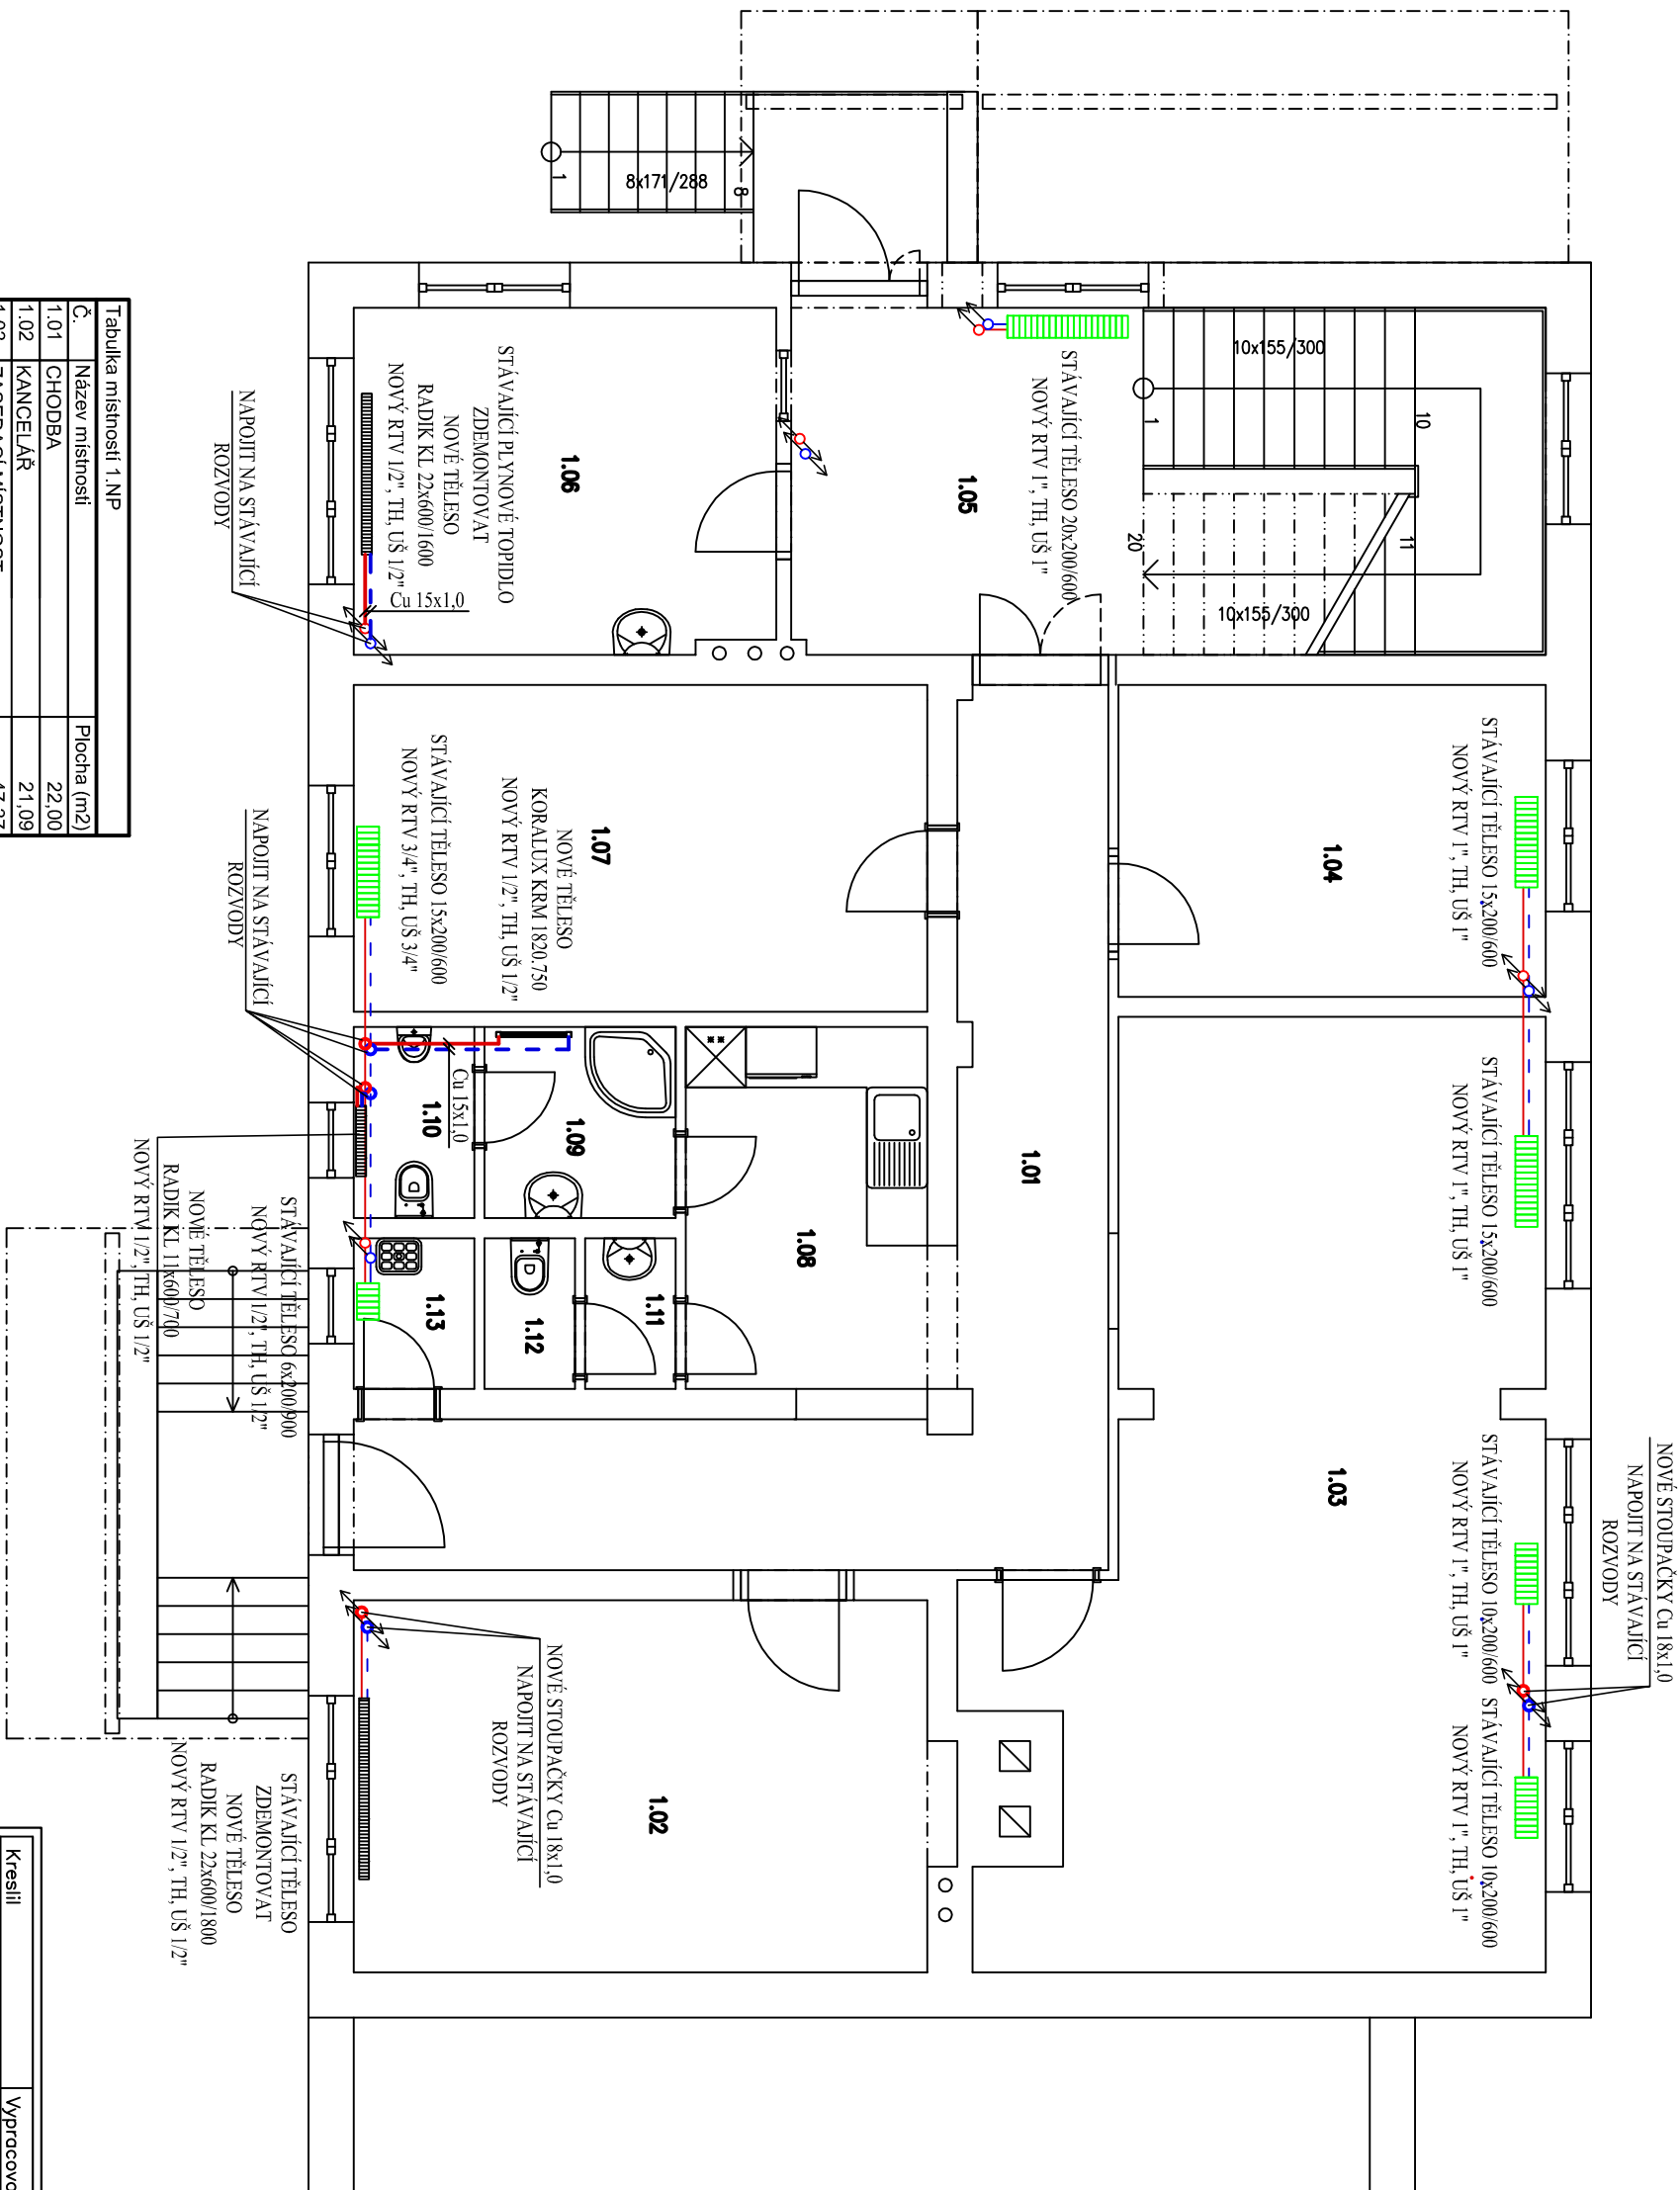


ÚSTŘEDNÍ VYTÁPĚNÍ PŮDORYS I.NP



LEGENDA

- | | |
|--|----------------------------|
|  | STÁVAJÍCÍ PŘÍVODNÍ POTRUBÍ |
|  | STÁVAJÍCÍ VRATNÉ POTRUBÍ |
|  | PŘÍVODNÍ POTRUBÍ |
|  | VRATNÉ POTRUBÍ |
| RTV - REGULAČNÍ TERMOSTATICKÝ VENTIL
TH - TERMOSTATICKÁ HLAVICE
UŠ - UZÁVÍRACÍ ŠKROUBENÍ | |

Tabuľka miestnosti 1 .NP	
Č.	Plocha (m ²)
1.01	CHODBA
1.02	KANCELAĽ
1.03	ZASEDACÍ MIESTNOSŤ
1.04	KANCELAĽ
1.05	CHODBA SE SCHODIŠŤOM
1.06	DISPEČER
1.07	KANCELAĽ
1.08	KUCHYNKA
1.09	UMÝVÁRNA
1.10	WC MUŽI
1.11	PŘEDSÍŤ WC ŽENY
1.12	WC ŽENY
1.13	ÚKLIDOVÁ KOMORA

Kreslí	Vypracoval	Zodp. proj.	 HAVLÍČKOVŮ NAM. 2 ZDAR NAD SÁZAVOU 591 01, IČO: 410 01 117 TEL: 777 660 723 www.jrous.cz email: jrous@jrous.cz
nashutec 1805	Ladislav Bolek	ING.ROUŠ	
Kroj: VYSOČINA	O.ú.(Mě.ú.):VELKÉ MEZÍŘÍČI		
Stavebník: KRAJSKÁ SPRÁVA A ÚDRŽBA SILNIC VYSOČINY, KOSOVSKÁ 1122/16, 586 01 JIHLAVA			
Místo stavby: K.Ú.: VELKÉ MEZÍŘÍČI, parcela č. 3813/3	Č. zakázky:	M24/2015	
Akce: STAVEBNÍ ÚPRAVY BUDOVY	Datum: 10/2015		
CESTMISTROVSTVÍ VELKÉ MEZÍŘÍČI, UL. FRANTIŠKY STRÁNECKÉ 40	Stupeň: PS	Paré č:	
	Formát: 2A4		
	Měřítko: 1:75		
Obsah: PŮDORYS I.NP	Číslo výkresu: D 1.4.a.8		
Část profese: ÚSTŘEDNÍ VYTÁPĚNÍ			