 


VODOVOD

PŮDORYS I.NP



- LEGENDA ZAŘIZOVACÍCH PŘEDMĚTŮ
- U- UMYVADLO
 - Um- UMYVÁTKO
 - D- DŘEZ
 - WC- WC
 - SK- SPRCHOVÝ KOUT
 - M- MÝČKA
 - Vý- VÝLEVK
 - V- VANA


- LEGENDA
- VODA STUDENÁ
 - CIRKULACE
 - VODA TEPLÁ

POZNÁMKA :

ROZVODNÉ POTRUBÍ STUDENÉ VODY IZOLOVÁNO IZOLAČNÍMI HADICEMI MIRELON TL. 9 MM

ROZVODNÉ POTRUBÍ TEPLÉ VODY A CIRKULACE JE IZOLOVÁNO IZOLAČNÍMI HADICEMI MIRELON TL. 20 MM

POTRUBÍ JE VEDENO V PODLAHÁCH, V DRÁŽKÁCH VE ZDIVU

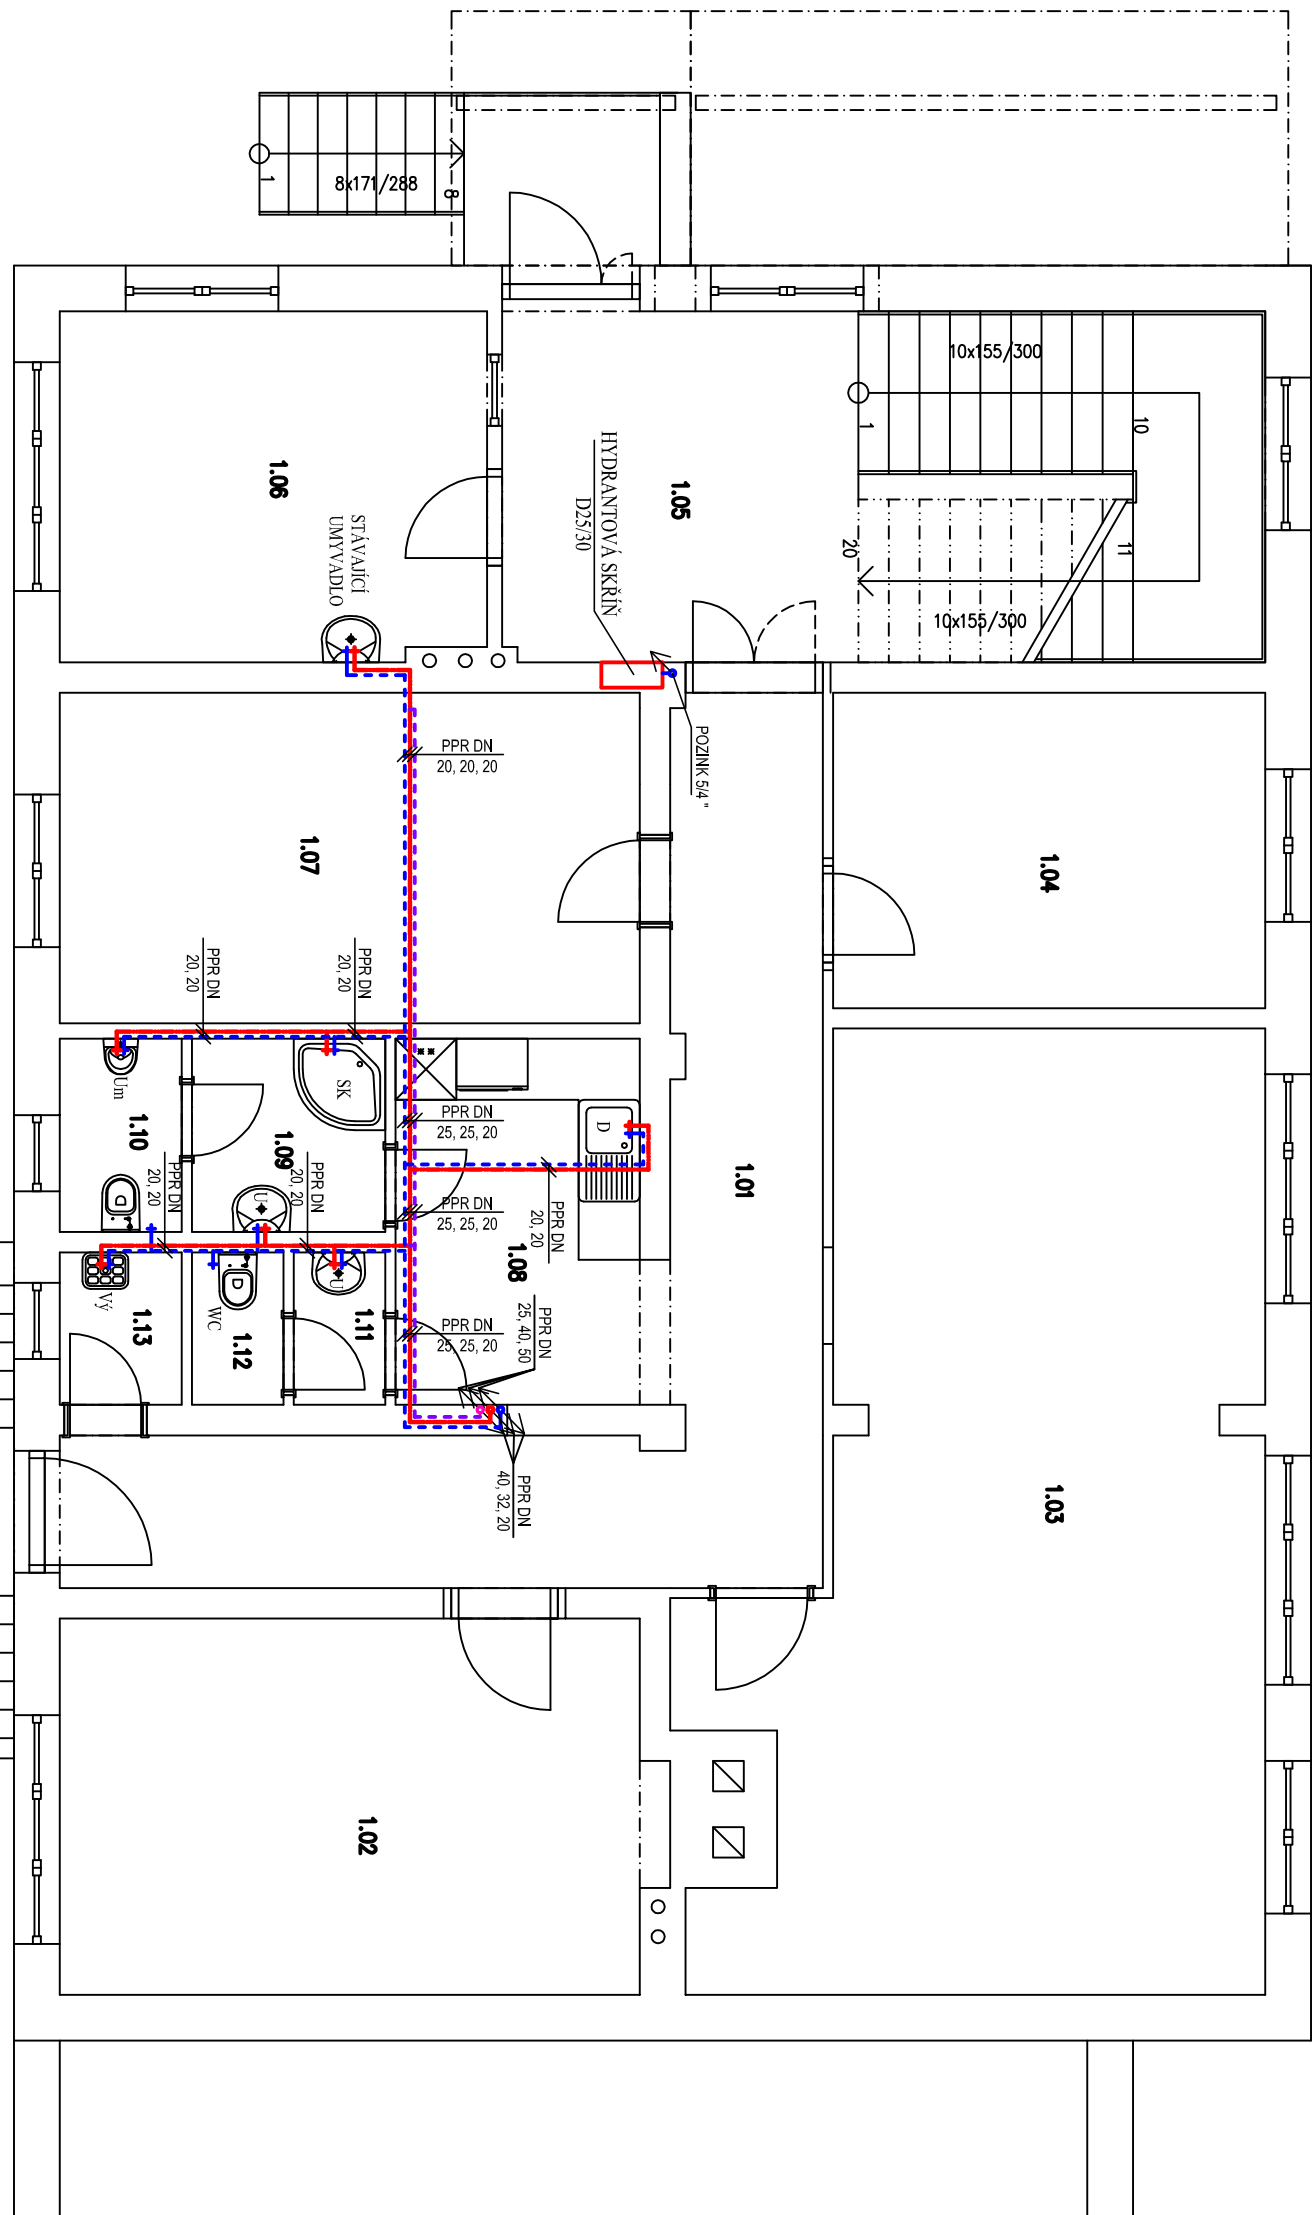

Tabulka místností 1.NP	
Č.	Název místnosti
1.01	CHODBA
1.02	KANCELAŘ
1.03	ZASEDACÍ MÍSTNOST
1.04	KANCELAŘ
1.05	CHODBA SE SCHODIŠTĚM
1.06	DISPEČER
1.07	KANCELAŘ
1.08	KUCHYŇKA
1.09	UMÝVÁRNA
1.10	WC MUŽI
1.11	PŘEDSÍN WC ŽENY
1.12	WC ŽENY
1.13	ÚKLIDOVÁ KOMORA

Kreslil		Vypracoval		Zodp. proj.	
nashuatec 1805		Ladislav Bolek		ING.ROUŠ	
Kroj: VYSOČINA		O.ú.(Mě.ú.):VELKÉ MEZIRČÍ			
Stavebník: KRAJSKÁ SPRÁVA A ÚDRŽBA SILNIC VYSOČINY, KOSOVSKÁ 1122/16, 586 01 JIHLAVA					
Místo stavby: K.Ú.: VELKÉ MEZIRČÍ, parcela č. 3813/3		Č. zakázky: M24/2015			
Akce: STAVEBNÍ ÚPRAVY BUDOVY		Datum: 10/2015			
CESTMISTROVSTVÍ VELKÉ MEZIRČÍ, UL. FRANTIŠKY STRÁNECKÉ 40		Stupeň: PS		Poré č:	
		Formát: 244			
		Měřítko: 1:75			
Obsah: PŮDORYS I.NP		Číslo výkresu: D 1.4.0.6			
Část profese: VODOVOD					