

KANALIZACE

PŮDORYS I.PP




LEGENDA ZAŘIZOVACÍCH PŘEDMĚTŮ

- U- UMYVADLO
- Um- UMYVÁTKO
- D- DŘEZ
- WC- WC
- SK- SPRCHOVÝ KOUT
- M- MÝČKA
- Vý- VÝLEVKA
- V- VANA

LEGENDA

- KANALIZACE SPLAŠKOVÁ
- KANALIZACE SPLAŠKOVÁ STAVAJÍCÍ

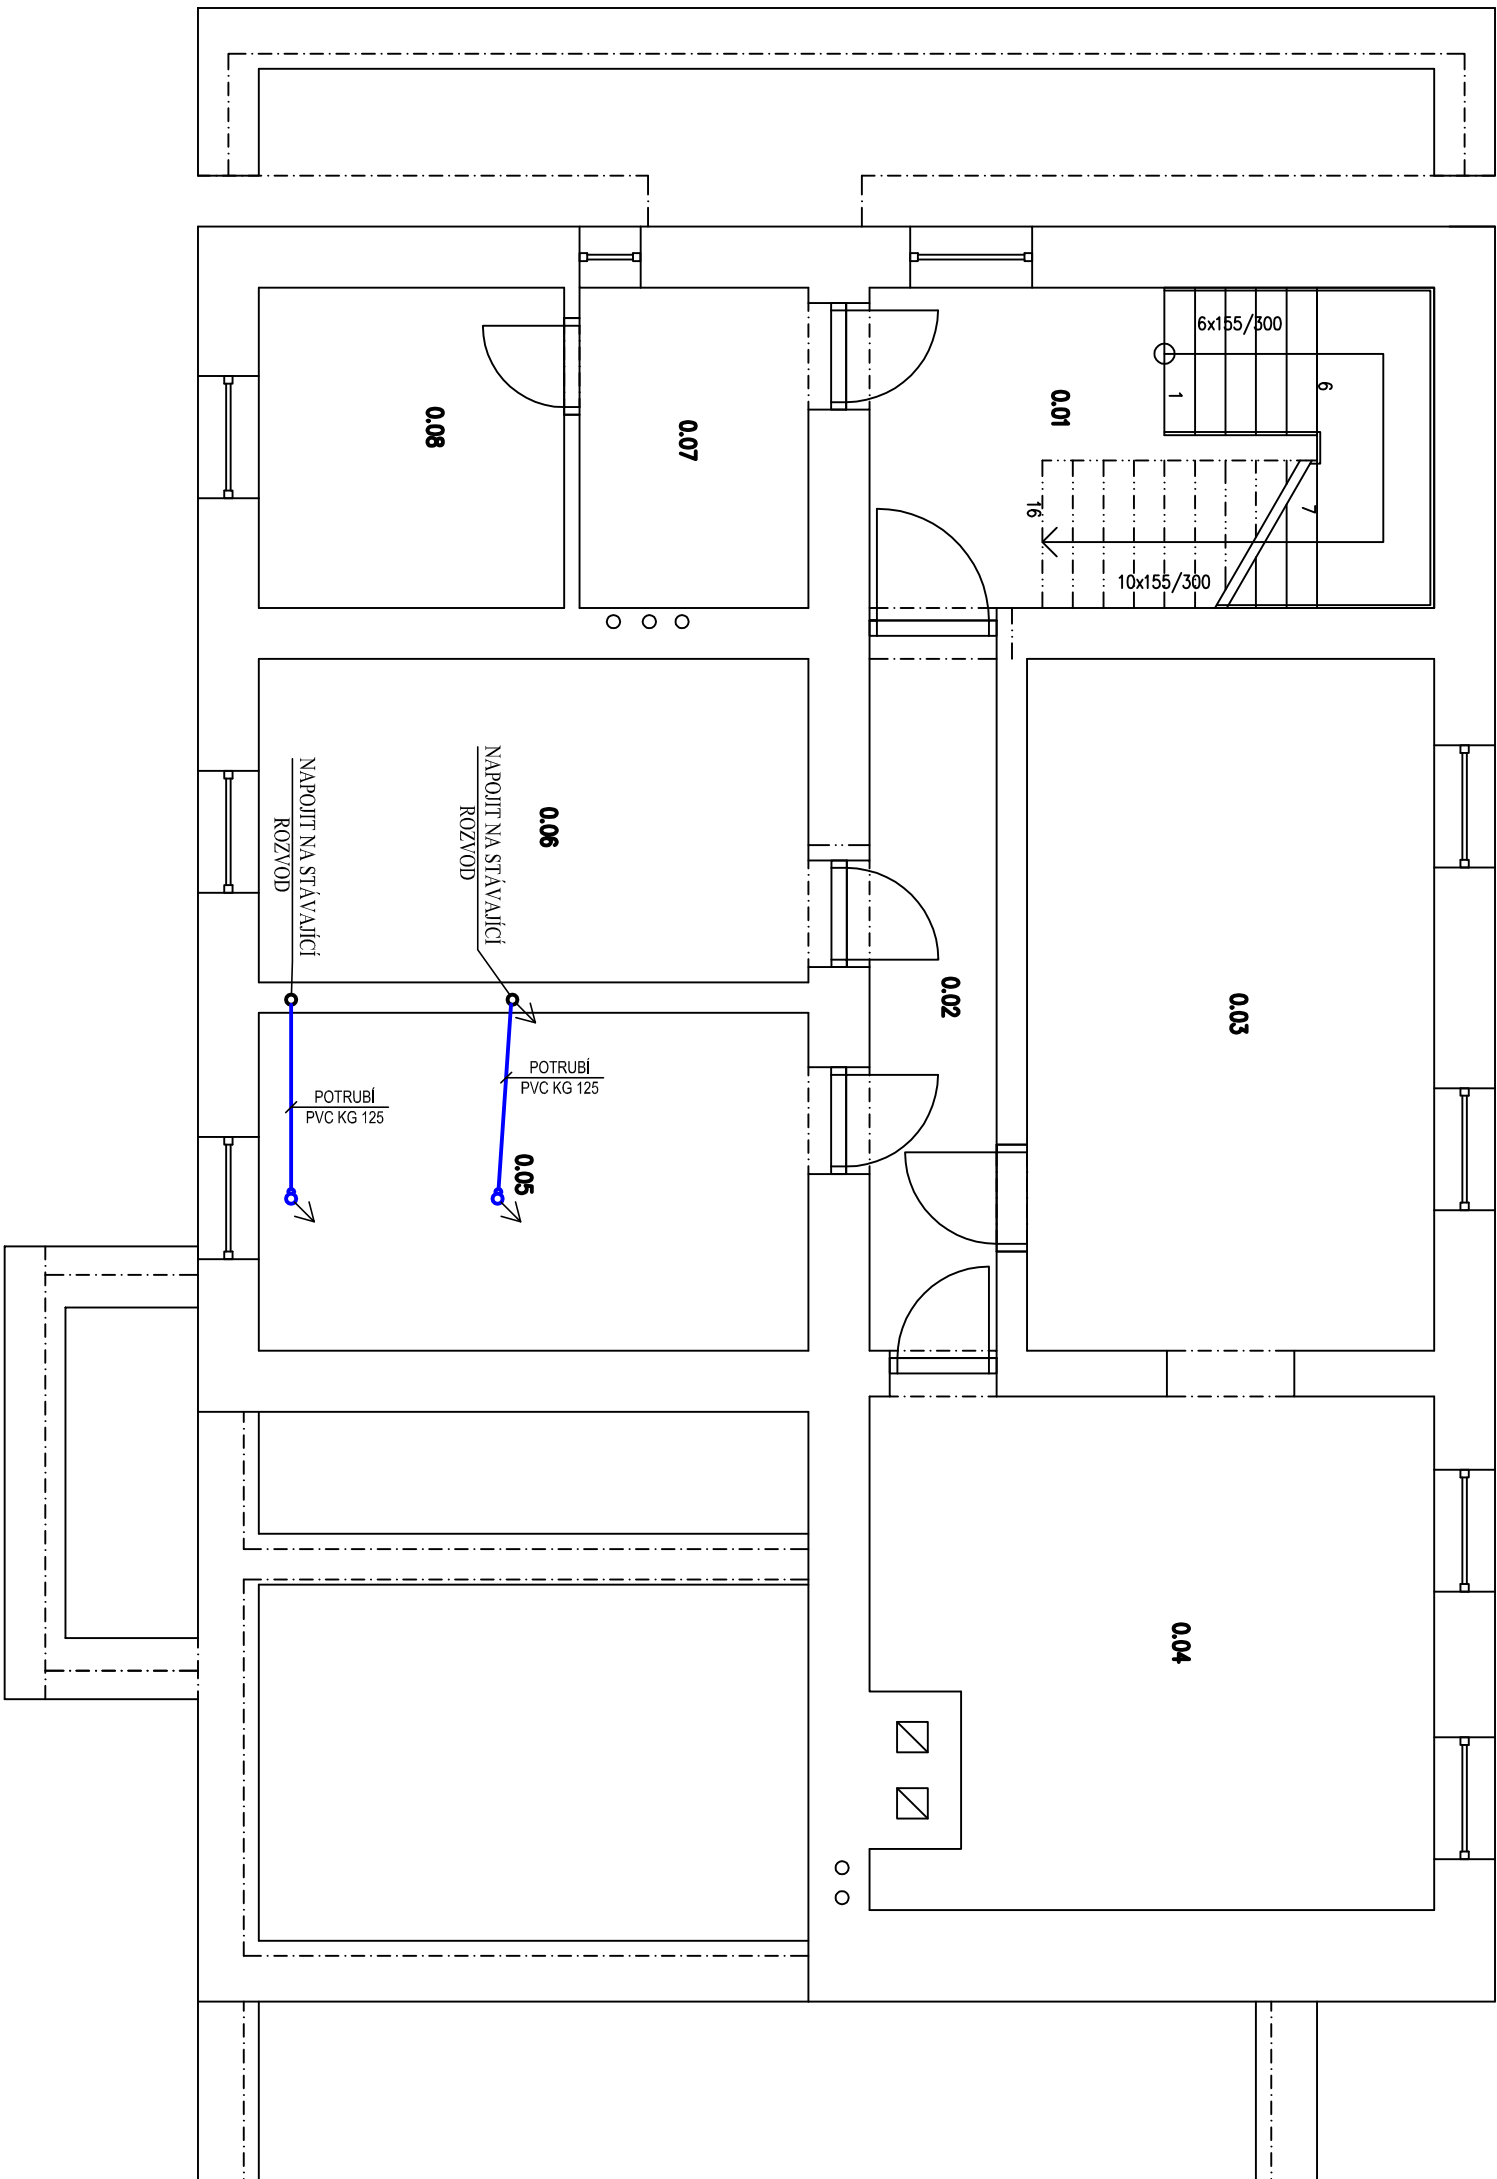

Tabulka místností 1.PP	
Č.	Název místnosti
0.01	CHODBA SE SCHODIŠTĚM
0.02	CHODBA
0.03	SKLAD
0.04	TECHNICKÁ MÍSTNOST
0.05	SKLAD
0.06	SKLAD
0.07	SKLEP
0.08	SKLEP

Č.	Plocha (m ²)
0.01	17,48
0.02	8,47
0.03	27,2
0.04	26,64
0.05	17,93
0.06	17,17
0.07	7,17
0.08	9,45

Kreslil		Vypracoval		Zodp. proj.		
nashudtec 1805		Ladislav Bolek		ING.ROUŠ		
Kroj: VYSOČINA		O.ú.(Mě.ú.):VELKÉ MEZIRČÍ				
Stavebník: KRAJSKÁ SPRÁVA A ÚDRŽBA SILNIC VYSOČINY, KOSOVSKÁ 1122/16, 586 01 JIHLAVA						
Místo stavby: K.Ú.: VELKÉ MEZIRČÍ, parcela č. 3813/3		Č. zakázky: M24/2015				
Akce: STAVEBNÍ ÚPRAVY BUDOVY		Datum: 10/2015				
CESTMISTROVSTVÍ VELKÉ MEZIRČÍ, UL. FRANTIŠKY STRÁNECKÉ 40				Stupeň: PS		Poré č:
				Formát: 244		
				Měřítko: 1:75		
Obsah: PŮDORYS I.PP		Číslo výkresu: D 1.4.0.2				
Část profese: KANALIZACE						

HAYTÍČKOVŮ NAM. 2	
JAROSLAV ZDAR NAD SAZAVOU	
591 01, IČO: 410 01 117	
TEL: 777 660 723	
www: jrous.cz	
email: jrous@jrous.cz	