


PŮDORYS ROZLOŽENÍ FV PANELŮ - 49,61 kWp

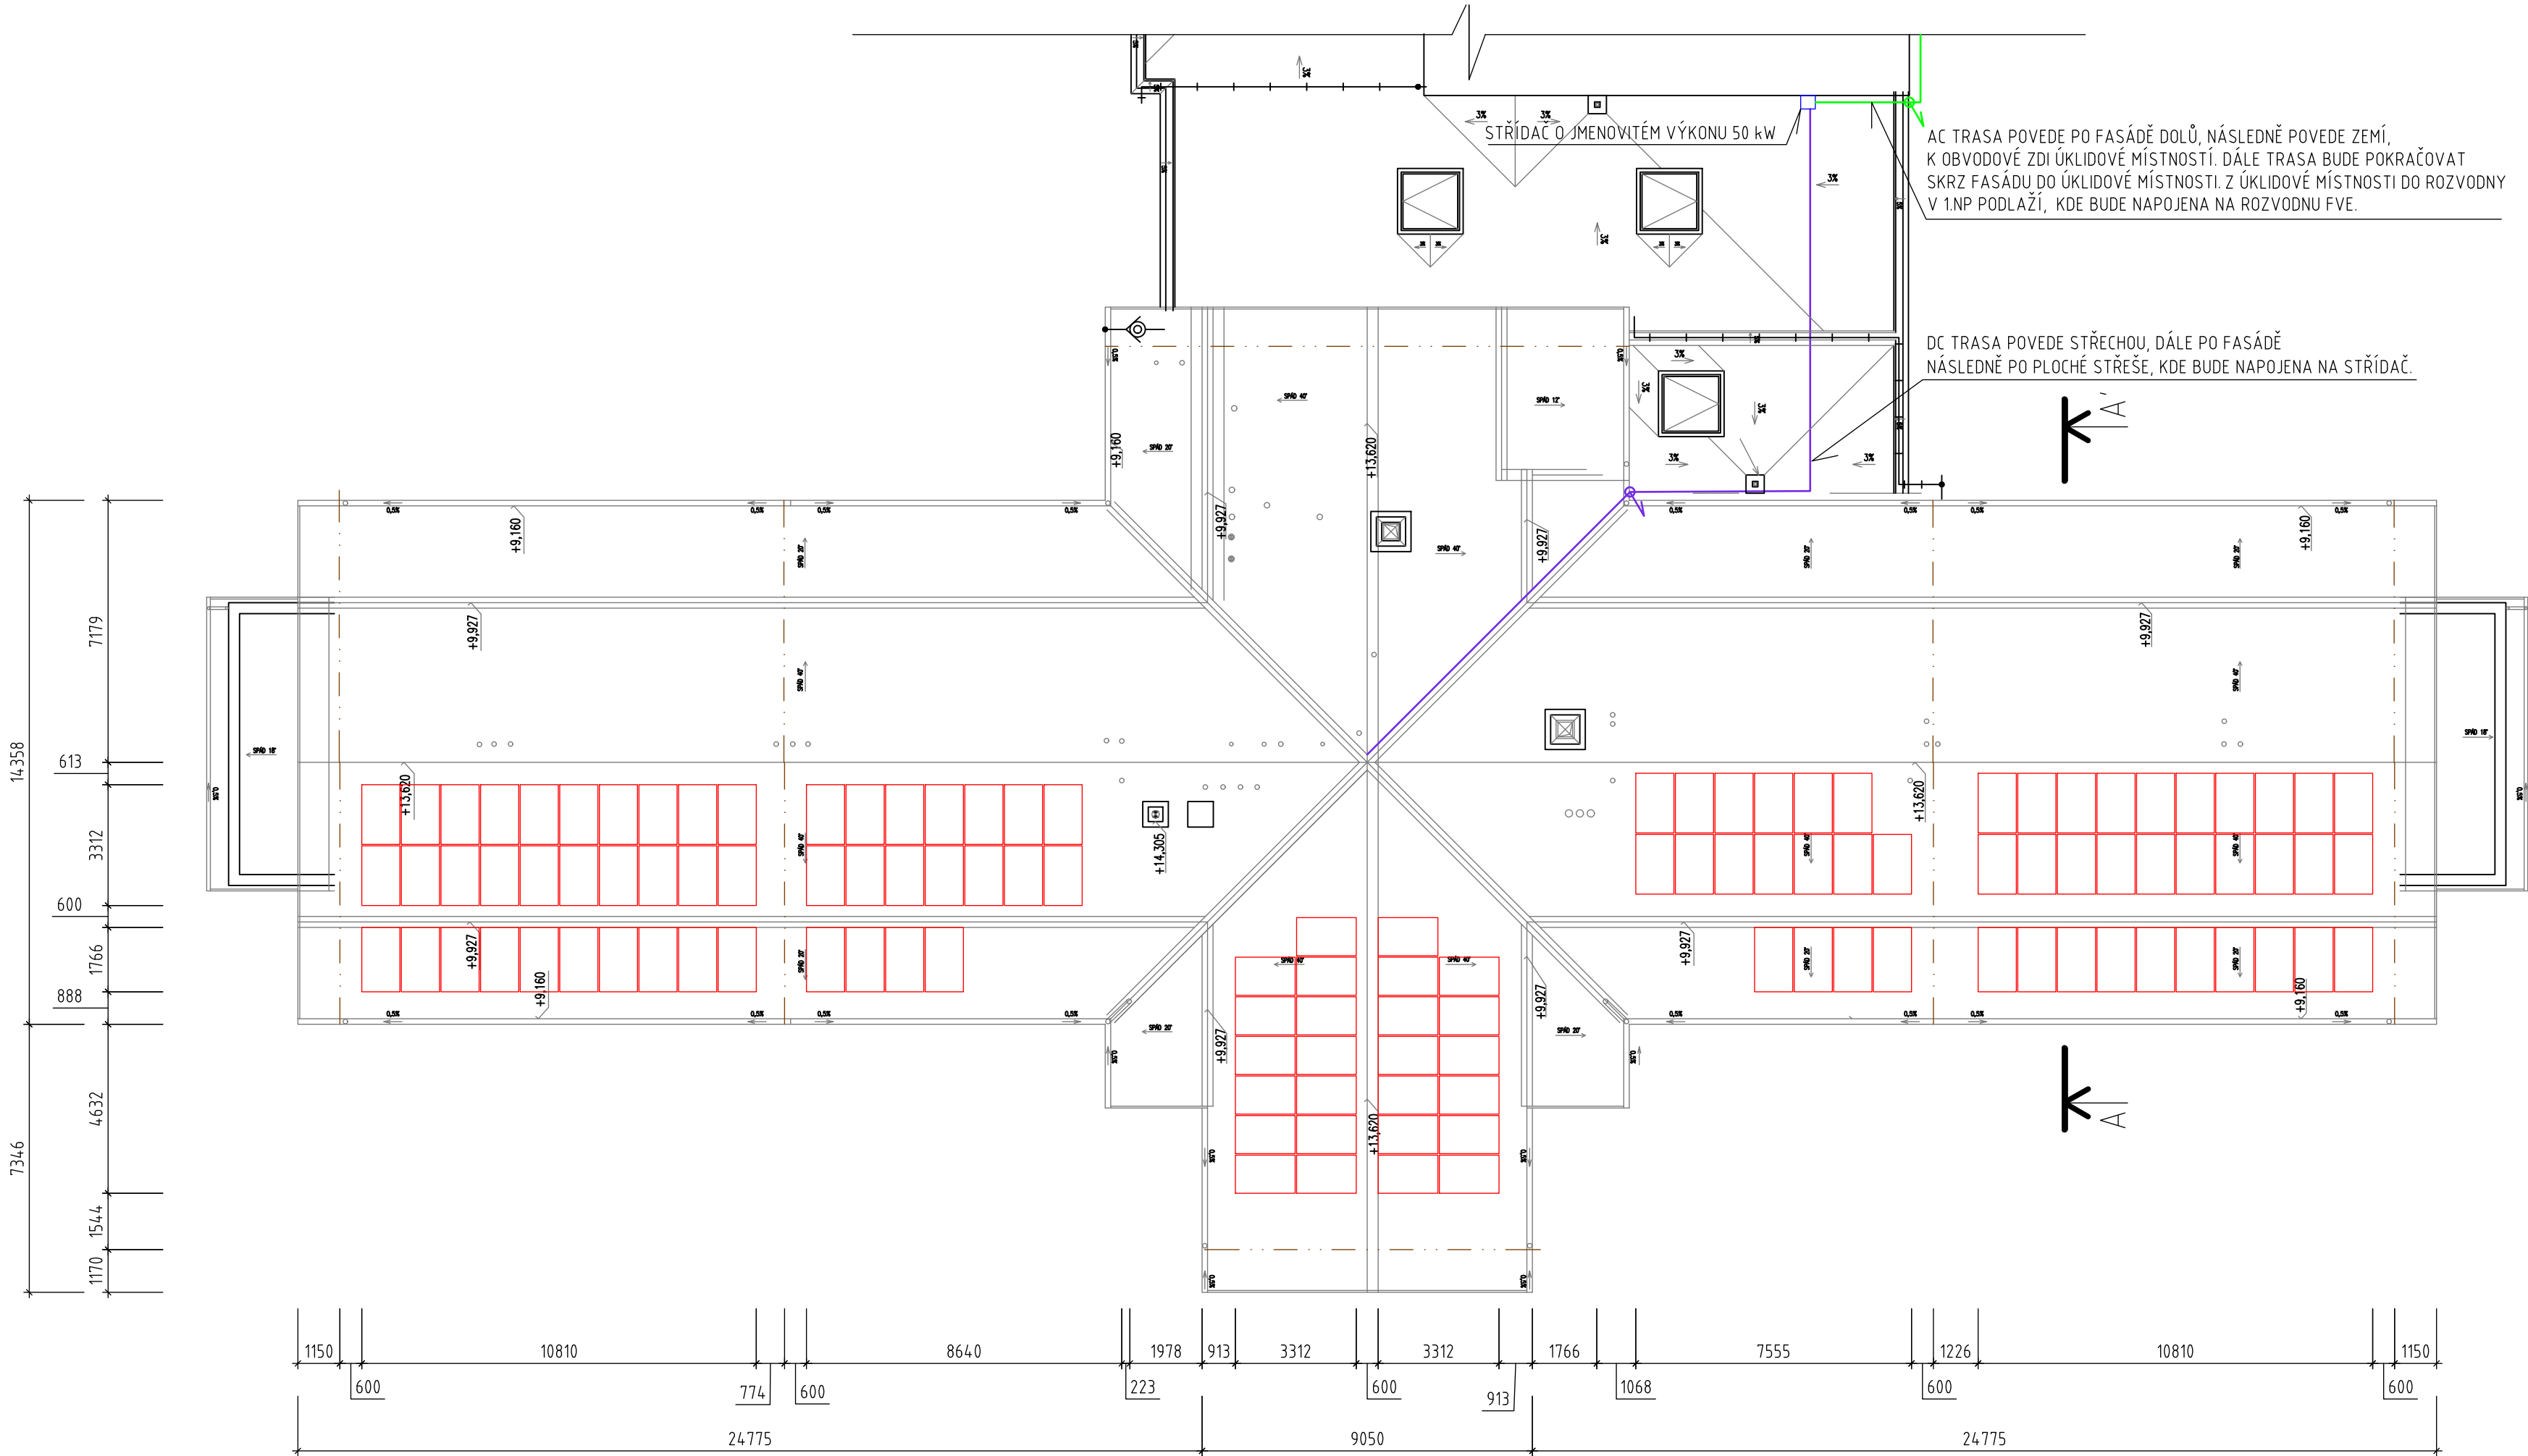

LEGENDA:

- FV PANEL
- NOVÁ TECHNOLOGIE FVE
- STÁVAJÍCÍ KONSTRUKCE A TECHNOLOGIE
- JÍMACÍ SOUSTAVA
- ZÁCHYTNÝ SYSTÉM
- DC TRASA (HL. KABELOVÝ ŽLAB)
- AC TRASA

SPECIFIKACE FV PANELŮ:

TYP PANELU:

ORIENTACE PANELU:
SKLON PANELŮ VŮČI STŘEŠNÍ ROVINĚ:
ROZMĚR PANELU:
ÚČINNOST PANELU:
PLOCHA JEDNOHO PANELU:

CELKOVÝ POČET PANELŮ:
CELKOVÁ PLOCHA:
CELKOVÝ INSTALOVANÝ VÝKON:

FV PANEL O VÝKONU 410 Wp
(REF. VÝROBEK Q.PEAK DUO ML-G10.a)
JIHOVÝCHOD, JIHOZÁPAD
KOPIRUJE SKLON STŘECHY
1879 mm x 1045 mm x 32 mm
≥20,9
1,9636 m²
121 ks
237,60 m²
49,61 kWp

Poznámky:

- Detail umístění technologií viz výkres D.2.8 Schéma umístění nové technologie FVE;

±0,000 = 514,150 m n. m., B. p. v. / SOUŘADNICOVÝ SYSTÉM JTSK

| | | | |
|---------------------|--|-----------------------|-------------------------------|
| AUTORIZOVANÁ OSOBA: | KONTROLOVAL: | VYPRACOVAL: | |
| Ing. PETR FEIERFEIL | Ing. JAN PETR | Ing. NATALIA ERYSHOVA | |
| PROJEKTANT: | PKV BUILD s.r.o. | ičo: 281 49 785 | |
| INVESTOR: | Kraj Vysočina | ičo: 708 90 749 | |
| KRAJ: | Vysočina | | |
| MÍSTO STAVBY: | Ždírec 43, 588 13 Ždírec parc.č. 5/1, 9/1 k.ú. Ždírec na Moravě [795607] | | |
| NÁZEV PROJEKTU: | FVE Kraj Vysočina, Ždírec - 49,61 kWp | | ZAKÁZKOVÉ Č.: FVE-2023-000068 |
| OBSAH VÝKRESU: | PŮDORYS ROZLOŽENÍ FV PANELŮ | | STUPEŇ PD: DÚR/DSP/DPS |
| | | | DATUM: 05/2023 |
| | | | FORMÁT: 6 A4 |
| | | | MĚŘÍTKO: 1:150 |
| | | Č. VÝKR.: D.2.1 | Č. PARÉ: |

