


SITUACE, M 1:250

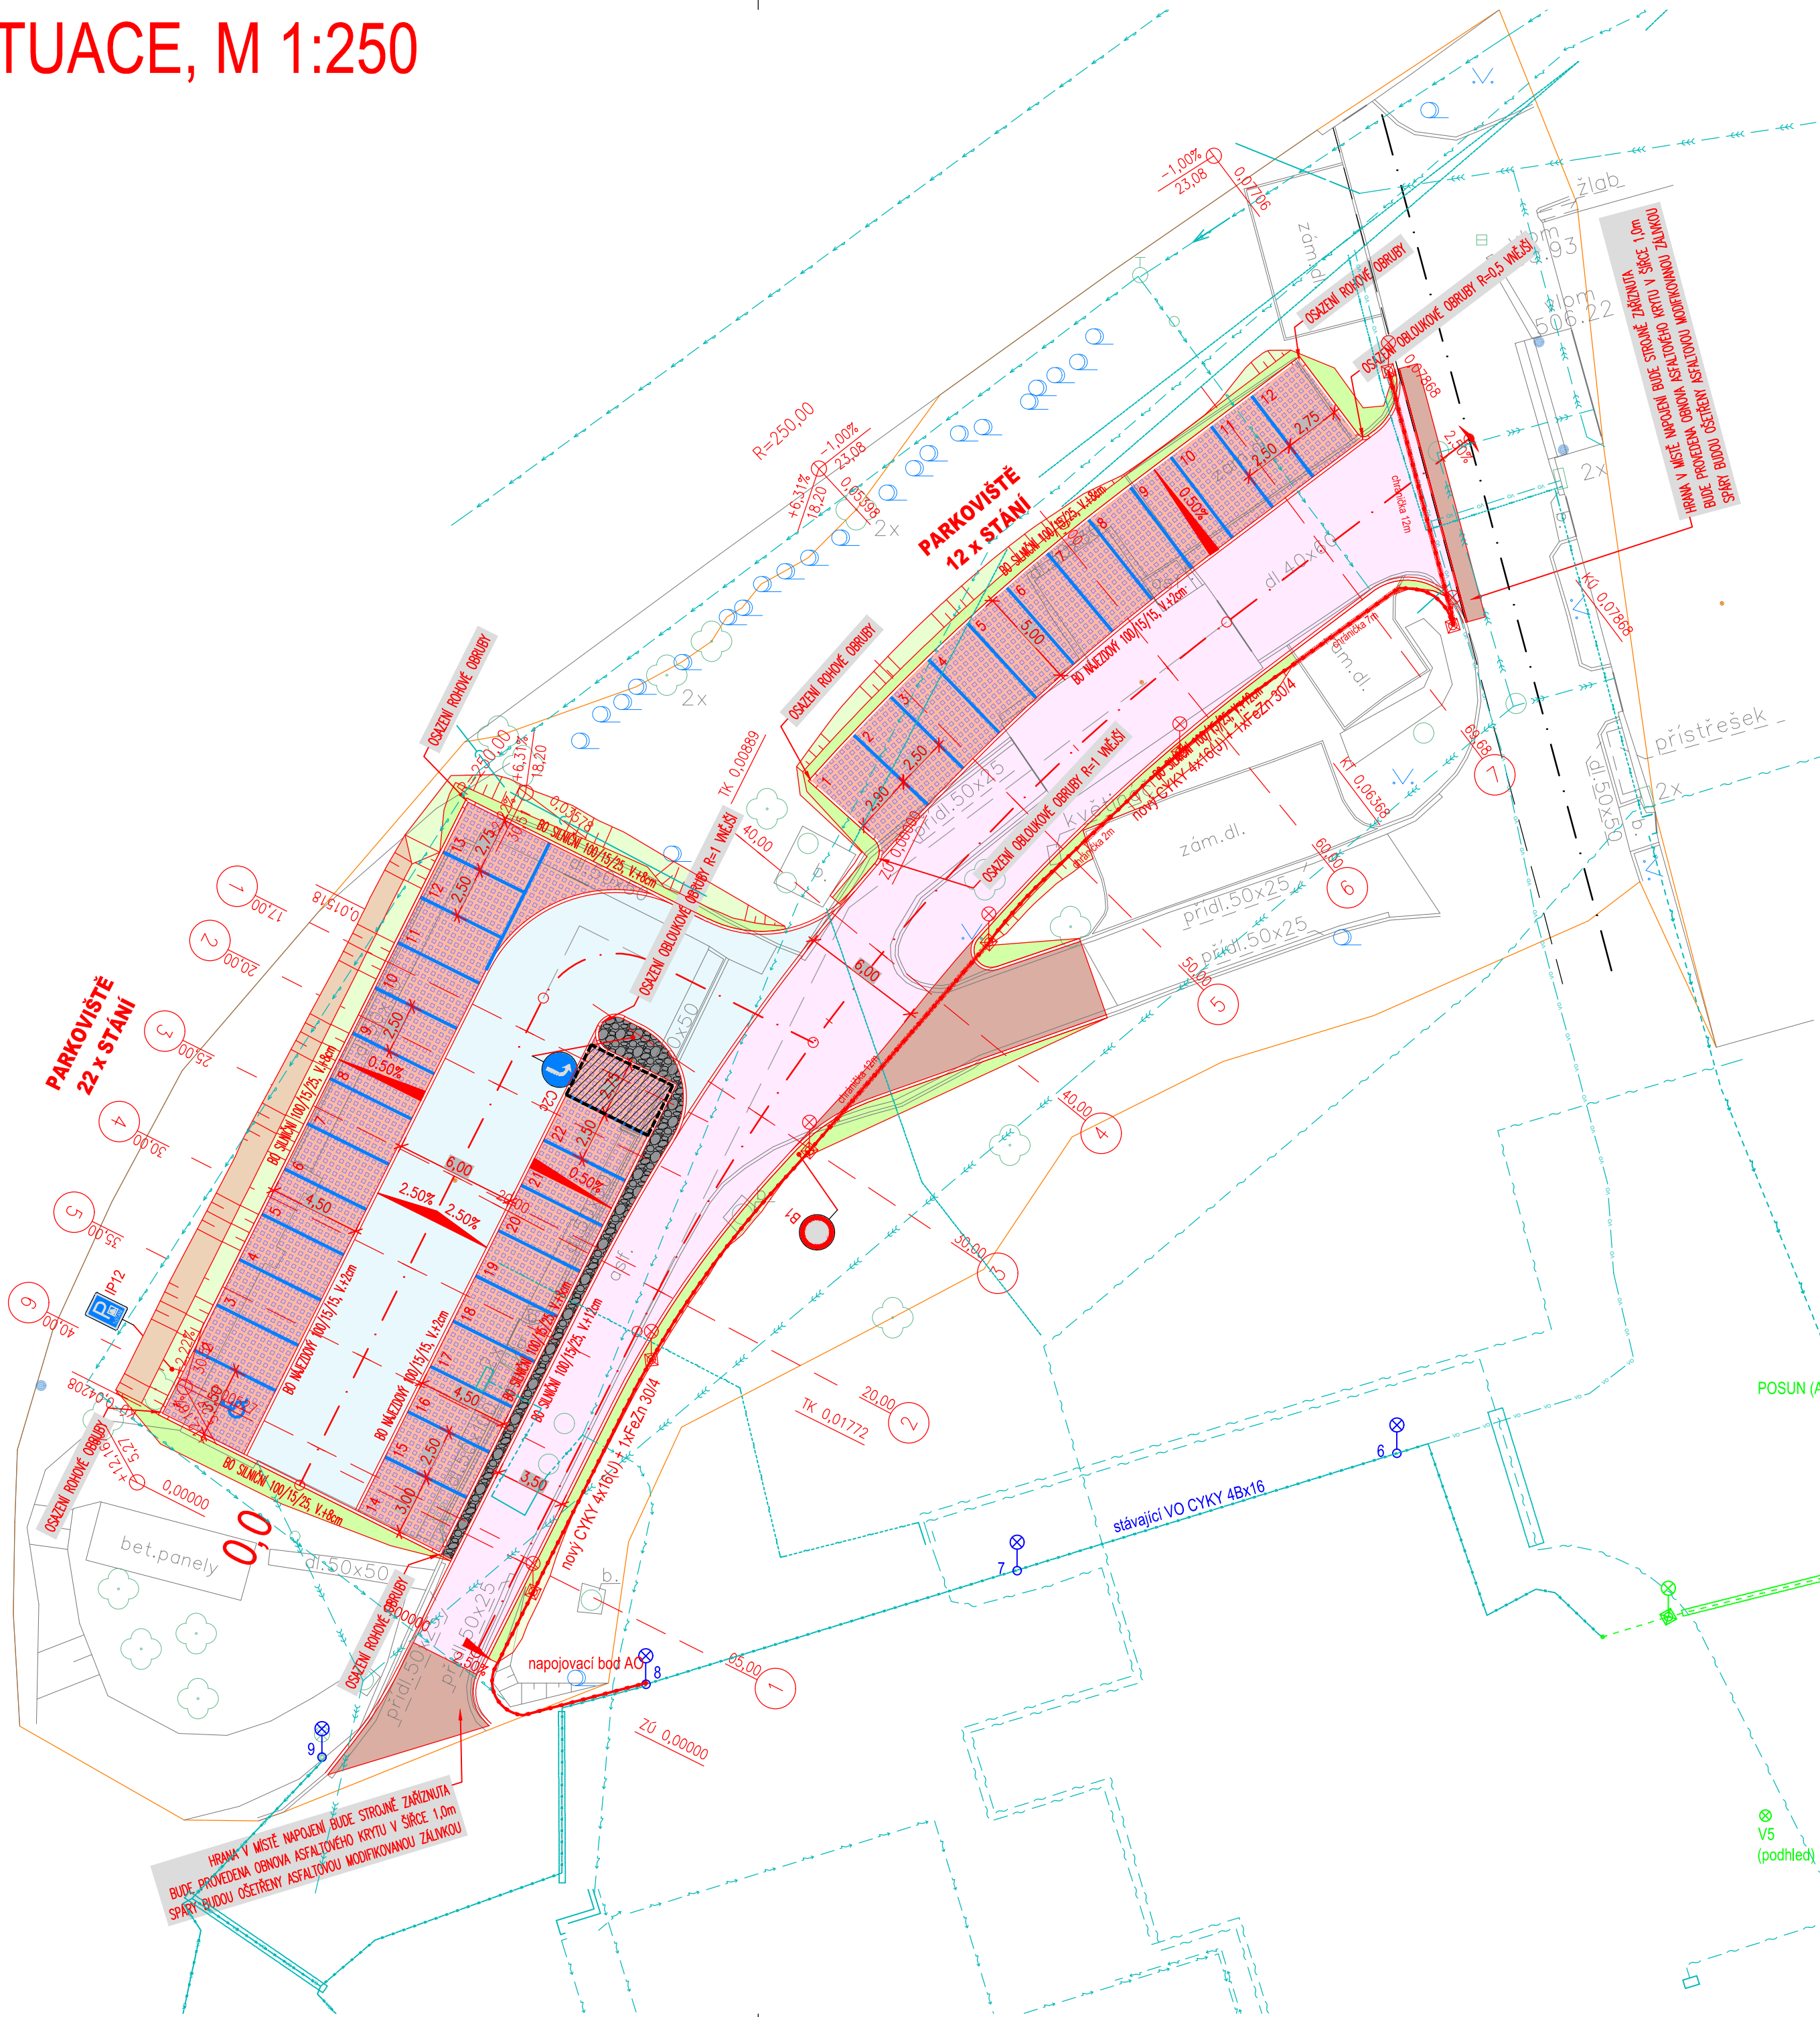

LEGENDA STAVEBNÍCH OBJEKTŮ:

OBJEKT	NÁZEV OBJEKTU
000	OBJEKTY PŘÍPRAVY STAVENIŠTĚ
001	PŘÍPRAVA ÚZEMÍ
100	OBJEKTY POZEMNÍCH KOMUNIKACÍ
101	STAVEBNÍ ÚPRAVY ÚČELOVÉ KOMUNIKACE
102	NOVOSTAVBA PARKOVACÍCH PLOCH

LEGENDA STÁVAJÍCÍHO VEDENÍ INŽENÝRSKÝCH SÍTÍ:

	vodovod
	kanalizace jednotná
	podzemní vedení NN
	sđlovací vedení podzemní
	stávající vedení veřejného osvětlení

LEGENDA:

	ASFALTOVÝ POVRCH – NOVÁ KONSTRUKCE VOZOVKY
	ASFALTOVÝ POVRCH – OBNOVA ASFALTOVÝCH VRSTEV
	BETONOVÁ DLAŽBA – POJÍŽDĚNÝ POVRCH, SJEZDY, OSTRŮVKY
	BETONOVÁ DLAŽBA S DÍŠŤANÍKY – PARKOVACÍ PLOCHY
	TERÉNNÍ ÚPRAVY
	REKULTIVACE
	STÁNÍ PRO KOLA
	HRANY KOORDINOVANÝCH STAVEB
	HRANICE TRVALÉHO ZÁBORU

POZNÁMKA:

– INŽENÝRSKÉ SÍTĚ JSOU ZAKRESLENY INFORMATIVNĚ. PŘED ZAHÁJENÍM ZEMNÍCH PRACÍ NUTNO ZAJISTIT JEJICH VYTÝČENÍ

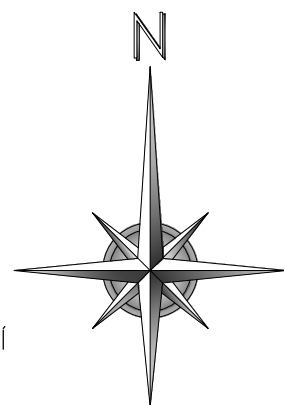


SCHÉMA / KEY PLAN      SOUŘ. SYSTÉM S-JTSK / GRID SYSTEM S-JTSK,  
VÝŠKOVÝ SYSTÉM BpV / VERTICAL SYSTEM BpV

GENERÁLNÍ PROJEKTANT / HEAD DESIGNER

OBJEDNATEL / CLIENT

**OBERMEYER**  
Helika

BERANOVÝCH 65  
P.O.BOX 4, 199 21 PRAHA 9  
TEL. : +420 281 097 222  
EMAIL: info@obermeyer.cz

**Nemocnice**  
**Pelhřimov**

Nemocnice Pelhřimov,  
příspěvková organizace  
Slovanského bratrství 710,  
393 38 Pelhřimov

PROJEKTANT / DESIGNER

VYPRACOVAL / DRAWN BY

KONTROLOVAL / CHECKED BY

**JNDS**  
projekt s.r.o.

MLÝNSKÁ 905/6  
BLANSKO 678 01  
TEL. : +420 776 754 849  
EMAIL: novak@jnds.cz

VYPRACOVAL JOSEF NOVÁK

KONTROLOVAL JOSEF NOVÁK

ZODP. PROJEKTANT / RESPONSIBLE

SCHVÁLIL / APPROVED BY

ZODP.\_PROJEKTANT JOSEF NOVÁK

SCHVALIL JOSEF NOVÁK

NÁZEV ZAKÁZKY / PROJECT NAME

Nemocnice Pelhřimov – Parkovací plocha v areálu nemocnice  
na pozemku p.č. 1673/1, 1674/1 a 1676/1, kú Pelhřimov

STUPEŇ PD / PROJECT STAGE

MĚŘÍTKO / SCALE

DATUM VYDÁNÍ / DATE OF ISSUE

POČET A4 / NUMBER OF A4

Dokumentace pro provedení stavby

1:250

08/2024

6XA4

NÁZEV OBJEKTU SO/IO / DESIGN PART

SO 100 – PARKOVACÍ PLOCHY

NÁZEV PROFESNÍHO DÍLU / DESIGN SECTION

NÁZEV DOKUMENTU / DOCUMENT TITLE

Koordinační situační výkres

NÁZEV SOUBORU / FILE NAME

KOPIE / COPY

ČÍSLO PROJEKTU  
PROJECT NO.

STUPEŇ PD  
DPS

OBCHODNÍ SOUBOR  
PACKAGE

ČÁST  
D

SO / IO  
100

PROFESNÍ DÍL  
SECTION

DILATACE  
DILATATION

ČÍSLO DOKUMENTU  
002

REVIZE  
00