


SITUACE ZÁJMOVÉHO ÚZEMÍ
M 1:250

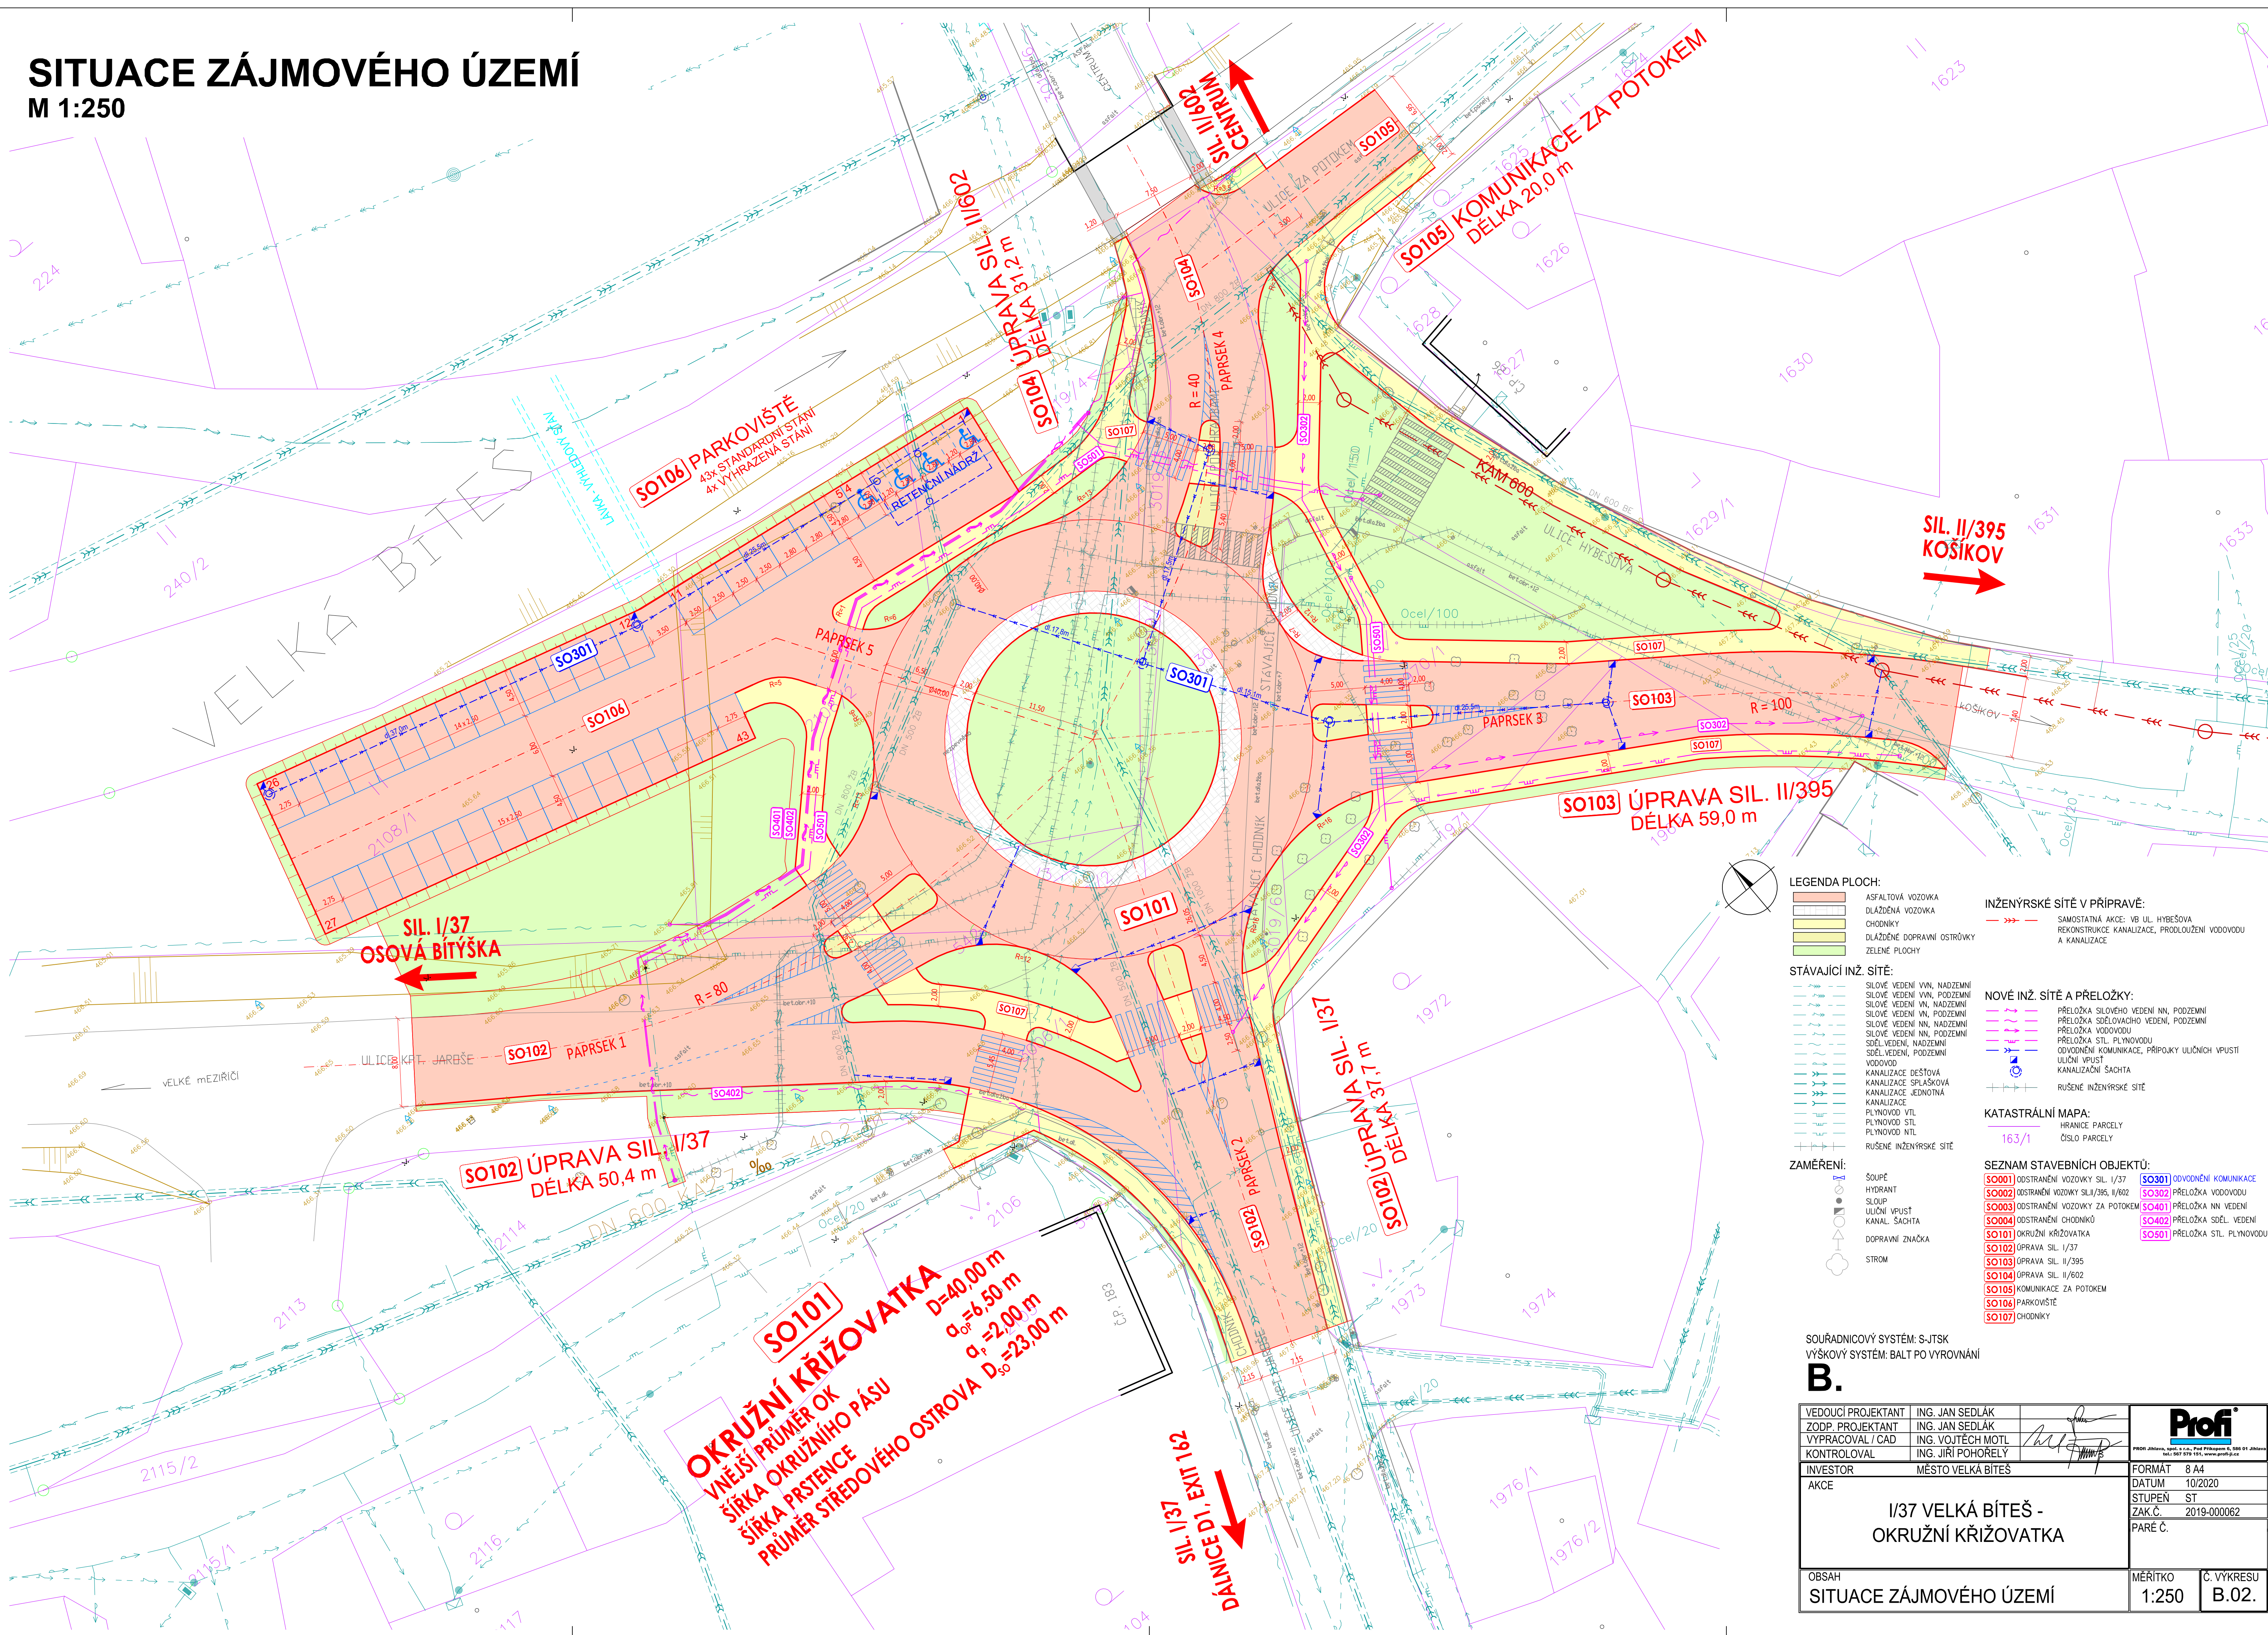

LEGENDA PLOCH:

- ASFALTOVÁ VOZOVKA
- DLÁŽĚNÁ VOZOVKA
- CHODNÍKY
- DLÁŽĚNÉ DOPRAVNÍ OSTRŮVKY
- ZELENÉ PLOCHY

STÁVAJÍCÍ INŽ. SÍTĚ:

- SILOVÉ VEDENÍ VN, NADZEMNÍ
- SILOVÉ VEDENÍ VN, PODZEMNÍ
- SILOVÉ VEDENÍ VN, NADZEMNÍ
- SILOVÉ VEDENÍ VN, PODZEMNÍ
- SILOVÉ VEDENÍ NN, NADZEMNÍ
- SILOVÉ VEDENÍ NN, PODZEMNÍ
- SDĚL. VEDENÍ, NADZEMNÍ
- SDĚL. VEDENÍ, PODZEMNÍ
- VODOVOD
- KANALIZACE DEŠŤOVÁ
- KANALIZACE SPLAŠKOVÁ
- KANALIZACE JEDNOTNÁ
- PLYNOVOD VTL
- PLYNOVOD STL
- PLYNOVOD NTL
- RUŠENÉ INŽENÝRSKÉ SÍTĚ

NOVÉ INŽ. SÍTĚ A PŘELOŽKY:

- PŘELOŽKA SILOVÉHO VEDENÍ NN, PODZEMNÍ
- PŘELOŽKA SDELOVACÍHO VEDENÍ, PODZEMNÍ
- PŘELOŽKA VODOVODU
- PŘELOŽKA STL PLYNOVODU
- ODVOZOVÁNÍ KOMUNIKACE, PŘÍPOJKY ULIČNÍCH VPUSTÍ
- ULIČNÍ VPUST
- KANALIZAČNÍ ŠACHTA
- RUŠENÉ INŽENÝRSKÉ SÍTĚ

KATASTRÁLNÍ MAPA:

- HRANICE PARCELY
- 163/1
- ČÍSLO PARCELY

SEZNAM STAVEBNÍCH OBJEKTŮ:

- SO1001 ODSTRANĚNÍ VOZOVKY SIL. I/37
- SO1002 ODSTRANĚNÍ VOZOVKY SIL. I/395, II/602
- SO1003 ODSTRANĚNÍ VOZOVKY ZA POTOKEM
- SO1004 ODSTRANĚNÍ CHODNÍKŮ
- SO1005 OKRUŽNÍ KŘÍŽOVATKA
- SO1006 ÚPRAVA SIL. I/37
- SO1007 ÚPRAVA SIL. II/395
- SO1008 ÚPRAVA SIL. II/602
- SO1009 KOMUNIKACE ZA POTOKEM
- SO1010 PARKOVIŠTĚ
- SO1011 CHODNÍKY
- SO301 ODVOZOVÁNÍ KOMUNIKACE
- SO302 PŘELOŽKA VODOVODU
- SO401 PŘELOŽKA NN VEDENÍ
- SO402 PŘELOŽKA SDĚL. VEDENÍ
- SO501 PŘELOŽKA STL PLYNOVODU

SOUŘADNICOVÝ SYSTÉM: S-JTSK			
VÝŠKOVÝ SYSTÉM: BALT PO VYROVNÁNÍ			
<div>B.</div>			
VEDOUcí PROJEKTANT ZODP. PROJEKTANT VYPRACOVAL / CAD KONTROLOVAL		ING. JAN SEDLÁK ING. JAN SEDLÁK ING. VOJTĚCH MOTL ING. JIŘÍ POHORELY	
INVESTOR AKCE		MĚSTO VELKÁ BÍTEŠ	
I/37 VELKÁ BÍTEŠ - OKRUŽNÍ KŘÍŽOVATKA			
OBSAH SITUACE ZÁJMOVÉHO ÚZEMÍ		MĚŘÍTKO 1:250	
		Č. VÝKRESU B.02.	
<div><div>Profi</div><div>PROFI Žilina, spol. s r.o., Pod Přáslavou 6, 586 01 Žilina, IČ: 260 595 155, www.profi.cz</div></div>			