


PŮDORYS 1:100

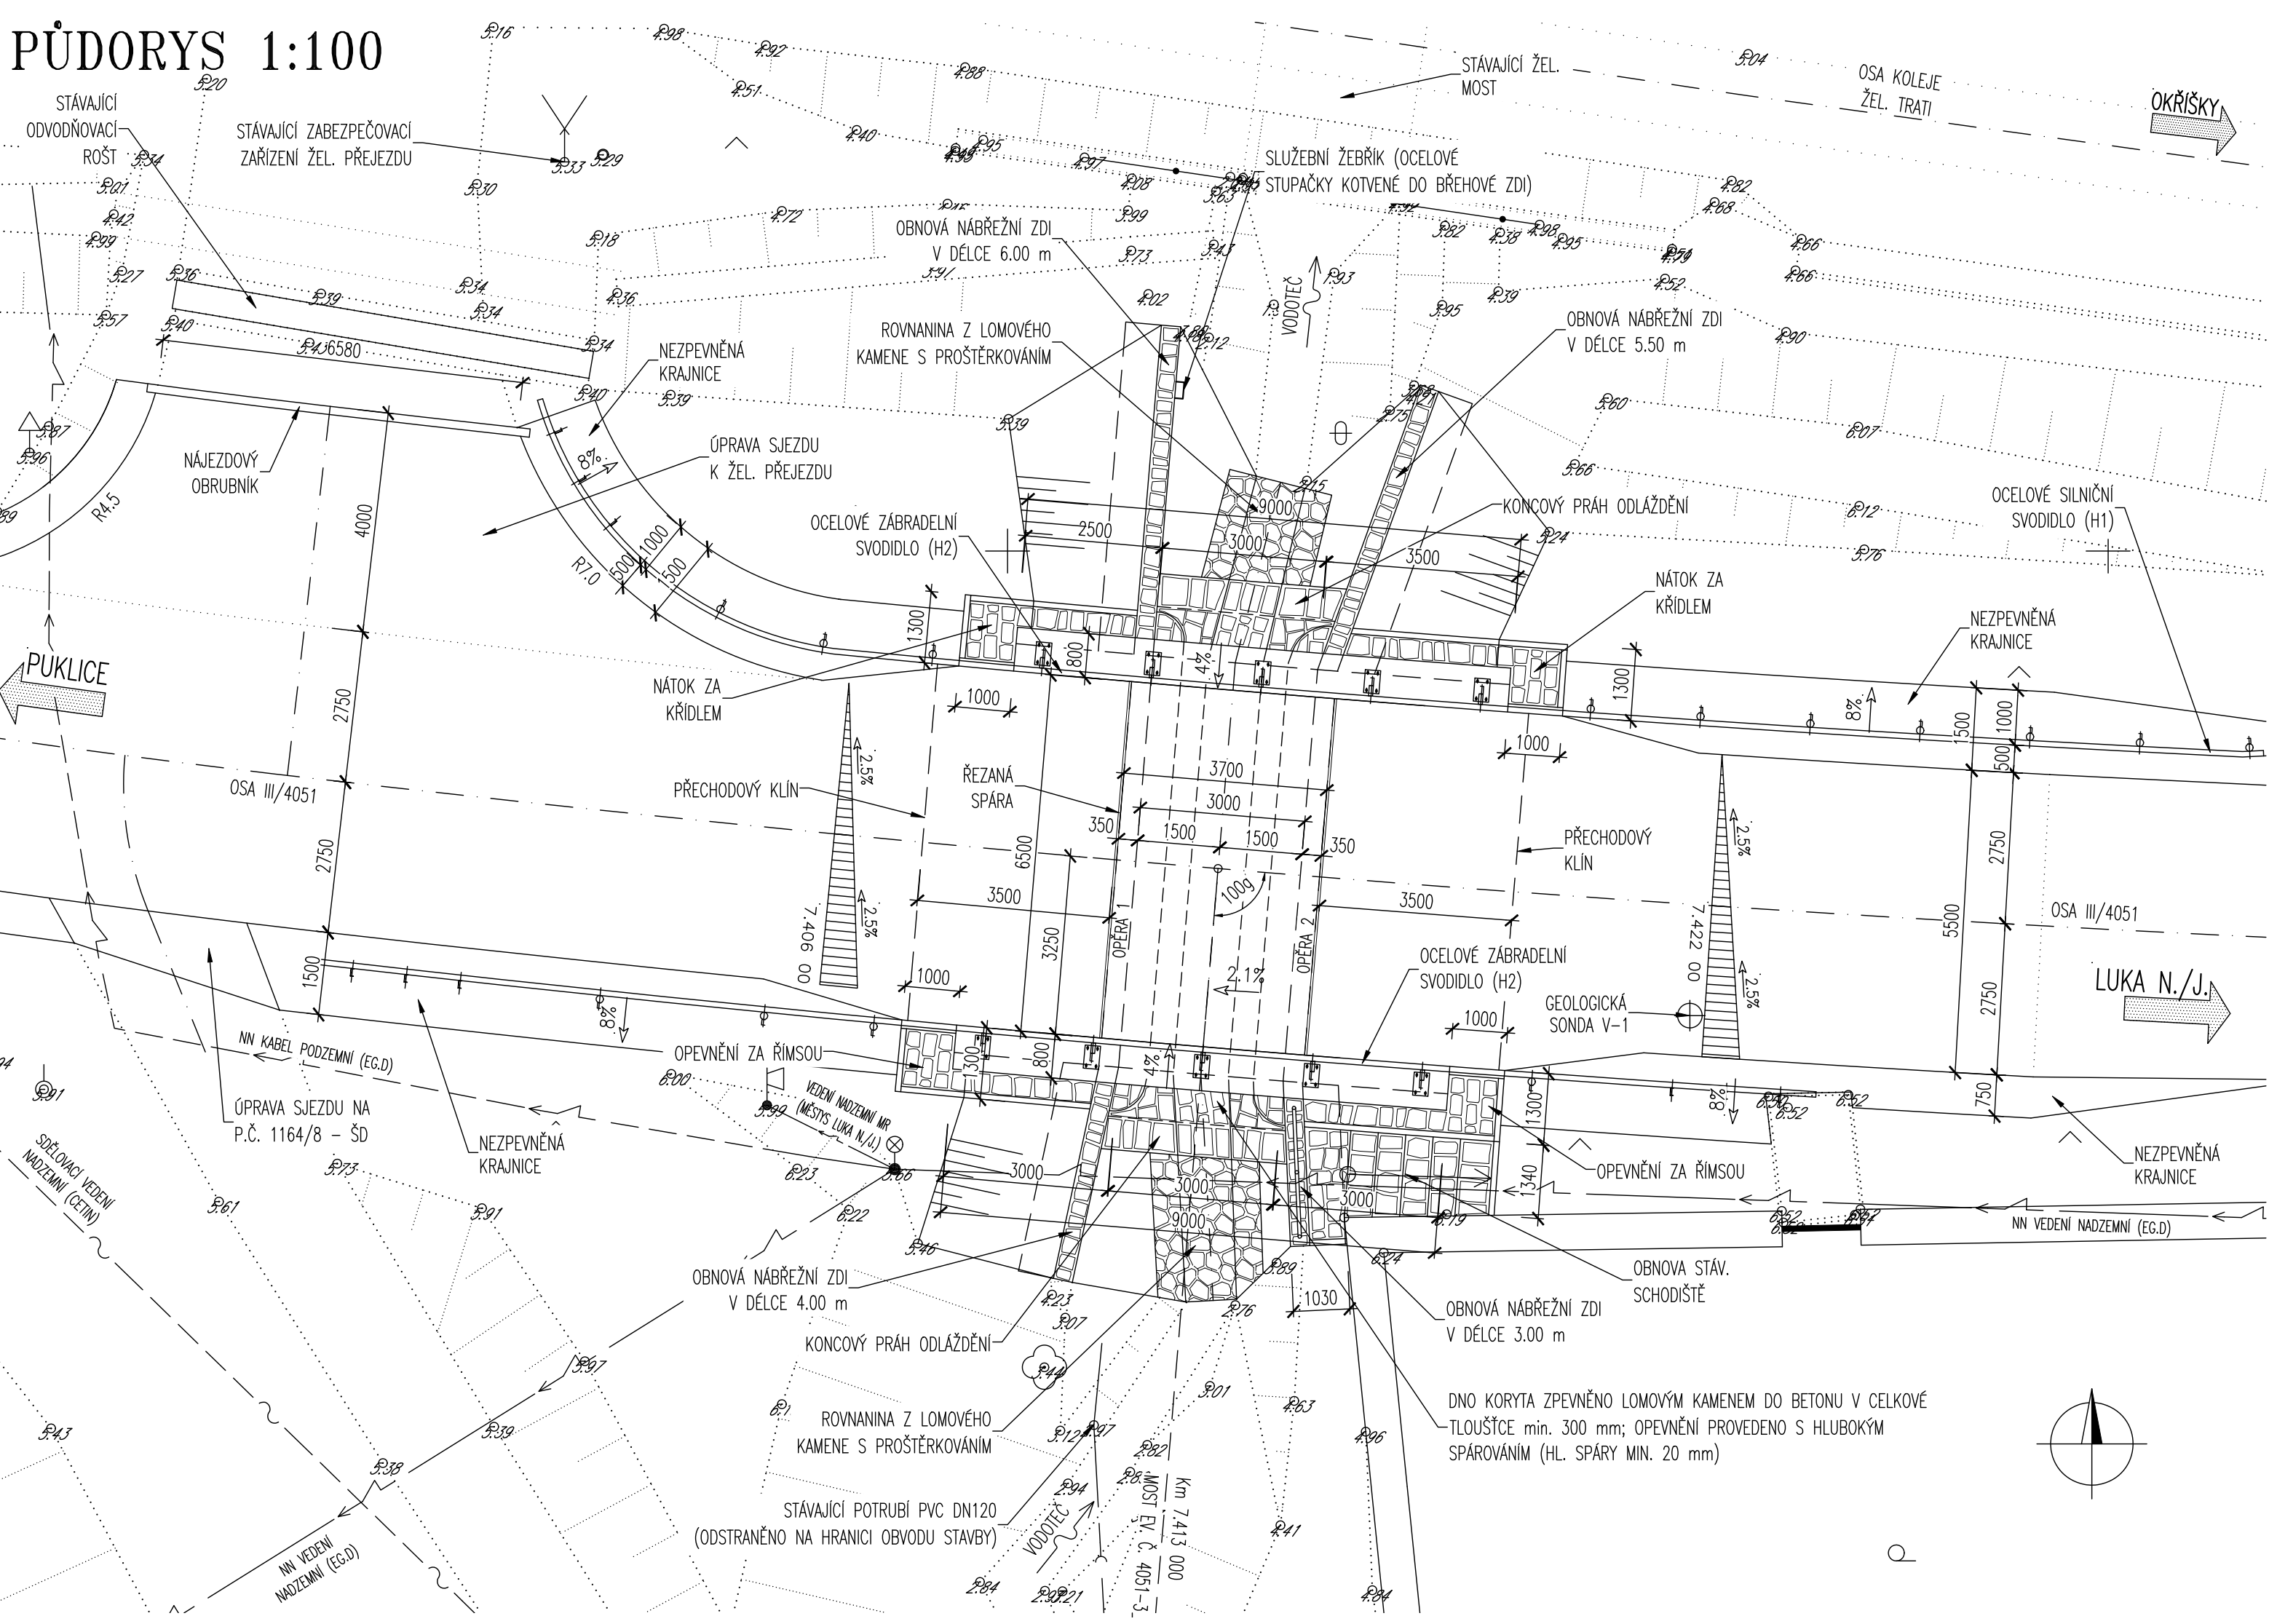

LEGENDA ČAR


..... STÁVAJÍCÍ STAV

LEGENDA SÍTÍ

- SDĚLOVACÍ METALICKÝ NEZAMĚŘENÝ PODZEMNÍ (CETIN A.S.)
- SDĚLOVACÍ METALICKÝ NADZEMNÍ (CETIN A.S.)
- SDĚLOVACÍ PODZEMNÍ (ČD TELEMATIKA)
- NN NADZEMNÍ (EG.D A.S.)
- NN PODZEMNÍ (EG.D A.S.)
- NADZEMNÍ VEDENÍ (MÍSTNÍ ROZHLAS, MĚSTYS LUKA NAD JIHLAVOU)
- POTRUBÍ PVC DN120 (neznámý správce)

S0201
Most

VÝŠKOVÝ SYSTÉM: Bpv
SOUŘADNICOVÝ SYSTÉM: S-JTSK

VEDOUCÍ PROJEKTANT	ZODPOV.PROJEKTANT	VYPRACOVAL	KONTROLOVAL	Výše: 23 624 00, BRNO  Ing. JAN PRACNÝ tel-fax 541260768
ING.JAN PRACNÝ	ING.JAN PRACNÝ	ING.LADISLAV ŠTĚPÁNEK	ING.LIBOR PUKLICKÝ, Ph.D.	
OBJEDNATEL: KRAJSKÁ SPRÁVA A ÚDRŽBA SILNIC VYSOČINY KRAJ: KRAJ VYSOČINA				DATUM 11/2022
III/4051 Luka nad Jihlavou most ev. č. 4051-3				FORMÁT 3A4
				ÚČEL PDPS
Luka\ S0201.2_Pud.dwg				MĚŘÍTKO 1:100
				ČÍSLO PARÉ ČÍSLO VÝKRESU 201.2
PŮDORYS				

