




PŮDORYS 4NP STÁVAJÍCÍ STAV 1:25

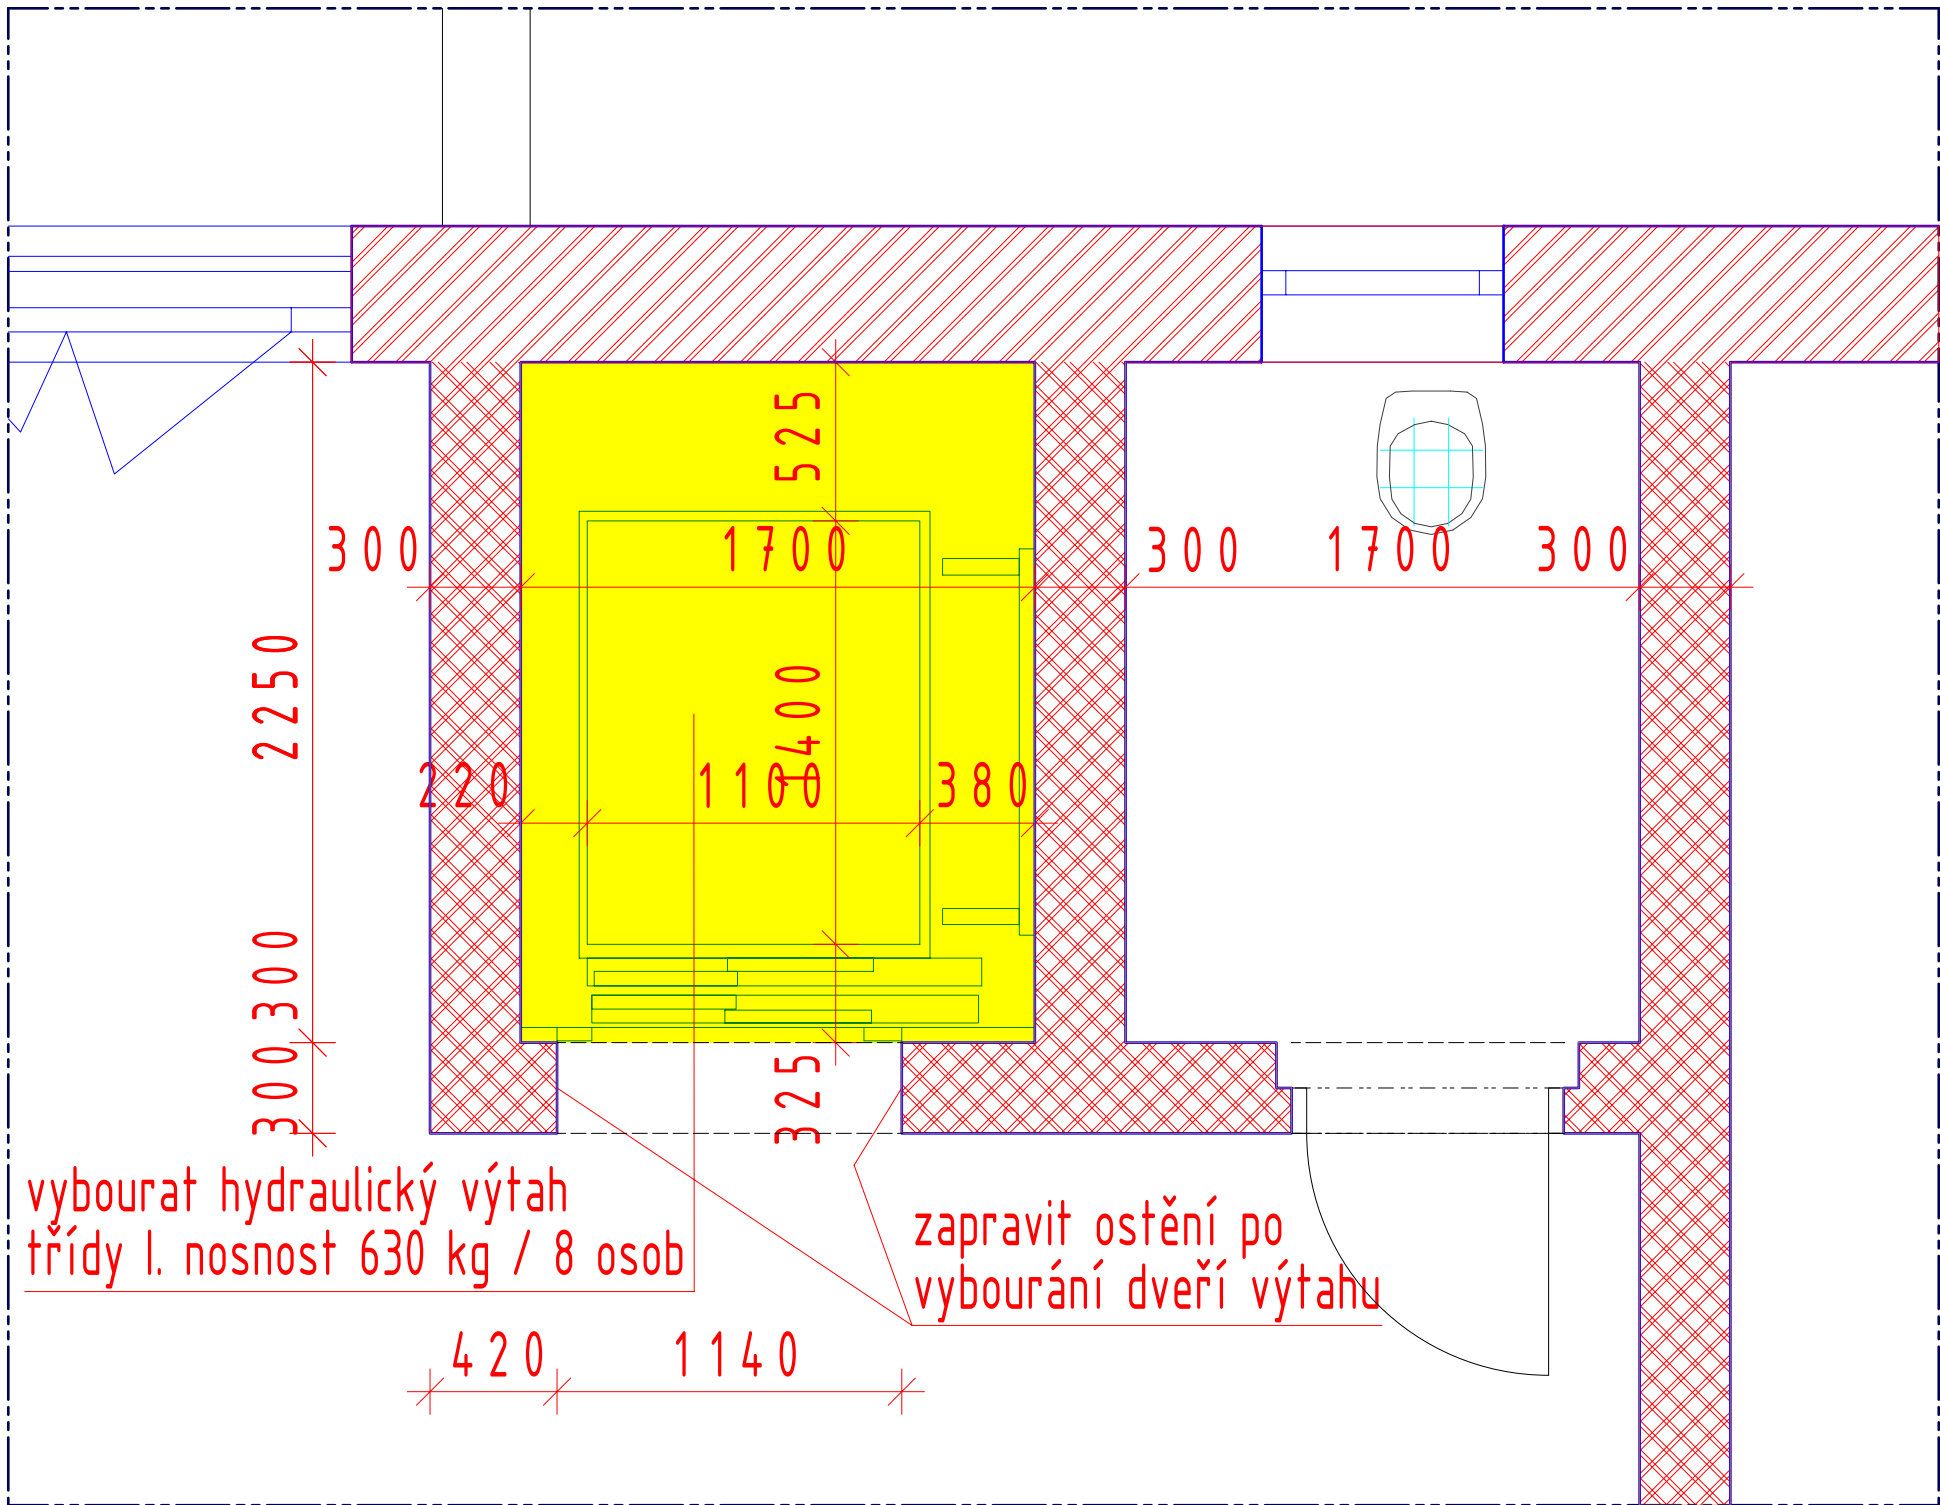

PŮDORYS 4NP NOVÝ STAV 1:25

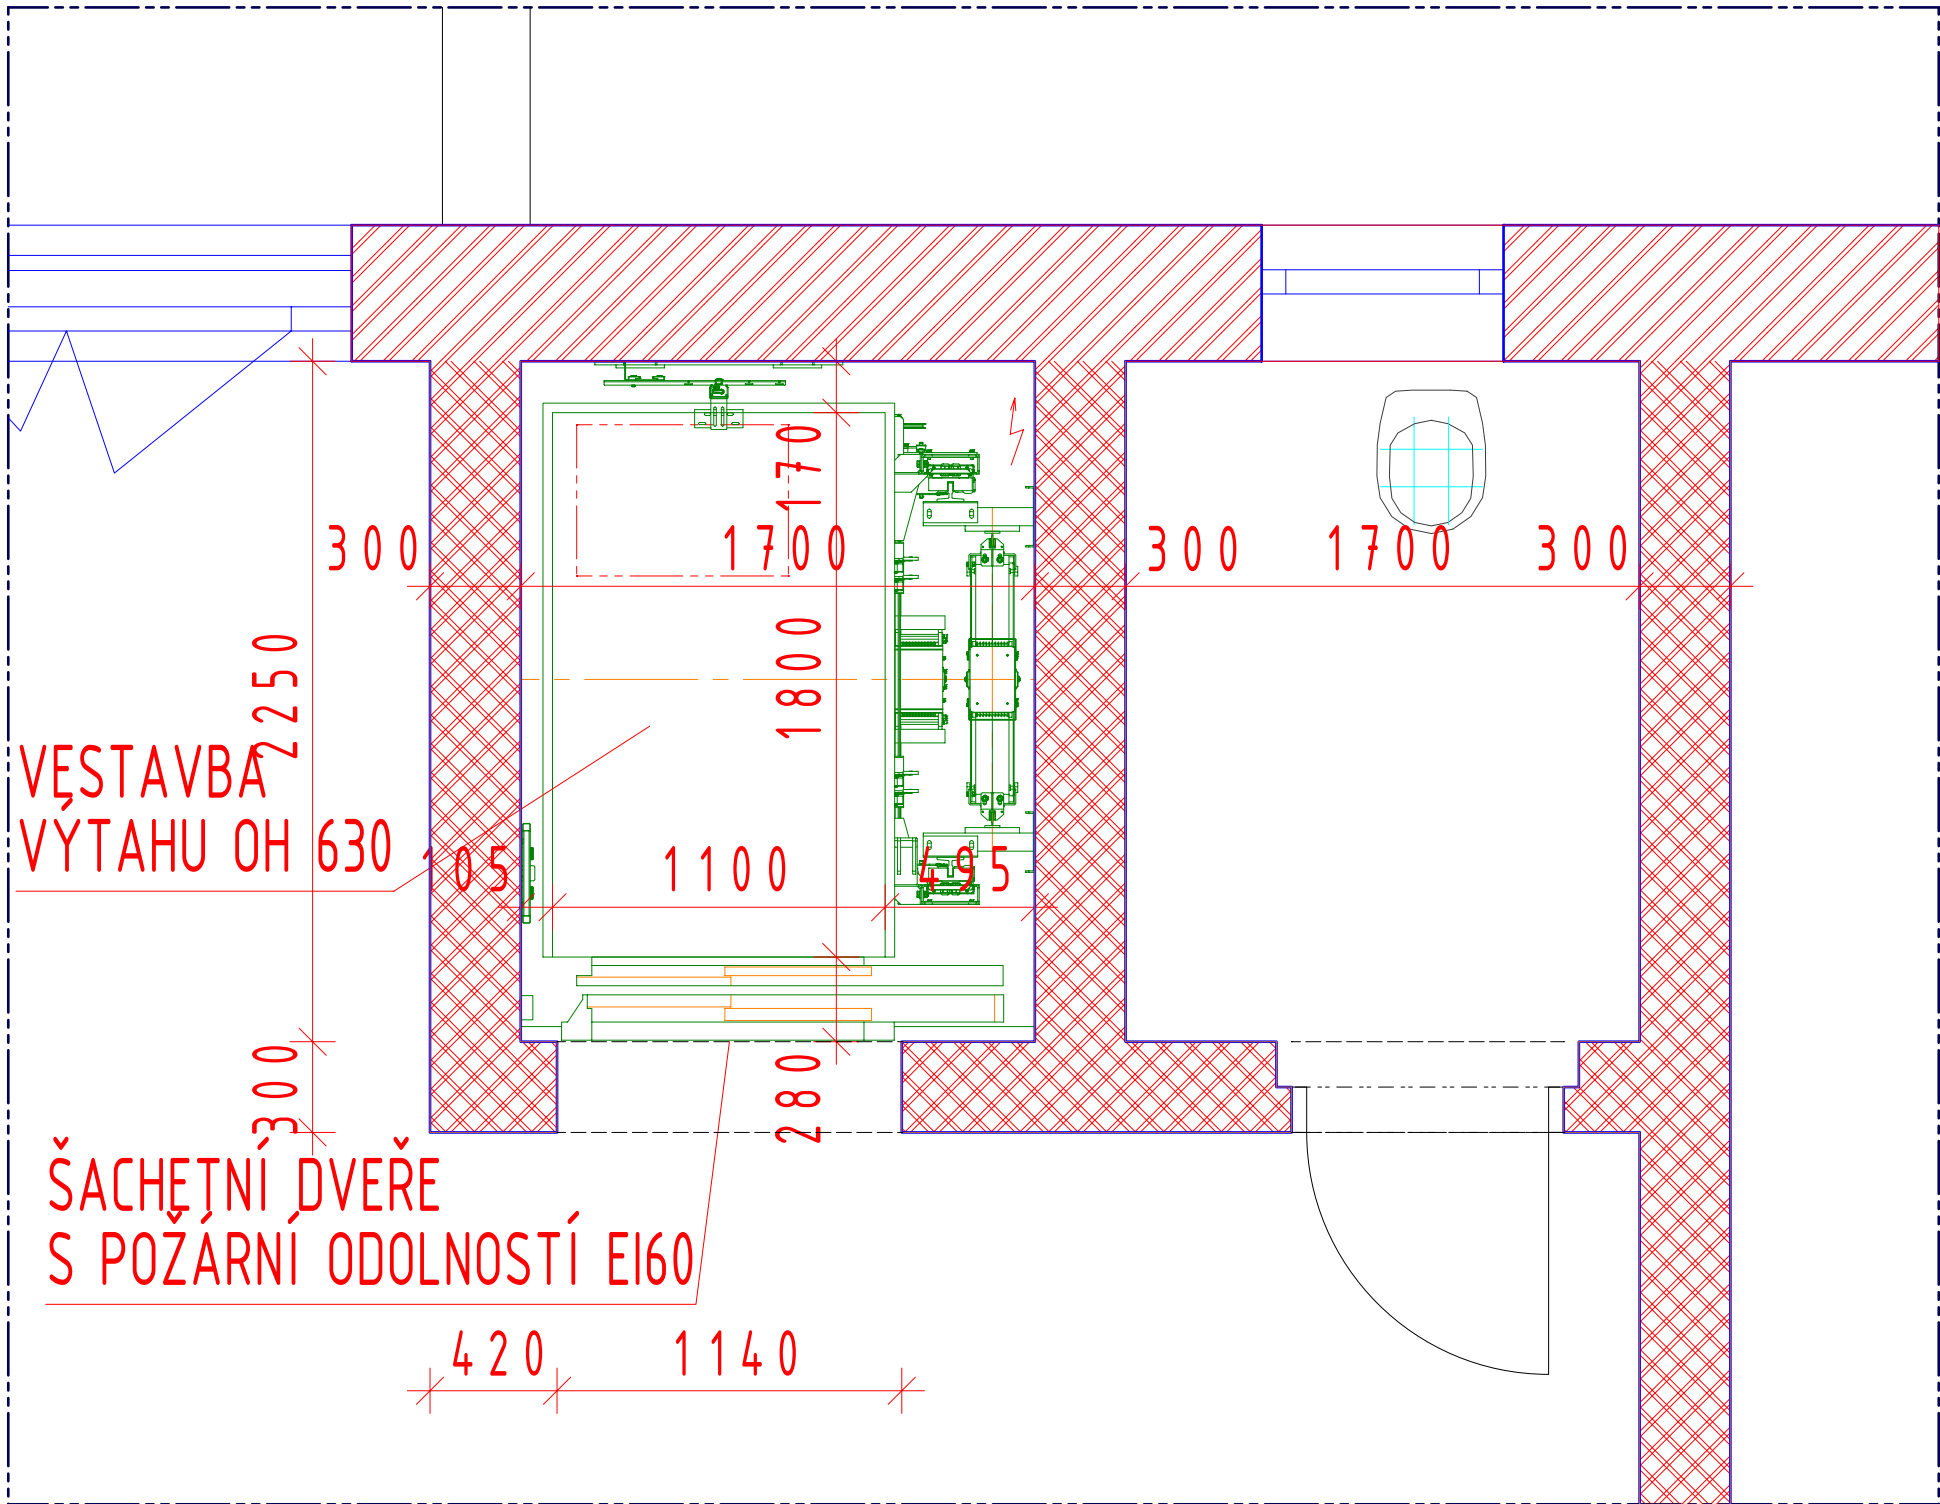

PŮDORYS 4NP STÁVAJÍCÍ STAV

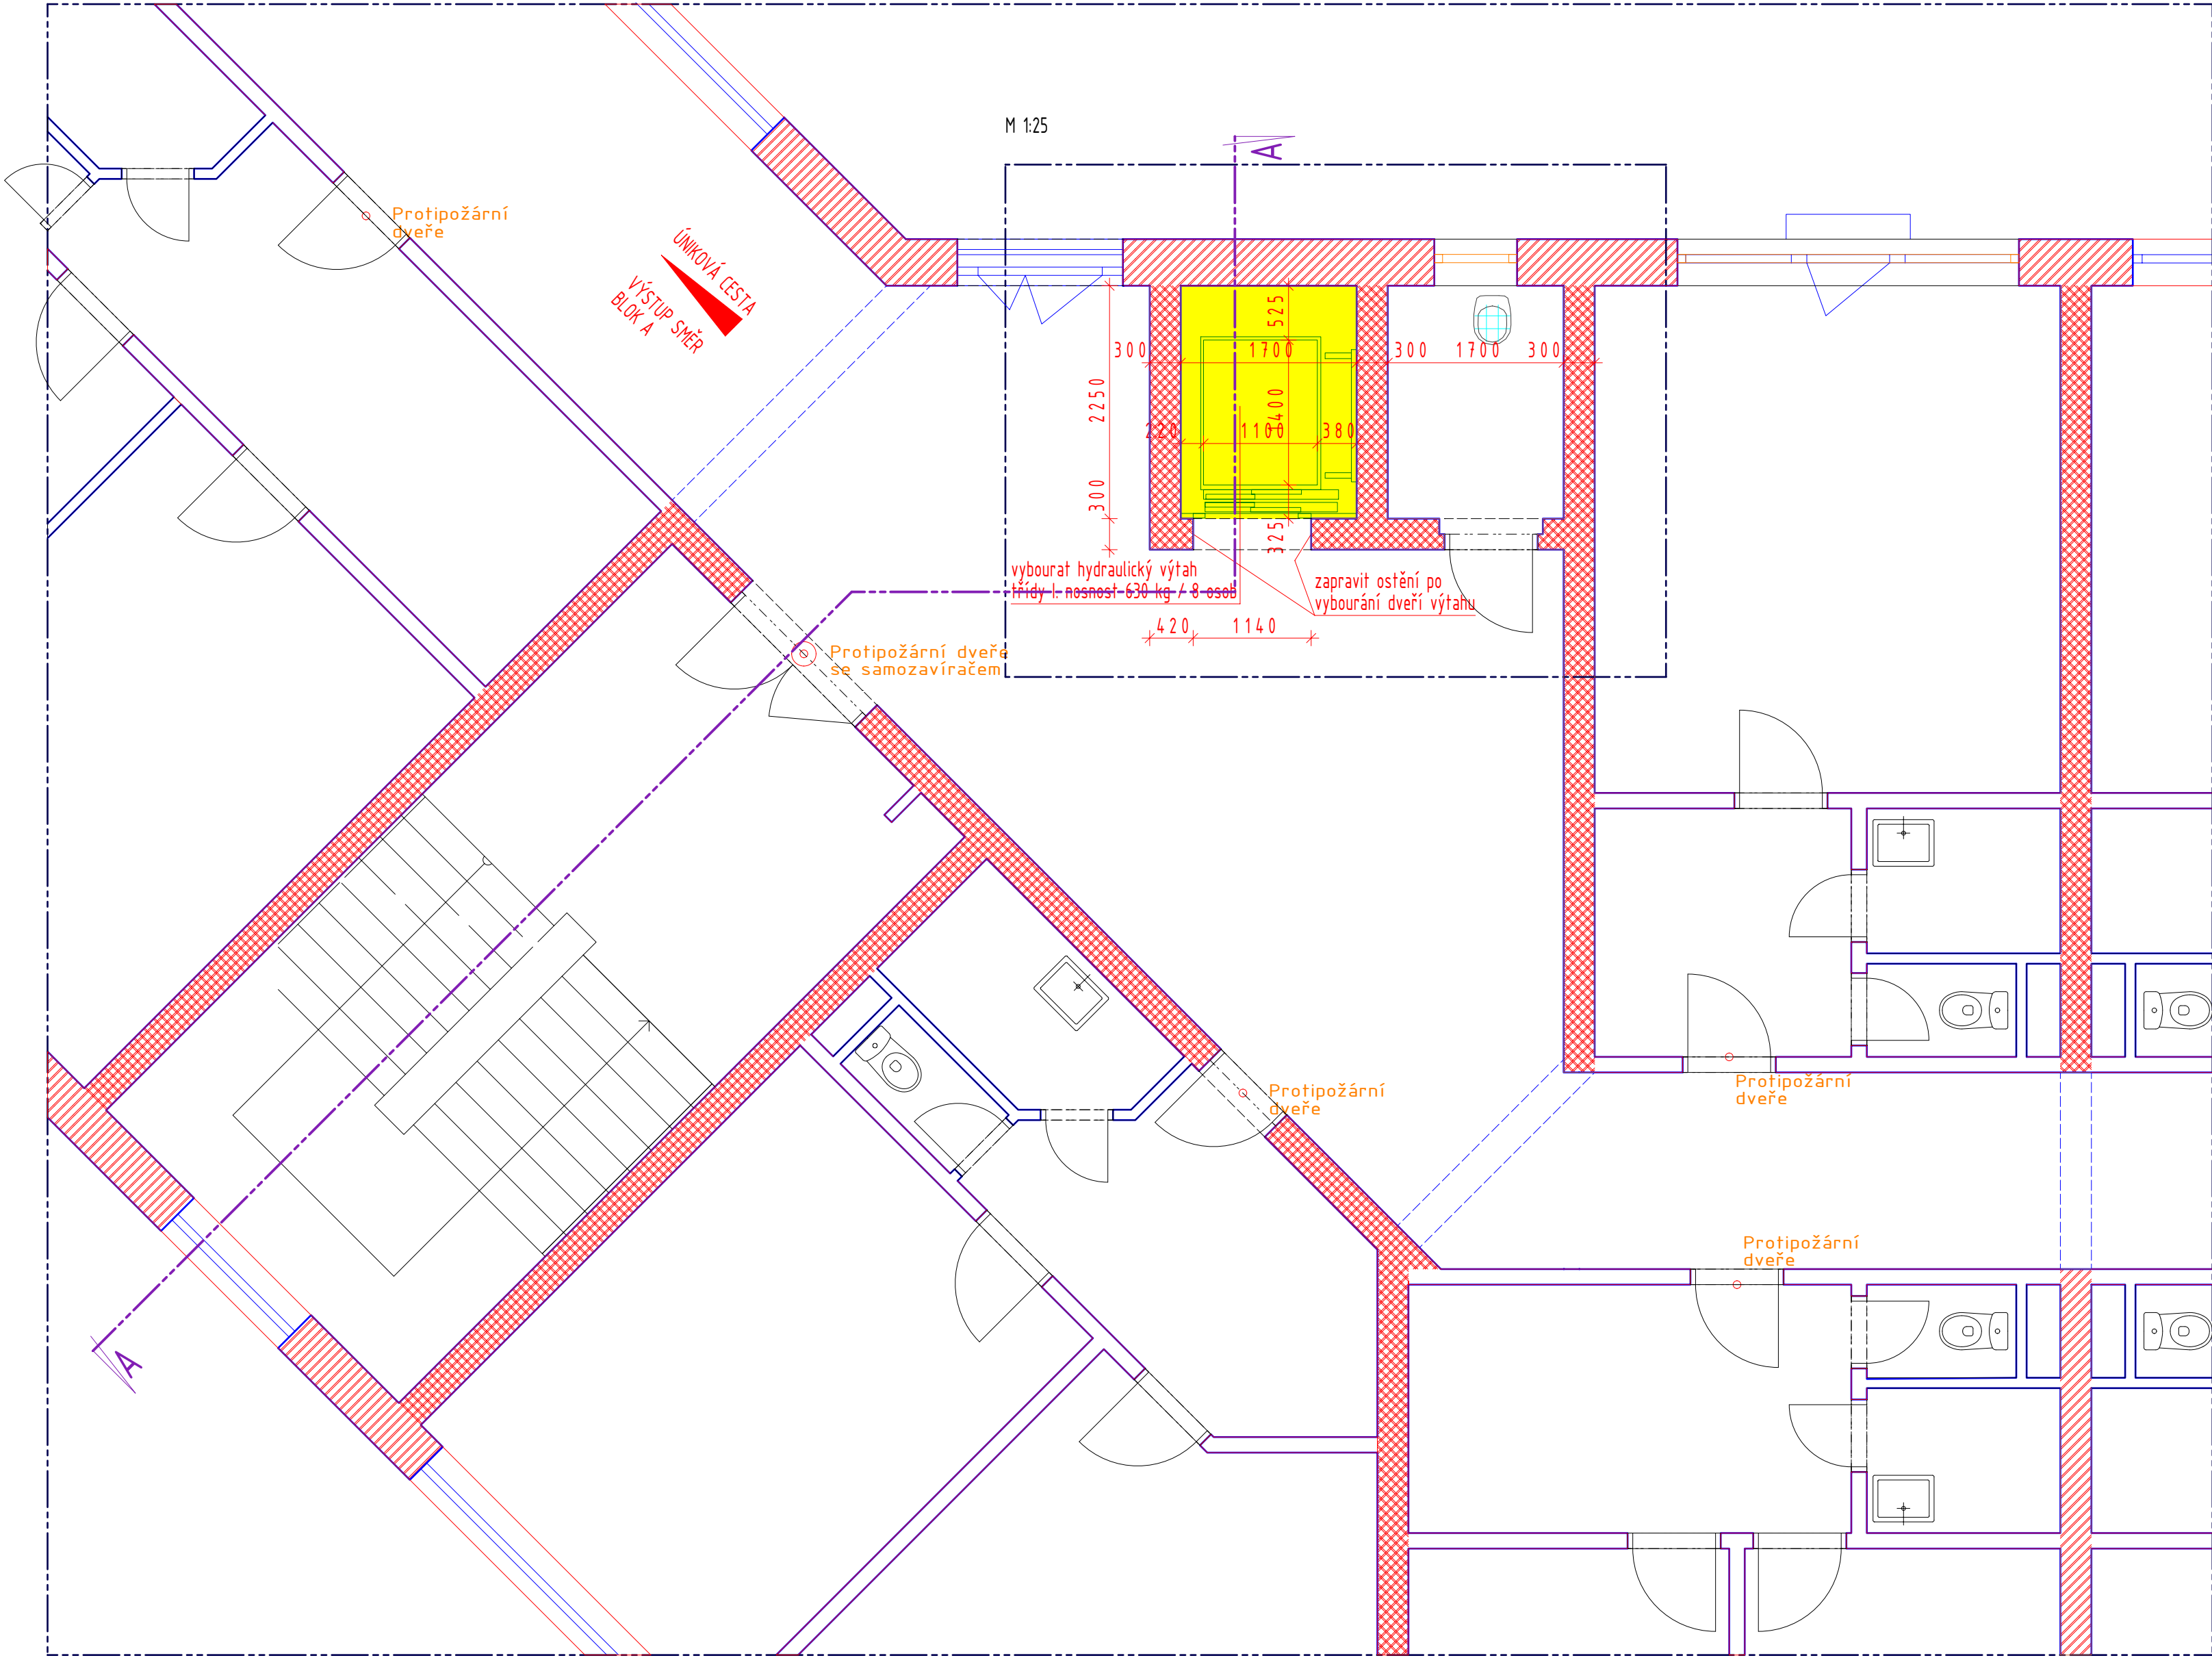

LEGENDA

- BOURANÉ KONSTRUKCE
- NOVÉ KONSTRUKCE
- OBVODOVÉ ZDIVO Z TVÁRNIC POROTHERM 44 P+D P15 NA M10
- VNITŘNÍ NOSNÉ ZDIVO Z TVÁRNIC POROTHERM AKU 30 P20 NA M10
- VNITŘNÍ PŘÍČKOVÉ ZDIVO Z TVÁRNIC POROTHERM 11,5 P+D P8 NA M2,5
- VNITŘNÍ PŘÍČKOVÉ ZDIVO Z TVÁRNIC POROTHERM 6,5 P+D P15 NA M2,5
- MONOLITICKÉ KONSTRUKCE


INDEX

INDEX	DATUM	PROF	POPIS ZMĚNY

OBJEDNATEL / client



VÝTAHY VANĚRKA s.r.o.  
Mostecká 4, 419 01 Duchcov, CZ  
IČO: 254 79 296  
tel: +420 417 836 779  
e-mail: info@vytahy-vanerka.cz

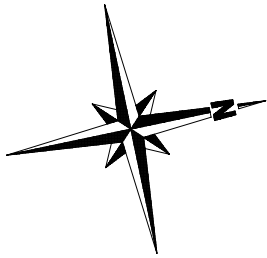

OBJEDNATEL / client		PROJEKTANT / designer		AUTORIZAČNÍ RAZÍTKO / authorization	
<div><div>OA, VOŠZ a SZŠ, SOŠS Jihlava Karoliny Světlé 4428/2, 58601 Jihlava</div></div>		<div><div>Ing. Bronislav Chaloupecký autORIZOVANÝ INŽENÝR PRO POZNANÍ STAVBY Brdoce a 8, 675 29 Kněžice, CZ IČO: 461 69 954 tel: +420 773 540072 e-mail: chaloupecky@chaloupecky.cz</div></div>		<div></div>	
1NP = ± 0,000 = 496,55					
VÝKRES / developed by KRESLEJ / drawn by KONTROLOVAL / controlled by		Ing. Bronislav Chaloupecký Ing. Bronislav Chaloupecký Ing. Bronislav Chaloupecký		FORMÁT / format DATUM / date	
KATASTRÁLNÍ ÚZEMÍ / region location		KÚ - JIHLAVA [659673]		ZAKAZOVÉ Č. / design contract No.	
MÍSTO STAVBY / building location		Karoliny Světlé 4428/2, 58601 Jihlava		STUPEŇ PD / des. stage	
NÁZEV STAVBY / PROJECT TITLE		VÝMĚNA STÁVAJÍCÍHO EVAKUAČNÍHO VÝTAHU ZA NOVÝ EVAKUAČNÍ VÝTAH			
OBJEKT / object LAST PD / des. part		D.1. - UBYTOVACÍ BLOK D			
OBSAH VÝKRESU / drawing title		D.1.1.2. - PŮDORYS 4NP PŮVODNÍ STAV A NOVÝ STAV			
Č. v. / 4 n.	D.1.	DSP	D.1.1.2.	4	1:50, 1:25
OBJEKT / object	STUPEŇ PD / des. stage	ČLEVNÍ DOKUMENTACE / structure of documentation	ČÍSLO VÝKRESU / drawing number	REVIZE / revision	KOPIE / copy No.