



VZT – koupelna

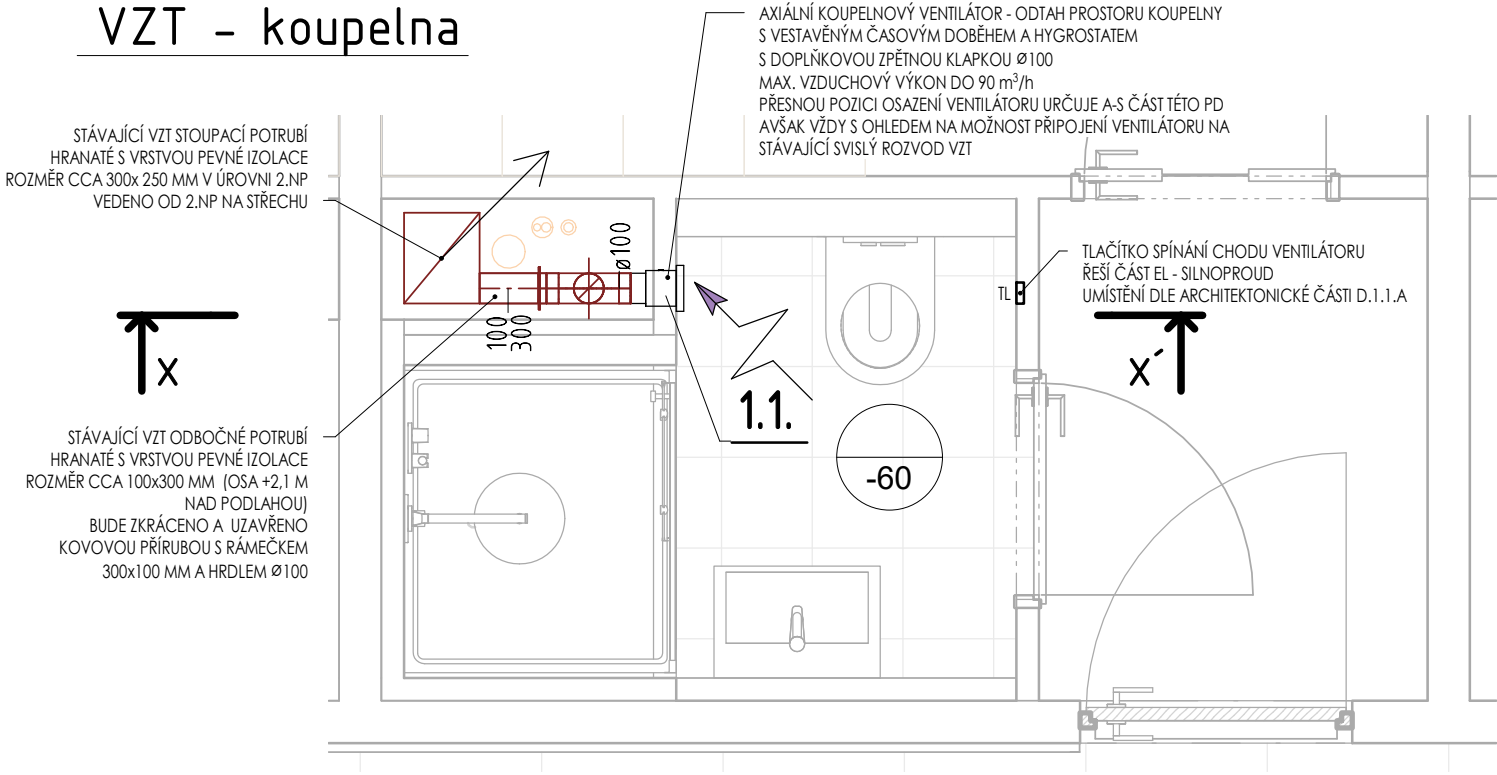

X

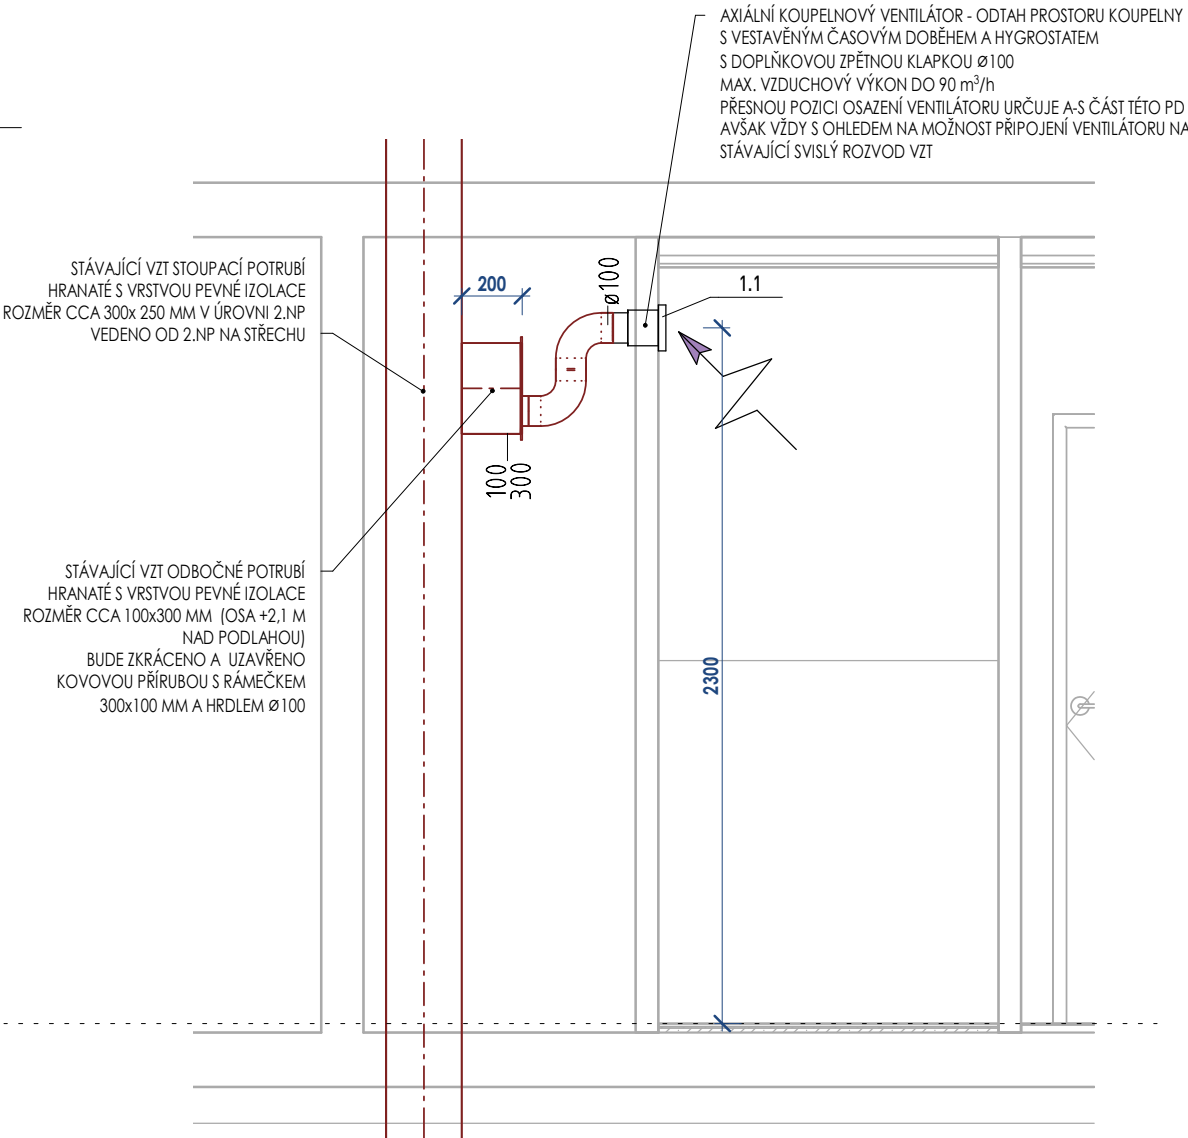

VÝPIS VZT ZAŘÍZENÍ

Označení	Popis	Podlaží	Počet	Max. příkon	Množství vzduchu - odvod	Množství vzduchu - přívod
1.1	Malý axiální ventilátor s vestavěnými čidlem vlhkosti a časovým doběhem, nástěnný, průměr potrubí 100mm,Vents 100 LDTHL	3NP	1	14 W	60,0 m³/h	0,0 m³/h

VÝKAZ VZT KULATÉHO POTRUBÍ

Popis	Délka (m)
Kulaté potrubí hladké Ø100	0,2

VÝKAZ TVAROVEK VZT POTRUBÍ

Popis tvarovky	Počet (ks)
lisovaný oblouk,100ø-100ø-90,00°	2
přechod na kruhové - délka,100x300-100ø-1 mm	1

POZNÁMKA

- UVEDENÝ VÝKAZ VÝMĚR JE PLATNÝ PRO JEDNU KOUPELNU UBYTOVACÍ JEDNOTKY / KANCELÁŘE
- SPECIFIKACE ZAŘÍZENÍ VZDUCHOTECHNIKY JE UVEDENO V TECHNICKÉ ZPRÁVĚ
- NAPOJENÍ ROZVODŮ NA STÁVAJÍCÍ VNITŘNÍ ROZVODY VZDUCHOTECHNIKY JE NUTNÉ UPRAVIT VŽDY NA ZÁKLADĚ MÍSTNÍ SKUTEČNÉ SITUACE NA STAVBĚ, ZPŮSOB NAPOJENÍ SE MŮŽE ZMĚNIT OPROTI PROJEKTU! PŘEDPOKLÁDÁ SE NAPOJENÍ POMOCÍ ODBOČEK - KOVOVÝCH PŘÍRUB S RÁMEČKEM VELIKOSTI CCA 300x100 MM S HRDLEM DIMENZE Ø100 DLE NAVRHOVANÉ VELIKOSTI POTRUBÍ VZT OD KOUPELNOVÉHO VENTILÁTORU
- V PŘÍPADĚ POTŘEBY BUDOU REALIZOVÁNY NOVÉ ODBOČENÍ VZT POTRUBÍ ZE STÁVAJÍCÍCH STOUPACÍCH VEDENÍ VZT
- PROVEDENÍ BUDE ODPOVÍDAT PLATNÝM ČSN A VYHLÁŠKÁM
- SOUČÁSTÍ DODÁVKY JE PROVEDENÍ NASTAVENÍ DOBĚHU VENTILÁTORU A NASTAVENÍ HYGROSTATU DLE NÁVODU K OBSLUZE

+0,000 = 1.NP STÁVAJÍCÍHO OBJEKTU  
PROJEKTOVÁ DOKUMENTACE PRO PROVEDENÍ STAVBY

Zpracovatel PD:  Ing. Miroslav Korecký - ATELIER MK Třeštice 67, 588 56 Telč IČ: 706 72 156 AO ČKAIT: 0101986 +420 605 518 563 korecky@atelier-mk.cz www.atelier-mk.cz		Investor/stavebník: KRAJ VYSOČINA Žižkova 1882/57 IČ: 70890749 586 01 Jihlava	
Zodpovědný projektant: Ing. Miroslav Korecký - ČKAIT 0101986	Vypracoval: Ing. Miroslav Korecký	Stupeň: DPS	
Akce: SOŠ, SOU a ZŠ Třešť – Rekonstrukce 3.NP a 4.NP DM Třešť		Číslo zakázky: 07-2023	
Místo stavby: SOŠ, SOU a ZŠ Třešť, K Valše 1251/38 Třešť, budova Domova mládeže, p.č. 1536/6		Datum: 05/2023	
Část PD: D.1.4.b TZB - VZDUCHOTECHNIKA		Formát: A3	Číslo paré:
Výkres: VZDUCHOTECHNIKA – KOUPELNA		Měřítko: 1 : 25	
		Číslo: D.1.4.b-01	