

PŮDORYS 1.NP



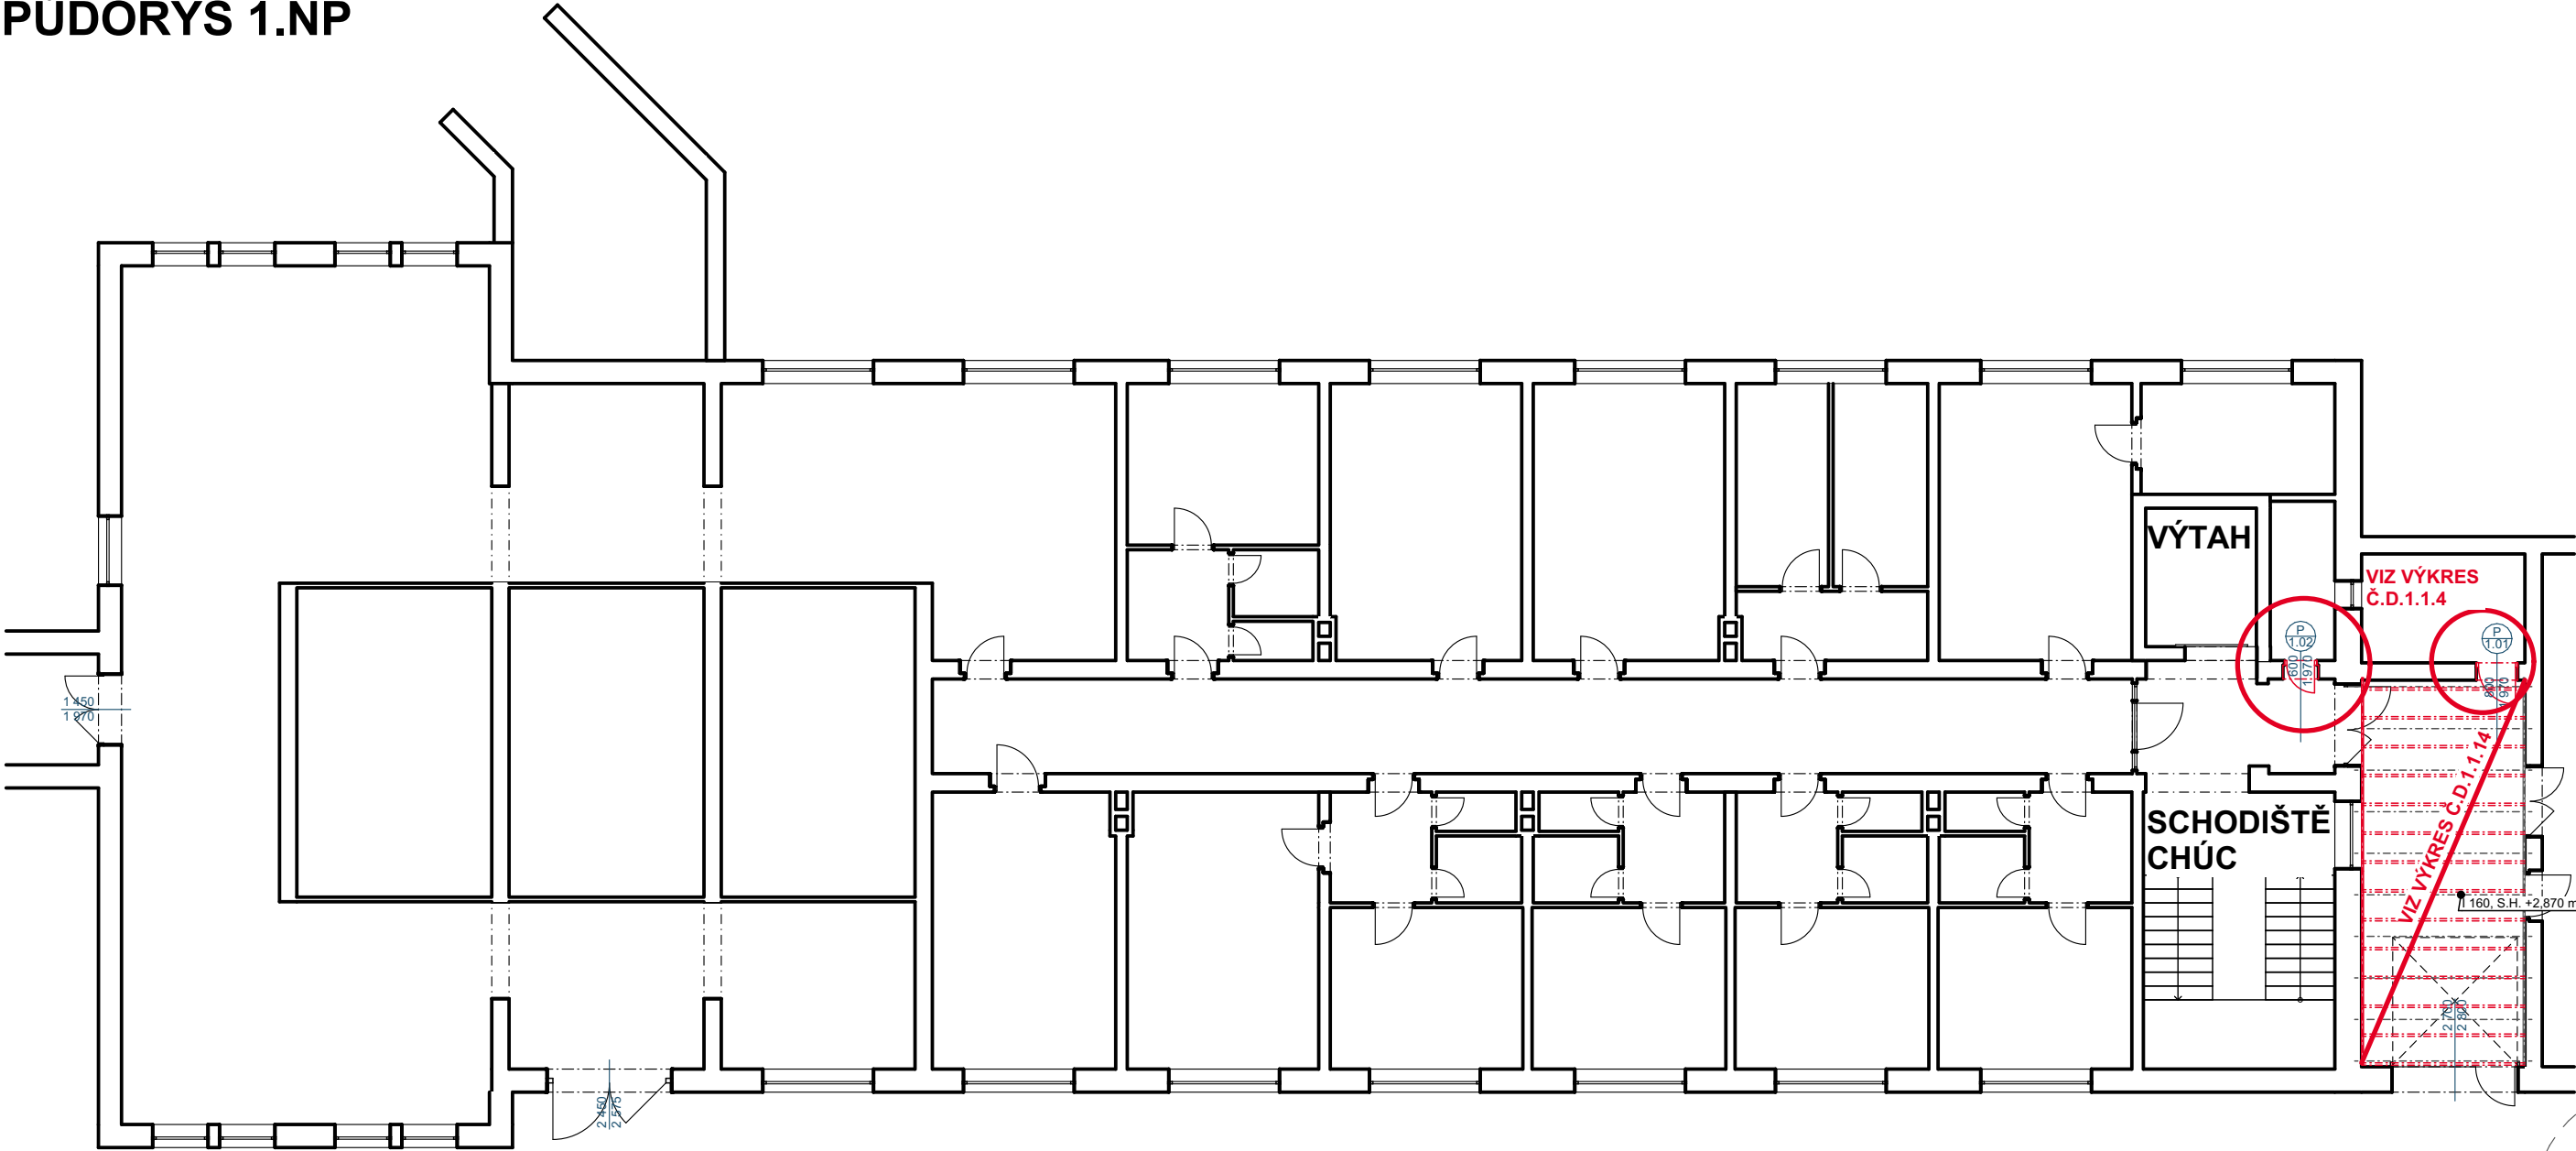


SCHÉMA M 1:1000

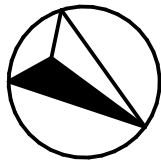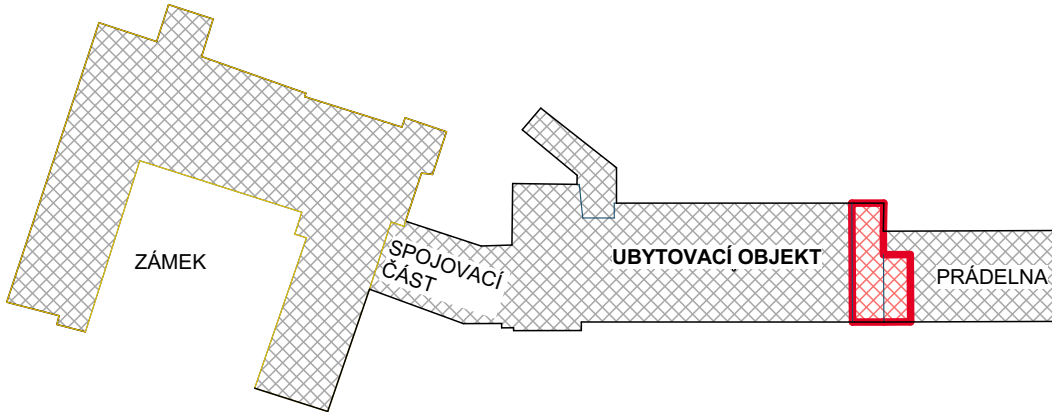

PROJEKTOVÁ DOKUMENTACE PRO PROVÁDĚNÍ STAVBY

VYPRACOVAL, KRESLIL: ING. LUKÁŠ HRUBÝ	ZODP. PROJEKTANT: ING. PETR SEVERA	ING. LUKÁŠ HRUBÝ IČ.: 74090216 TEL.: 739 311 943 EMAIL: hruby.luk@seznam.cz	
STAVEBNÍK: KRAJ VYSOČINA ŽIŽKOVA 1882/57 586 01 JIHLAVA		FORMÁT:	2 A4
NÁZEV PROJEKTU: DOMOV PRO SENIORY MITROV - výměna dveří na chodbách v prostoru DS Mitrov SO 01 Výměna dveří za požární uzávěry D.1.1 ARCHITEKTONICKO STAVEBNÍ ŘEŠENÍ		DATUM:	2024_11
		KRAJ:	VYSOČINA
		KAT. ÚZEMÍ:	MITROV
		Č. PARCELY:	st.1
		Č.KOPIE:	
NÁZEV VÝKRESU: PŮDORYS 1.NP		ARCHIVNÍ Č.:	29_2024
		MĚŘÍTKO: 1:150	Č. VÝKRESU: D.1.1.1

PŮDORYS 2.NP



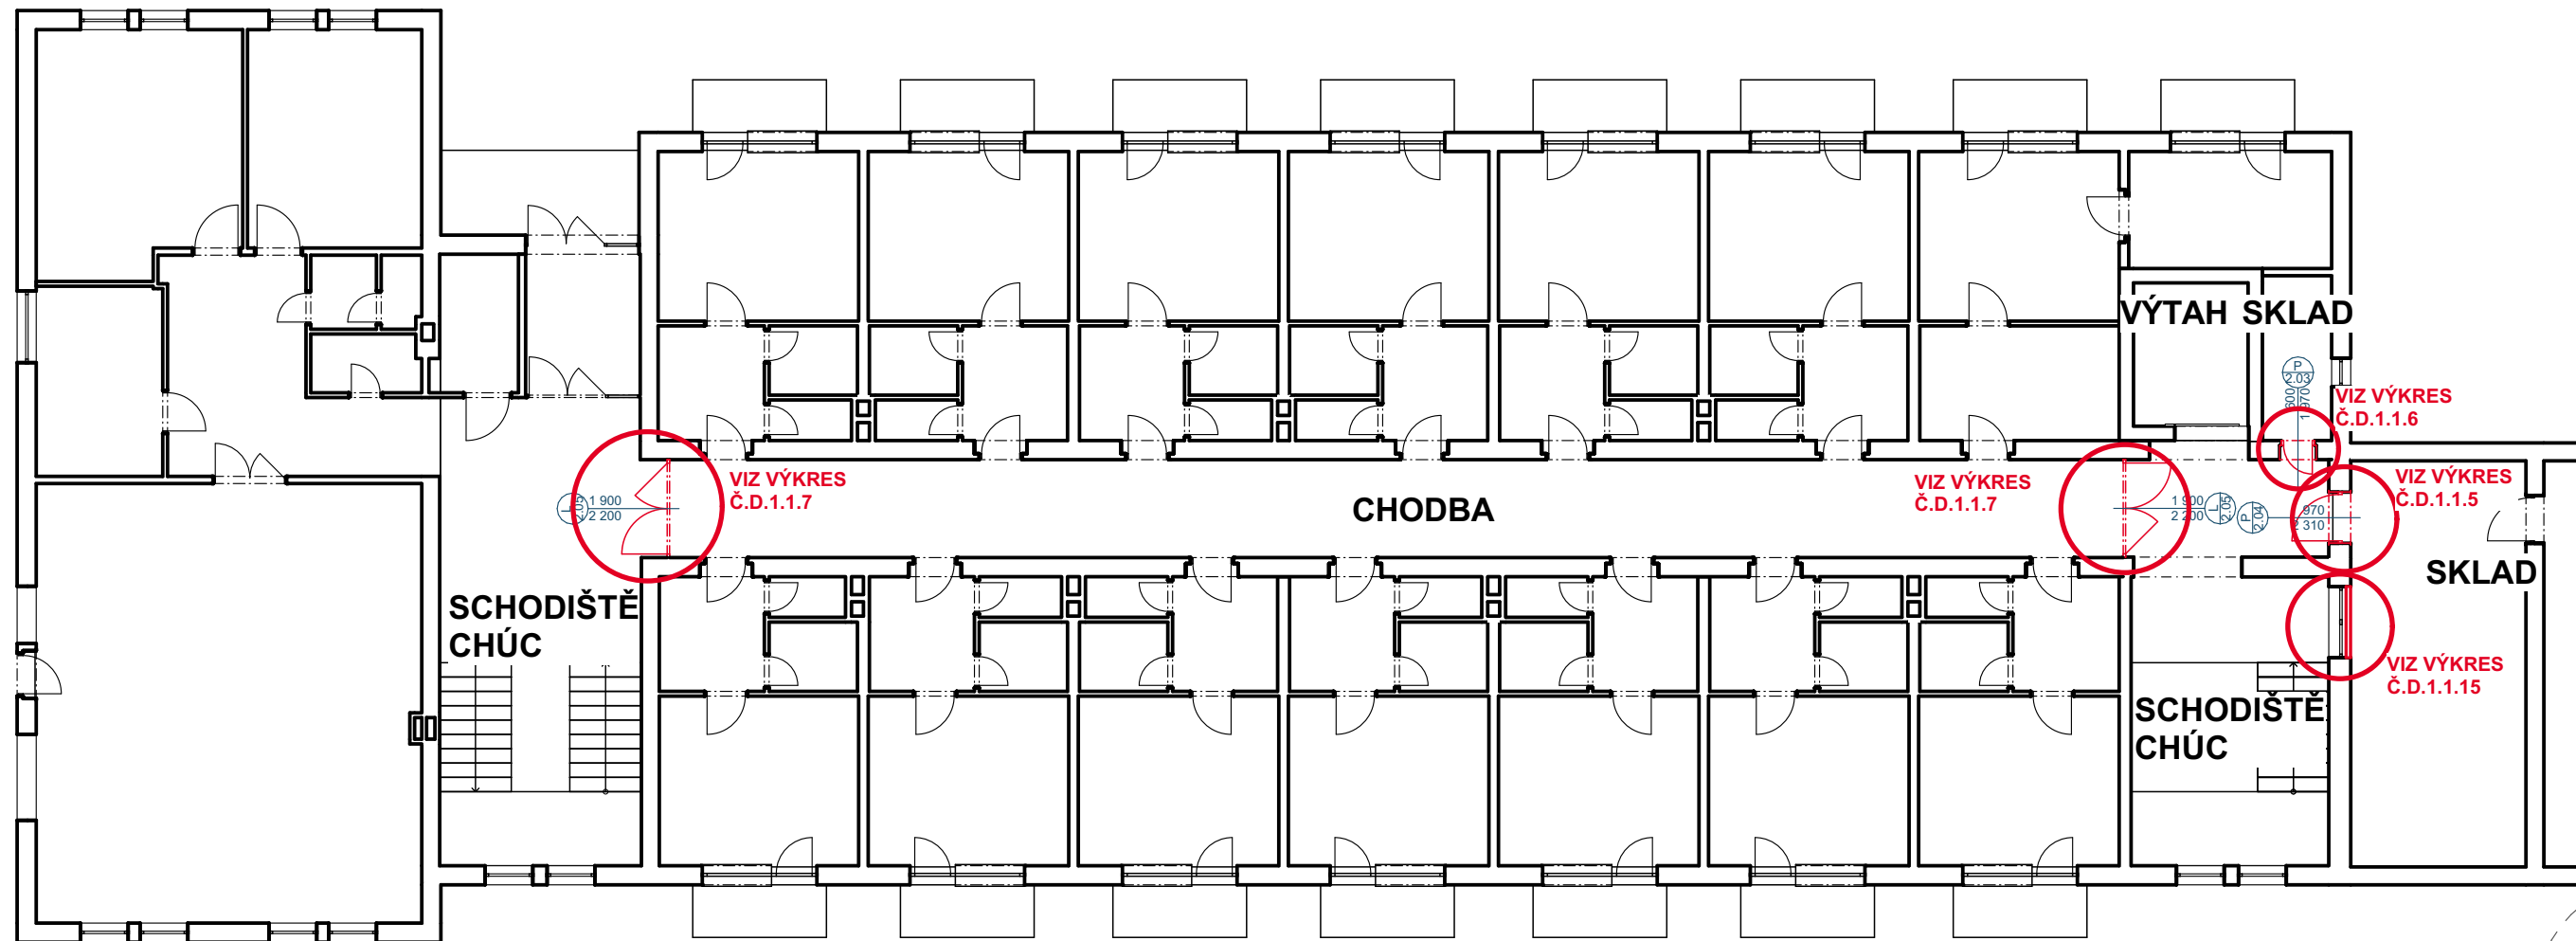


SCHÉMA M 1:1000

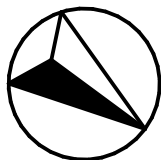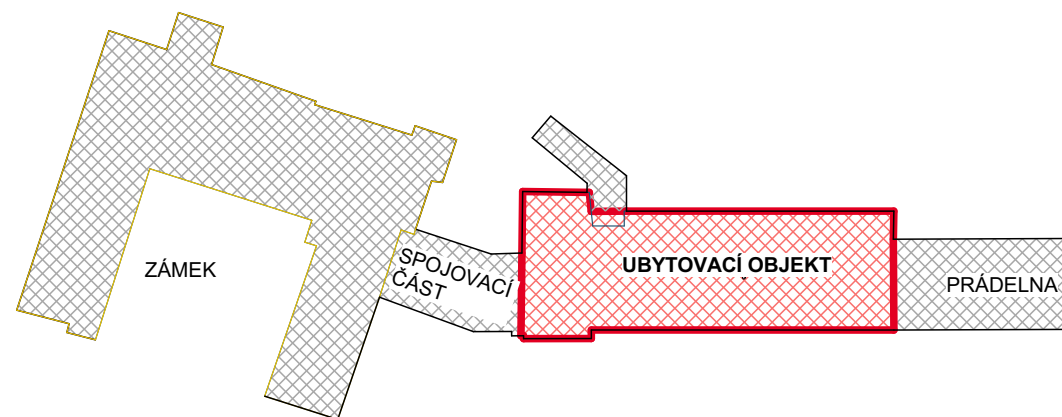

PROJEKTOVÁ DOKUMENTACE PRO PROVÁDĚNÍ STAVBY

VYPRACOVAL, KRESLIL: ING. LUKÁŠ HRUBÝ	ZODP. PROJEKTANT: ING. PETR SEVERA	ING. LUKÁŠ HRUBÝ IČ.: 74090216 TEL.: 739 311 943 EMAIL: hruby.luk@seznam.cz	
STAVEBNÍK: KRAJ VYSOČINA ŽIŽKOVA 1882/57 586 01 JIHLAVA		FORMÁT:	2 A4
NÁZEV PROJEKTU: DOMOV PRO SENIORY MITROV - výměna dveří na chodbách v prostoru DS Mitrov SO 01 Výměna dveří za požární uzávěry D.1.1 ARCHITEKTONICKO STAVEBNÍ ŘEŠENÍ		DATUM:	2024_11
		KRAJ:	VYSOČINA
		KAT. ÚZEMÍ:	MITROV
		Č. PARCELY:	st.1
		Č.KOPIE:	
NÁZEV VÝKRESU: PŮDORYS 2.NP		ARCHIVNÍ Č.:	29_2024
		MĚŘÍTKO: 1:150	Č. VÝKRESU: D.1.1.2

PŮDORYS 3.NP



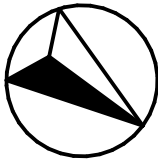


SCHÉMA M 1:1000

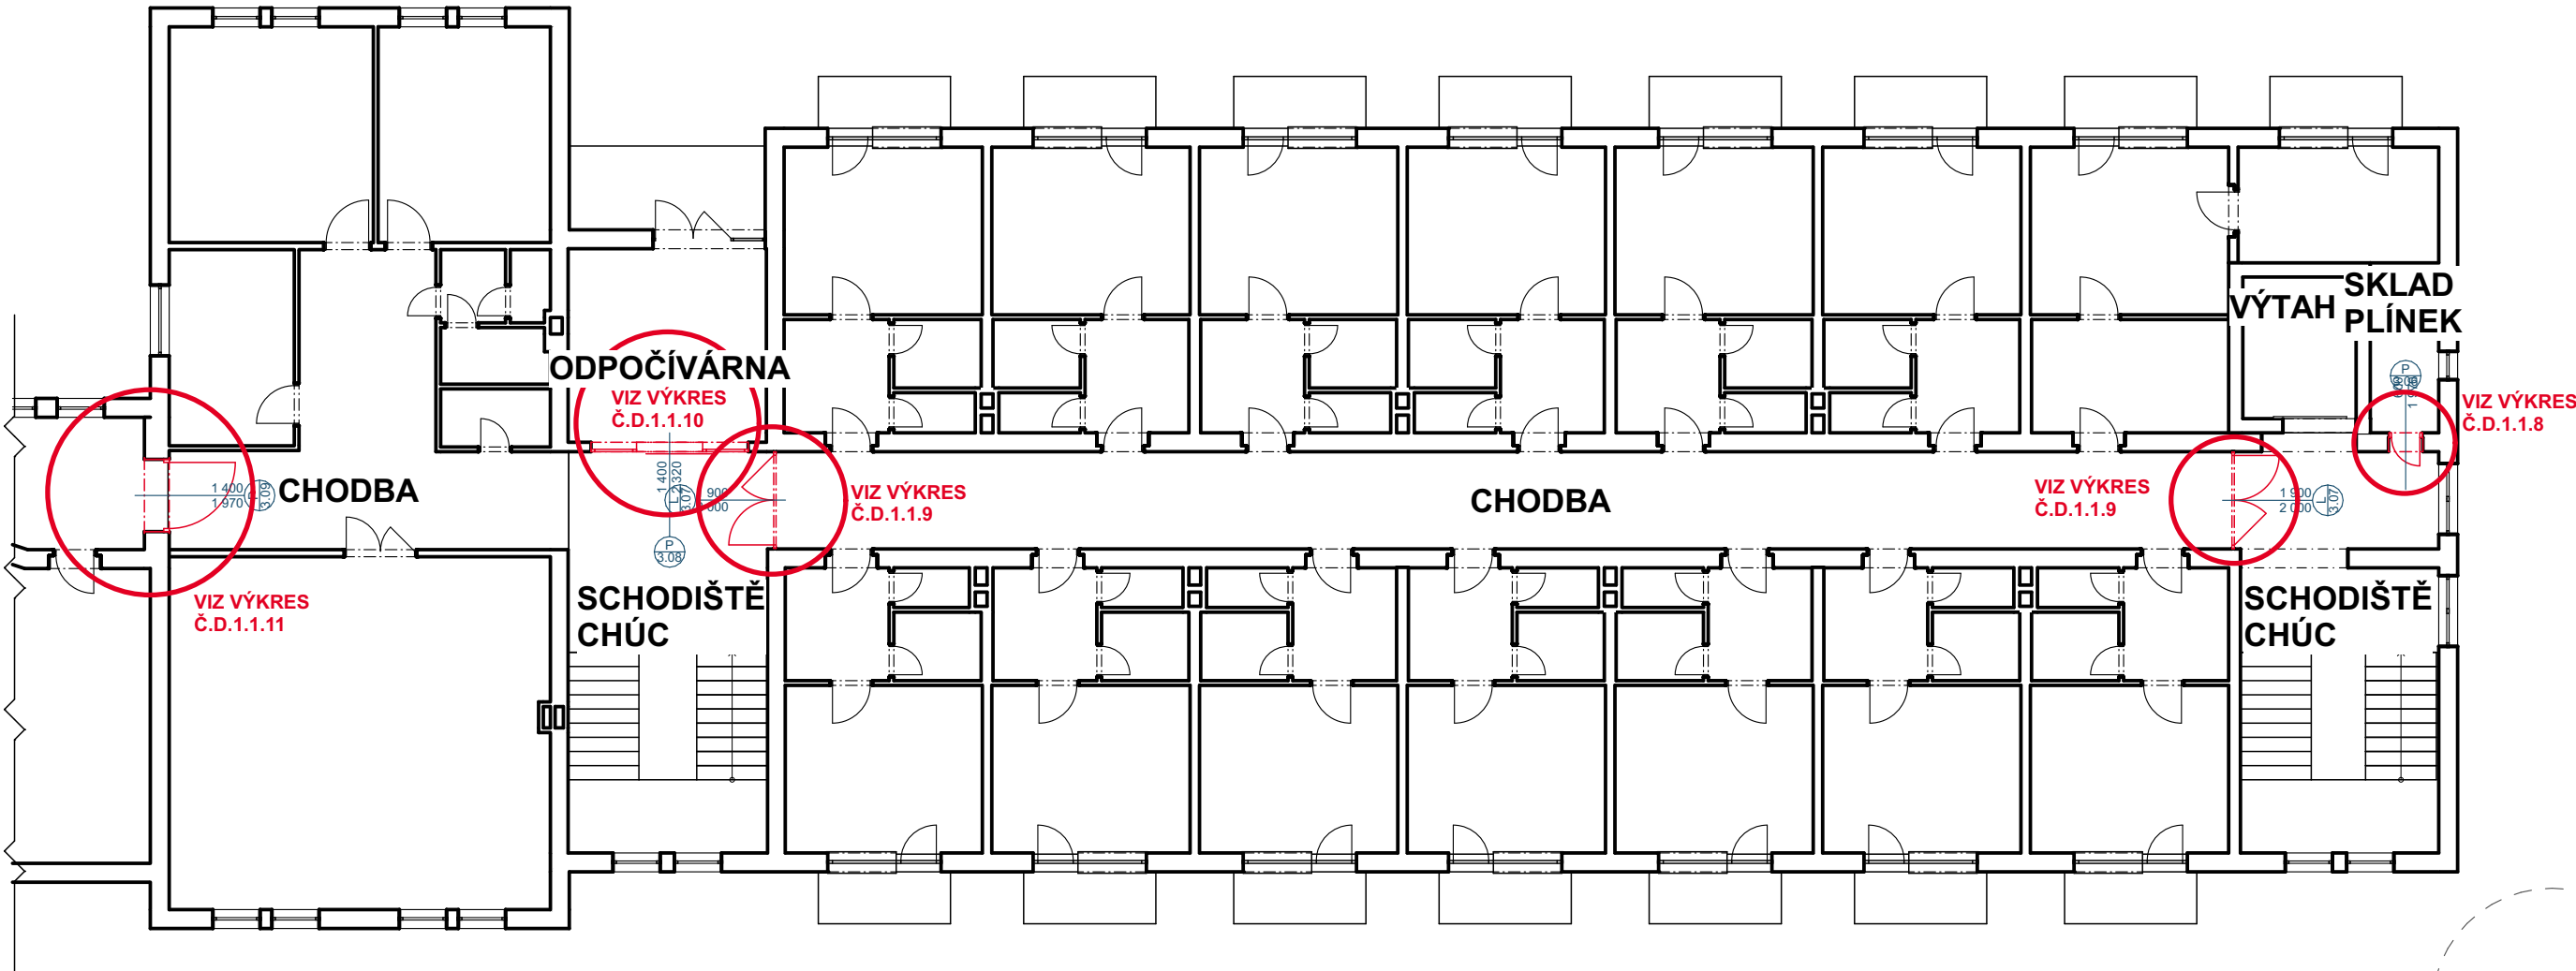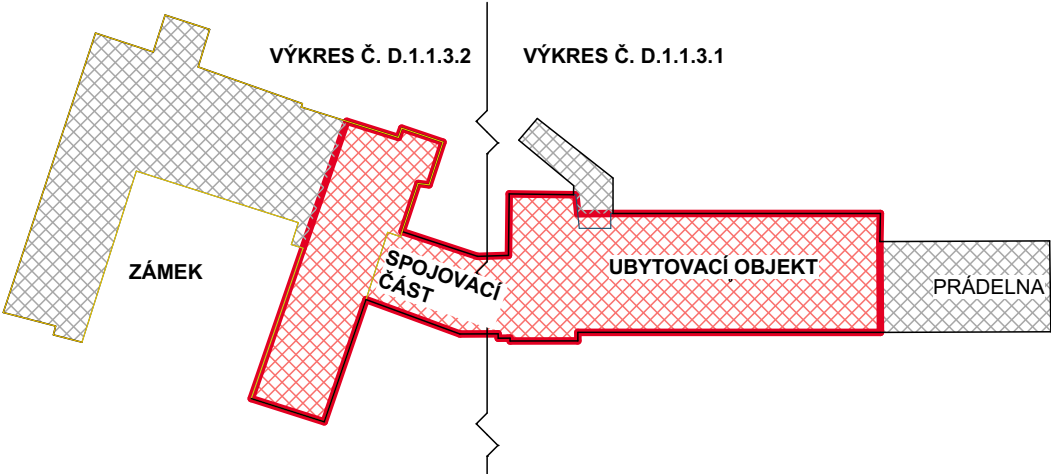

PROJEKTOVÁ DOKUMENTACE PRO PROVÁDĚNÍ STAVBY

VYPRACOVAL, KRESLIL: ING. LUKÁŠ HRUBÝ	ZODP. PROJEKTANT: ING. PETR SEVERA	ING. LUKÁŠ HRUBÝ IČ.: 74090216 TEL.: 739 311 943 EMAIL: hruby.luk@seznam.cz	
STAVEBNÍK: KRAJ VYSOČINA ŽIŽKOVA 1882/57 586 01 JIHLAVA		FORMÁT:	2 A4
NÁZEV PROJEKTU:		DATUM:	2024_11
DOMOV PRO SENIORY MITROV - výměna dveří na chodbách v prostoru DS Mitrov SO 01 Výměna dveří za požární uzávěry D.1.1 ARCHITEKTONICKO STAVEBNÍ ŘEŠENÍ		KRAJ:	VYSOČINA
		KAT. ÚZEMÍ:	MITROV
		Č. PARCELY:	st.1
		Č.KOPIE:	
NÁZEV VÝKRESU: PŮDORYS 3.NP		ARCHIVNÍ Č.:	29_2024
		MĚŘÍTKO: 1:150	Č. VÝKRESU: D.1.1.3

PŮDORYS 3.NP


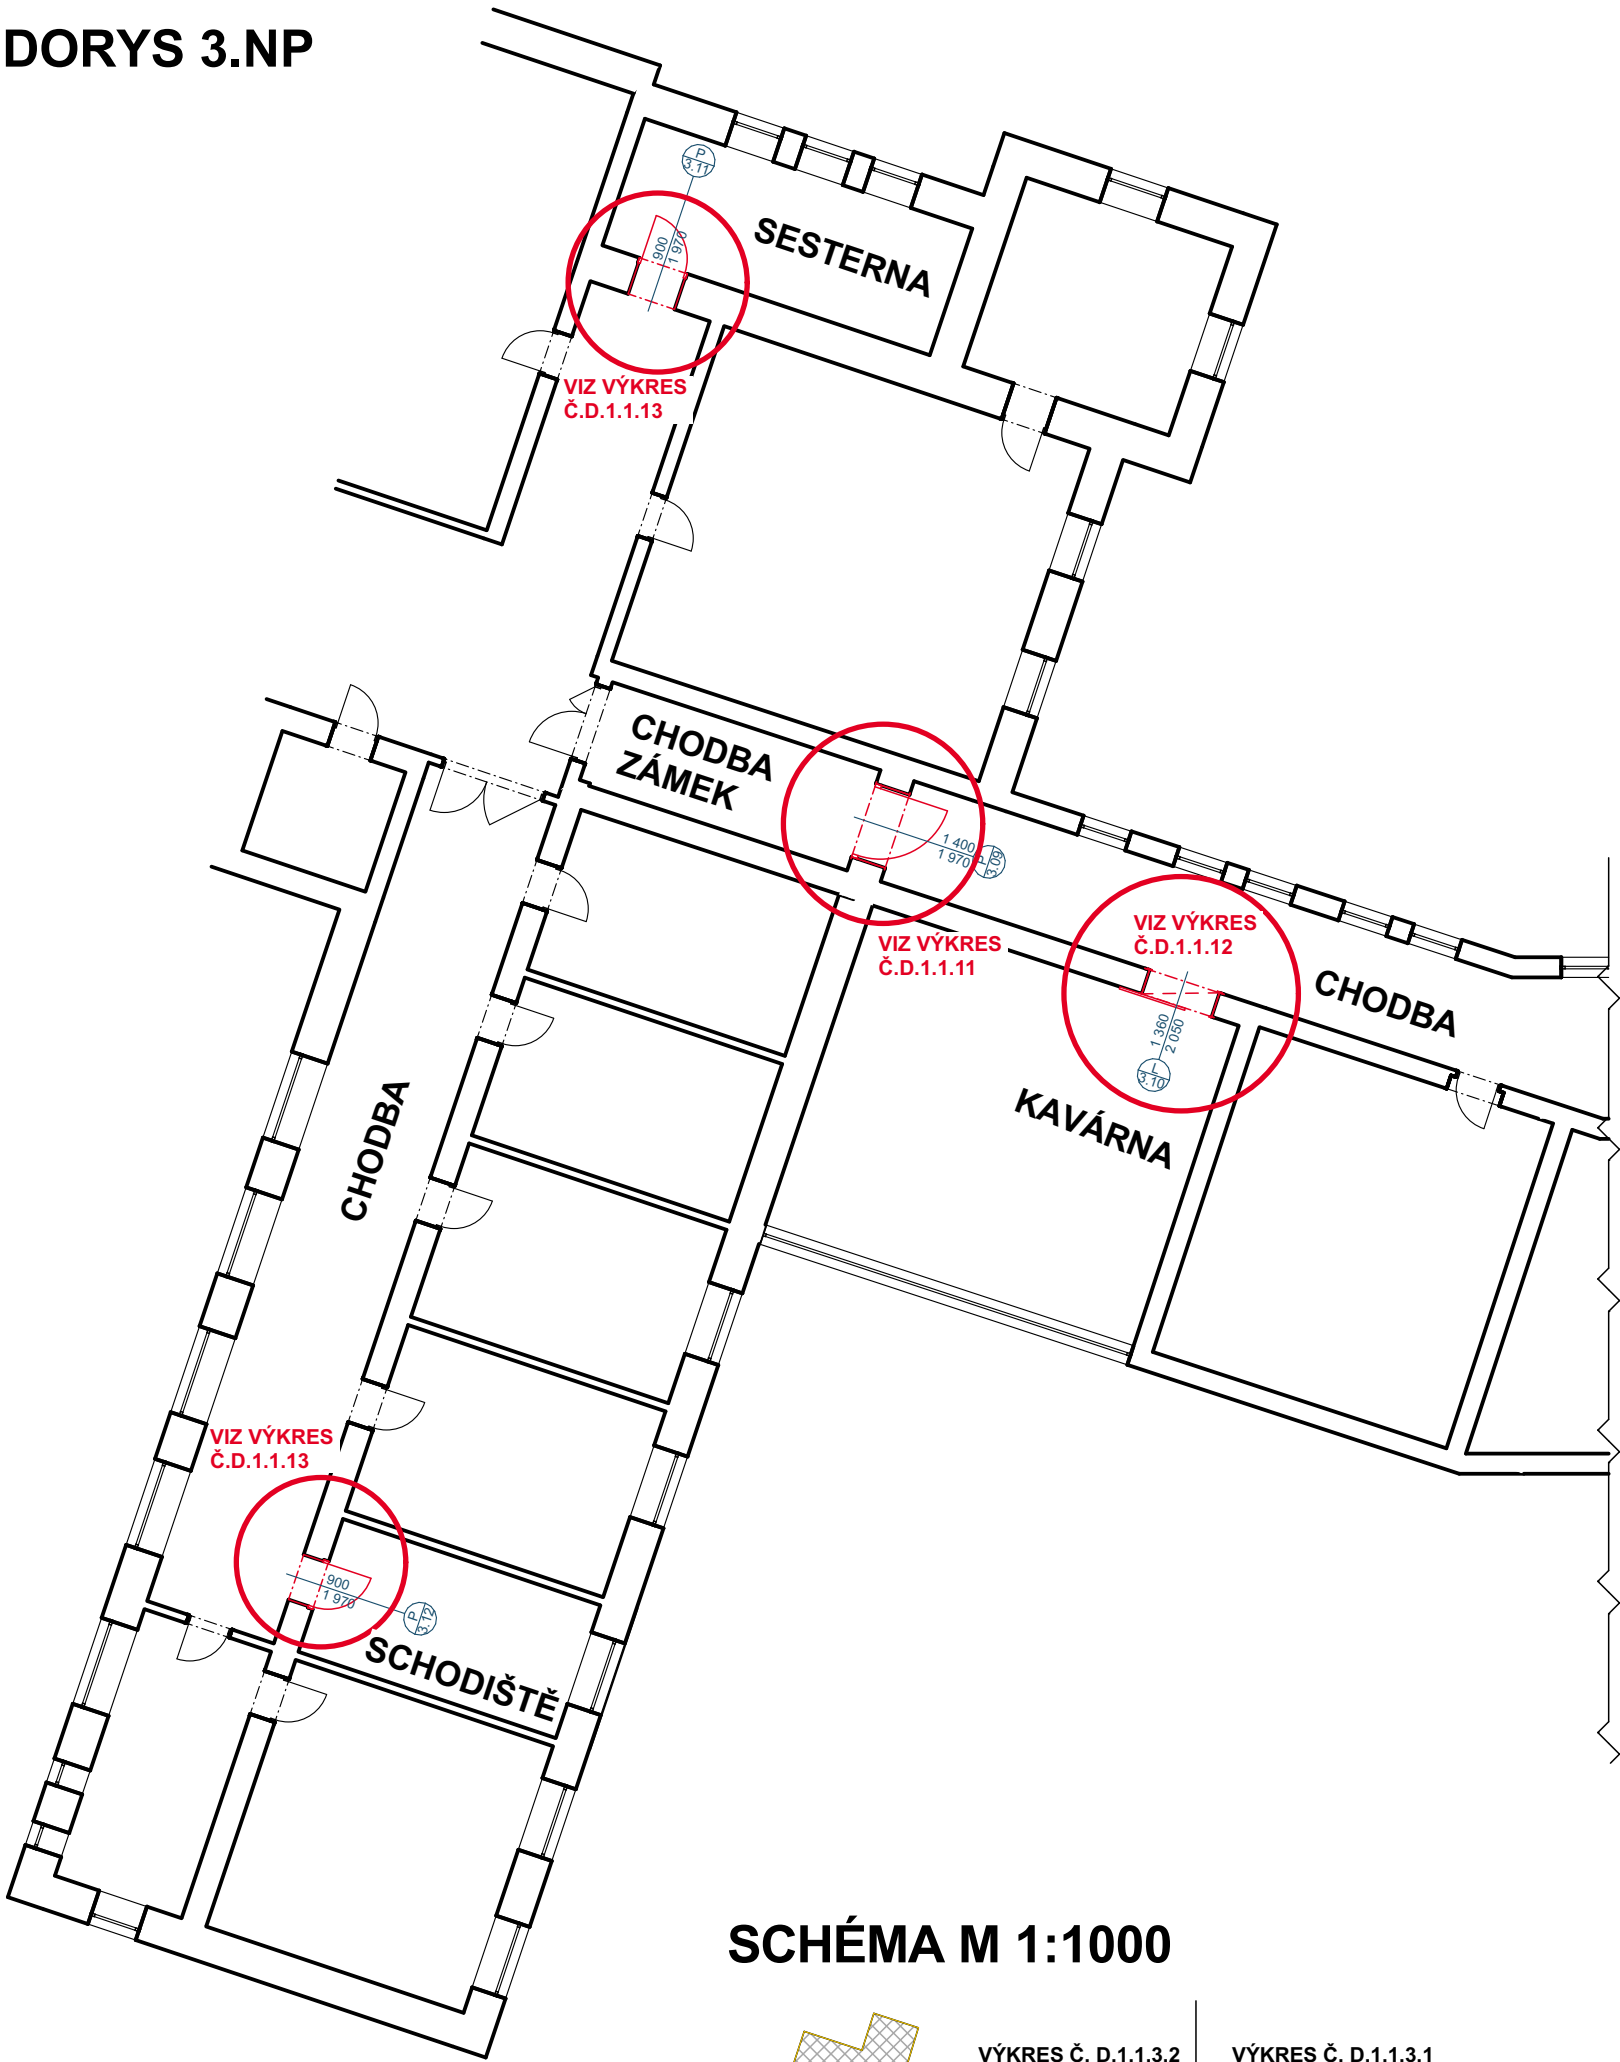


SCHÉMA M 1:1000

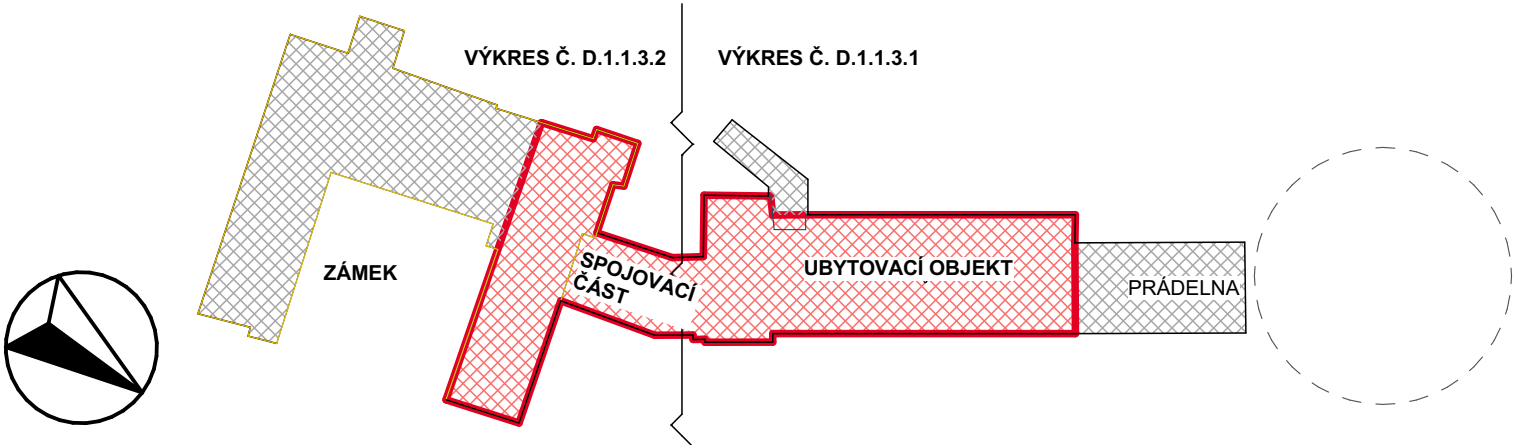

PROJEKTOVÁ DOKUMENTACE PRO PROVÁDĚNÍ STAVBY

VYPRACOVAL, KRESLIL: ING. LUKÁŠ HRUBÝ	ZODP. PROJEKTANT: ING. PETR SEVERA	ING. LUKÁŠ HRUBÝ IČ.: 74090216 TEL.: 739 311 943 EMAIL: hruby.luk@seznam.cz
STAVEBNÍK: KRAJ VYSOČINA ŽIŽKOVA 1882/57 586 01 JIHLAVA	NÁZEV PROJEKTU: DOMOV PRO SENIORY MITROV - výměna dveří na chodbách v prostoru DS Mitrov SO 01 Výměna dveří za požární uzávěry D.1.1 ARCHITEKTONICKO STAVEBNÍ ŘEŠENÍ	FORMÁT: 2 A4 DATUM: 2024_11 KRAJ: VYSOČINA KAT. ÚZEMÍ: MITROV Č. PARCELY: st.1 Č.KOPIE: ARCHIVNÍ Č.: 29_2024
NÁZEV VÝKRESU: PŮDORYS 3.NP	MĚŘÍTKO: 1:150	Č. VÝKRESU: D.1.1.4