


III/34817 KAMENNÁ – MOST EV. Č. 34817-2

SITUACE


MĚŘÍTKO 1:500

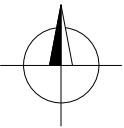

- LEGENDA:
- ZAMĚŘENÍ
  - NOVÝ STAV
  - HRANICE DOČASNÉHO ZÁBORU
  - STÁVAJÍCÍ KABEL EG.D SILOVÝ VZDUŠNÝ

- SEZNAM SO:
- SO 180 – DIO
  - SO 201 – MOST EV. Č. 34817-2
  - SO 460 – PŘELOŽKA KABELU CETIN a.s.
  - SO 470 – PŘELOŽKA KABELU ČD TELEMATIKA a.s.
- STÁVAJÍCÍ KABEL CETIN

- LEGENDA OBJEKTU:
- STÁVAJÍCÍ SDĚLOVACÍ KABEL ČD TELEMATIKA
  - RUŠENÝ SDĚLOVACÍ KABEL ČD TELEMATIKA
  - NAVRŽENÝ SDĚLOVACÍ KABEL ČD TELEMATIKA

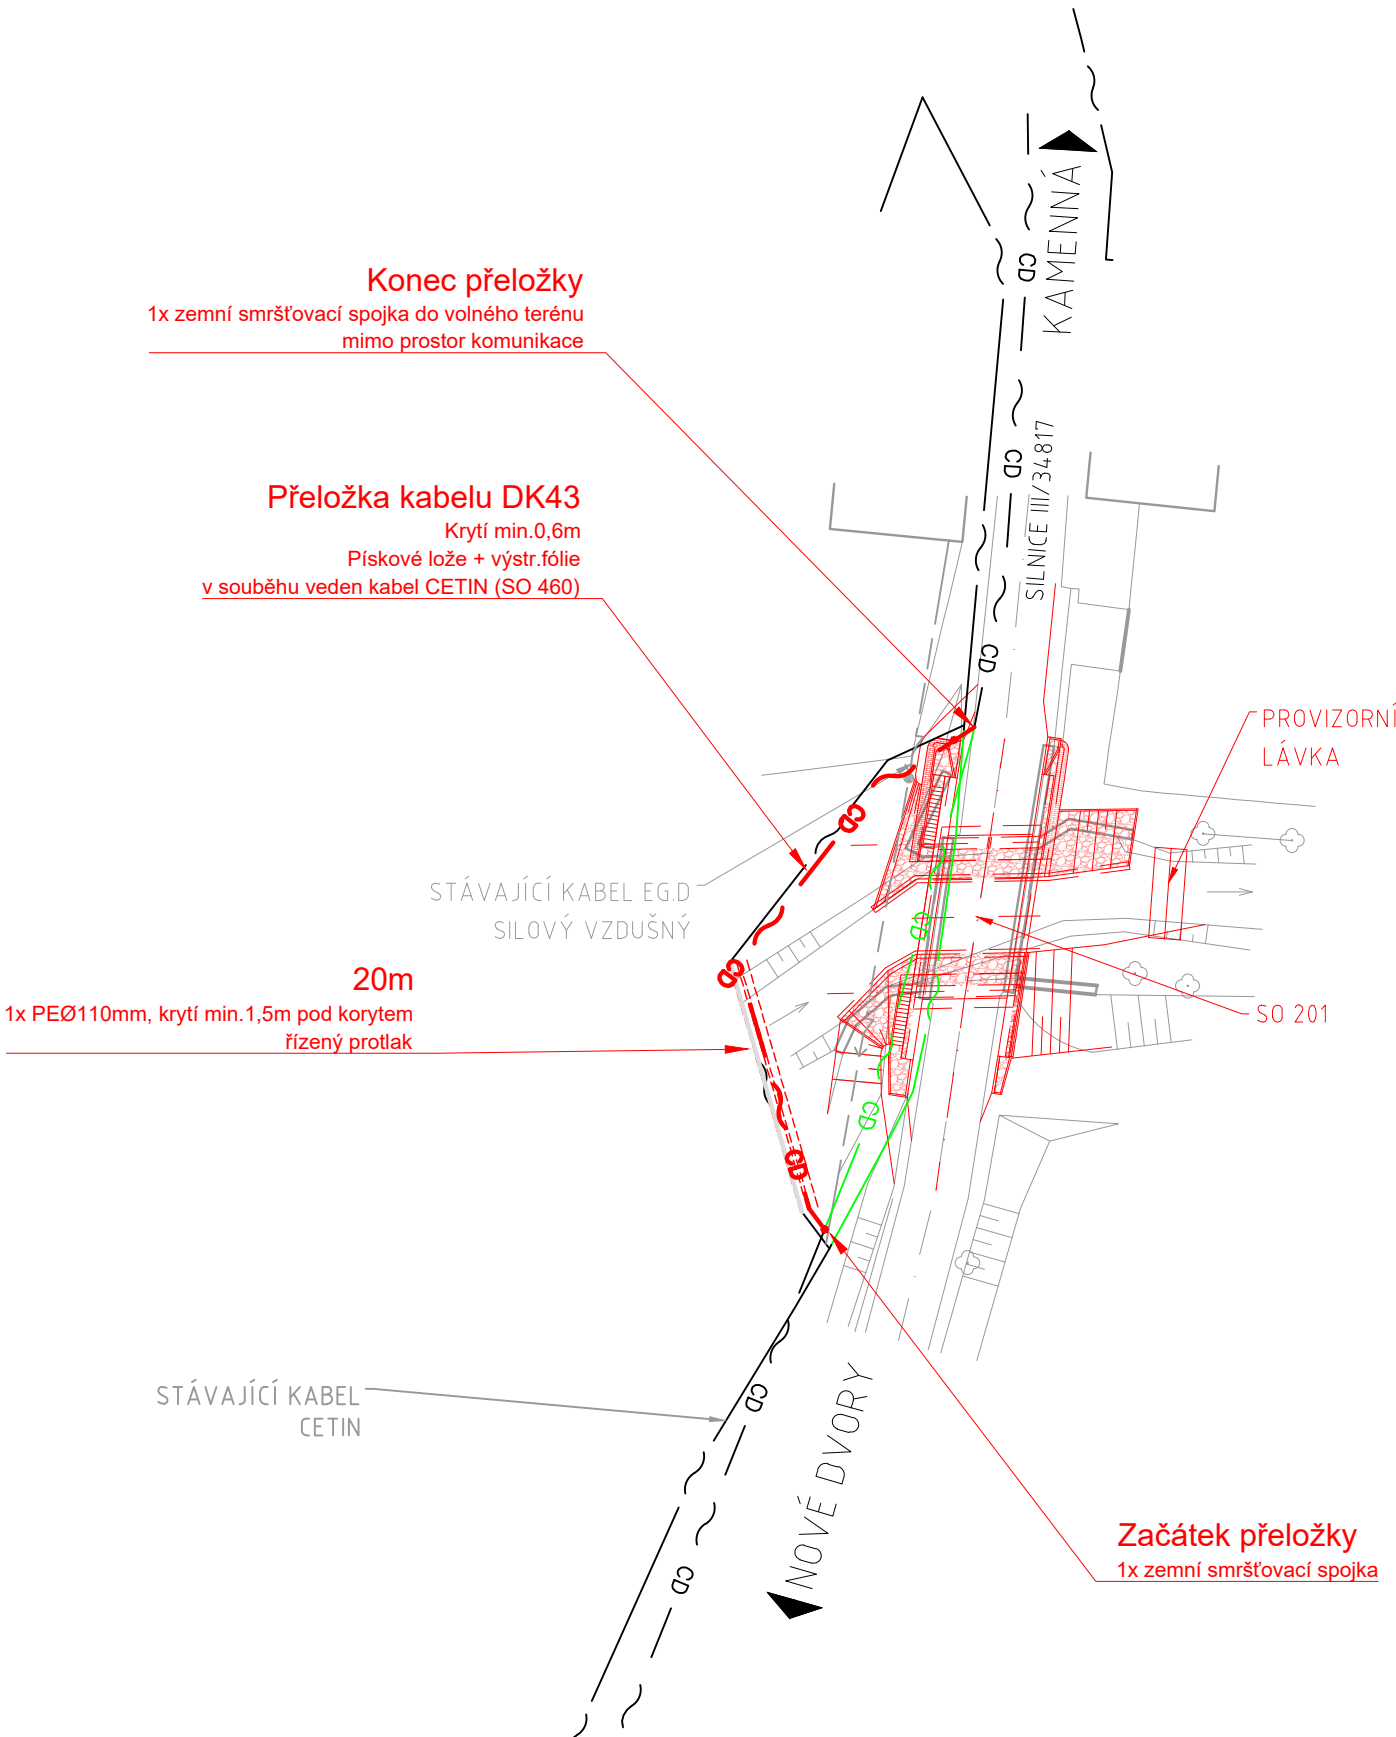

Souřadnicový systém S-JTSK, Výškový systém B.p.v

Název stavby: <div>III/34817 KAMENNÁ - MOST EV. Č. 34817-2</div>		
Objednatel: <div><div><div><div>Krajská správa a údržba silnic Vysočiny</div></div></div><div>Krajská správa a údržba silnic Vysočiny, příspěvková organizace Kosovská 1122/16, 586 01 Jihlava</div></div>		
Zhotovitel dokumentace: <div><div><div><div>M4</div><div>ROAD DESIGN</div></div></div><div>M4 Road Design s.r.o. Koželužská 2246/5, 180 00 Praha 8 Datová schránka: v2rbcz E-mail: info@m4rd.cz</div></div>	Hlavní inženýr projektu: <div>Ing. DAVID MALINA</div>	
	Vedoucí projektant: <div>Ing. DAVID MALINA</div>	
Vypracoval: <div>Ing. ONDŘEJ TICHÝ</div>	Zodpovědný projektant: <div>Ing. ONDŘEJ TICHÝ</div>	Zkontroloval: <div>Ing. ONDŘEJ TICHÝ</div>
Část / SO: <div>D.1.6.2 SO 470 PŘELOŽKA KABELU ČD TELEMATIKA a.s.</div>		Čís. zakázky: 21_044 Čís. paré: Stupeň PD: PDPS Datum: 10/2024
Název přílohy: <div>SITUACE</div>		Měřítko: 1:500 Formát: 3x1A4 Čís. přílohy: 2