


HUMPOLEC

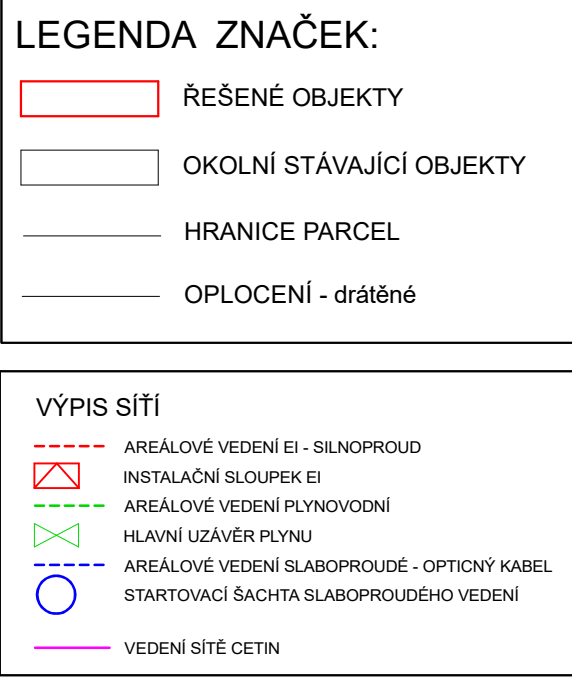

ARTENDR® ARTENDR s.r.o. Nádražní 67 281 51 Velký Osek	Kraj: Jihlava K.ú.: Humpolec [649325]	Číslo paré:	
	Objednatel: Město Jihlava	Formát: A2	
Vypracoval: Michal Douša	Akce: ŠKOLNÍ STATEK HUMPOLEC - OBJEKT DÍLEN OPRAVA STŘECHY, FOTOVOLTAIKA, ZMĚNA TOPNÉHO MĚDIA - PD	Stupeň: DPS	
Zodpovídá: Ing. František Mandovec		Datum: 11/2024	
	Výkres: KOORDINAČNÍ SITUACE	Měřítko: 1:500	Výkres č.: C.3