


Rozhledové  
poměry (2)

Situace  
1:100

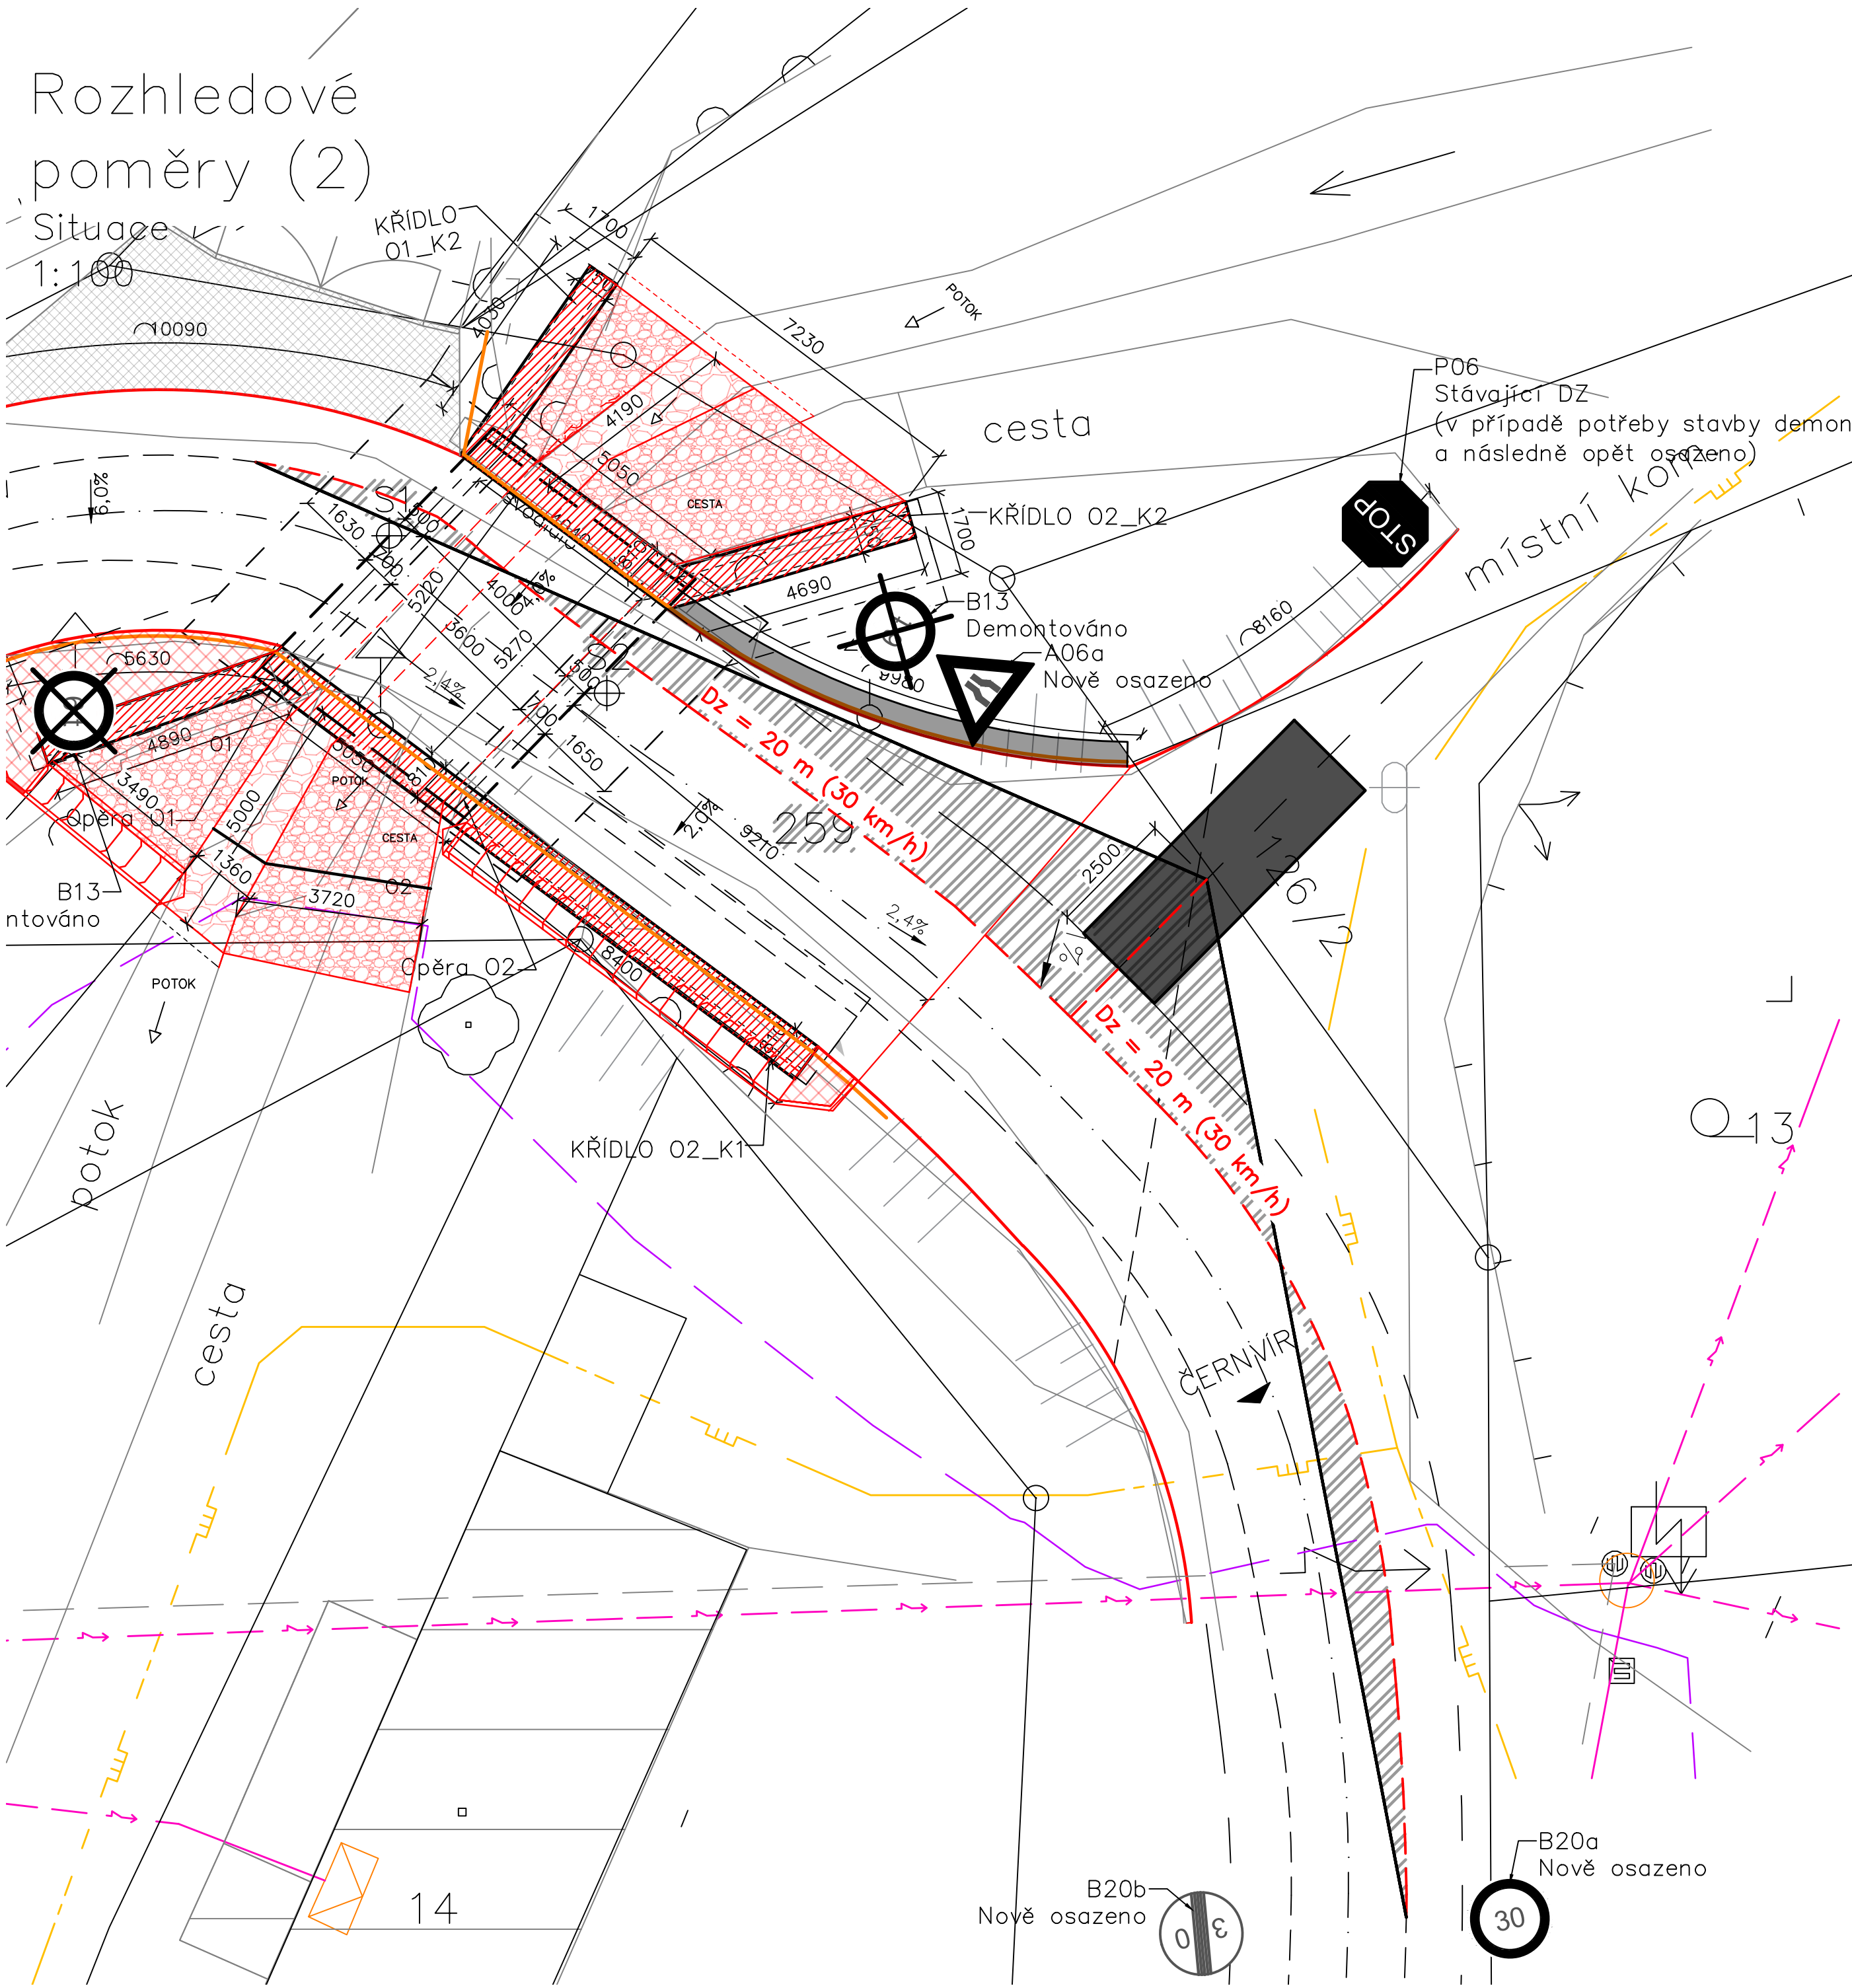

LEGENDA:

- Katastr
- Průběh optického kabelu, HDPE trubky nebo souběh optického a metalického kabelu
- Elektrická síť
- STL Plynovod

ZPRACOVATEL PROJEKTU PROZESSOR DES PROJEKTS  Kucián statika s. r. o. Pardubice 17. listopadu 236	02		
	01	REVIZE 1	23.06.2021
	REVIZE	POPIS REVIZE	DATUM REVIZE
ZODPOVĚDNÝ PROJEKTANT VERANTWORTLICHER Ing. Jaromír Kucián	VYPRACOVAL ERSTELLER Ing. Vojtěch Mareš	KONTROLOVAL KONTROLLEUR Ing. Jaromír Kucián	
INVESTOR / INVESTOR -	STUPEŇ DOKUMENTACE PROJEKT STUFE PDPs		
STAVBA / BAU Most ev. č. 38714-4 ve Skoroticích	ZAKÁZKOVÉ ČÍSLO BESTELLNUMMER 04/2022		
	DATUM REVIZE 00 REVISIONSDATUM 00 4x A4 (2x A3)		
	MĚŘÍTKO MAßSTAB 1:100		
	SOUBOR DATEI -		
STAVEBNÍ OBJEKT / GEUBÄDE OBJEKT SO 201 - Rekonstrukce mostu ev. č. 38714-4	ČÍSLO VÝKRESU / ZEICHNUNGSNUMMER SKOR_PDPs_201_29	ČÍSLO PÁRE PARE NUMMER	
NÁZEV PŘÍLOHY / NAME DES ANHANGS ROZHLEDOVÉ POMĚRY (2) Situace			