

Tabulka místností 1.PP nové		
Č.	Název místnosti	Plocha (m2)
0.01	Tělocvična	520,96
0.02	Chodba	29,93
0.03	Schodiště	10,24
0.04	Sklad mycích prostředků	30,80
0.05	Ohřev TUV	14,60
0.06	Úklid	1,50
0.07	Předsíň WC	2,10
0.08	WC kluci	5,52
0.09	Sklad tělocvičny	9,36
0.10	Sklad náradí	34,12
0.11	Šatna	14,12
0.12	Umývárna	6,45
0.13	Umývárna	6,45
0.14	Předsíň WC	1,85
0.15	WC dívky	3,80
0.16	Šatna	15,34
0.17	Kabinet tělocvičny	13,13
0.18	Umývárna	1,80
0.19	WC	0,96
0.20	Chodba	8,49
0.21	Rozvodna NN	4,65
0.22	Strojovna chlazení	4,95
0.23	Sklad PPS	7,44
0.24	Garáž	16,95
0.25	Dílna	28,68
0.26	Sklad	6,70
0.27	Sklad	9,54
		810,44 m²

P - pisoár keramický bílý s radarovým splachovačem a integrovaným zdrojem
U1 - umyvadlo keramické bílé 500 mm, 2x rohový ventil 1/2", stojánková páková baterie
U2 - umyvadlo keramické bílé 500 mm, 2x rohový ventil 1/2", stojánková páková baterie
WC - závěsný klozet bílý s krytem a sedákem, instalační modul pro předstěnovou instalaci
S - Termostatická podomítková sprchová baterie v hranatém designu, chromovém provedení
V - závěsná keramická výlevka s mřížkou, nástěnná baterie s výtokem a ruční sprchou

- studená voda, materiál PPR, PPR - RCT
- cirkulace teplé vody, materiál PPR, PPR - RCT
- teplá voda, materiál PPR, PPR - RCT
- cirkulace horká voda, materiál pro provozní teplotu 95°C, např. PE-Xb/Al/RE-RT
- horká voda, materiál pro provozní teplotu 95°C, např. PE-Xb/Al/RE-RT

Pozn: Veškeré rozměry ověřit na stavbě. V případě odchylek informovat projektanta. Nad otvory budou použity překlady z ocelových profilů.

Dokumentace nebo jakákoliv její část může být kopírována nebo jiným způsobem poskytována a rozšiřována pouze po předchozím písemném souhlasu autora dle zákona č. 121/2000 Sb.

MO-VERE

investor: Kraj Vysočina, Žižkova 1882/57, 586 01 Jihlava
akce: ČZA v Humpolci, střední škola
výtisk: D.1.2.2.2 TPS - zdravotní technické instalace - výkresová část
Půdorys 1.PP - vodovod

zodp. projektant: Ing. Václav Chýle
kontroloval: Ing. Jaroslav Hruška
navrhl: Ing. Václav Chýle
vypracoval: Ing. Václav Chýle

stupeň: DSP
datum: 09/2024
č. zakázky: 327 022

č.paré:
Rekonstrukce školní kuchyně, tělocvičny a DM Fügnerova 570
mřítko: 1:50
č.výkresu: D.1.2.2.2.1

Tabuľka miestností 1.NP nové		
Č.	Název miestnosti	Plocha (m2)
1.01	Záďveří	5,76
1.02	Hala	45,59
1.03	Šatna	21,64
1.04	Jídelna	171,48
1.05	Výdej jídel	20,15
1.06	Umývárna stolního nádobí	18,02
1.07	Umývárna kuch. nádobí	11,05
1.08	Denní místnost	6,36
1.09	Varna	84,70
1.10	Přípravná masa	19,74
1.11	Mrazič box - maso	3,05
1.12	Chladicí box - maso	4,45
1.13	Chladicí box - mléčné výrobky	4,64
1.14	Hrubá příprava zeleniny	8,10
1.15a	Chl. box zelenina	4,81
1.15b	Sklad zeleniny	6,65
1.16	Sklad pečiva	0,81
1.17a	Sklad odpadků	6,05
1.17b	Sklad obalů	2,63
1.18	Úklid	1,23
1.19	Chodba	12,92
1.20	Chodba	13,35
1.21	Sklad chlazených potravin	6,89
1.22	Sklad potravin	9,31
1.23	Denní sklad	3,08
1.24	WC	2,77
1.25	Umývárna	2,98
1.26	Šatna	10,43
1.27	Kancelář	11,65
1.28	Předsíň WC	5,52
1.29	WC	3,89
1.30	WC	7,43
1.31	Předsíň WC	4,14
1.32	Úklid	1,80
1.33	Rampa	15,35
		558,42 m²

- studená voda, materiál PPR, PPR - RCT
- cirkulace teplé vody, materiál PPR, PPR - RCT
- teplá voda, materiál PPR, PPR - RCT
- cirkulace horká voda, materiál pro provozní teplotu 95°C, např. PE-Xb/Al/RE-RT
- horká voda, materiál pro provozní teplotu 95°C, např. PE-Xb/Al/RE-RT

P - pisoár keramický bílý s radarovým splachovačem a integrovaným zdrojem
U1 - umyvadlo keramické bílé 550 mm, 2x rohový ventil 1/2", stojánková páková baterie
U2 - umyvadlo keramické bílé 500 mm, 2x rohový ventil 1/2", stojánková páková baterie
WC - závěsný klozet bílý s krytem a sedákem, instalační modul pro předstěnovou instalaci
S - Termostatická podomítková sprchová baterie v hranatém designu, chromovém provedení s hlavovou sprchou.
V - závěsná keramická výlevka s mřížkou, nástěnná baterie s výtokem a ruční sprchou


Pozn: Veškeré rozměry ověřit na stavbě. V případě odchylek informovat projektanta. Nad otvory budou použity překlady z ocelových profilů.

Dokumentace nebo jakákoliv její část může být kopírována nebo jiným způsobem poskytována a rozšiřována pouze po předchozím písemném souhlasu autora dle zákona č. 121/2000 Sb.


	zodp. projektant:	Ing. Václav Chýle	stupeň:	DSP
	kontroloval:	Ing. Jaroslav Hruška	datum:	09/2024
	navrhl:	Ing. Václav Chýle	č. zakázky:	327 022
	vypracoval:	Ing. Václav Chýle		

investor:	Kraj Vysočina, Žižkova 1882/57, 586 01 Jihlava	č. paré:	
akce:	ČZA v Humpolci, střední škola		
	Rekonstrukce školní kuchyně, tělocvičny a DM Fúgnerova 570		
výkres:	D.1.2.2.2 TPS - zdravotní technické instalace - výkresová část	měřítko:	1:50
		č. výkresu:	

Půdorys 1.NP - vodovod D.1.2.2.2.2

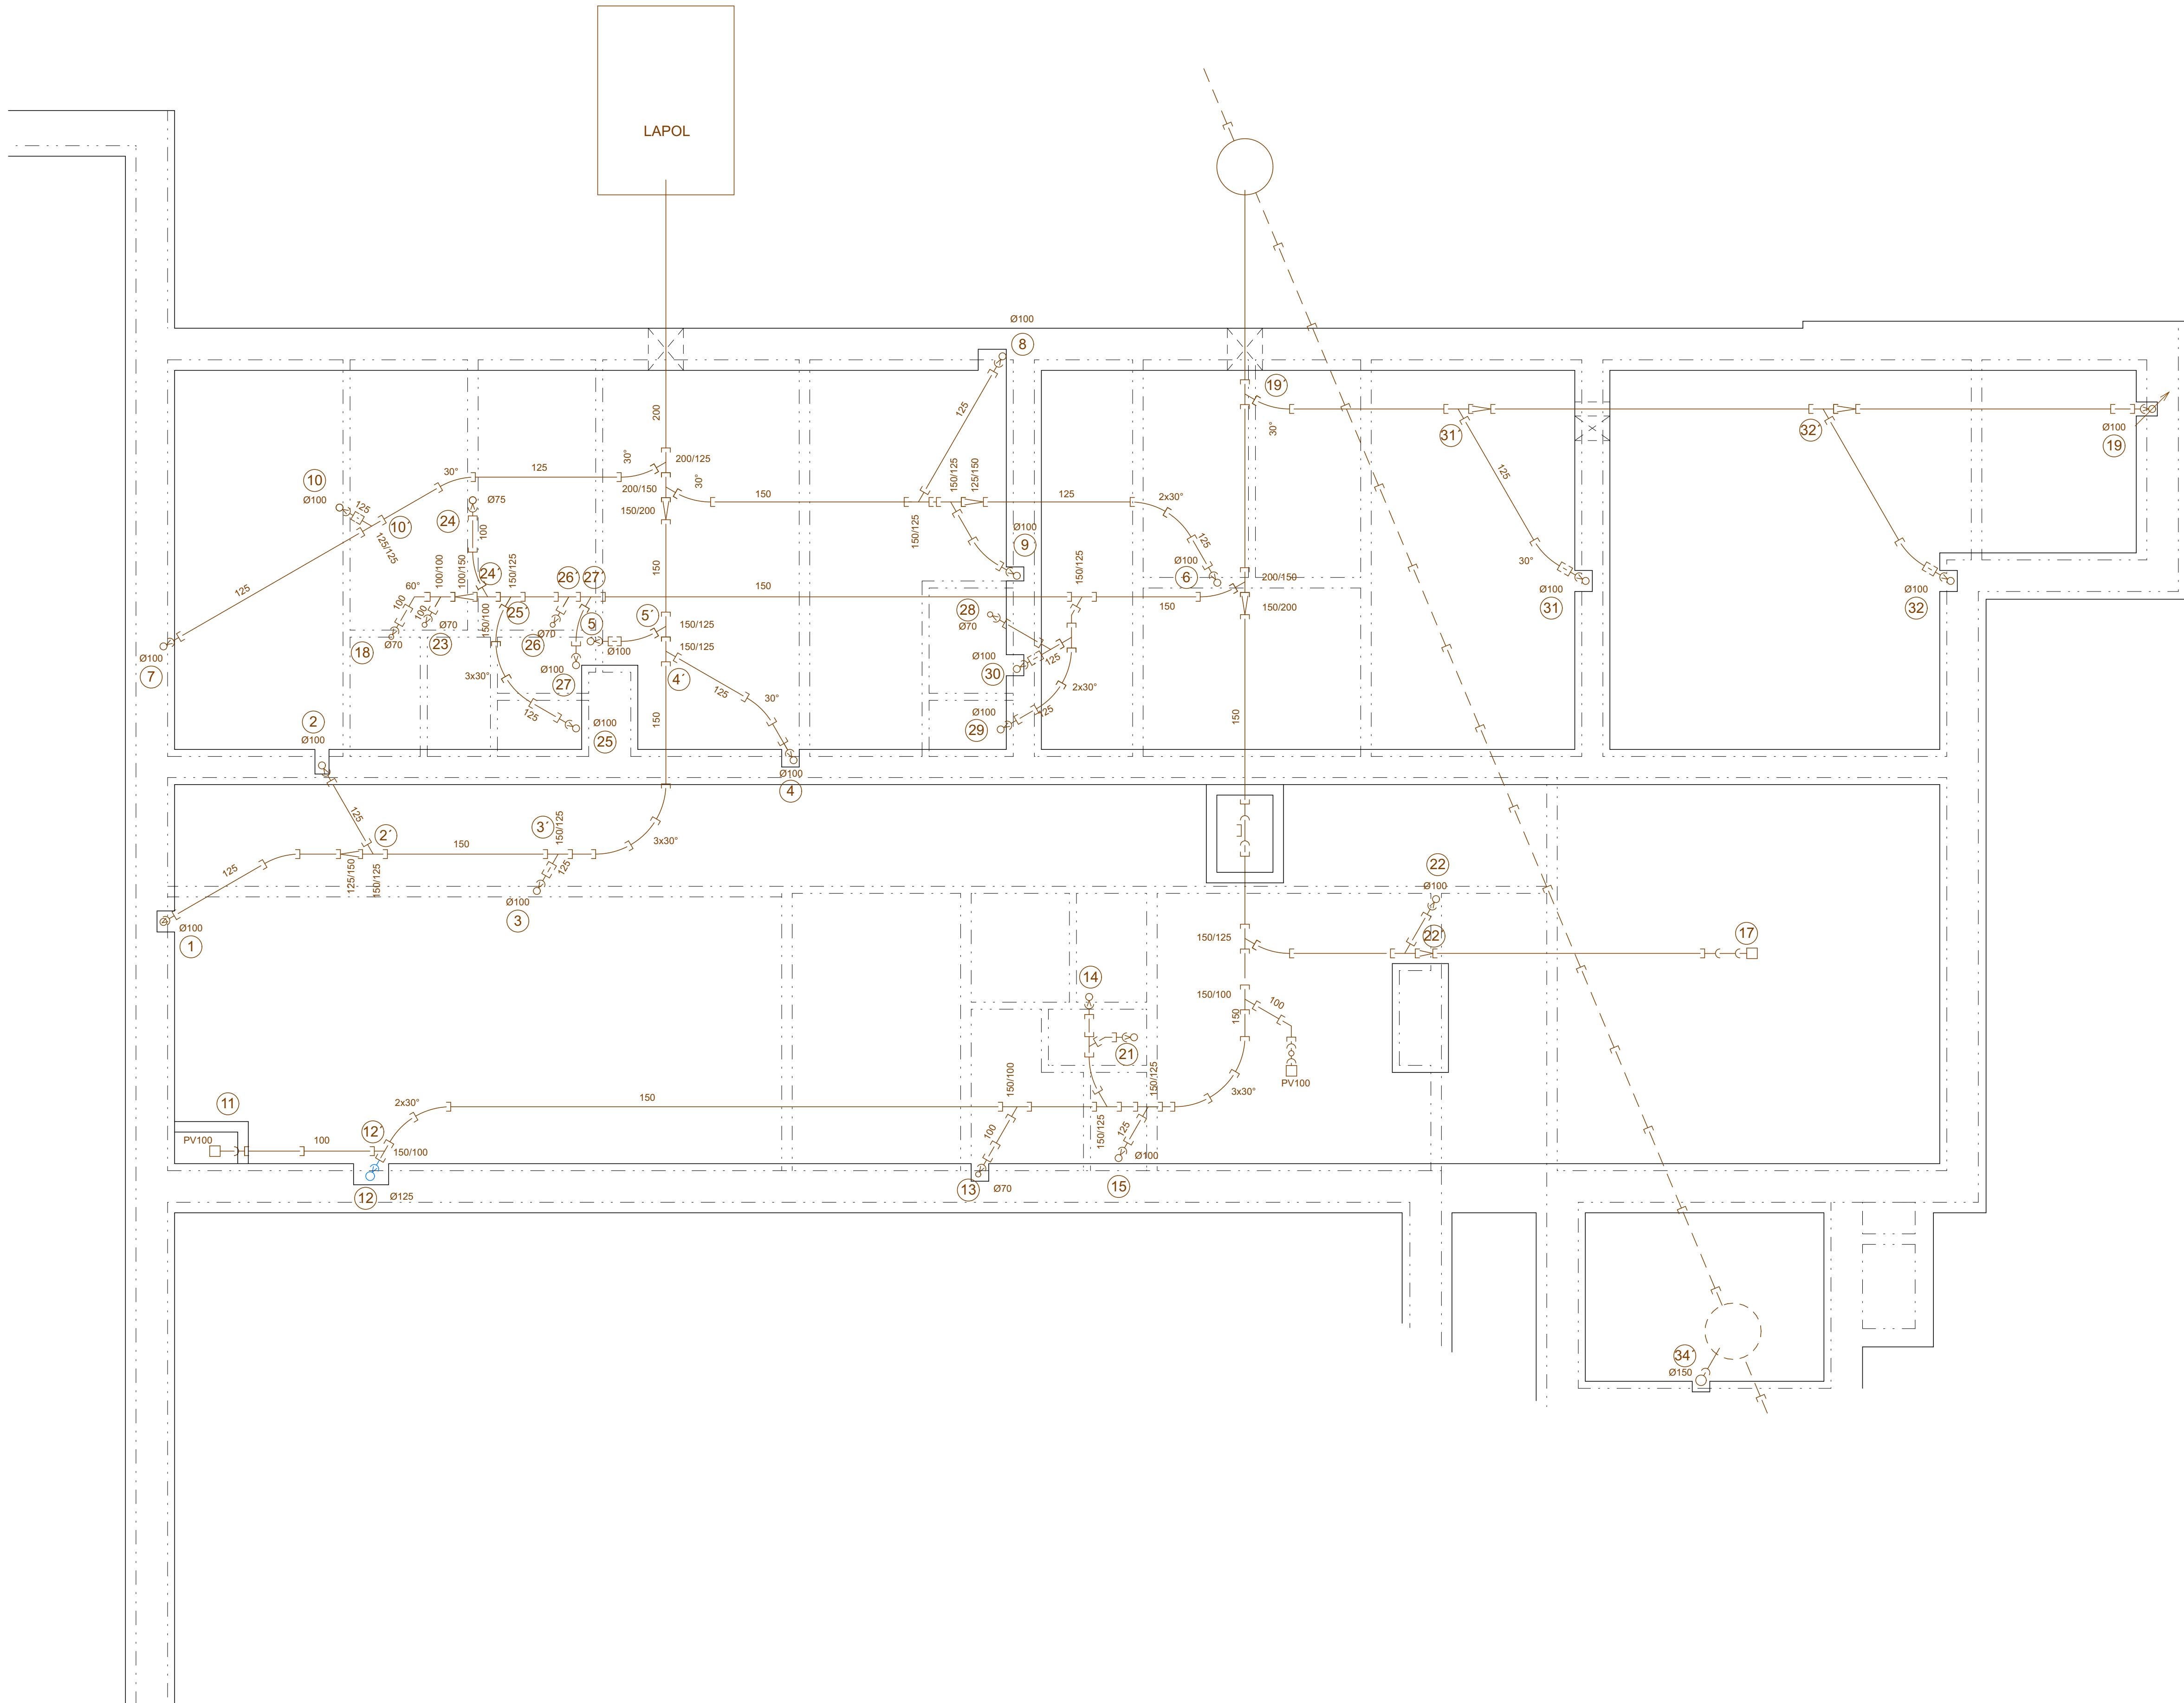


→ PLASTOVÉ, PŘÍP. NEREZOVÉ POTRUBÍ
→ LITINA
→ KAMENINA

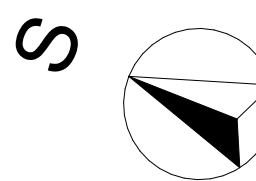

Pozn: Veškeré rozměry ověřit na stavbě. V případě odchylek informovat projektanta. Nad otvory budou použity překlady z ocelových profilů.


Dokumentace nebo jakákoliv její část může být kopírována nebo jiným způsobem poskytována a rozšiřována pouze po předchozím písemném souhlasu autora dle zákona č. 121/2000 Sb.

	zodp. projektant:	Ing. Václav Chýle	stupeň:	DSP
	kontroloval:	Ing. Jaroslav Hruška	datum:	09/2024
	navrhl:	Ing. Václav Chýle	č. zakázky:	327 022
	vypracoval:	Ing. Václav Chýle		
investor:	Kraj Vysočina, Žižkova 1882/57, 586 01 Jihlava			č. paré:
akce:	ČZA v Humpolci, střední škola Rekonstrukce školní kuchyně, tělocvičny a DM Fúgnerova 570			
výkres:	D.1.2.2.2 TPS - zdravotné technické instalace - výkresová část			č. výkresu:
Základy - stávající ležatá kanalizace			měřítko:	1:50
			D.1.2.2.2.3	

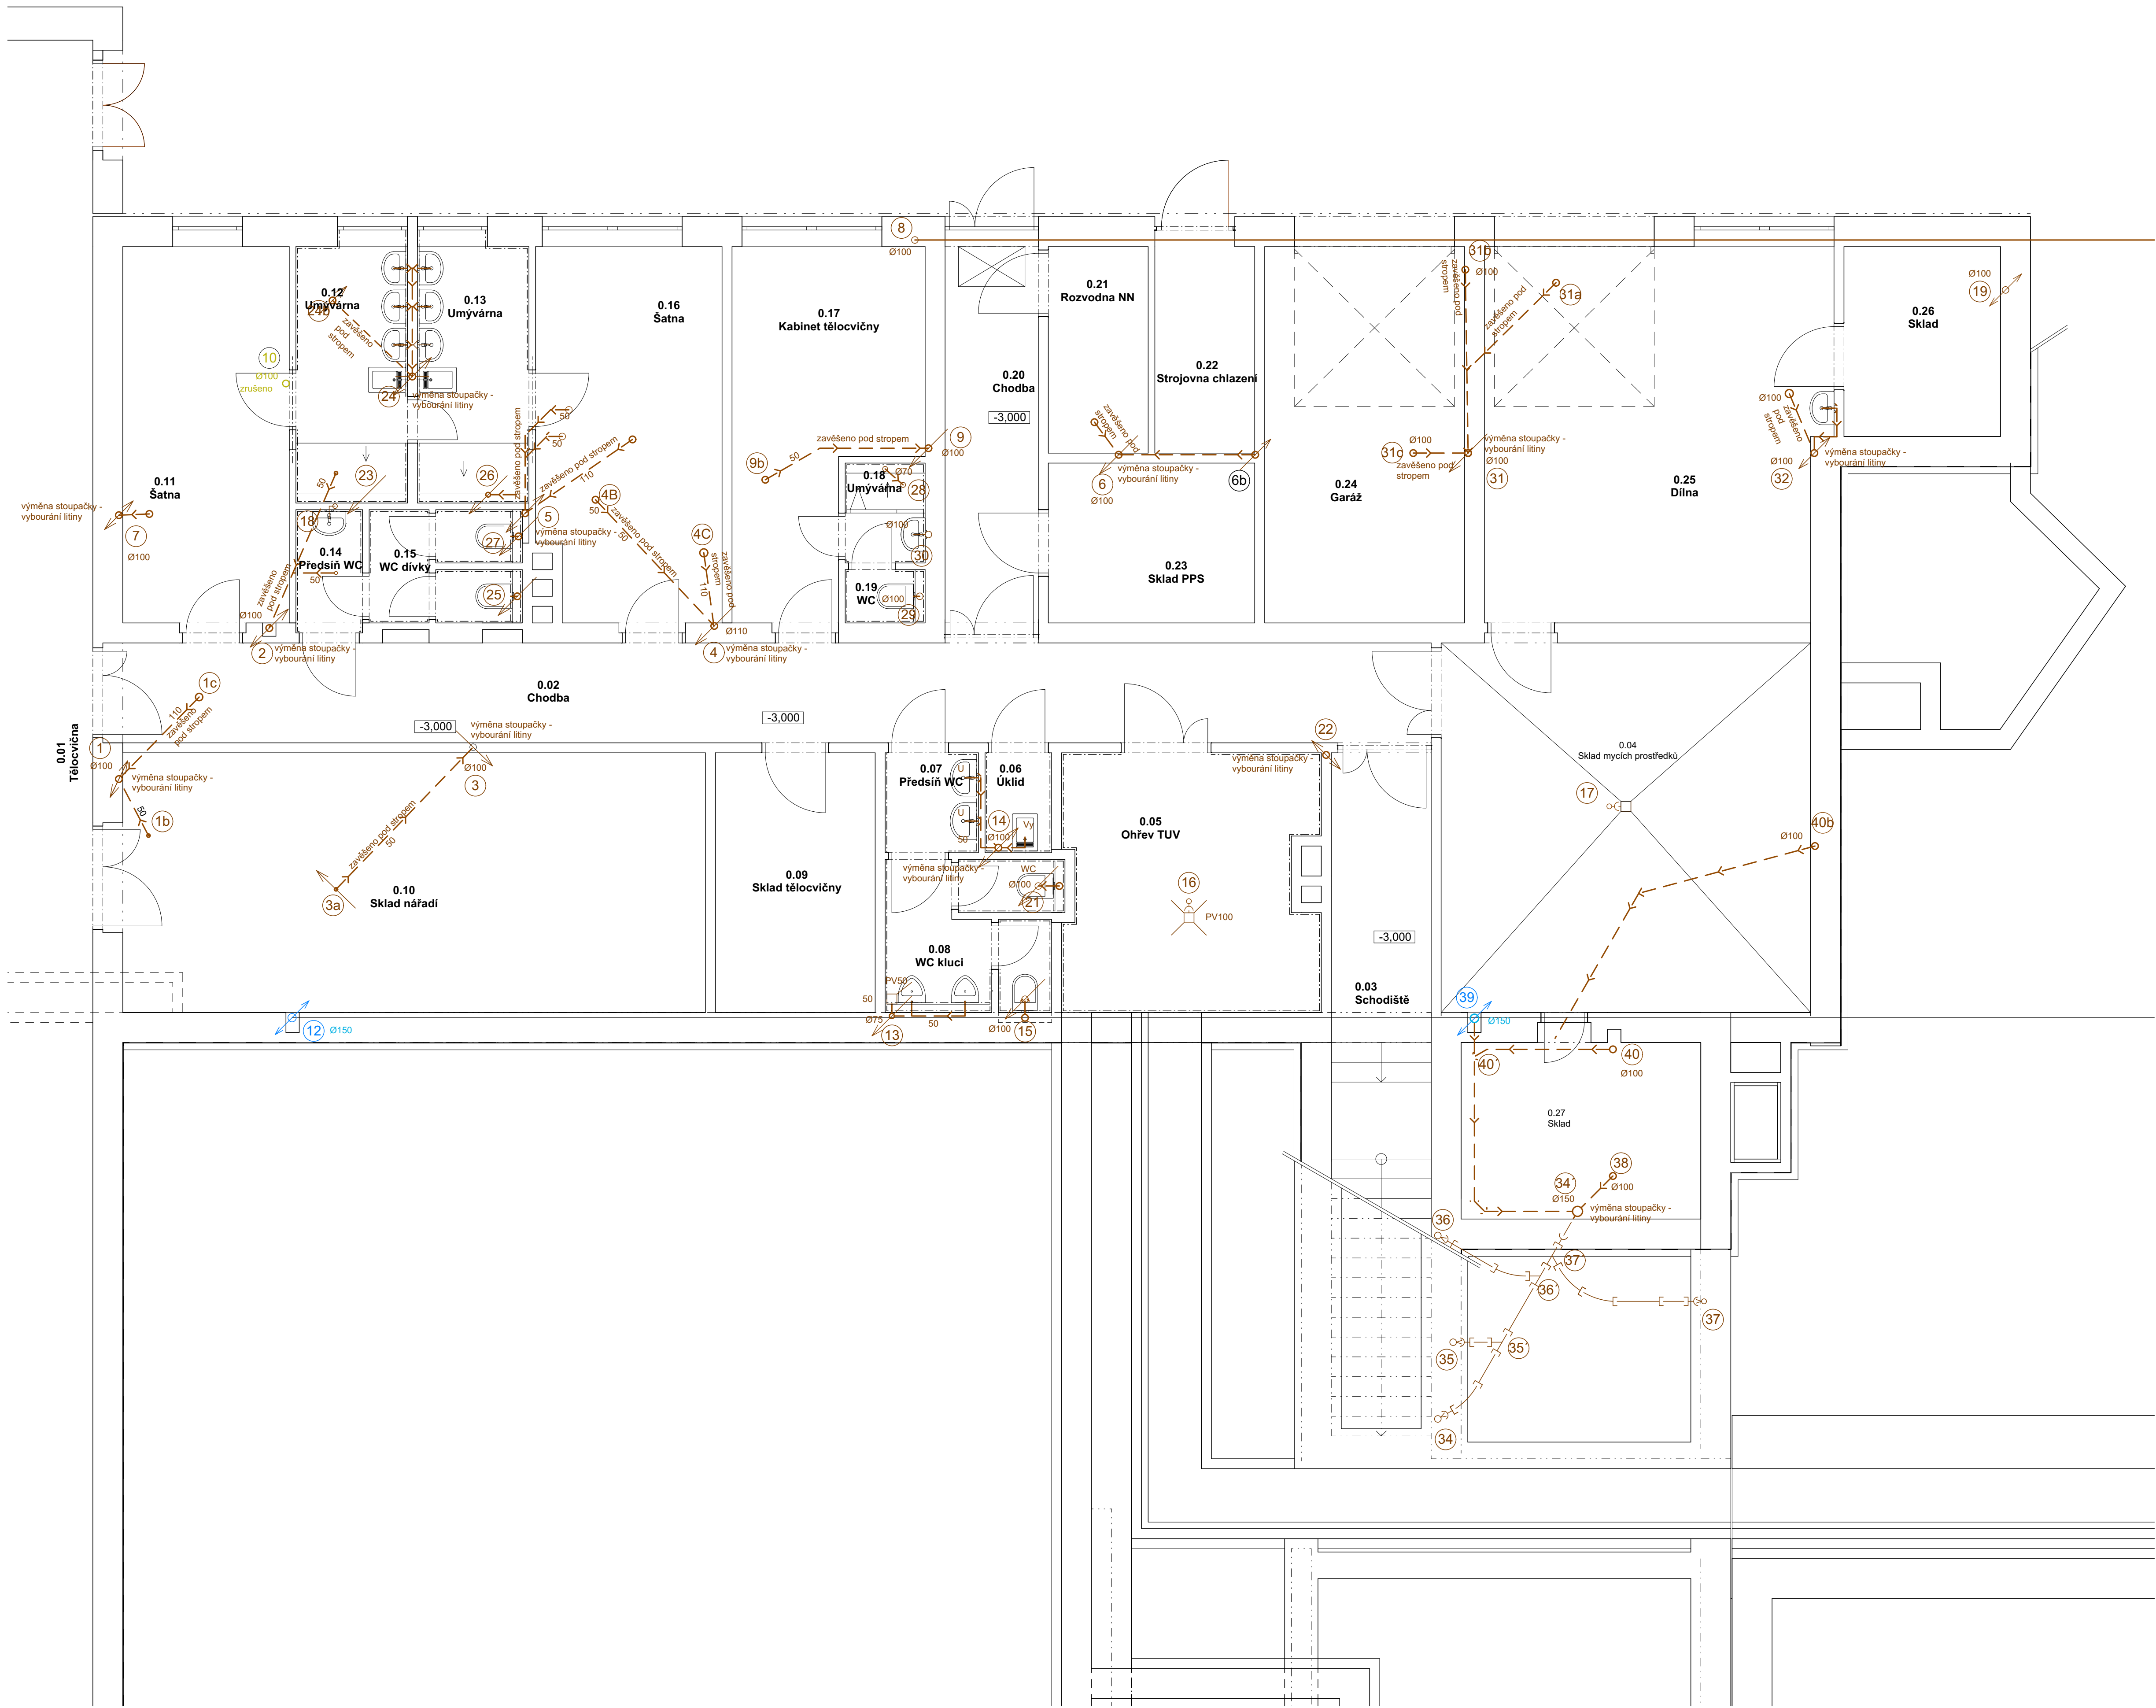

Tabulka místností 1.PP nové		
Č.	Název místnosti	Plocha (m2)
0.01	Tělocvična	520,96
0.02	Chodba	29,93
0.03	Schodiště	10,24
0.04	Sklad mycích prostředků	30,80
0.05	Ohřev TUV	14,60
0.06	Úklid	1,50
0.07	Předšl. WC	2,10
0.08	WC kluci	5,52
0.09	Sklad tělocvičny	9,36
0.10	Sklad nářadí	34,12
0.11	Šatna	14,12
0.12	Umyvárna	6,45
0.13	Umyvárna	6,45
0.14	Předšl. WC	1,85
0.15	WC dívky	3,80
0.16	Šatna	15,34
0.17	Kabinet tělocvičny	13,13
0.18	Umyvárna	1,80
0.19	WC	0,96
0.20	Chodba	8,49
0.21	Rozvodna NN	4,65
0.22	Strojovna chlazení	4,95
0.23	Sklad PPS	7,44
0.24	Garáž	16,95
0.25	Dílna	28,68
0.26	Sklad	6,70
0.27	Sklad	9,54
		810,44 m²

- PLASTOVÉ, PŘÍP. NEREZOVÉ POTRUBÍ
→ LITINA
→ KAMENINA

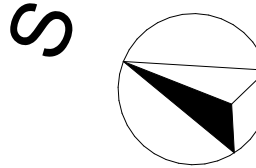

Pozn: Veškeré rozměry ověřit na stavbě. V případě odchylek informovat projektanta. Nad otvory budou použity překlady z ocelových profilů.

Dokumentace nebo jakákoliv její část může být kopírována nebo jiným způsobem poskytována a rozšiřována pouze po předchozím písemném souhlasu autora dle zákona č. 121/2000 Sb.



zodp. projektant: Ing. Václav Chýlě
kontroloval: Ing. Jaroslav Hruška
navrhl: Ing. Václav Chýlě
vypracoval: Ing. Václav Chýlě

stupeň: DSP
datum: 09/2024
č. zakázky: 327 022

investor: Kraj Vysočina, Žižkova 1882/57, 586 01 Jihlava

č.paré:

akce: ČZA v Humpolci, střední škola
Rekonstrukce školní kuchyně, tělocvičny a DM Fúgnerova 570


výkres: D.1.2.2.2 TPS - zdravotní technické instalace - výkresová část

měřítko: 1:50

č.výkresu:


Půdorys 1.PP - kanalizace

D.1.2.2.2.4

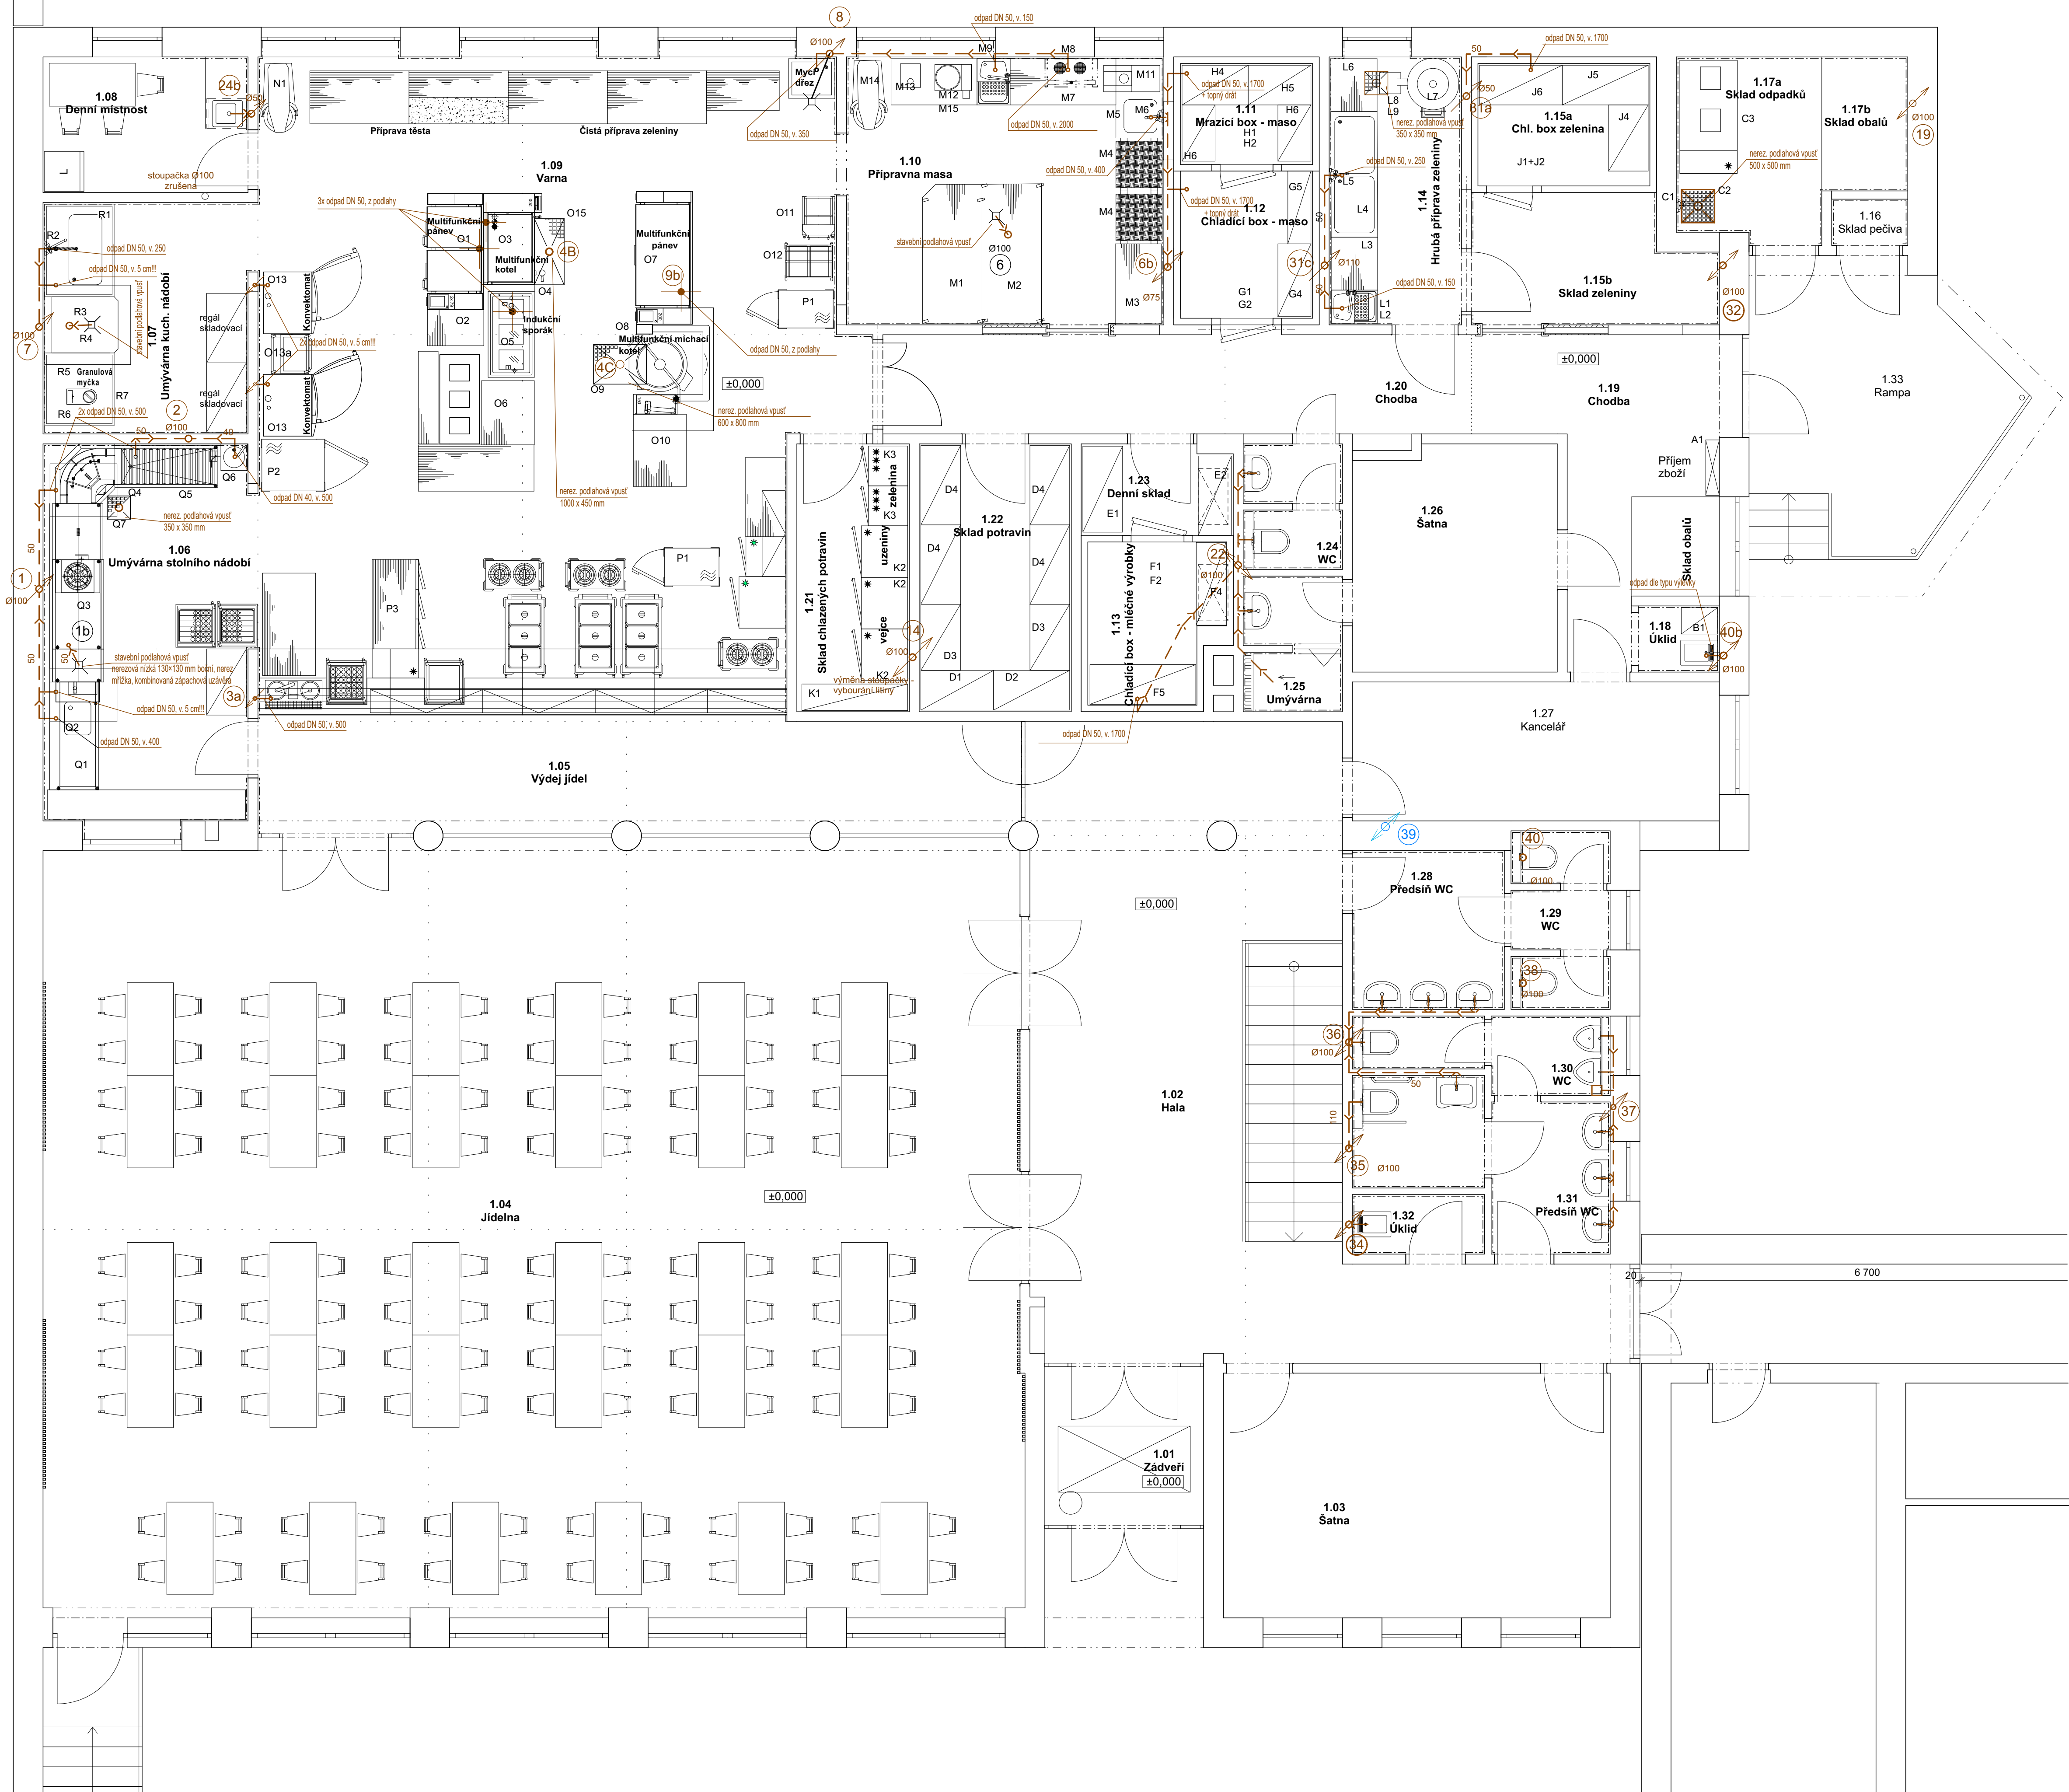

Tabulka místností 1.NP nové		
Č.	Název místnosti	Plocha (m2)
1.01	Zádvěří	5,76
1.02	Hala	45,59
1.03	Šatna	21,64
1.04	Jidelna	171,48
1.05	Výdej jídel	20,15
1.06	Umývárna stolního nádobí	18,02
1.07	Umývárna kuch. nádobí	11,05
1.08	Denní místnost	6,36
1.09	Varna	84,70
1.10	Přípravná masa	19,74
1.11	Mrazicí box - maso	3,05
1.12	Chladicí box - maso	4,45
1.13	Chladicí box - mléčné výrobky	4,64
1.14	Hrubá příprava zeleniny	8,10
1.15a	Chl. box zelenina	4,81
1.15b	Sklad zeleniny	6,65
1.16	Sklad pečiva	0,81
1.17a	Sklad odpadků	6,05
1.17b	Sklad obalů	2,63
1.18	Úklid	1,23
1.19	Chodba	12,92
1.20	Chodba	13,35
1.21	Sklad chlazených potravin	6,89
1.22	Sklad potravin	9,31
1.23	Denní sklad	3,08
1.24	WC	2,77
1.25	Umývárna	2,98
1.26	Šatna	10,43
1.27	Kancelář	11,65
1.28	Předsíň WC	5,52
1.29	WC	3,89
1.30	WC	7,43
1.31	Předsíň WC	4,14
1.32	Úklid	1,80
1.33	Rampa	15,35
		558,42 m²

- PLASTOVÉ, PŘÍP. NEREZOVÉ POTRUBÍ
→ LITINA
→ KAMENINA

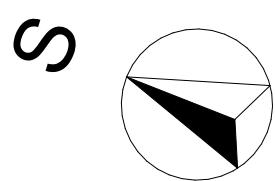

Pozn: Veškeré rozměry ověřit na stavbě. V případě odchylek informovat projektanta. Nad otvory budou použity překlady z ocelových profilů.

Dokumentace nebo jakákoliv její část může být kopírována nebo jiným způsobem poskytována a rozšiřována pouze po předchozím písemném souhlasu autora dle zákona č. 121/2000 Sb.



zodp. projektant: Ing. Václav Chýle
kontroloval: Ing. Jaroslav Hruška
navrhl: Ing. Václav Chýle
vypracoval: Ing. Václav Chýle

stupeň: DSP
datum: 09/2024
č. zakázky: 327 022

investor: Kraj Vysočina, Žižkova 1882/57, 586 01 Jihlava

č.paré:

akce: ČZA v Humpolci, střední škola

Rekonstrukce školní kuchyně, tělocvičny a DM Fúgnerova 570


výkres: D.1.2.2.2 TPS - zdravotní technické instalace - výkresová část


měřítko: 1:50

č.výkresu:

Půdorys 1.NP - kanalizace



D.1.2.2.2.5

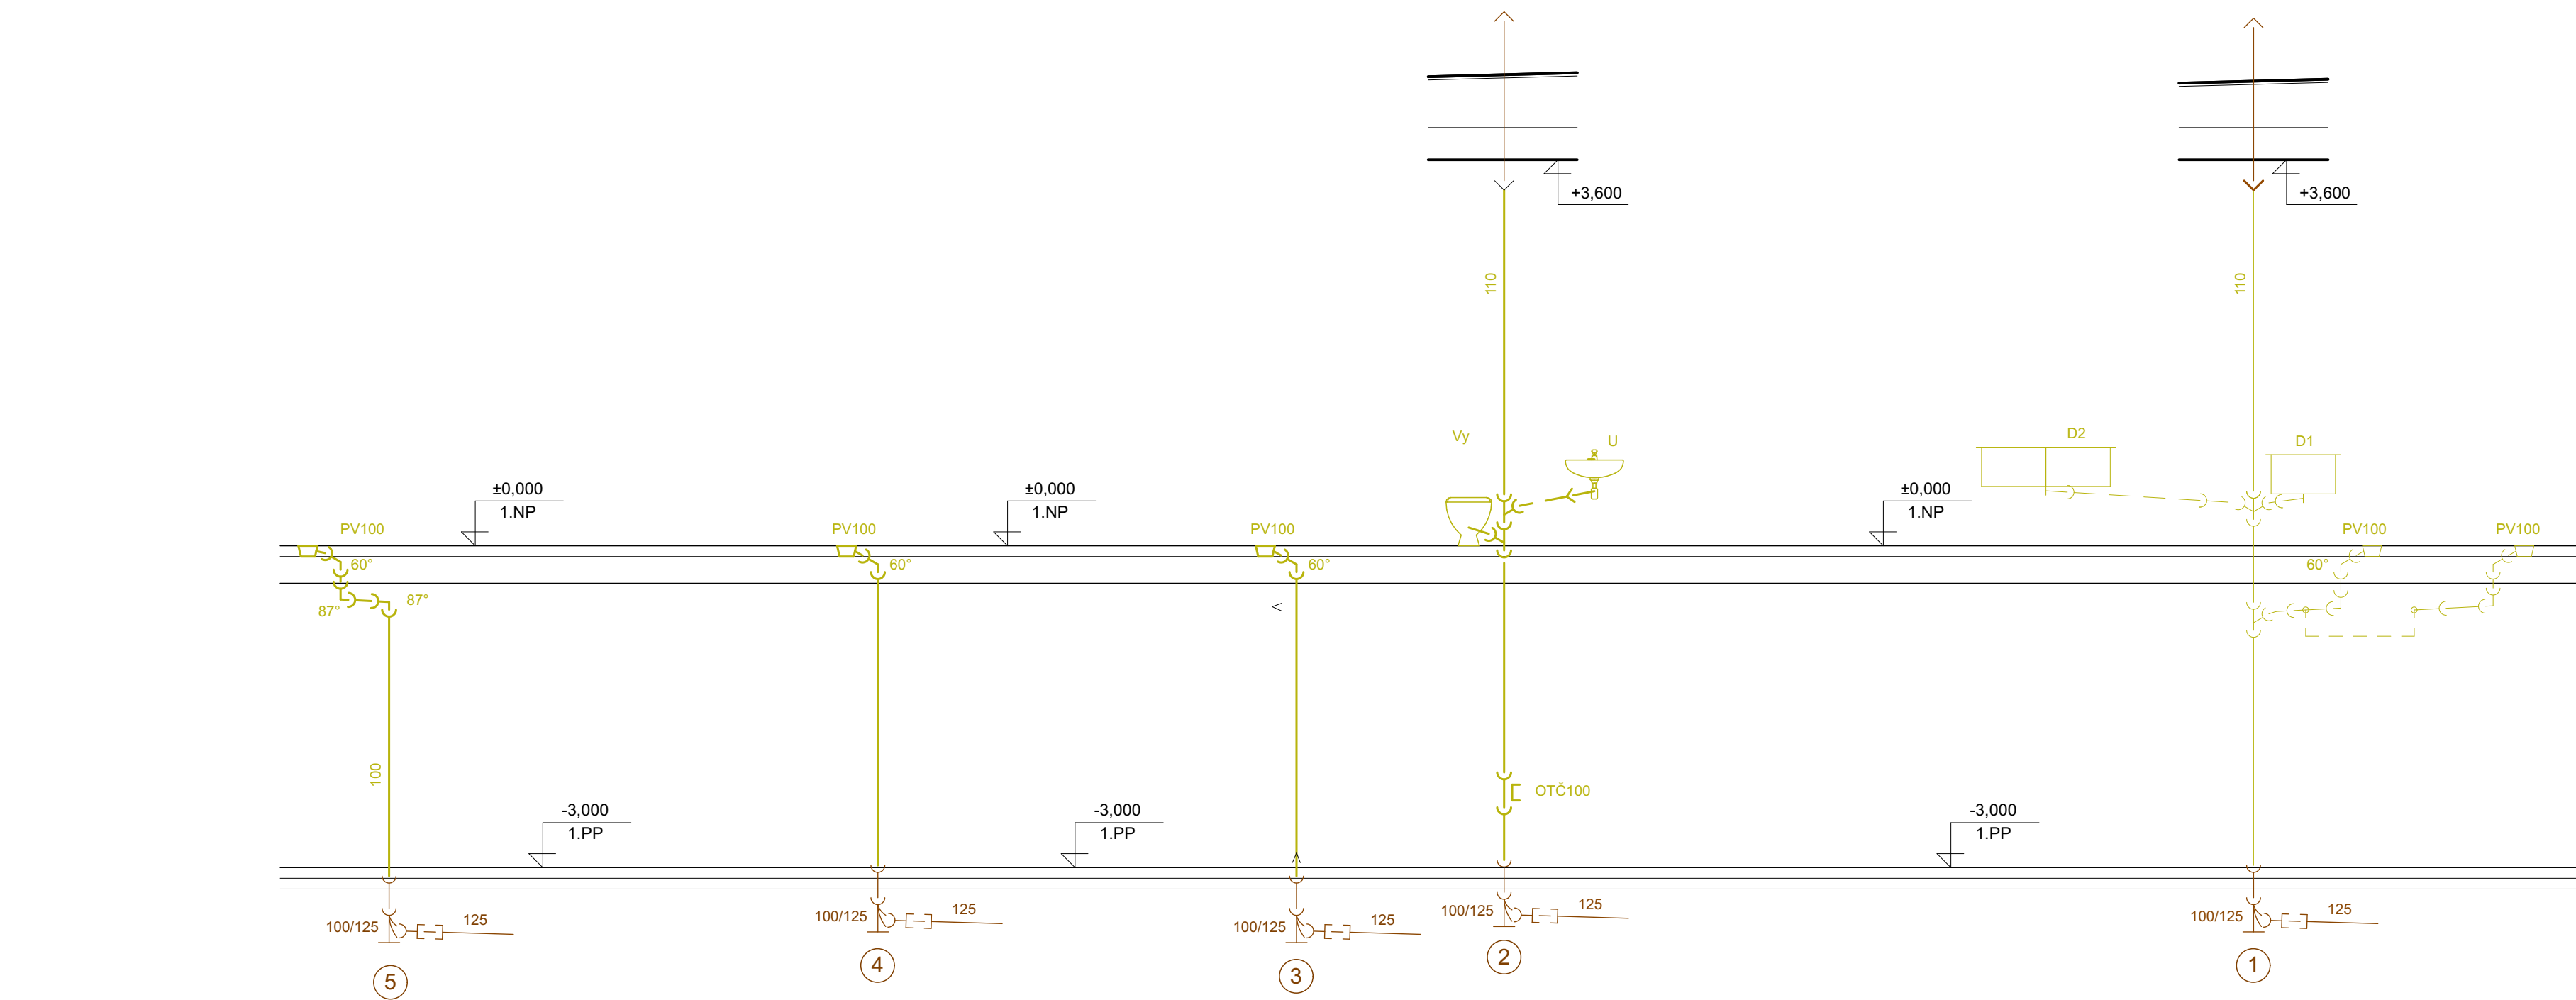


S 

Dokumentace nebo jakákoliv její část může být kopírována nebo jiným způsobem poskytována a rozšiřována pouze po předchozím písemném souhlasu autora dle zákona č. 121/2000 Sb.

 MOVERE	zodp. projektant:	Ing. Václav Chýlě	stupeň:	DSP
	kontroloval:	Ing. Jaroslav Hruška	datum:	09/2024
	navrhl:	Ing. Václav Chýlě	č. zakázky:	327 022
	vypracoval:	Ing. Václav Chýlě		

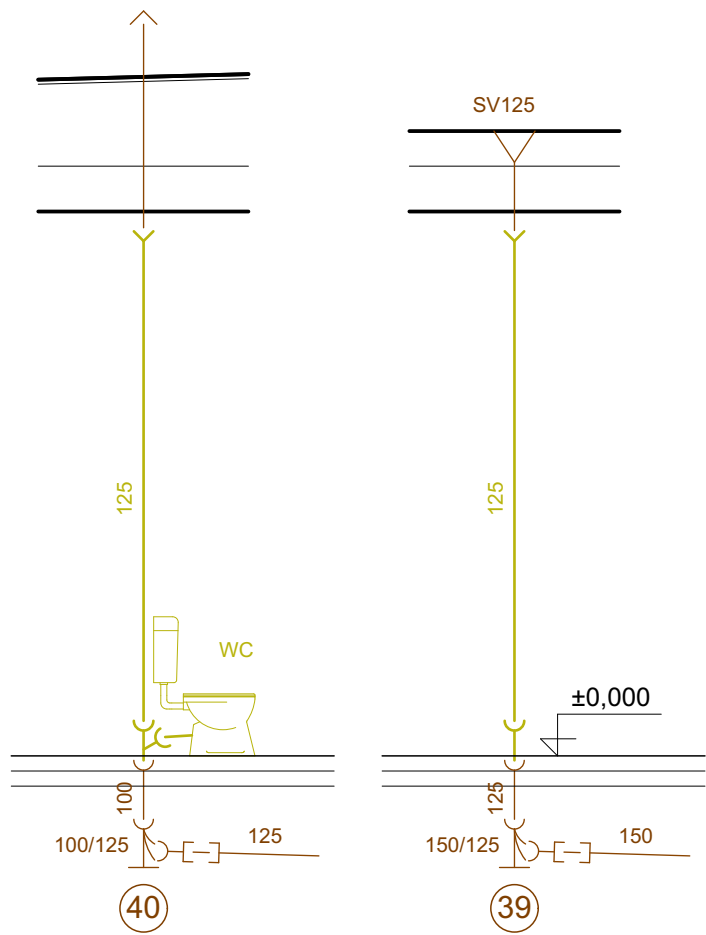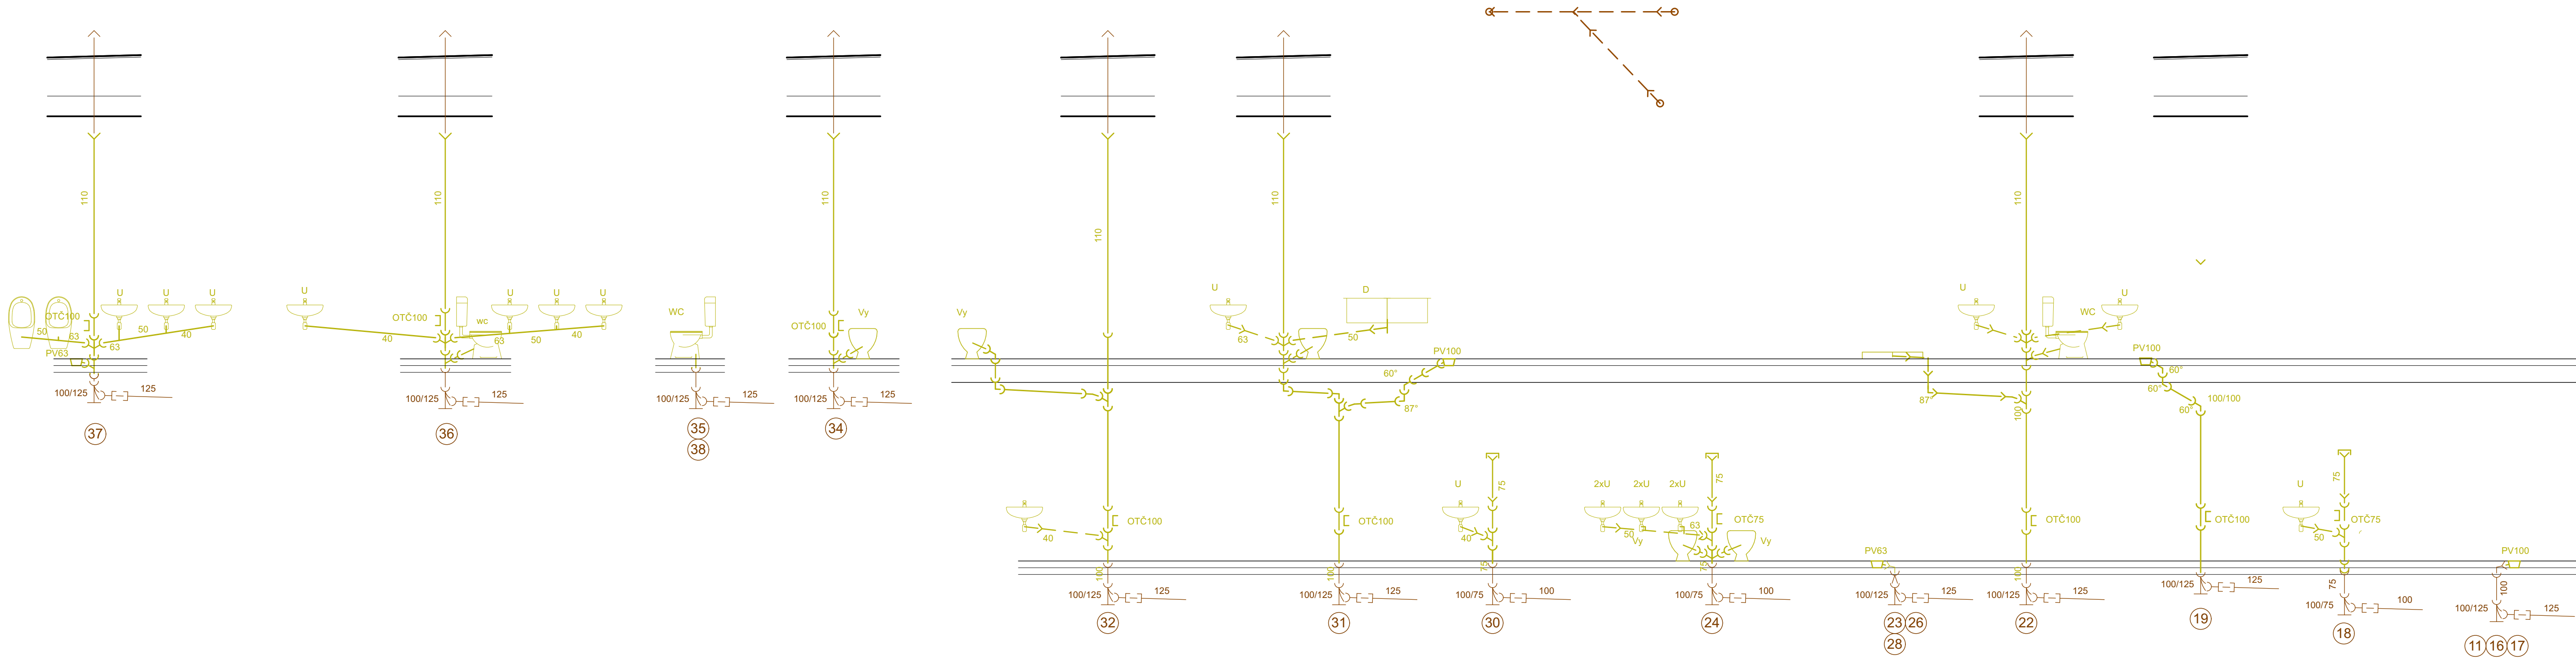

→ PLASTOVÉ, PŘÍP. NEREZOVÉ POTRUBÍ
→ LITINA
→ KAMENINA



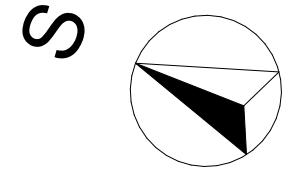


Pozn: Veškeré rozměry ověřit na stavbě. V případě odchylek informovat projektanta. Nad otvory budou použity překlady z ocelových profilů.

Dokumentace nebo jakákoliv její část může být kopírována nebo jiným způsobem poskytována a rozšiřována pouze po předchozím písemném souhlasu autora dle zákona č. 121/2000 Sb.


	zodp. projektant:	Ing. Václav Chýlě	stupeň:	DSP
	kontroloval:	Ing. Jaroslav Hruška	datum:	09/2024
	navrhl:	Ing. Václav Chýlě	č. zakázky:	327 022
	vypracoval:	Ing. Václav Chýlě		




investor:	Kraj Vysočina, Žižkova 1882/57, 586 01 Jihlava	č. paré:
akce:	ČZA v Humpolci, střední škola Rekonstrukce školní kuchyně, tělocvičny a DM Fügnerova 570	
výkres:	D.1.2.2.2 TPS - zdravotné technické instalace - výkresová část	měřítko: 1:50 č. výkresu:
Řezy kanalizace stávající		D.1.2.2.2.7

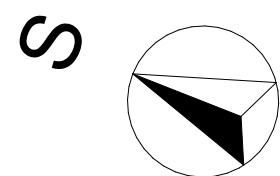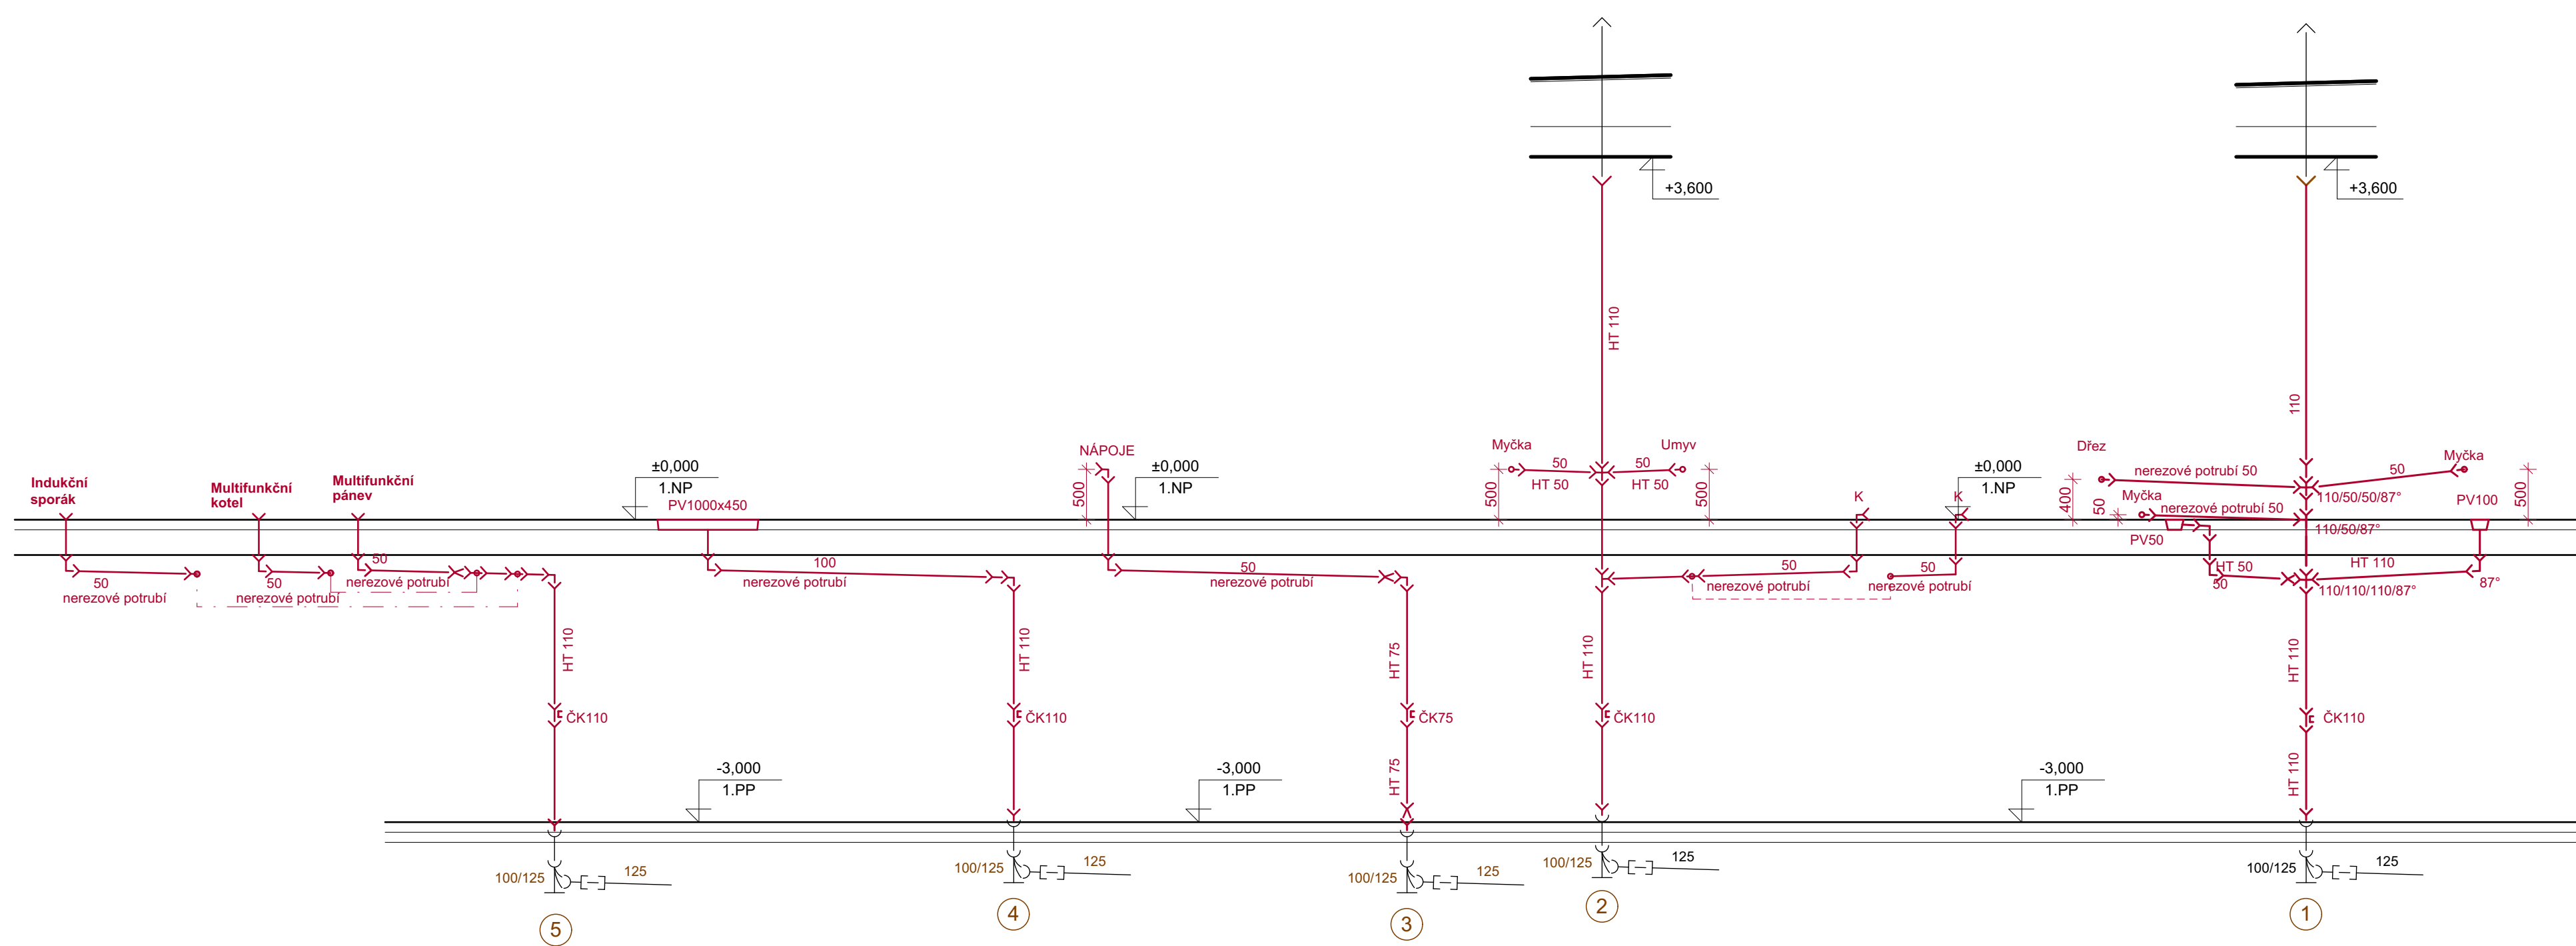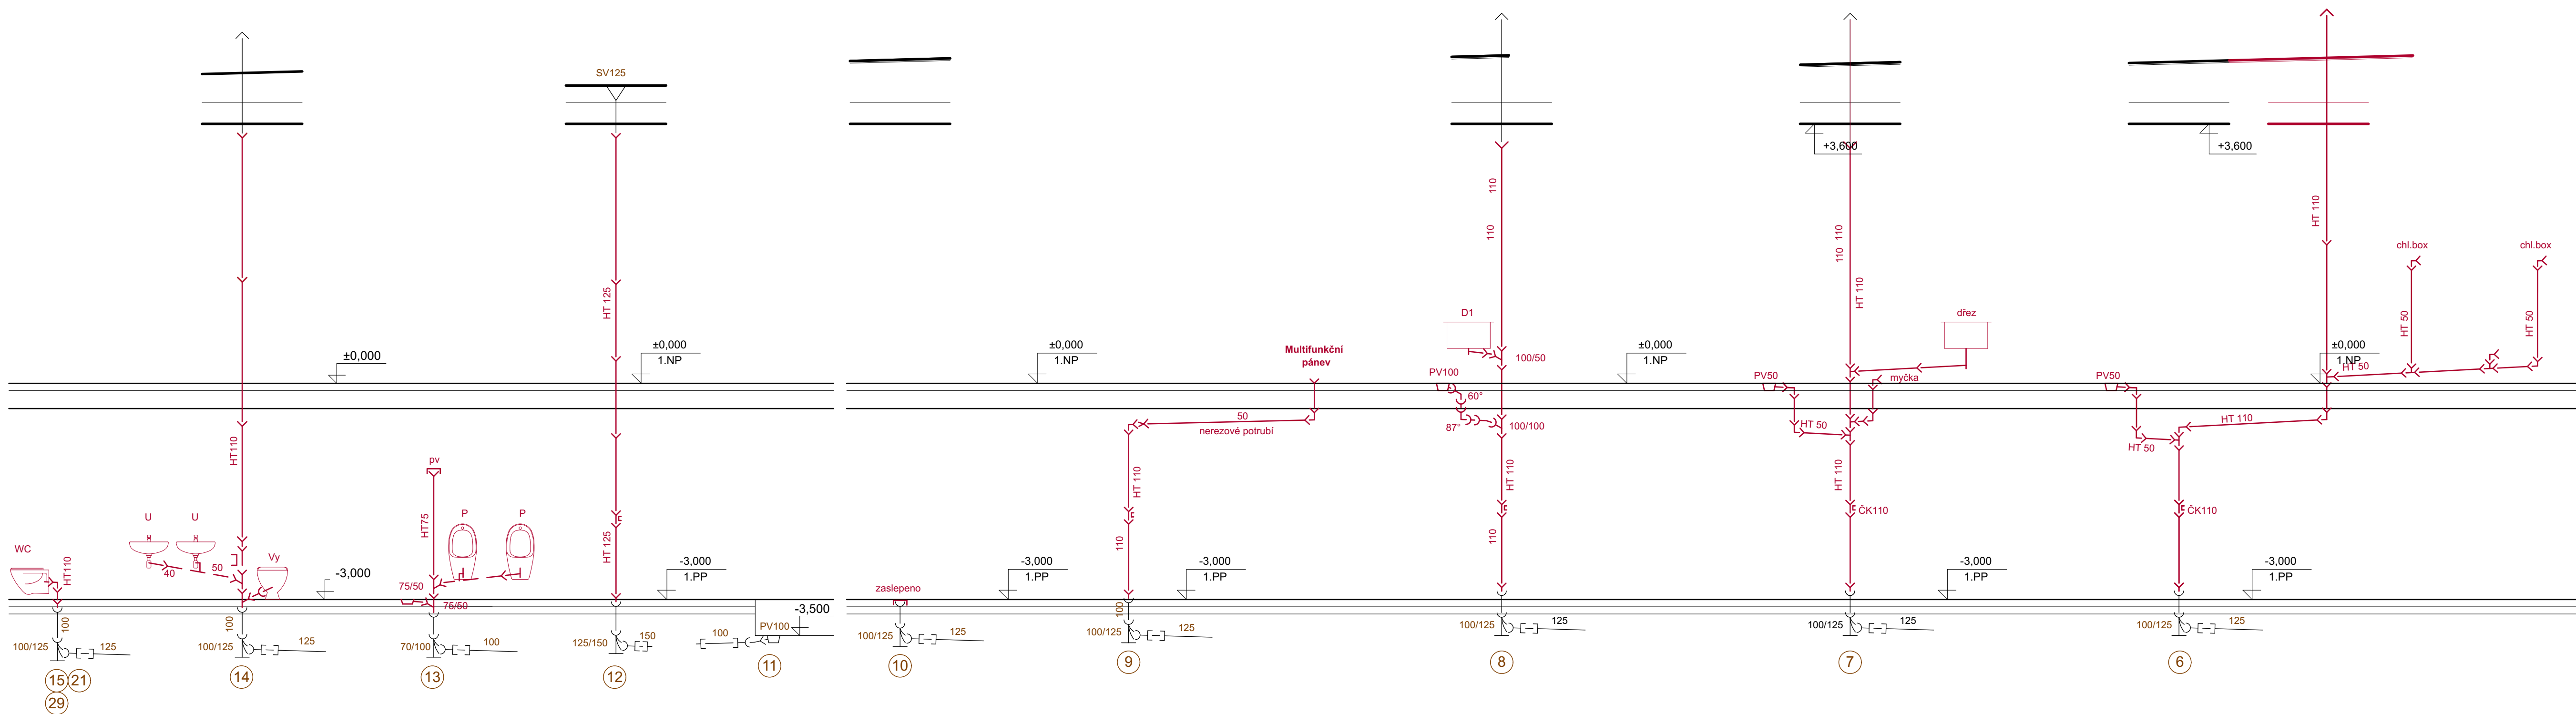

Pozn: Veškeré rozměry ověřit na stavbě. V případě odchylek informovat projektanta. Nad otvory budou použity překlady z ocelových profilů.

Dokumentace nebo jakákoliv její část může být kopírována nebo jiným způsobem poskytována a rozšiřována pouze po předchozím písemném souhlasu autora dle zákona č. 121/2000 Sb.

	zodp. projektant:	Ing. Václav Chýle	stupeň:	DSP
	kontroloval:	Ing. Jaroslav Hruška	datum:	09/2024
	navrhl:	Ing. Václav Chýle	č. zakázky:	327 022
	vypracoval:	Ing. Václav Chýle		
investor:	Kraj Vysočina, Žižkova 1882/57, 586 01 Jihlava			č.paré:
akce:	ČZA v Humpolci, střední škola Rekonstrukce školní kuchyně, tělocvičny a DM Fügnerova 570			
výkres:	D.1.2.2.2 TPS - zdravotné technické instalace - výkresová část			měřítko: 1:50 č.výkresu:
Řezy kanalizace nové				D.1.2.2.2.8

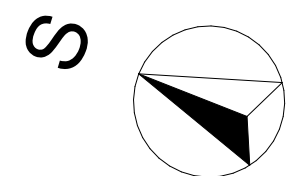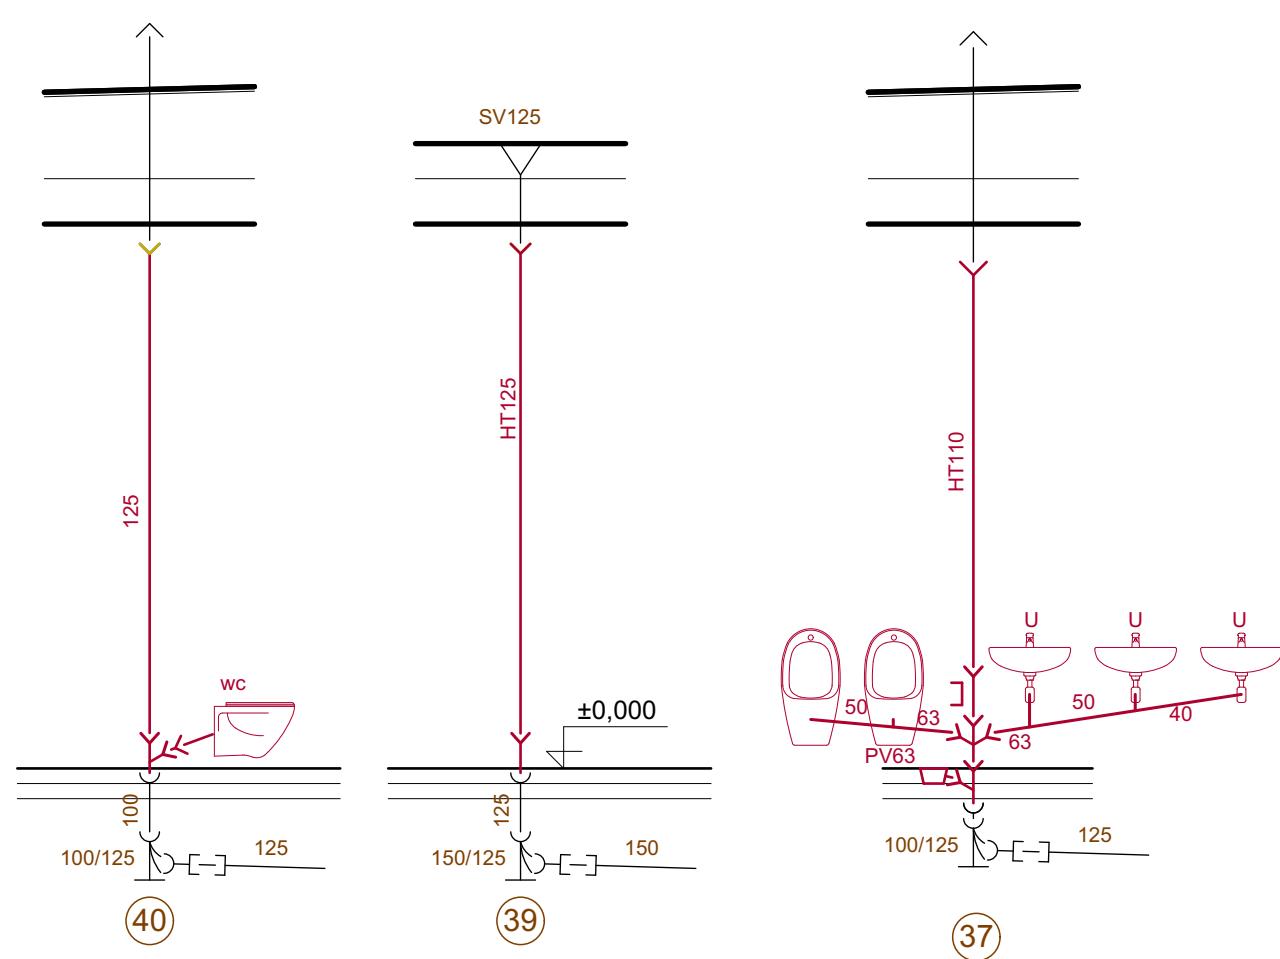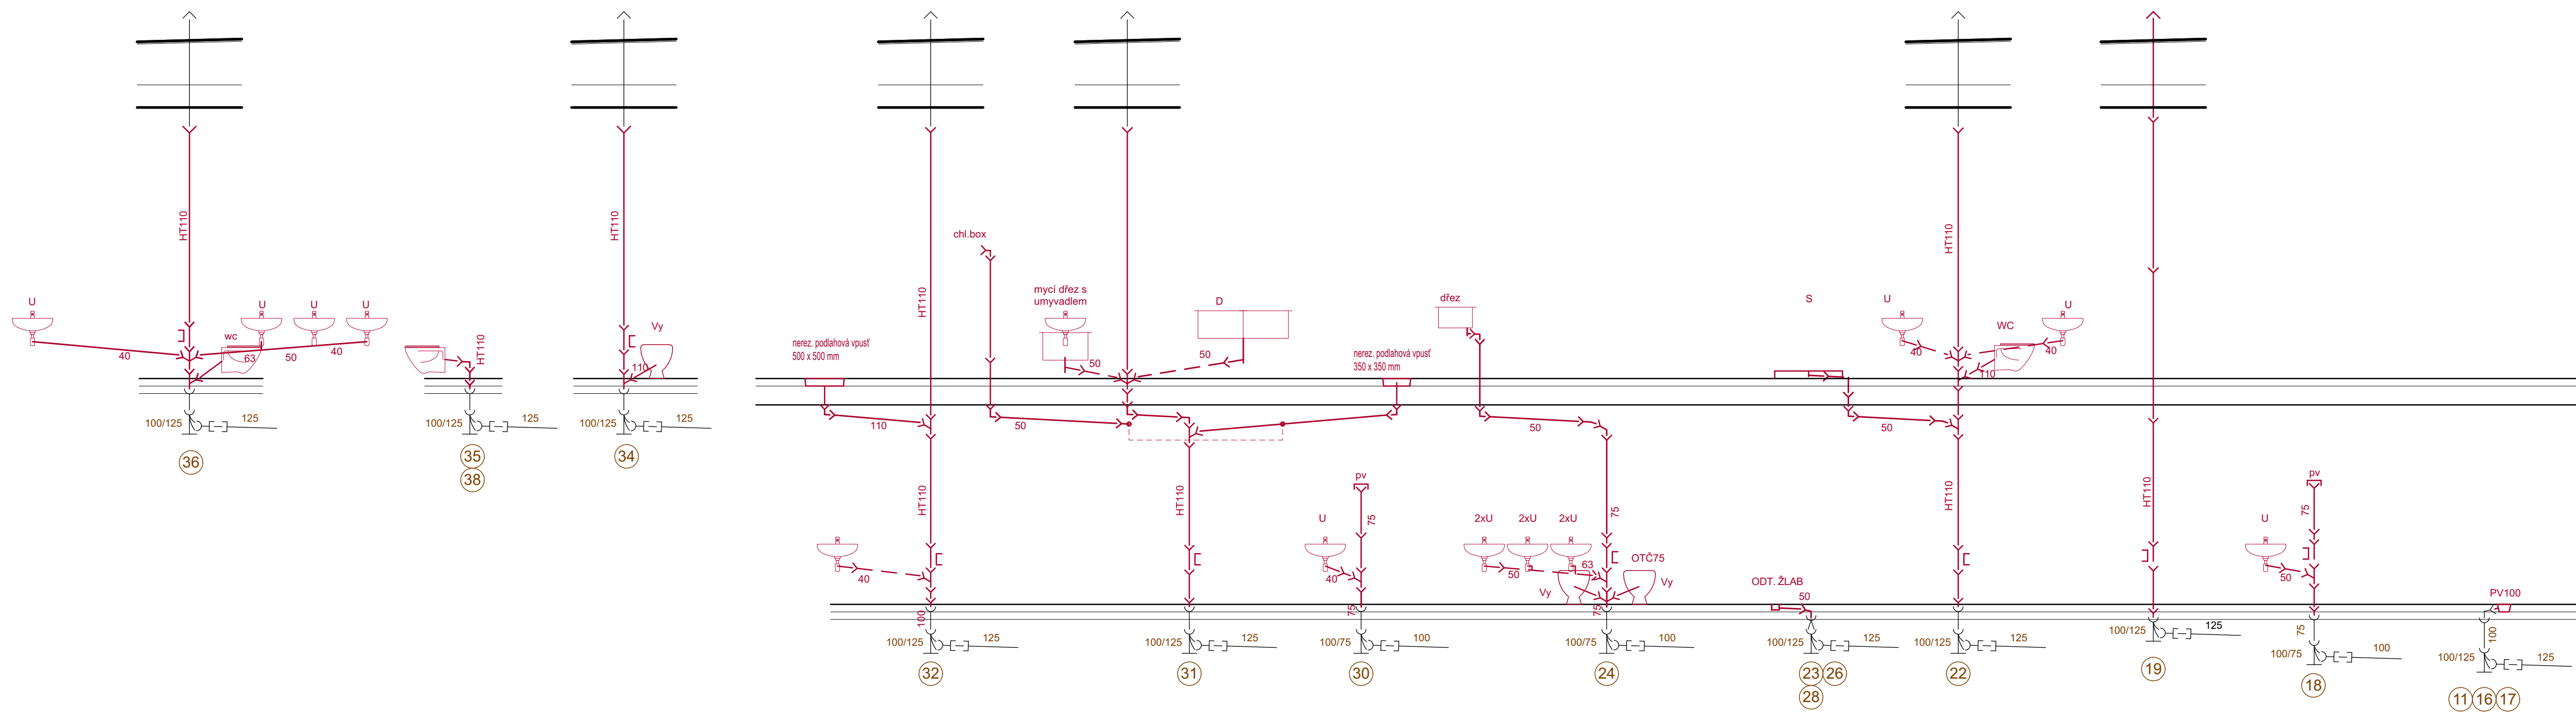

Pozn: Veškeré rozměry ověřit na stavbě. V případě odchylek informovat projektanta. Nad otvory budou použity překladky z ocelových profilů.

Dokumentace nebo jakákoliv její část může být kopírována nebo jiným způsobem poskytována a rozšiřována pouze po předchozím písemném souhlasu autora dle zákona č. 121/2000 Sb.

	zodp. projektant:	Ing. Václav Chýlě	stupeň:	DSP
	kontroloval:	Ing. Jaroslav Hruška	datum:	09/2024
	navrhl:	Ing. Václav Chýlě	č. zakázky:	327 022
	vyráběl:	Ing. Václav Chýlě		

investor:	Kraj Vysočina, Žižkova 1882/57, 586 01 Jihlava	č. paré:
akce:	ČZA v Humpolci, střední škola Rekonstrukce školní kuchyně, tělocvičny a DM Fügnerova 570	
výkres:	D.1.2.2.2 TPS - zdravotné technické instalace - výkresová část	měřítko: 1:50
	Řezy kanalizace nové	D.1.2.2.2.9