

SITUACE 2

CHOTĚBOŘ

ŽDÍREC NAD DOUBRAVOU

A31a

A31a

29,0

29,1

29,2

29,3

29,4

V2a 3x6/0,125
y_{9b}

V4 0,125
V4 0,125

Sanace okraje vozovky

P1

Reprofilace silničního příkopu v dl. 595 m

Reprofilace silničního příkopu v dl. 140 m

Reprofilace silničního příkopu v dl. 74 m

Odstranění pařezu


SO 101
km 29+320,00
SO 103

S

	STÁVAJÍCÍ HRANY - BEZ ÚPRAV		PLYN STL (GasNet, s.r.o.)
	OBNOVENÉ HRANY		NN, PODZEMNÍ TRASA (ČEZ Distribuce, a.s.)
	VODOROVNÉHO DOPRAVNÍHO ZNAČENÍ		NN, NADZEMNÍ TRASA (ČEZ Distribuce, a.s.)
	OBNOVA KRYTŮ		VN, PODZEMNÍ TRASA (ČEZ Distribuce, a.s.)
	OBNOVA OBRUSNÉ VRSTVY		VN, NADZEMNÍ TRASA (ČEZ Distribuce, a.s.)
	RECYKLACE PODKLADNÍ VRSTVY A OBNOVA KRYTŮ		VVN, NADZEMNÍ TRASA (ČEZ Distribuce, a.s.)
	OBNOVA VOZOVKOVÉHO SOUVRSTVÍ		NAPÁJECÍ KABEL VO NADZEM / PODZEM (ELTOD, a.s.)
	OBNOVA NÁPOJENÍ S NEZPEVNÝM POUKRYTÍM		PODZEMNÍ TRASA SĎELOVACÍHO VEDENÍ (CETIN, a.s.) - metalický kabel nezaměřeny
	OBNOVA PŘÍDLAŽBY (PRVKY Z BETONU)		PODZEMNÍ TRASA SĎELOVACÍHO VEDENÍ (CETIN, a.s.) - optický kabel
	OBNOVA CHODNÍKŮ (BETONOVÁ DLAŽBA)		PODZEMNÍ SDRUŽENÁ TRASA SĎELOVACÍHO VEDENÍ A NN (CETIN, a.s.) - optický kabel + NN
	ČIŠTĚNÍ A OBNOVA NEZPEVNĚNÉ KRAJNICE		TRASA SĎELOVACÍHO VEDENÍ (CETIN, a.s.) - metalický kabel zaměřeny
	NÁSPYPOVÁ TĚLESA / OHUMUSOVÁNÍ		TRASA SĎELOVACÍHO VEDENÍ (CETIN, a.s.) - neprovazovaná trasa
	STÁVAJÍCÍ SVISLÉ DOPRAVNÍ ZNAČENÍ / VÝMĚNA		ČD-Telematika / SSZT Jihlava
	ZRUŠENÉ / NOVÉ SVISLÉ DOPRAVNÍ ZNAČENÍ		VODOVODNÍ ŘÁD (VaK HB)
			JEDNOTNÁ KANALIZACE (VaK HB)
			SPLAŠKOVÁ KANALIZACE (VaK HB)

	PLYN STL (GasNet, s.r.o.)
	NN, PODZEMNÍ TRASA (ČEZ Distribuce, a.s.)
	NN, NADZEMNÍ TRASA (ČEZ Distribuce, a.s.)
	VN, PODZEMNÍ TRASA (ČEZ Distribuce, a.s.)
	VN, NADZEMNÍ TRASA (ČEZ Distribuce, a.s.)
	VVN, NADZEMNÍ TRASA (ČEZ Distribuce, a.s.)
	NAPÁJECÍ KABEL VO NADZEM / PODZEM (ELTODD, a.s.)
	PODZEMNÍ TRASA SĎĽOVACIHO VEDENÍ (CETIN, a.s.) - metalický kabel nezaměřený
	PODZEMNÍ TRASA SĎĽOVACIHO VEDENÍ (CETIN, a.s.) - optický kabel
	PODZEMNÍ SDRUŽENÁ TRASA SĎĽOVACIHO VEDENÍ A NN (CETIN, a.s.) - optický kabel + NN
	TRASA SĎĽOVACIHO VEDENÍ (CETIN, a.s.) - metalický kabel zaměřený
	TRASA SĎĽOVACIHO VEDENÍ (CETIN, a.s.) - neprovázaná trasa
	ČD-Telematika / SZST Jihlava
	VODOVODNÍ ŘÁD (VaK HB)
	JEDNOTNÁ KANALIZACE (VaK HB)
	SPLÁŠKOVÁ KANALIZACE (VaK HB)

SO 101	OPRAVA SILNICE, km 27,819 - 29,350	SO 115	OPRAVA PROPUSTKU, km 28,060	SO 117	OPRAVA PROPUSTKU, km 30,025
SO 103	OPRAVA SILNICE, km 29,350 - 30,187 70	SO 116	OPRAVA PROPUSTKU, km 29,400	SO 191	DOPRAVNÍ ZNAČENÍ

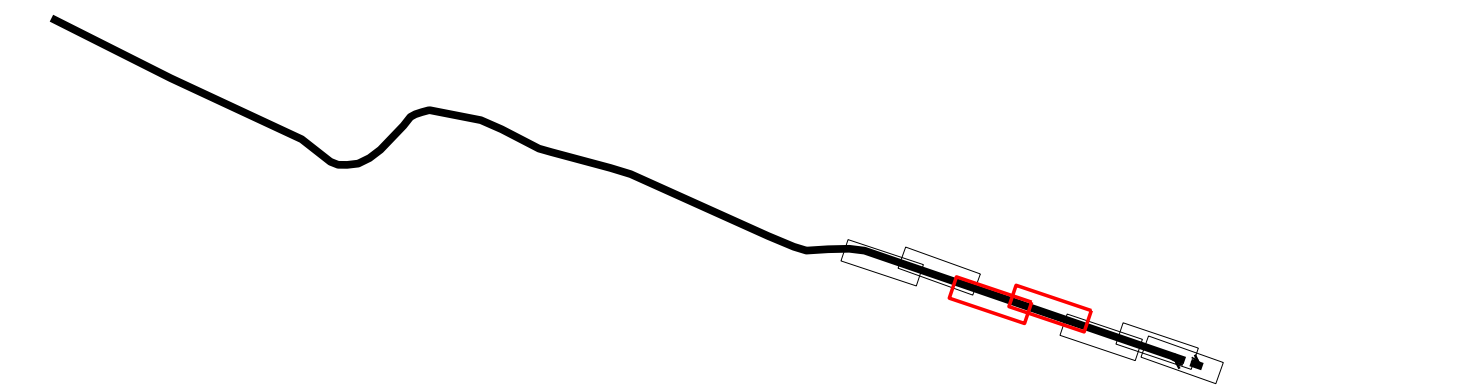

SOUŘADNÝ SYSTÉM S-JTSK, VÝŠKOVÝ SYSTÉM Bp

OBJEDNATEL	ZPRACOVATEL	Č. ZAKÁZKY 25-01		
Krajská správa a údržba silnic Vysočiny <i>příspěvková organizace</i>	Ing. Jan Lahoda IČ: 06654720 Email: silprol@silprol.cz Tel.: 604 661 982	DATUM 01.2025 REVIZE .		
AKCE	II/345 CHOTĚBOŘ - ŽDÍREC NAD DOUBRAVOU	VYPRACOVAL	Ing. Jan Lahoda	PARE
ČÁST	SITUAČNÍ VÝKRESY	ZODPOVĚDNÝ PROJEKTANT	Ing. Jan Lahoda	
VÝKRES	KOORDINAČNÍ SITUACE	MĚŘÍTKO 1 : 500	STUPEŇ PDPS	ČÁST C PŘÍLOHA 3.2