


PŮDORYS 1:200

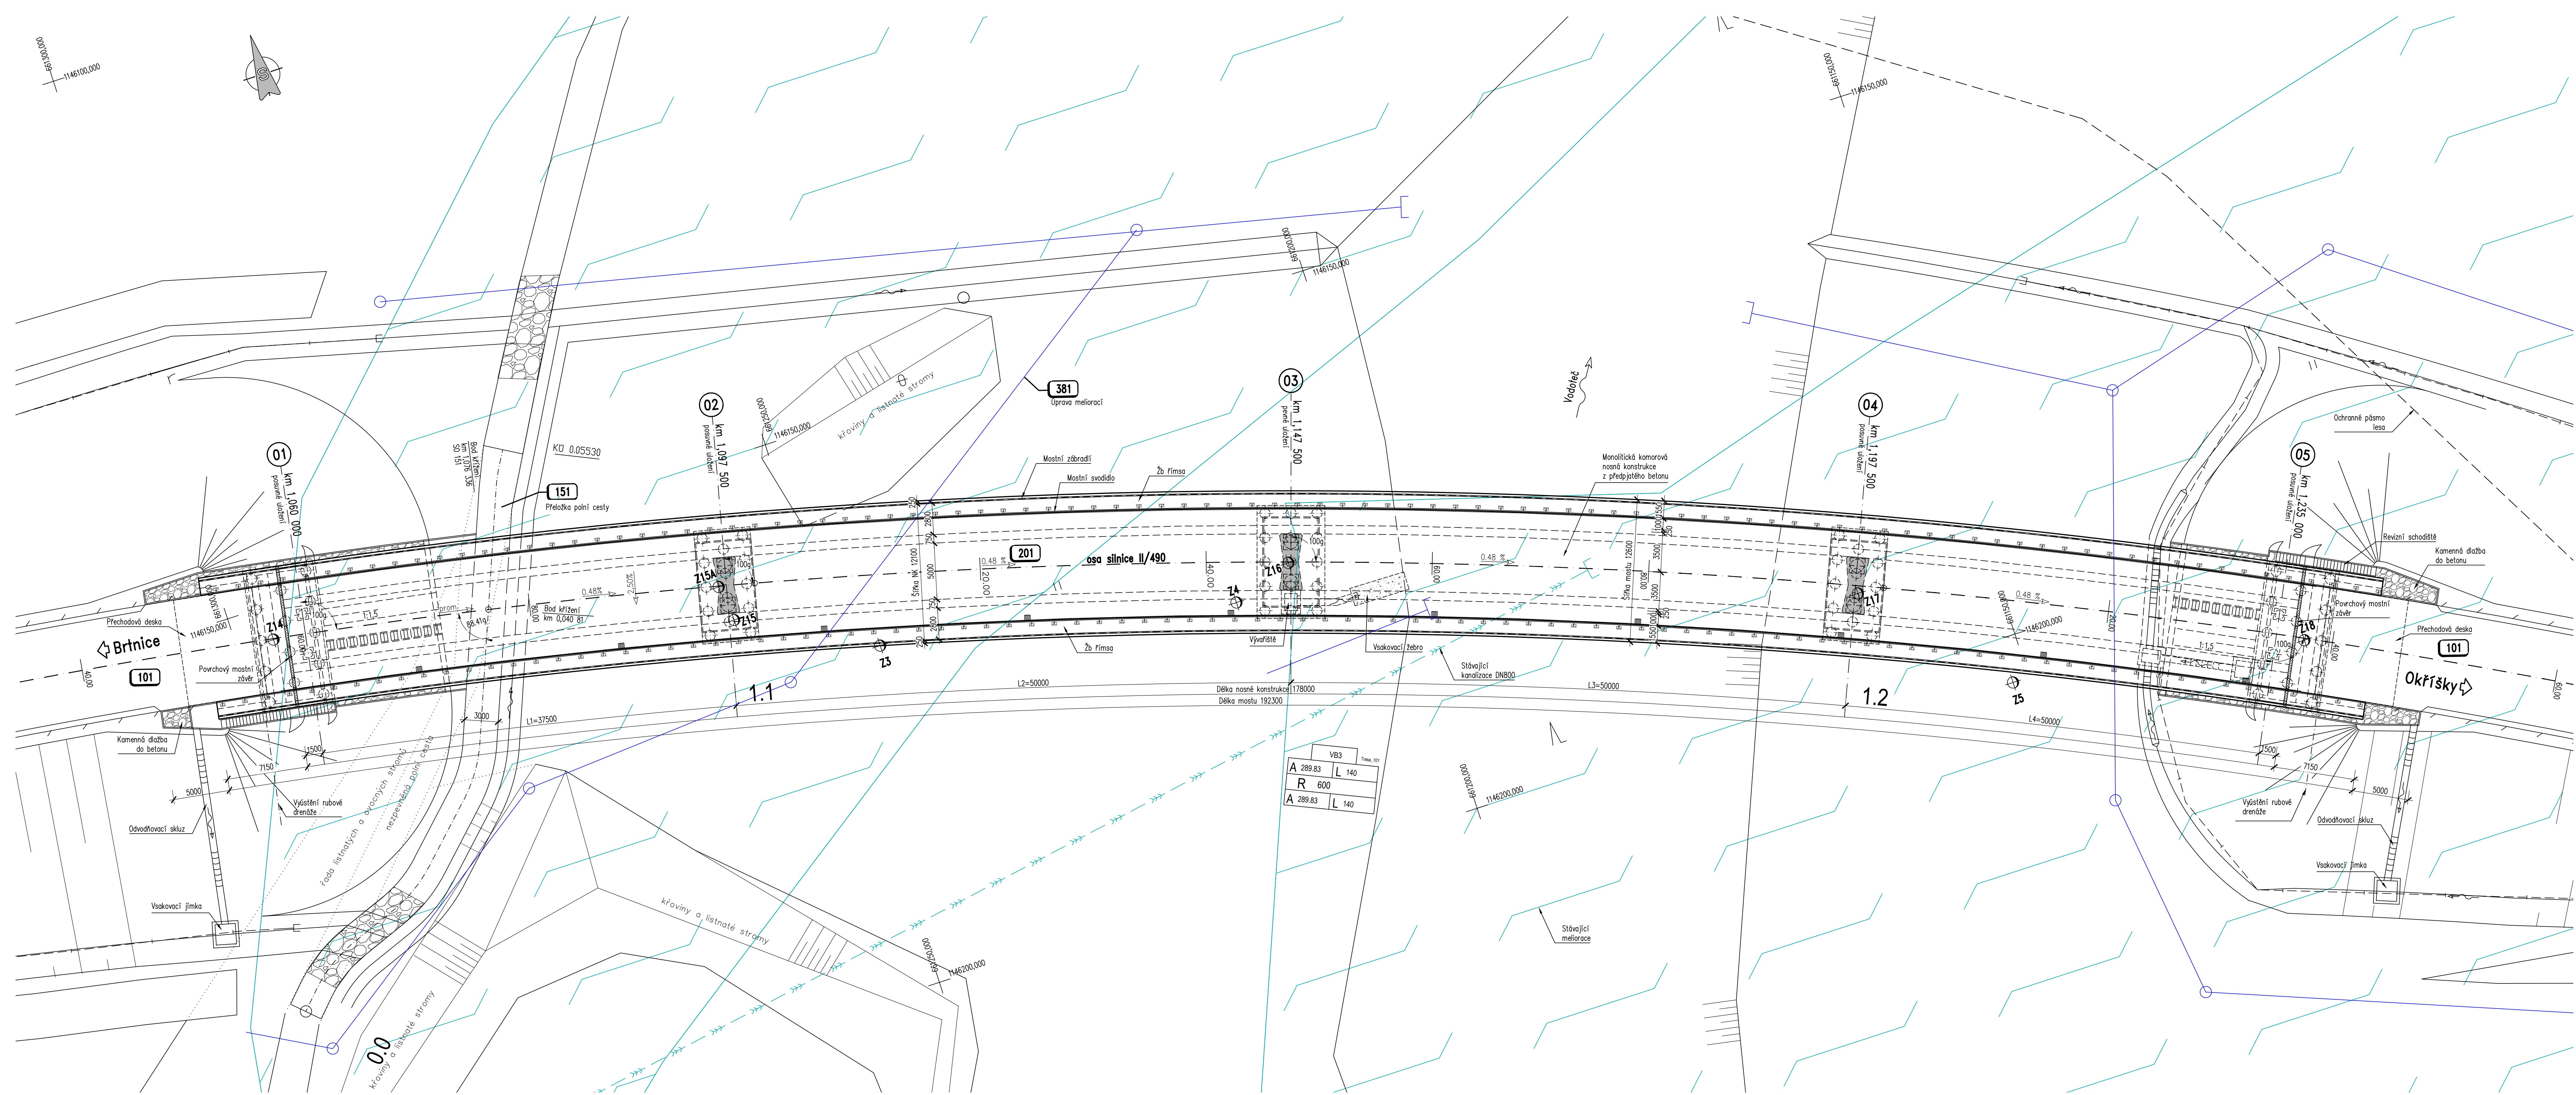

LEGENDA IS:

- STÁVAJÍCÍ JEDNOTNÁ KANALIZACE ZAŠOVCE - PŘÍBLŽNÝ PŘEBĚH
- STÁVAJÍCÍ MELIORACE
- SO 381 ÚPRAVA MELIORACÍ

D

DSP

SO 201

NÁZEV AKCE:

II/405 ZAŠOVCE - OBCHVAT, PD




OBEDNATEL:

KRAJ VYSOČINA  
Žitkova 1882/57, 587 33 JIHLAVA

ZHOTOVITEL:

HBH Projekt spol. s r.o.  
Koblenkova 216/5, 602 00 Brno

HBH Projekt spol. s r.o.  
provozovna a kancelar  
Koblenkova 216/5, 602 00 Brno  
C. ZAKAZKY 2018/0574

SOUBRAZNOVÝ SYSTÉM: S-JTSK		VÝŠKOVÝ SYSTÉM: B.p.v.		
VEDOUČÍ PROJEKTANT	ING. KAMIL REŘUCHA			
ZODPOVĚDNÝ PROJEKTANT	ING. KAMIL REŘUCHA			
VYPRACOVAL	ING. MARTA REŘUCHOVÁ			
KONTROLOVAL	ING. TOMÁŠ KULHAVÝ		Mikrobitka s.r.o. 2, 616 00 Brno	
KRAJ: KRAJ VYSOČINA	K.Š.: ZAŠOVCE	DATUM: 08/2020		
NÁZEV OBJEKTU: D - DOKUMENTACE OBJEKTŮ D1 - STAVEBNÍ ČÁST		FORMÁT: 14 A4		
SO 201 MOST NA SILNICI II/405 PŘES ÚDOLÍ S VODOTEČÍ A POJÍZDOU V KM 1.16		MĚŘÍTKO: 1:200		
		CÍL: DSP		
		CÍL: ZAKÁZKY		
		ARCHIVNÍ ČÍS: 20032		
PŘÍLOHA: PŮDORYS		CÍL: SOUPRAVY		CÍL: VÝKRESU
		03		