


05 ŘEZ A 1:50

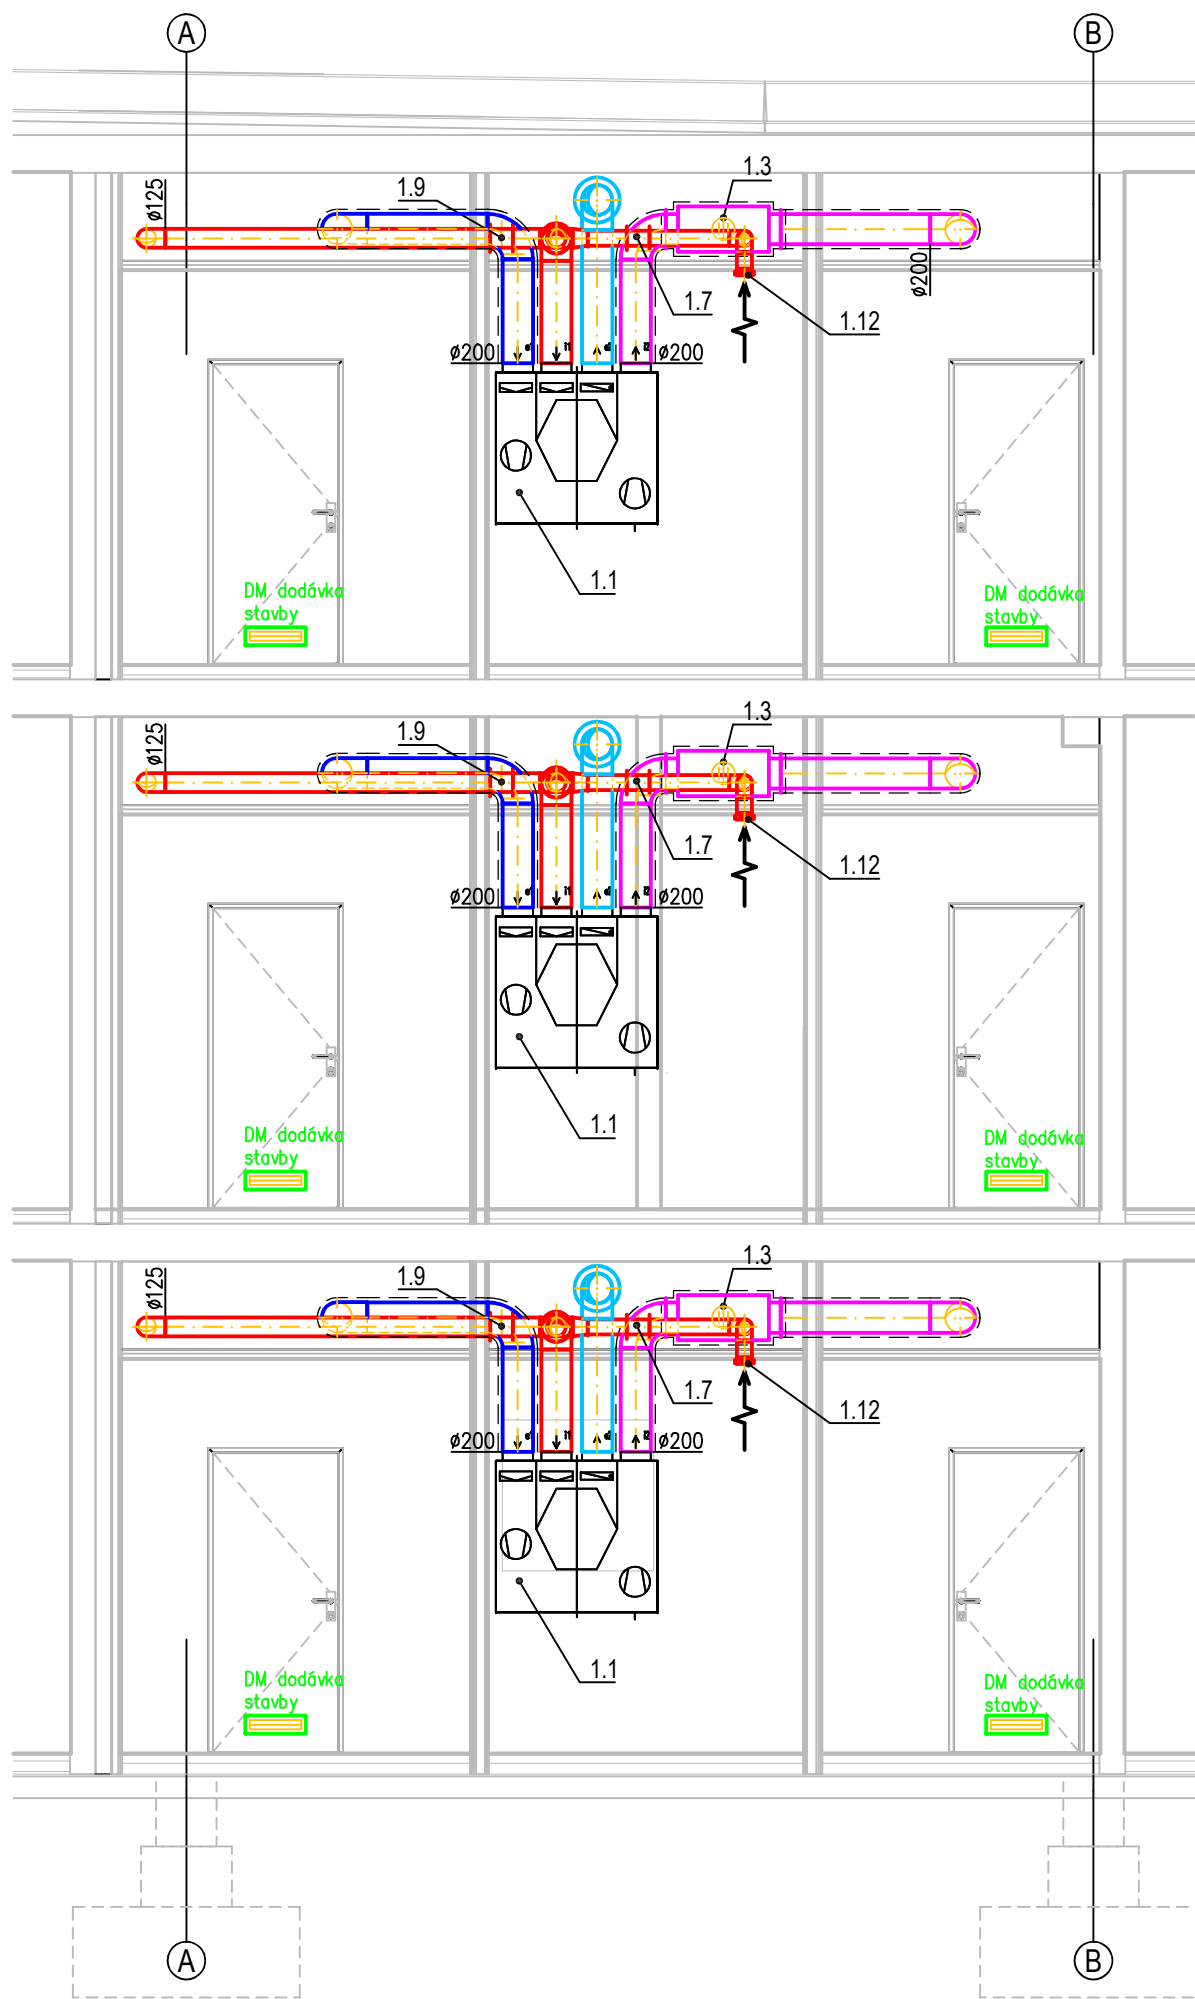

05 ŘEZ B 1:50

± 0,000 = 1.NP Hlavní vstup do objektu			
Projektant: Ing. Radovan Vejvoda Generála Fanty 847/3 674 01, Třebíč tel.: 602 749 749 IČ: 06997325 email.: adovjev@seznam.cz		Projektant odborné / profesní části: MSV klima s.r.o. Riegrova 1200/72 674 01 Třebíč tel.: 603 826 322 IČ : 14400146 email : petra@msv-klima.cz	
Vedoucí projektu Ing. Radovan Vejvoda		Zodpovědný projektant František Jelinek	Kreslil Petra Pravdová
Vypracoval Petra Pravdová		Kreslil Petra Pravdová	
Akce: SPŠT - oprava sociálních zařízení a stavební úpravy v budově A			
Investor: Střední průmyslová škola Třebíč Manž. Curieových 734 674 01, Třebíč tel.: 568 832 200 IČ: 66610702 email.: office@spst.cz		Místo stavby: Pozemek: p. č. st. 5673/2 k.ú.: Třebíč Obec: Třebíč Okres: Třebíč Kraj: Kraj Vysočina	
Část: Technická zařízení budov		Profese: Vzduchotechnika	
Obsah: ŘEZ A,B		Číslo výkresu: D.1.4.3.5	
Autorizace:		Zakázka: 24-38 Stupeň: DPS Datum: 15.12.2024 Revize: Formát: A2/A3(594/297) Měřítko: 1:50 Objekt: SO-01 Paré:	