

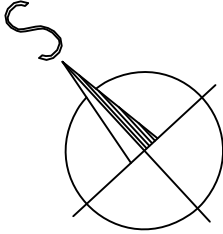


KOORDINAČNÍ SITUACE 1:200

STARÝ STAV

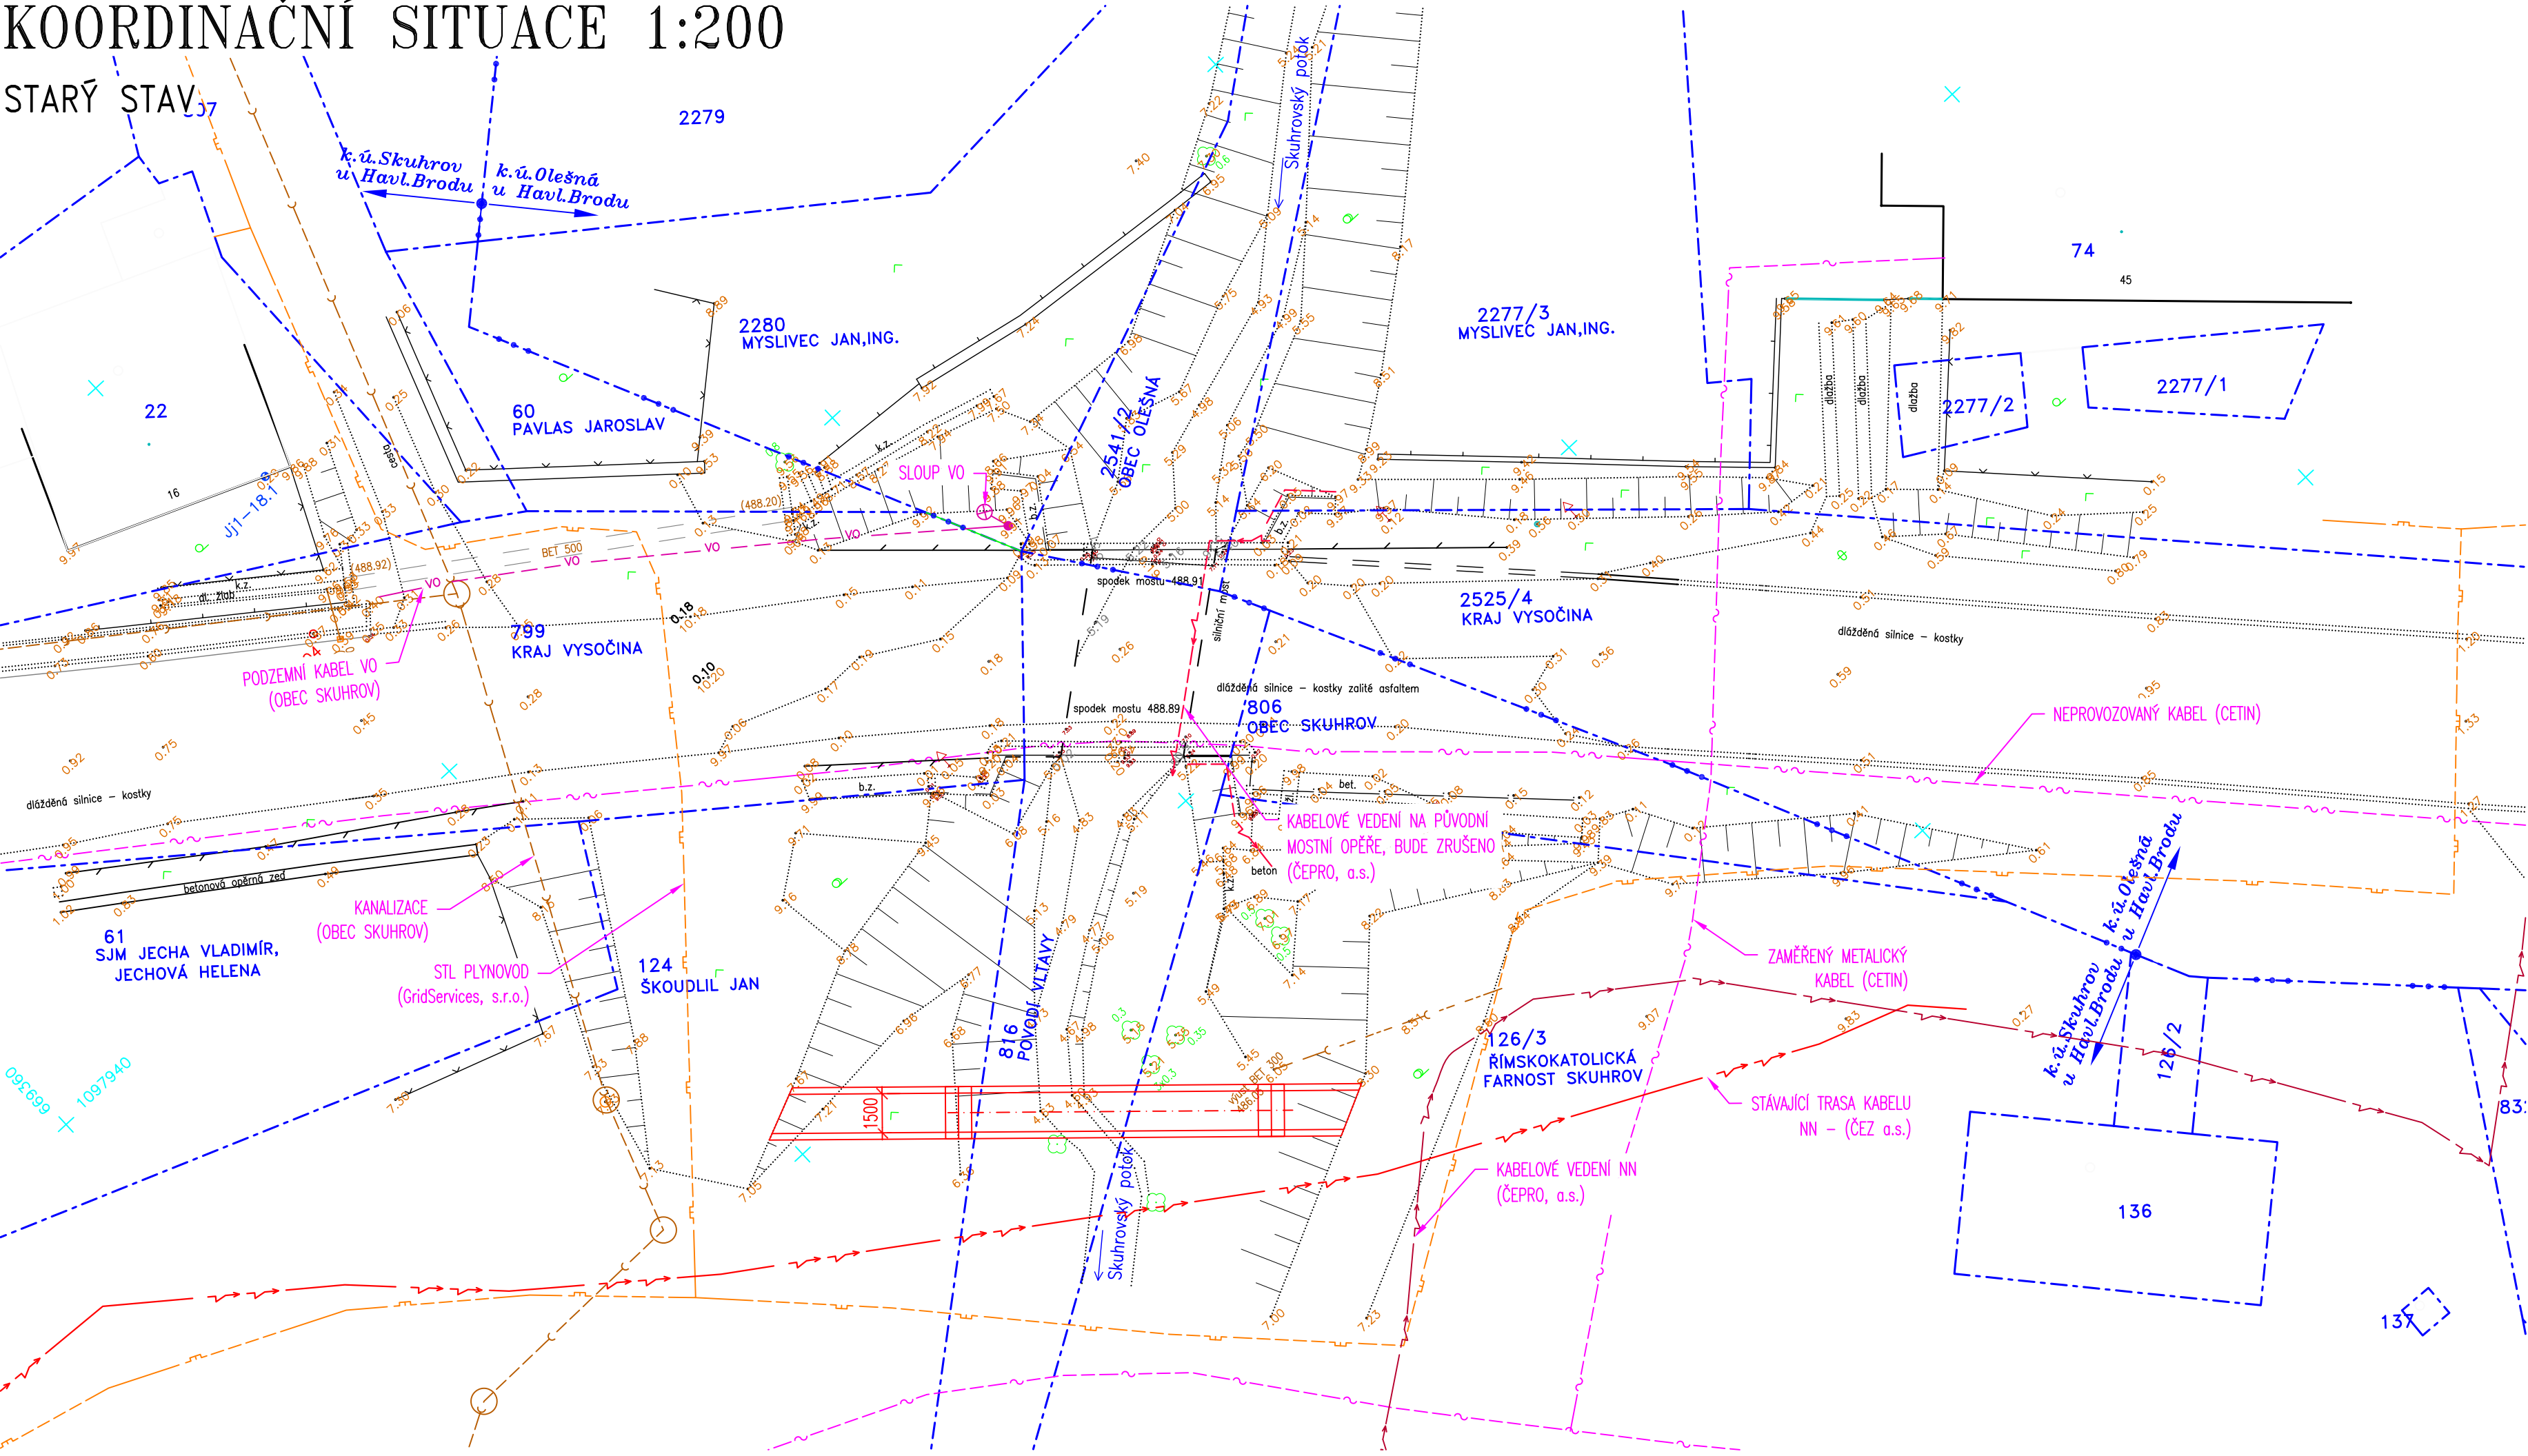

NOVÝ STAV

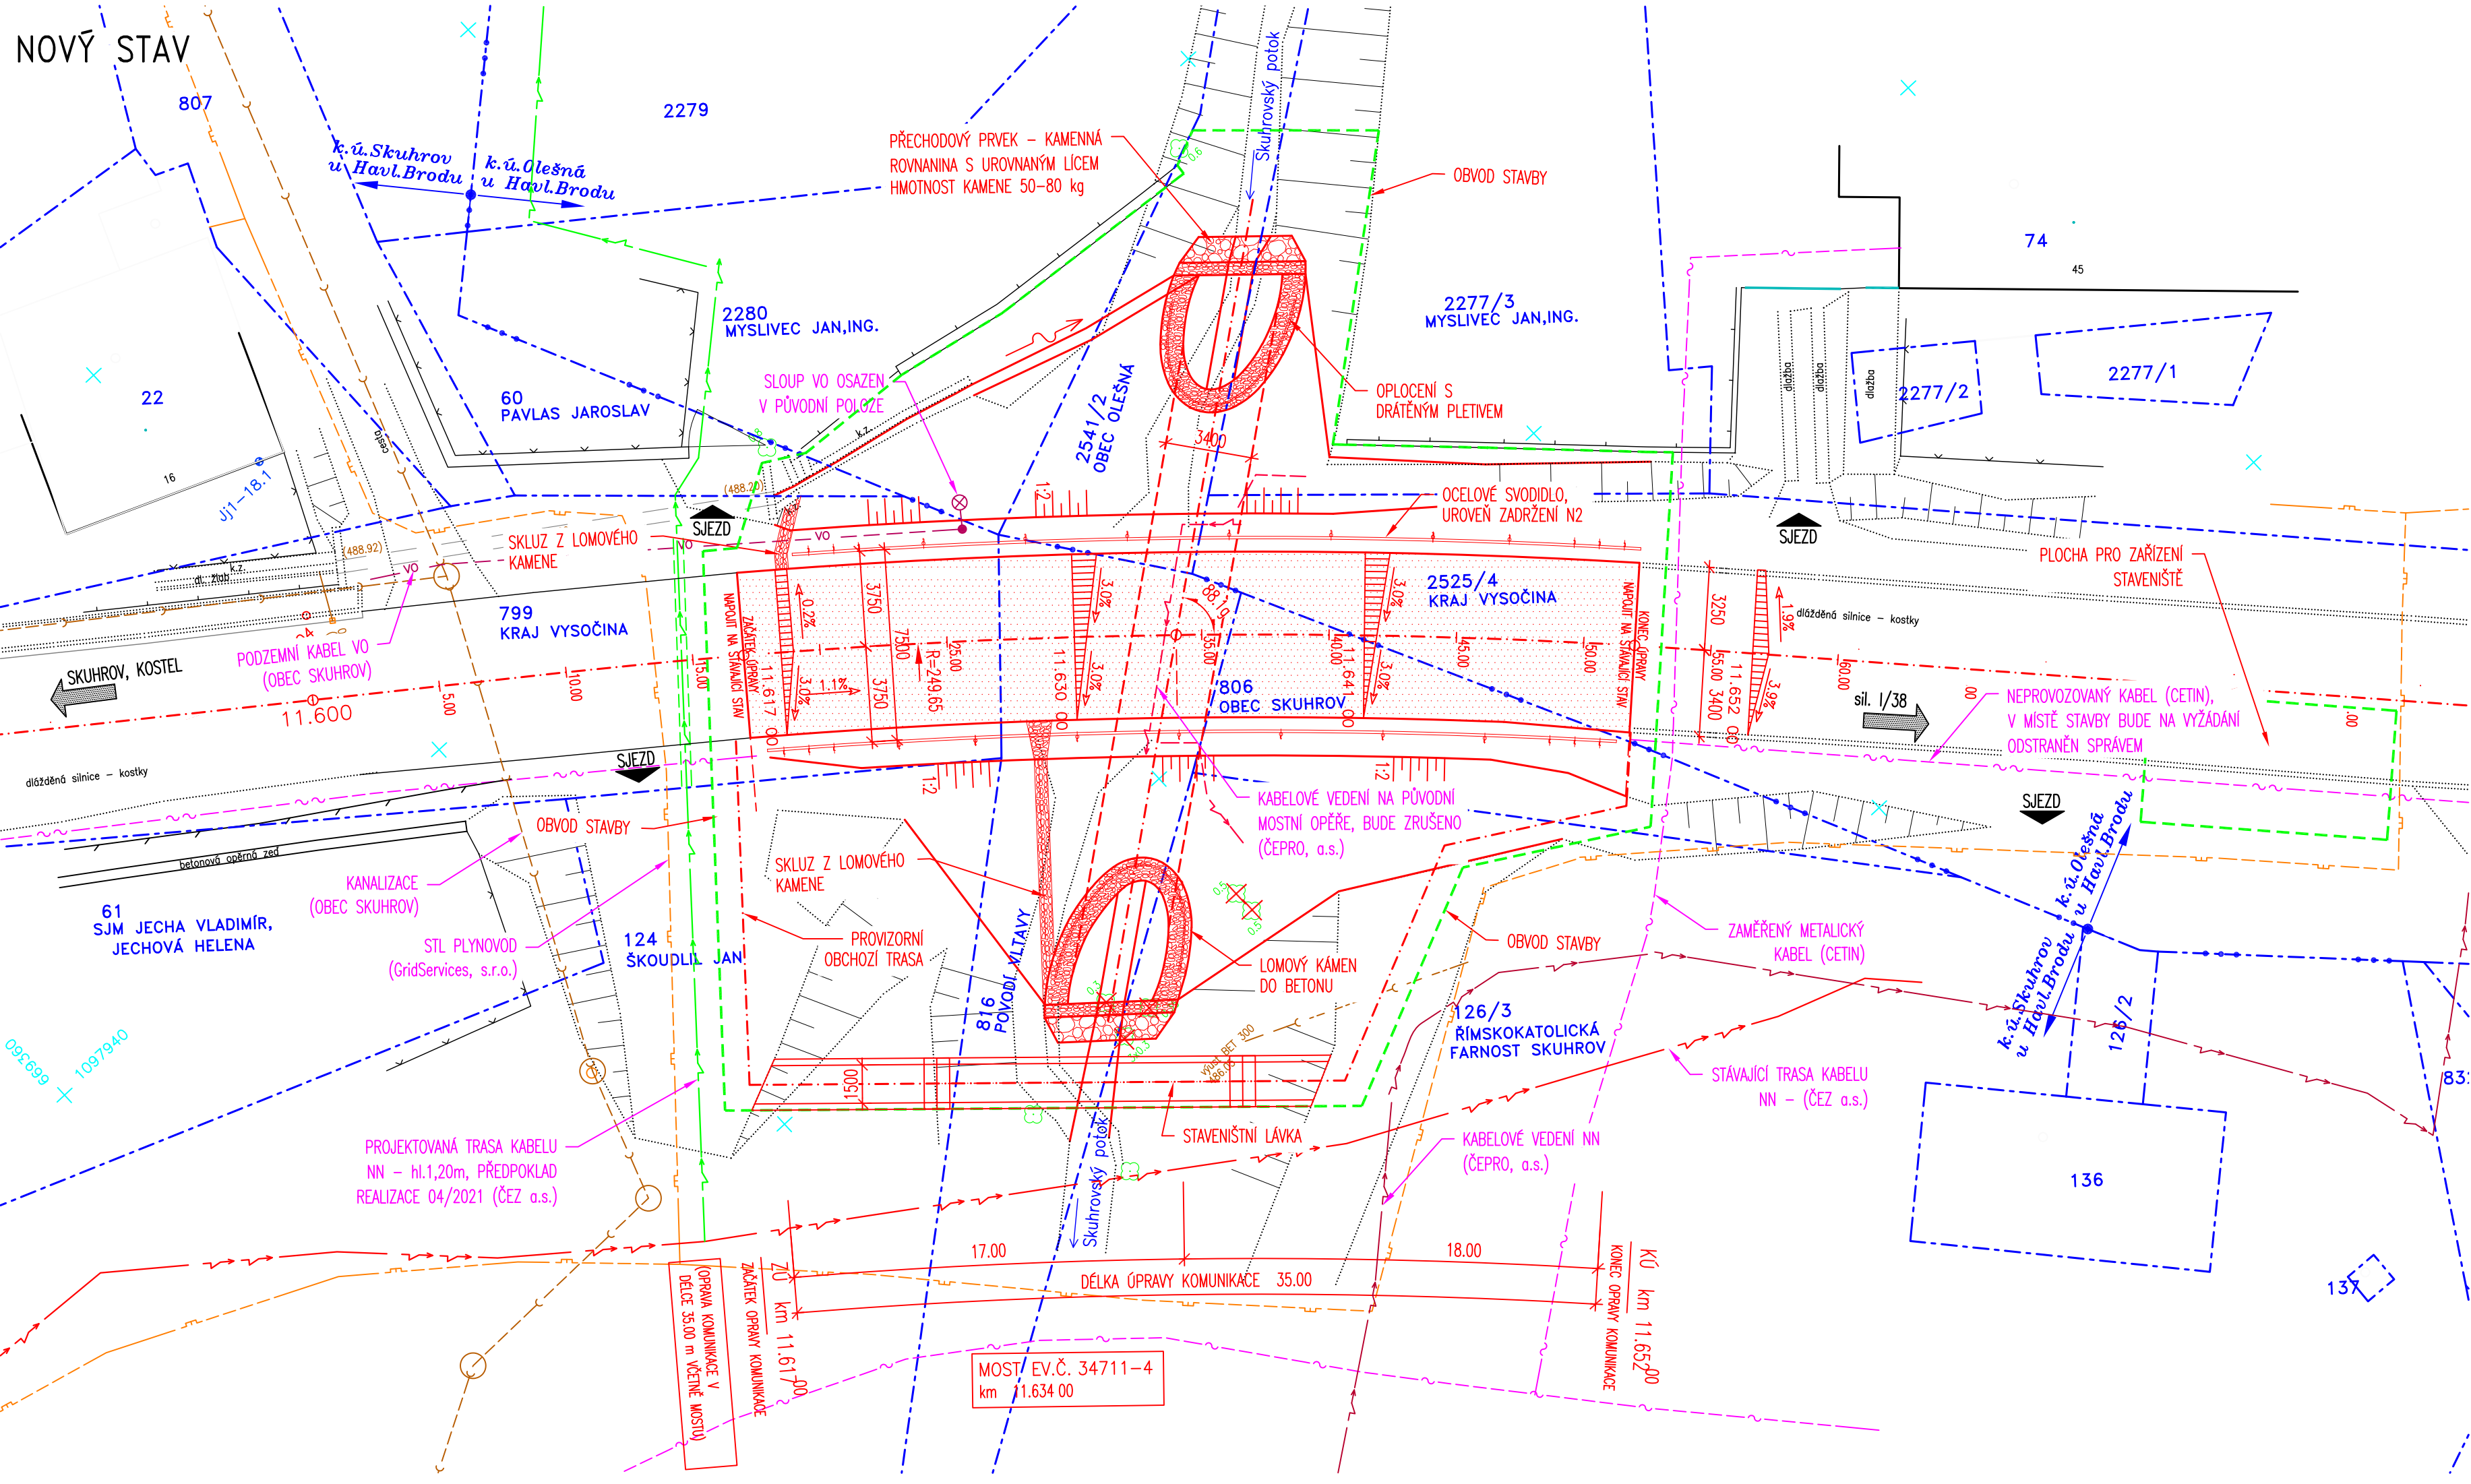

LEGENDA ČAR

STÁVAJÍCÍ STAV

NOVÝ STAV

HRANICE PARCEL KATASTRU NEMOVITOSTÍ

ČÍSLO PARCELY KATASTRU NEMOVITOSTÍ

LEGENDA SÍTÍ

METALICKÝ KABEL, ZAMĚŘENÝ PRŮBĚH (CETIN a.s.)

NEPROVOZOVANÝ KABEL (CETIN a.s.)

PROJEKTOVANÁ TRASA NN (ČEZ a.s.)

STÁVAJÍCÍ TRASA KABELU NN – (ČEZ a.s.)

STL PLYNOVOD (GridServices, s.r.o.)

KABEL NN NA OPĚŘE 2 (ČEPRO, a.s.)

PODZEMNÍ KABEL NN (ČEPRO, a.s.)

PODZEMNÍ KABEL VO (OBEK SKUHROV)

KANALIZACE (Obec Skuhrov)

KÁCENÍ STROMŮ – 7 ks

VÝŠKOVÝ SYSTÉM: Bpv

SOUŘADNICOVÝ SYSTÉM: S-JTSK

VEDOUČÍ PROJEKTANT

ING. JAN PRACNÝ

ZODPOV. PROJEKTANT

ING. JAN PRACNÝ

VYPRACOVAL

ING. LUBOR PUKLIČKÝ, Ph.D.

KONTROLOVAL

ING. LADISLAV ŠTĚPÁNEK

OBJEDNATEL: KSŮVY, JIHLAVA

KRAJ: VYSOČINA

DATUM

5/2021

FORMÁT

6A4

ŮČEL

PDPSP

MĚŘÍTKO

1:200

Skuhrov_C3_Sit.dwg

ČÍSLO PARCELY

ČÍSLO VÝKRESU

III/34711 Skuhrov, most ev.č.34711-4

KOORDINAČNÍ SITUACE

C3