

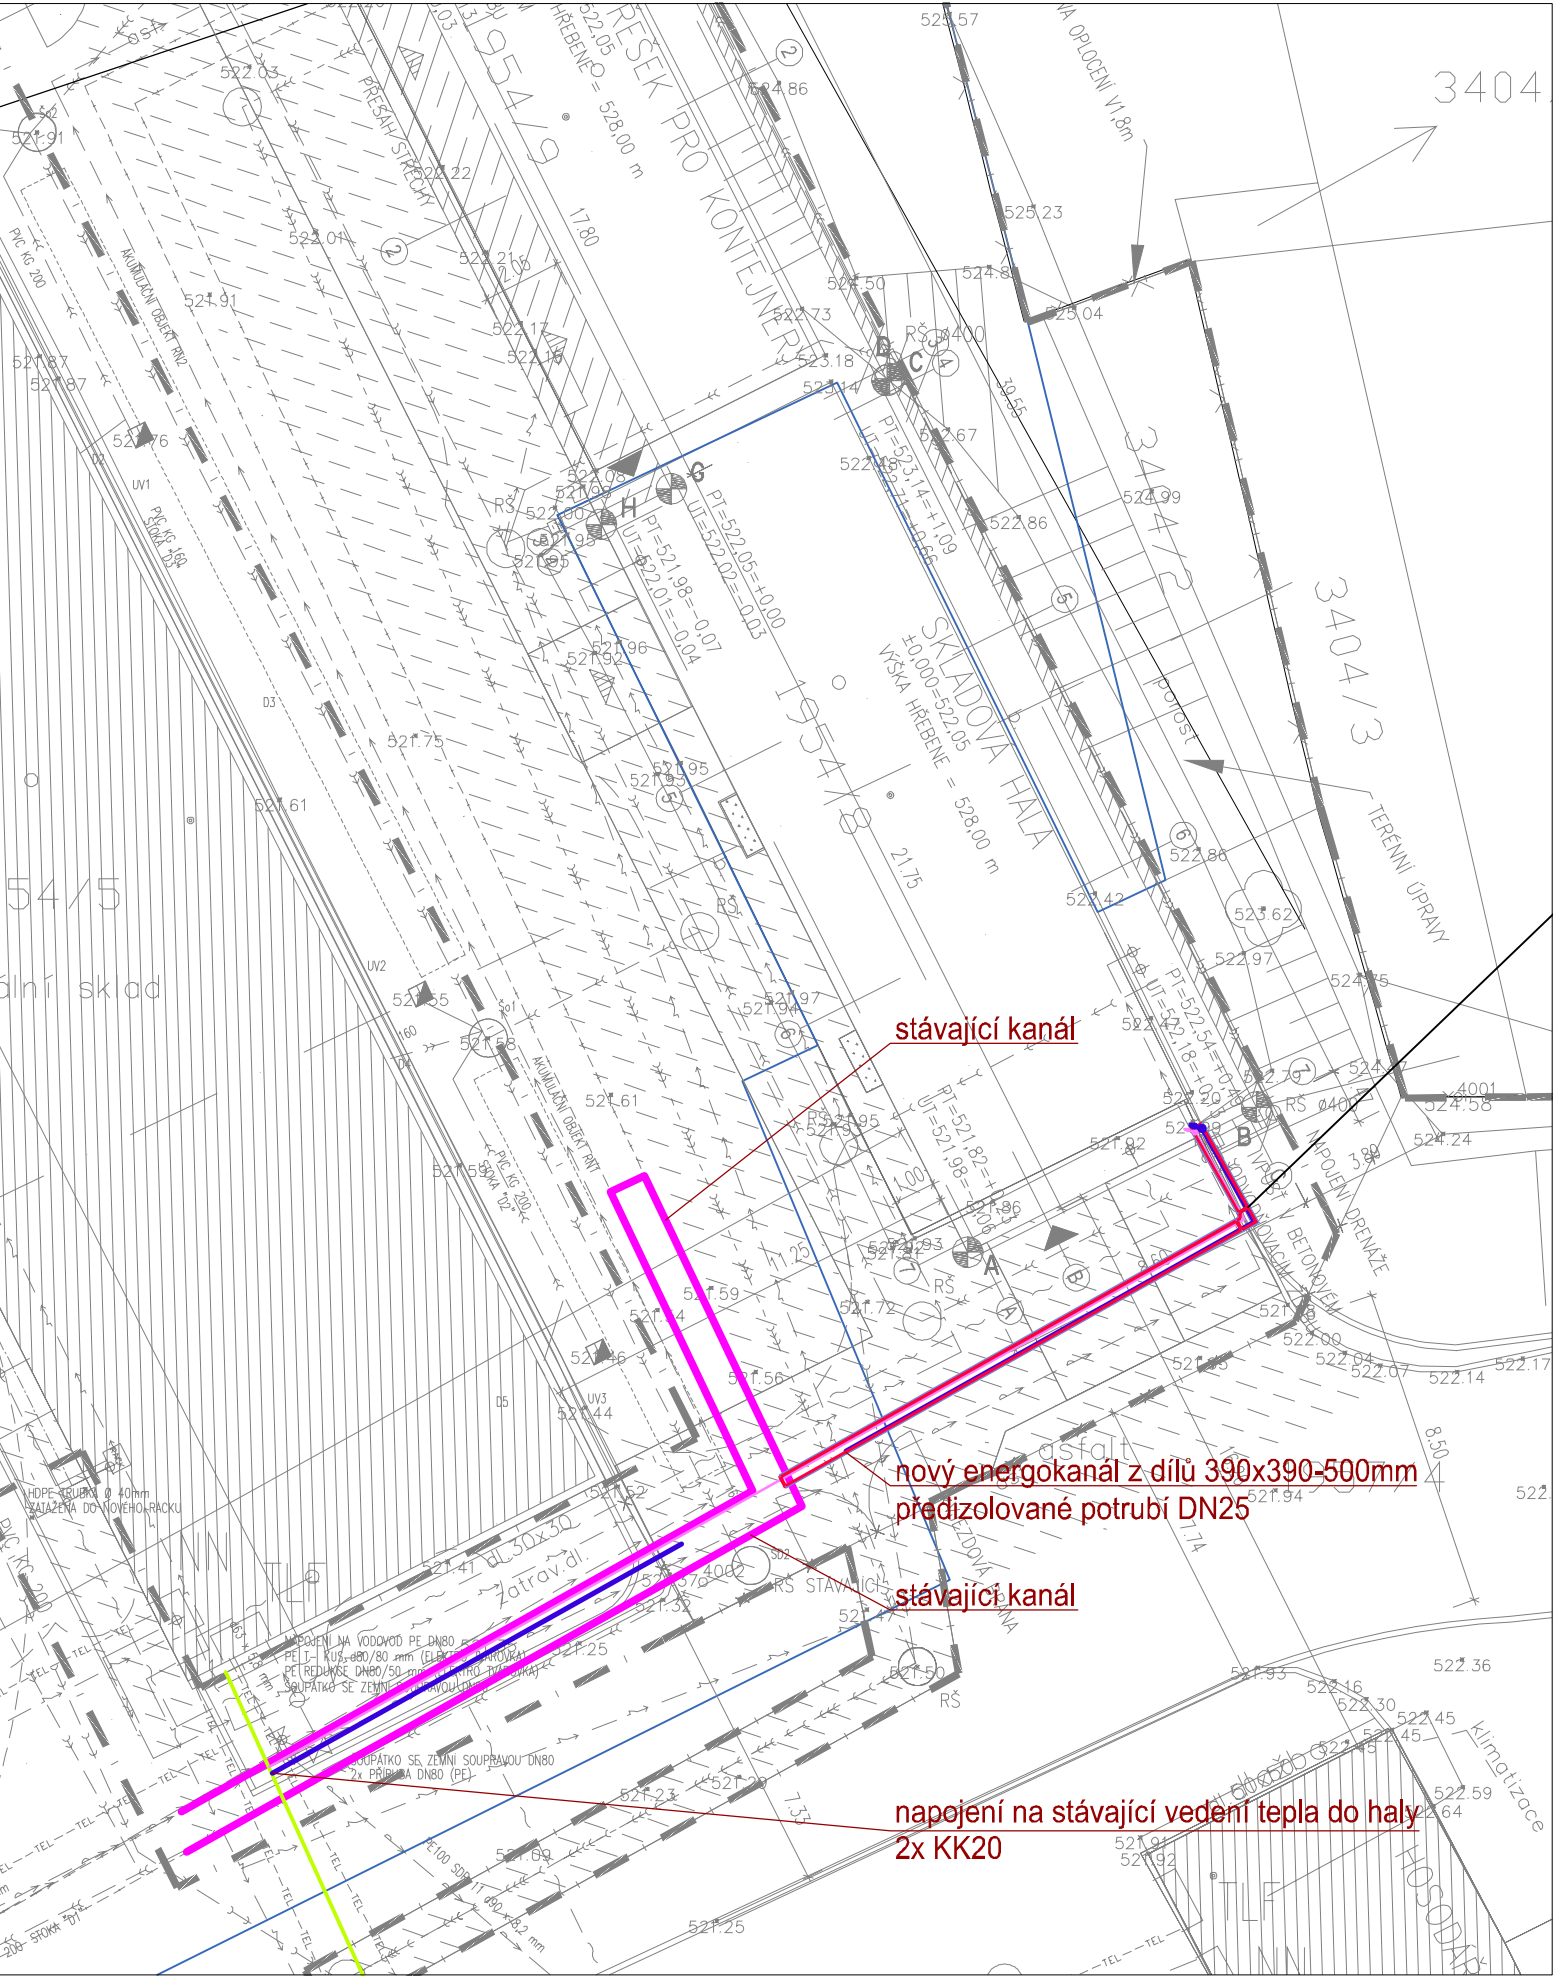


Situace (1:200):

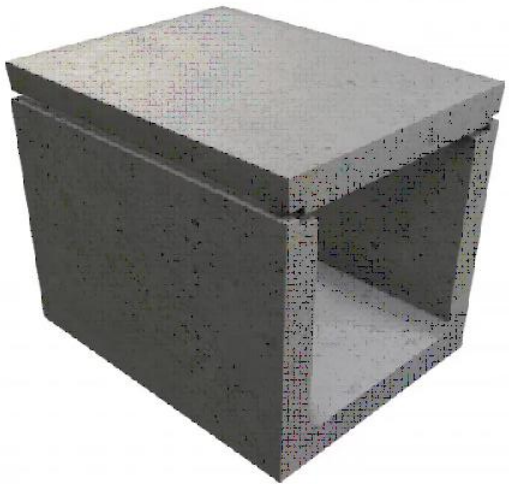

Detail žlabu s předizolovaným potrubím 2x DN25:

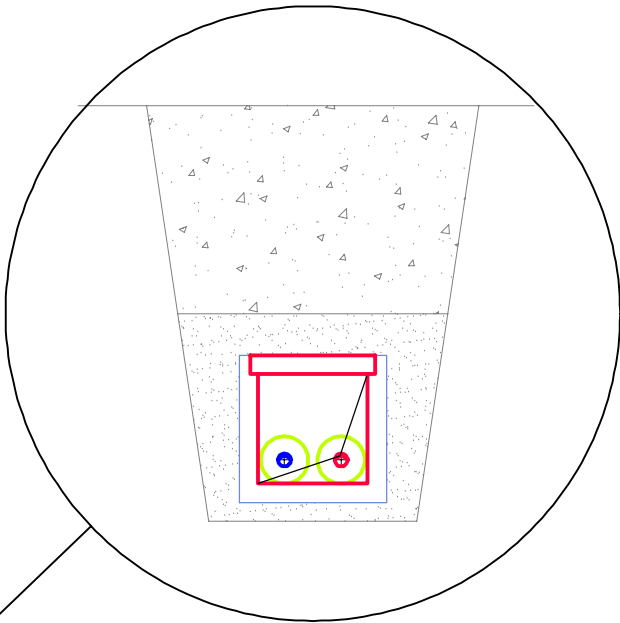

±0,000 = 522,050 m n.m.

SOUŘ. SYSTÉM S-JTSK / GRID SYSTEM S-JTSK,
VÝSKOVÝ SYSTÉM BpV / VERTICAL SYSTEM BpV

SCHEMA / KEY PLAN

GENERÁLNÍ PROJEKTANT / HEAD DESIGNER

OBERMEYER
Helika

BERANOVÝCH 65
P.O. BOX 4, 199 21 PRAHA 9
TEL. : +420 281 097 222
EMAIL: info@obermeyer.cz

OBJEDNATEL / CLIENT

Nemocnice Pelhřimov, příspěvková
organizace
Slovanského bratrství 710
393 38, Pelhřimov

PROJEKTANT / DESIGNER

OBERMEYER
Helika

BERANOVÝCH 65
P.O. BOX 4, 199 21 PRAHA 9
TEL. : +420 281 097 222
EMAIL: info@obermeyer.cz

VYPRACOVAL / DRAWN BY

ODP. PROJEKTANT / RESPONSIBLE

KONTROLOVAL / CHECKED BY

SCHVÁLIL / APPROVED BY

NÁZEV ZAKÁZKY / PROJECT NAME

Nemocnice Pelhřimov - Hala a přístřešek odpadového hospodářství
na pozemku p.č. 1954/8, 1954/9, 1667/3, 1957/4, k.ú. Pelhřimov

STUPEŇ PD / PROJECT STAGE

DOKUMENTACE PRO POVOLENÍ STAVBY

MĚŘÍTKO / SCALE

DATUM VYDÁNÍ / DATE OF ISSUE

POČET A4 / NUMBER OF A4

8 x A4

NÁZEV OBJEKTU SO/IO / DESIGN PART

NÁZEV PROFESNÍHO DÍLU / DESIGN SECTION

D.1.2.4 - VYTÁPĚNÍ A VĚTRÁNÍ

NÁZEV DOKUMENTU / DOCUMENT TITLE

SITUACE - Vedení přípojky

NÁZEV SOUBORU / FILE NAME

1110789 _ DPS _ D.1.2.4_2 _ SO 415 _ 55 0 _ 001 _ 00

KOPIE /
COPY

ČÍSLO PROJEKTU
PROJECT NO.

STUPEŇ PD
STAGE

ČÁST
CODE

SO / IO
PART

PROFESNÍ DÍL
SECTION

DILATACE
DILATATION

ČÍSLO DOKUMENTU
DOCUMENT NO.

REVIZE
REV.