


LEGENDA:

NAVRŽENÉ INŽENÝRSKÉ SÍTĚ

- VODOVODNÍ POTRUBÍ
- PLYNOVÉ POTRUBÍ STL
- KANALIZACE
- SDĚLOVAČÍ KABEL
- KABEL NN
- KABEL VN
- ZEMNÍ KABELOVÁ CHRÁNIČKA 110/94
- KABEL VO
- KABEL – AREÁLOVÉ OSVĚTLENÍ
- KABEL VN (22kV)
- KABEL VO – NADZEMNÍ
- TROLEJ

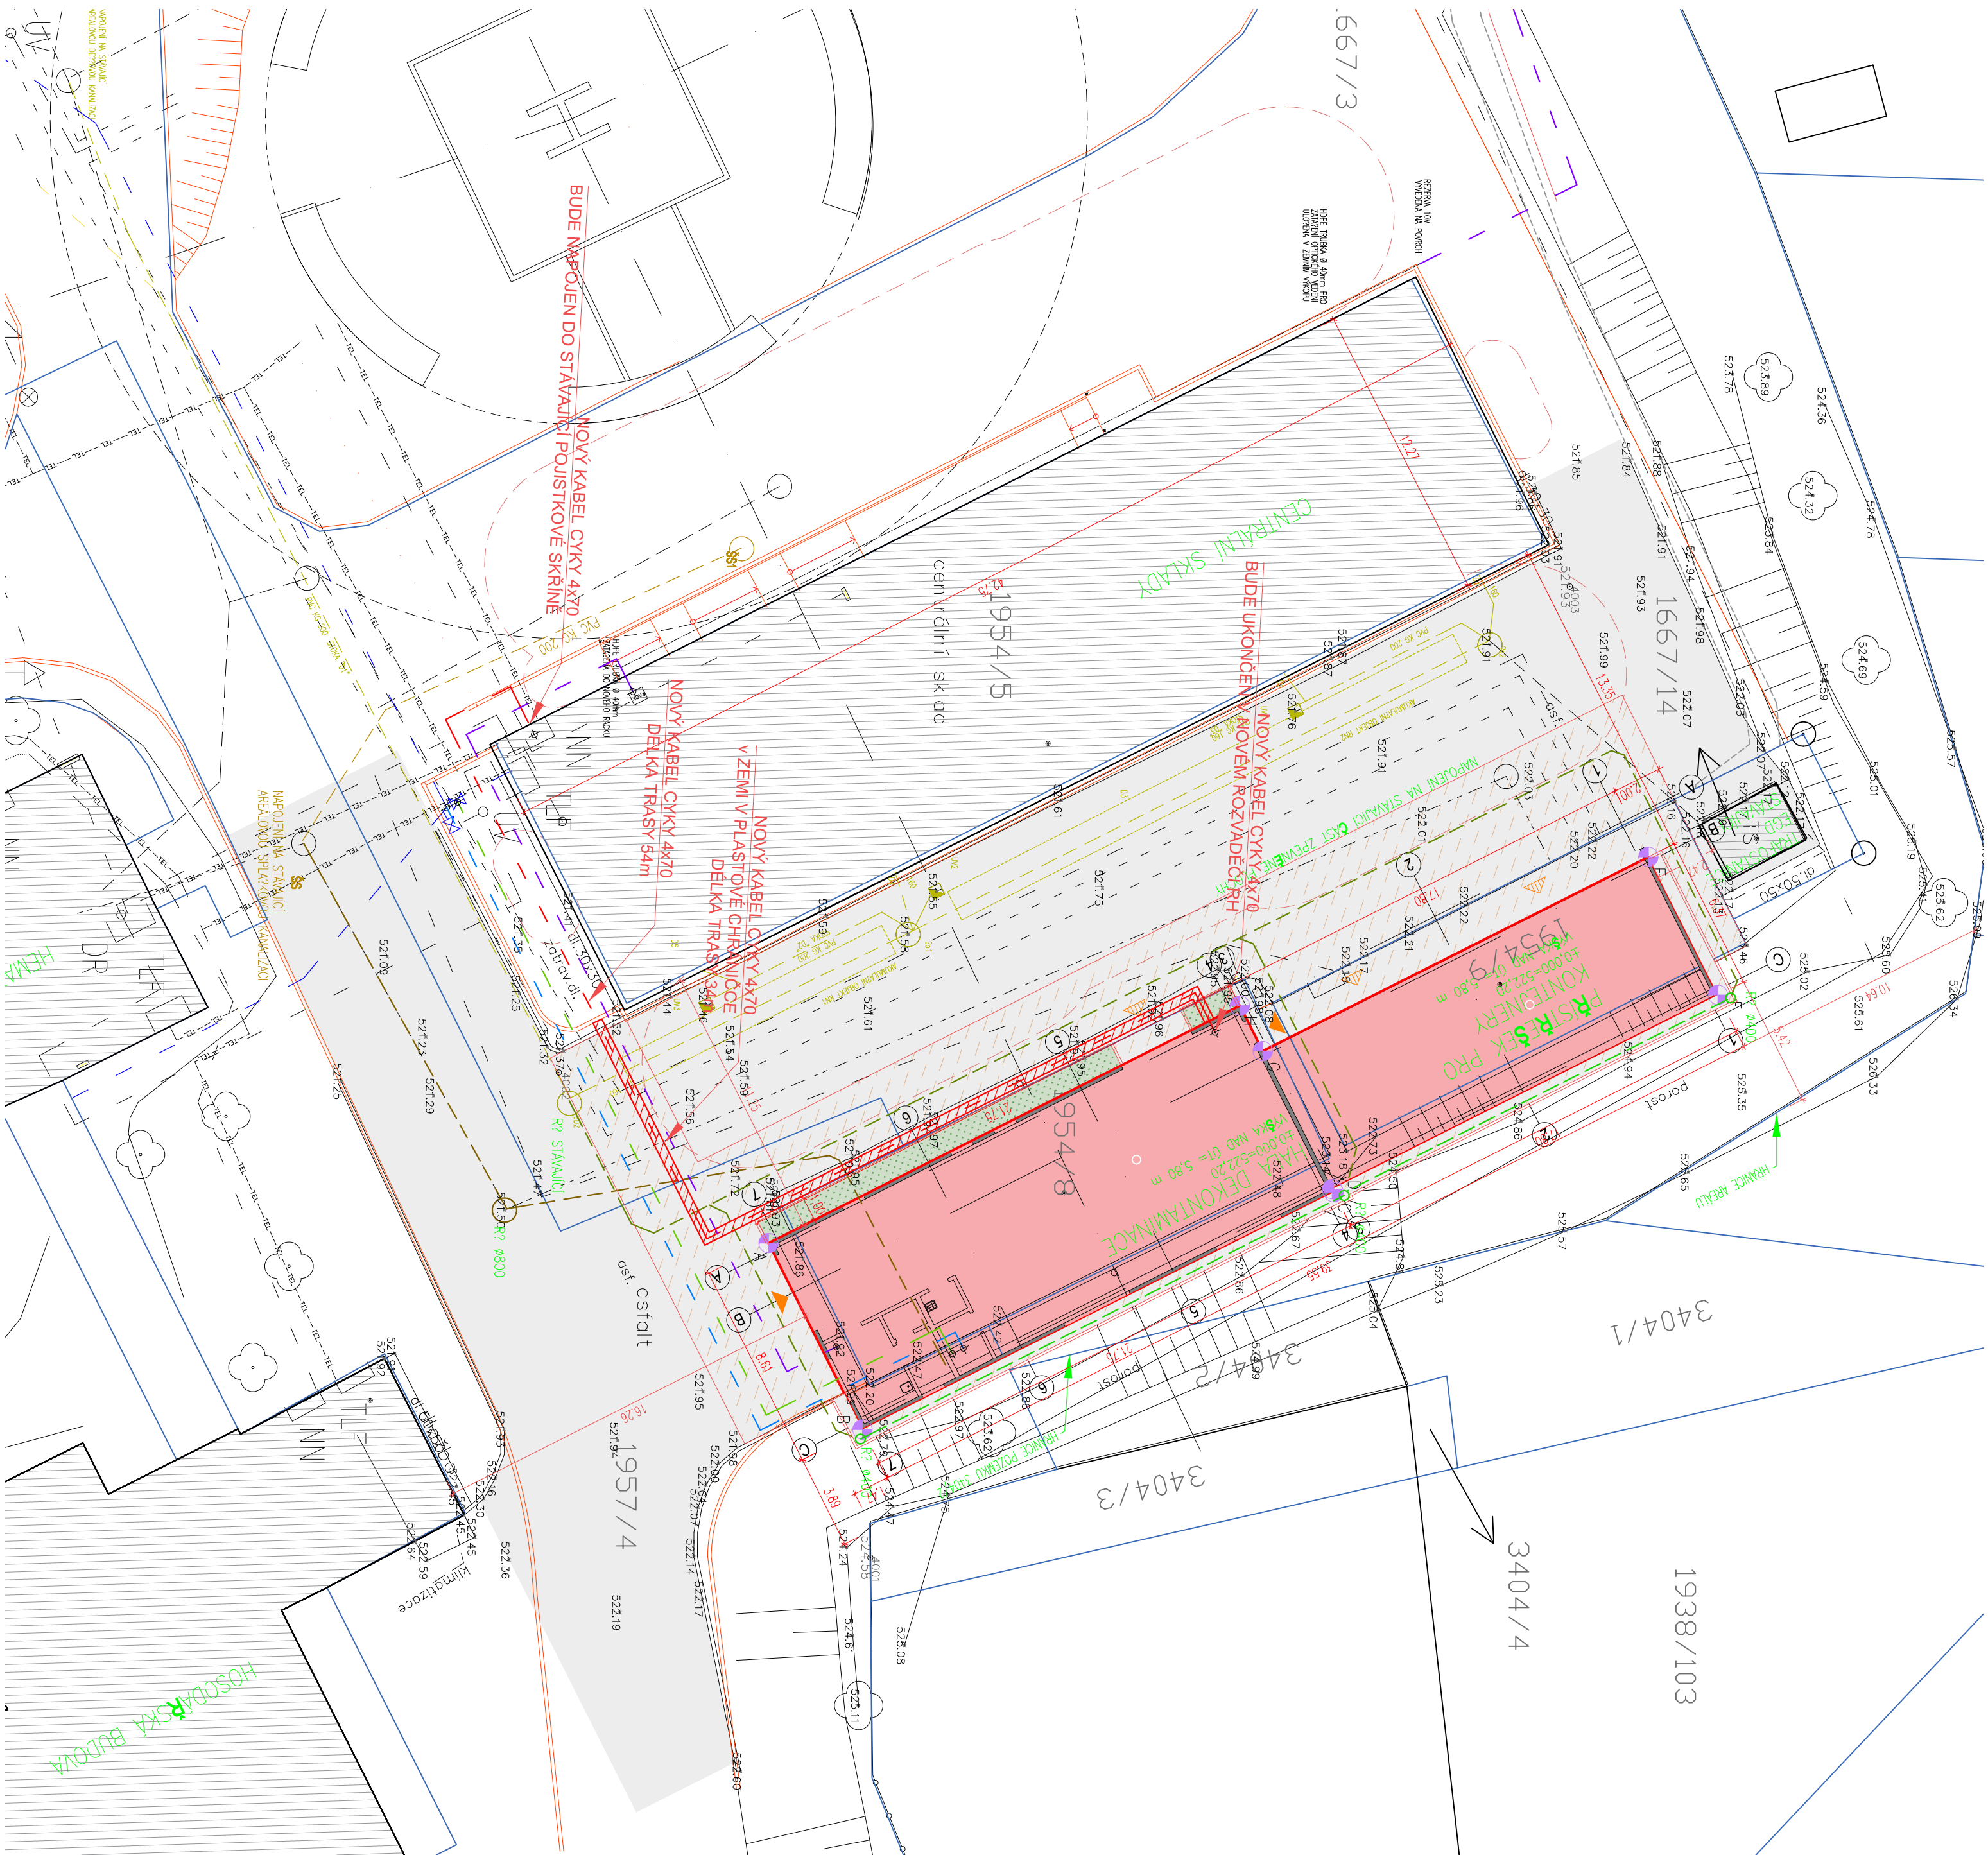

OBERMEYER  
Helika

Nemocnice  
Pelhřimov

Nemocnice Pelhřimov, příspěvková  
organizace  
Slovanského bratrství 710  
383 38, Pelhřimov

PROJEKTANT / DESIGNER	PRŮBÍCE 382 <b>Blažek profi group, s. r. o</b> PROJEKCE ELEKTRO A SILNOPROVODNÍCH ZÁŘÍZENÍ	VYPRACOVAL / DRAWN BY Kamil Daniel	KONTROLOVAL / CHECKED BY Ing. Ondřej Blážík
	681 24 BRNO-VENKOV TEL.: +420 733 534 194 EMAIL: jlablaza@seznam.cz	ODP. PROJEKTANT / RESPONSIBLE Ing. Tomáš Blážík	SCHVÁLIL / APPROVED BY Ing. Ondřej Blážík

NÁZEV ZAKÁZKY / PROJECT NAME  
**Nemocnice Pelhřimov - Hala a přístřešek odpadového hospodářství  
na pozemku p.č. 1954/8, 1954/9, 1667/3, 1957/4, k.ú. Pelhřimov**

STUPĚŇ PD / PROJECT STAGE	MĚŘÍTKO / SCALE	DATUM VYDÁNÍ / DATE OF ISSUE	POČET A4 / NUMBER OF A4
DOKUMENTACE PRO PROVÁDĚNÍ STAVBY	1:200	11/2024	4 X A4

NÁZEV PROFESNÍHO DÍLU / DESIGN SECTION  
**SO409**  
**D.1.2 - TECHNIKA PROSTŘEDÍ STAVEB**

NÁZEV DOKUMENTU / DOCUMENT TITLE  
**SITUACE**

NÁZEV SOUBORU / FILE NAME	1110789	DPS	D.1.2.5	2	SO 409	7000	003	00	KOPIE / COPY
ČÍSLO PROJEKTU	STUPĚŇ PD	OBCHODNÍ SOUBOR	ČÁST	SO I/O	PROFESNÍ DÍL	DILTAČE	ČÍSLO DOKUMENTU	REVIZE	
PROJECT NO.	STAGE	PACKAGE	CODE	PART	SECTION	DILATION	DOCUMENT NO.	REV.	