

SCHÉMA / KEY PLAN

$\pm 0,000 = 522,050 \text{ m n.m.}$

SOUŘ. SYSTÉM S-JTSK / GRID SYSTEM S-JTSK,  
VÝŠKOVÝ SYSTÉM BpV / VERTICAL SYSTEM BpV

GENERÁLNÍ PROJEKTANT / HEAD DESIGNER



BERANOVÝCH 65  
P.O.BOX 4, 199 21 PRAHA 9  
TEL.: +420 281 097 222  
EMAIL: info@obermeyer.cz

OBJEDNATEL / CLIENT



Nemocnice Pelhřimov, příspěvková  
organizace  
Slovanského bratrství 710  
393 38, Pelhřimov

PROJEKTANT / DESIGNER



BERANOVÝCH 65  
P.O.BOX 4, 199 21 PRAHA 9  
TEL.: +420 281 097 222  
EMAIL: info@obermeyer.cz

VYPRACOVAL / DRAWN BY

Ing. Zdeňka Vítková

KONTROLOVAL / CHECKED BY

Ing. Ondřej Balážík

ODP. PROJEKTANT / RESPONSIBLE

Ing. Zdeňka Vítková

SCHVÁLIL / APPROVED BY

Ing. Ondřej Balážík

NÁZEV ZAKÁZKY / PROJECT NAME

Nemocnice Pelhřimov - Hala a přístřešek odpadového hospodářství  
na pozemku p. č. 1954/8, 1954/9, 1667/3, 1957/4, k.ú. Pelhřimov

STUPEŇ PD / PROJECT STAGE

DOKUMENTACE PRO PROVÁDĚNÍ STAVBY

MĚŘÍTKO / SCALE

----

DATUM VYDÁNÍ / DATE OF ISSUE

02/2025

POČET A4 / NUMBER OF A4

4 x A4

NÁZEV OBJEKTU SO/IO / DESIGN PART

SO 21 - HALA A PŘÍSTŘEŠEK ODPADOVÉHO HOSPODÁŘSTVÍ

NÁZEV PROFESNÍHO DÍLU / DESIGN SECTION

800 - MĚŘENÍ A REGULACE

NÁZEV DOKUMENTU / DOCUMENT TITLE

SCHÉMA

NÁZEV SOUBORU / FILE NAME

1110789 \_ DPS \_ D1.2.8 \_ SO21 \_ 800 \_ 2 \_ 002 \_ 00

KOPIE /  
COPY

ČÍSLO PROJEKTU  
PROJECT NO.

STUPEŇ PD  
STAGE

ČÁST  
CODE

SO / IO  
PART


PROFESNÍ DÍL  
SECTION

DILATACE  
DILATATION

ČÍSLO DOKUMENTU  
DOCUMENT NO.

REVIZE  
REV.

# VYTPEN<sub>1</sub>

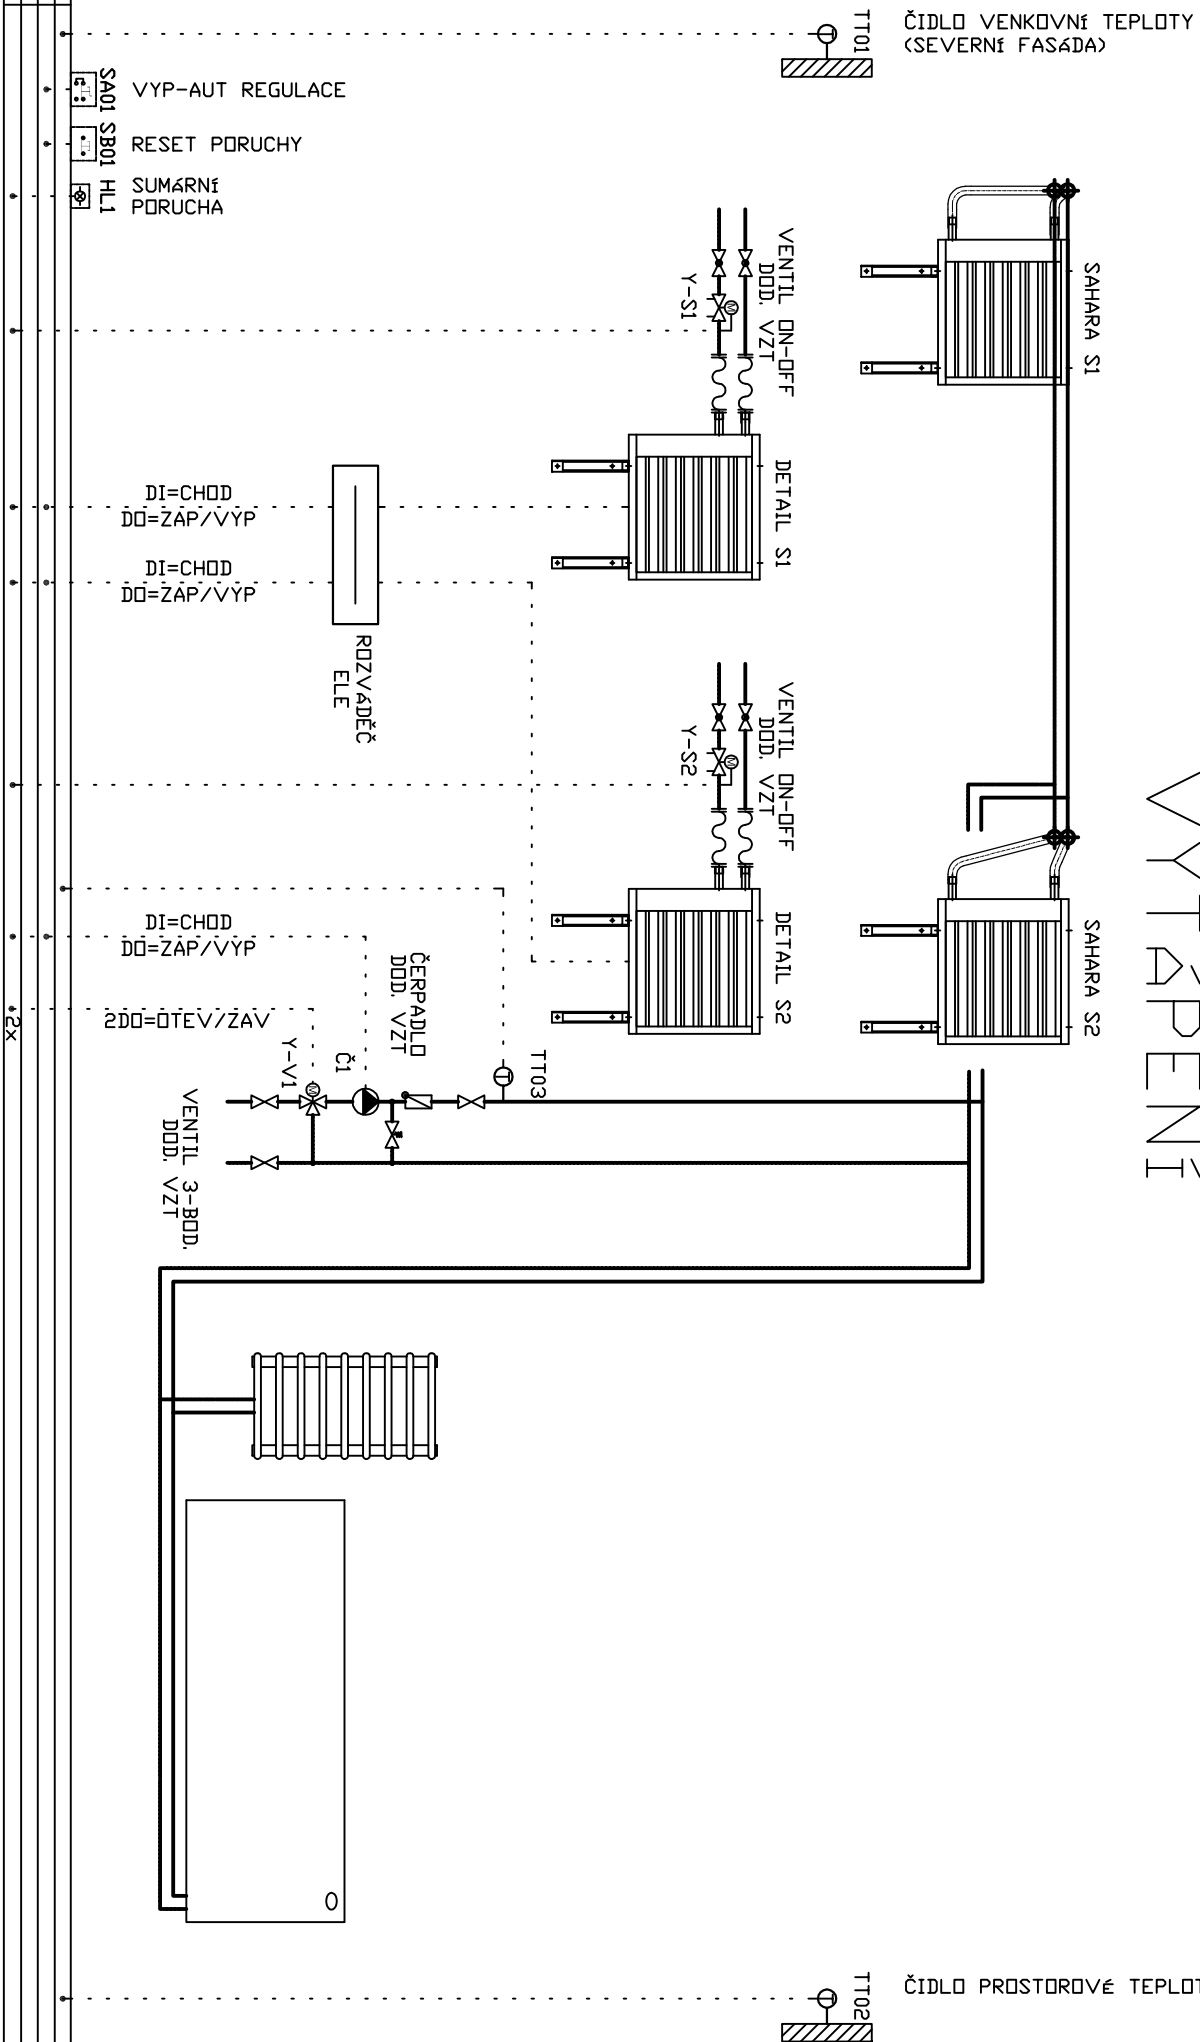


BA-8

DATUM	02/2025	STAVBA  NEMOCNICE PELHŘIMOV  SD 21 HALA A PŘÍSTŘEŠEK ODPADNÉHO HOSPODÁŘSTVÍ MĚŘENÍ A REGULACE	INVESTOR  NEMOCNICE PELHŘIMOV	STUPEŇ PROJEKTU  DPS	MĚŘITKO  N	LIST 1
VYPRACOVAL	ING. VÍTKOVÁ					LISTU 3
KONTROLOVAL	ING. BALÁŽIK					
SCHVALIL	ING. BALÁŽIK					

# VZDUCHOTECHNIKA


NIIT

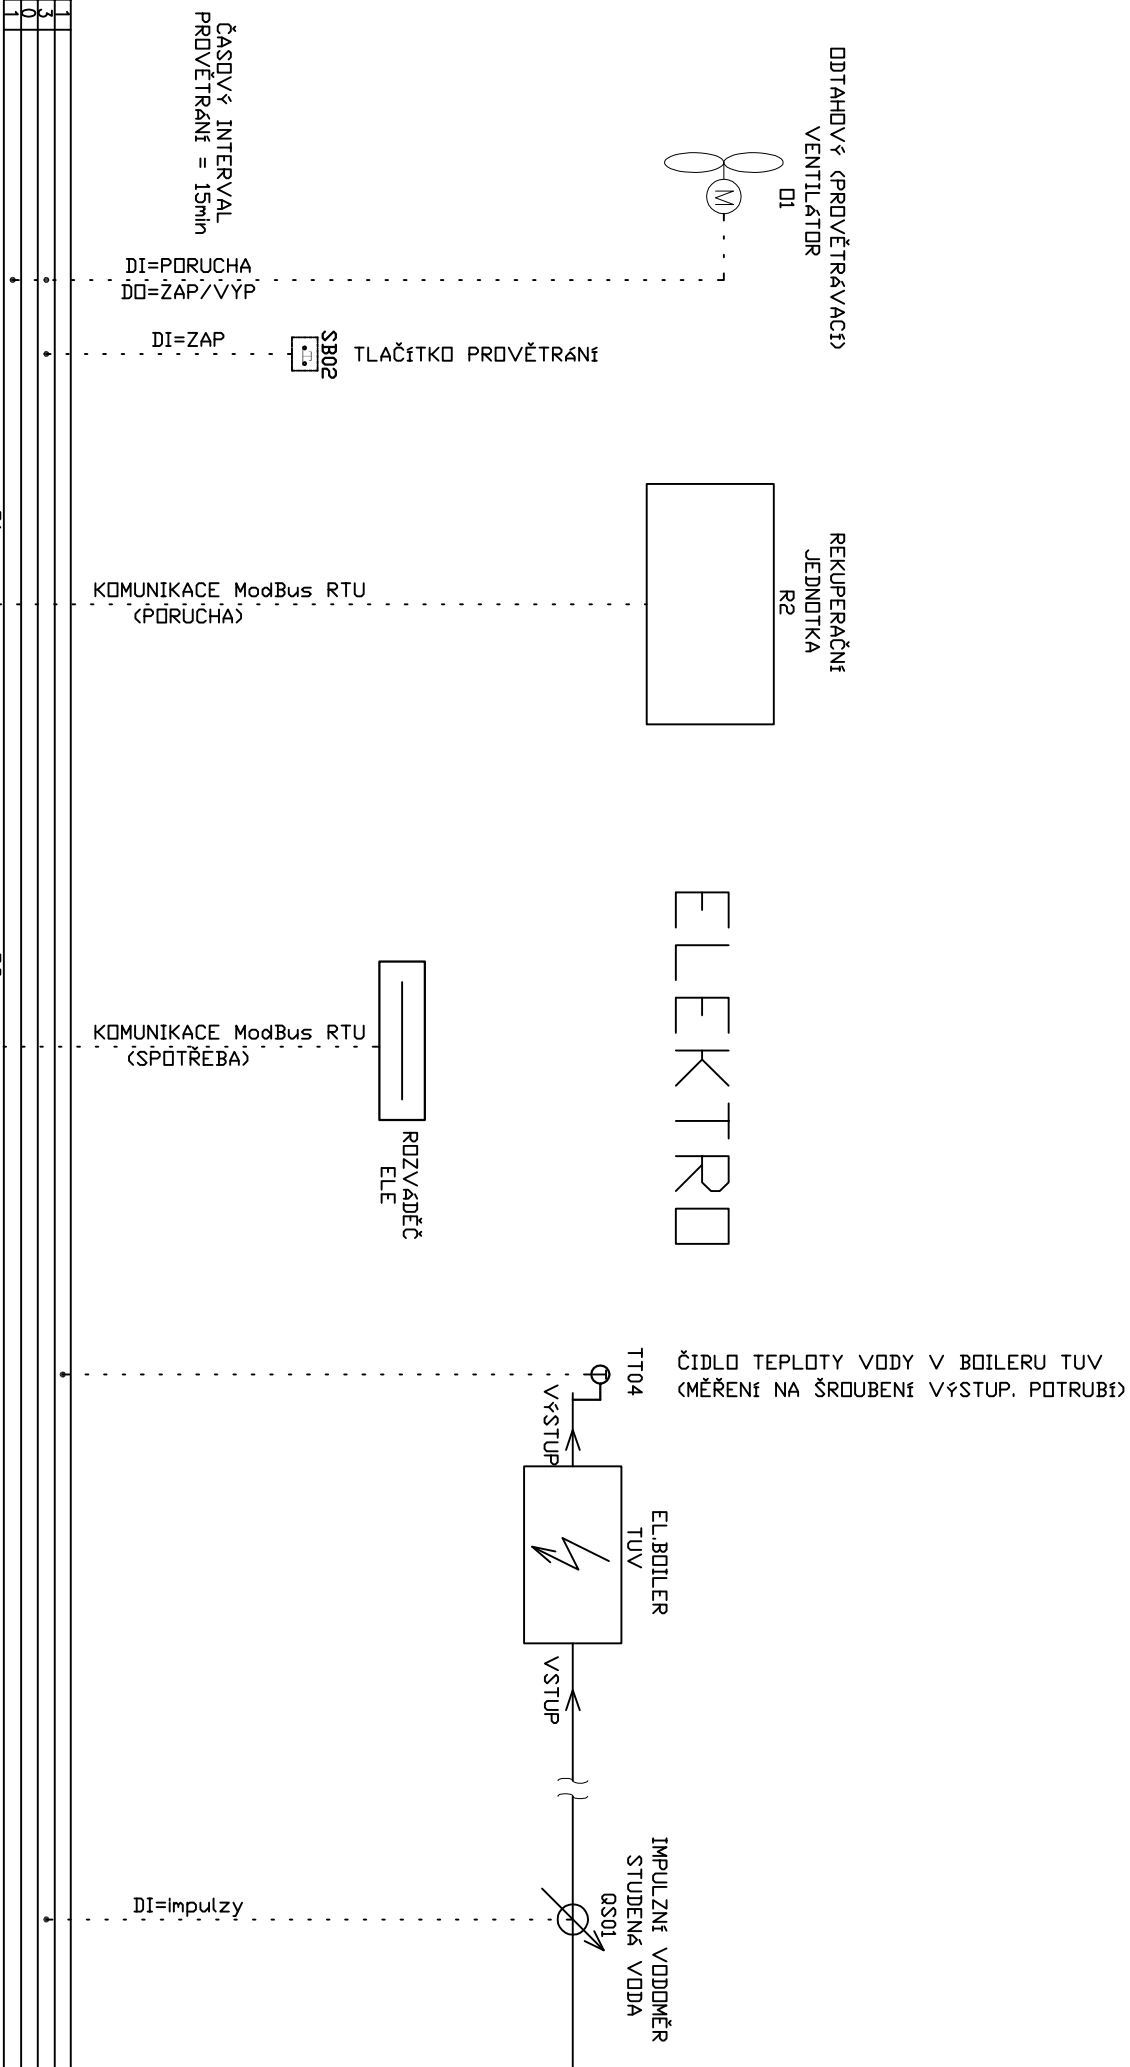

BA-8

DATUM	02/2025	STAVBA NEMOCNICE PELHŘIMOV SD 21 HALA A PŘÍSTŘEŠK ODPADOVÉHO HOSPODÁŘSTVÍ MĚŘENÍ A REGULACE
VYPRACOVAN	ING. VÍTKOVÁ	
KONTROL OVAN	ING. BALÁŽIK	
SCHVALIL	ING. BALÁŽIK	
INVESTOR	NEMOCNICE PELHŘIMOV	
OBSAH VÝKRESU	ZAKČÍSLO 1110789	STUPĚŇ PROJEKTU DPS
TECHNOLOGICKÉ SCHÉMA BA-8	čís. 1110789_DPS_D1,2,8_SD21_VK. 800_003_00_SCH	MĚŘITKO N
		LIST 2 LISTŮ 3

STAVBA

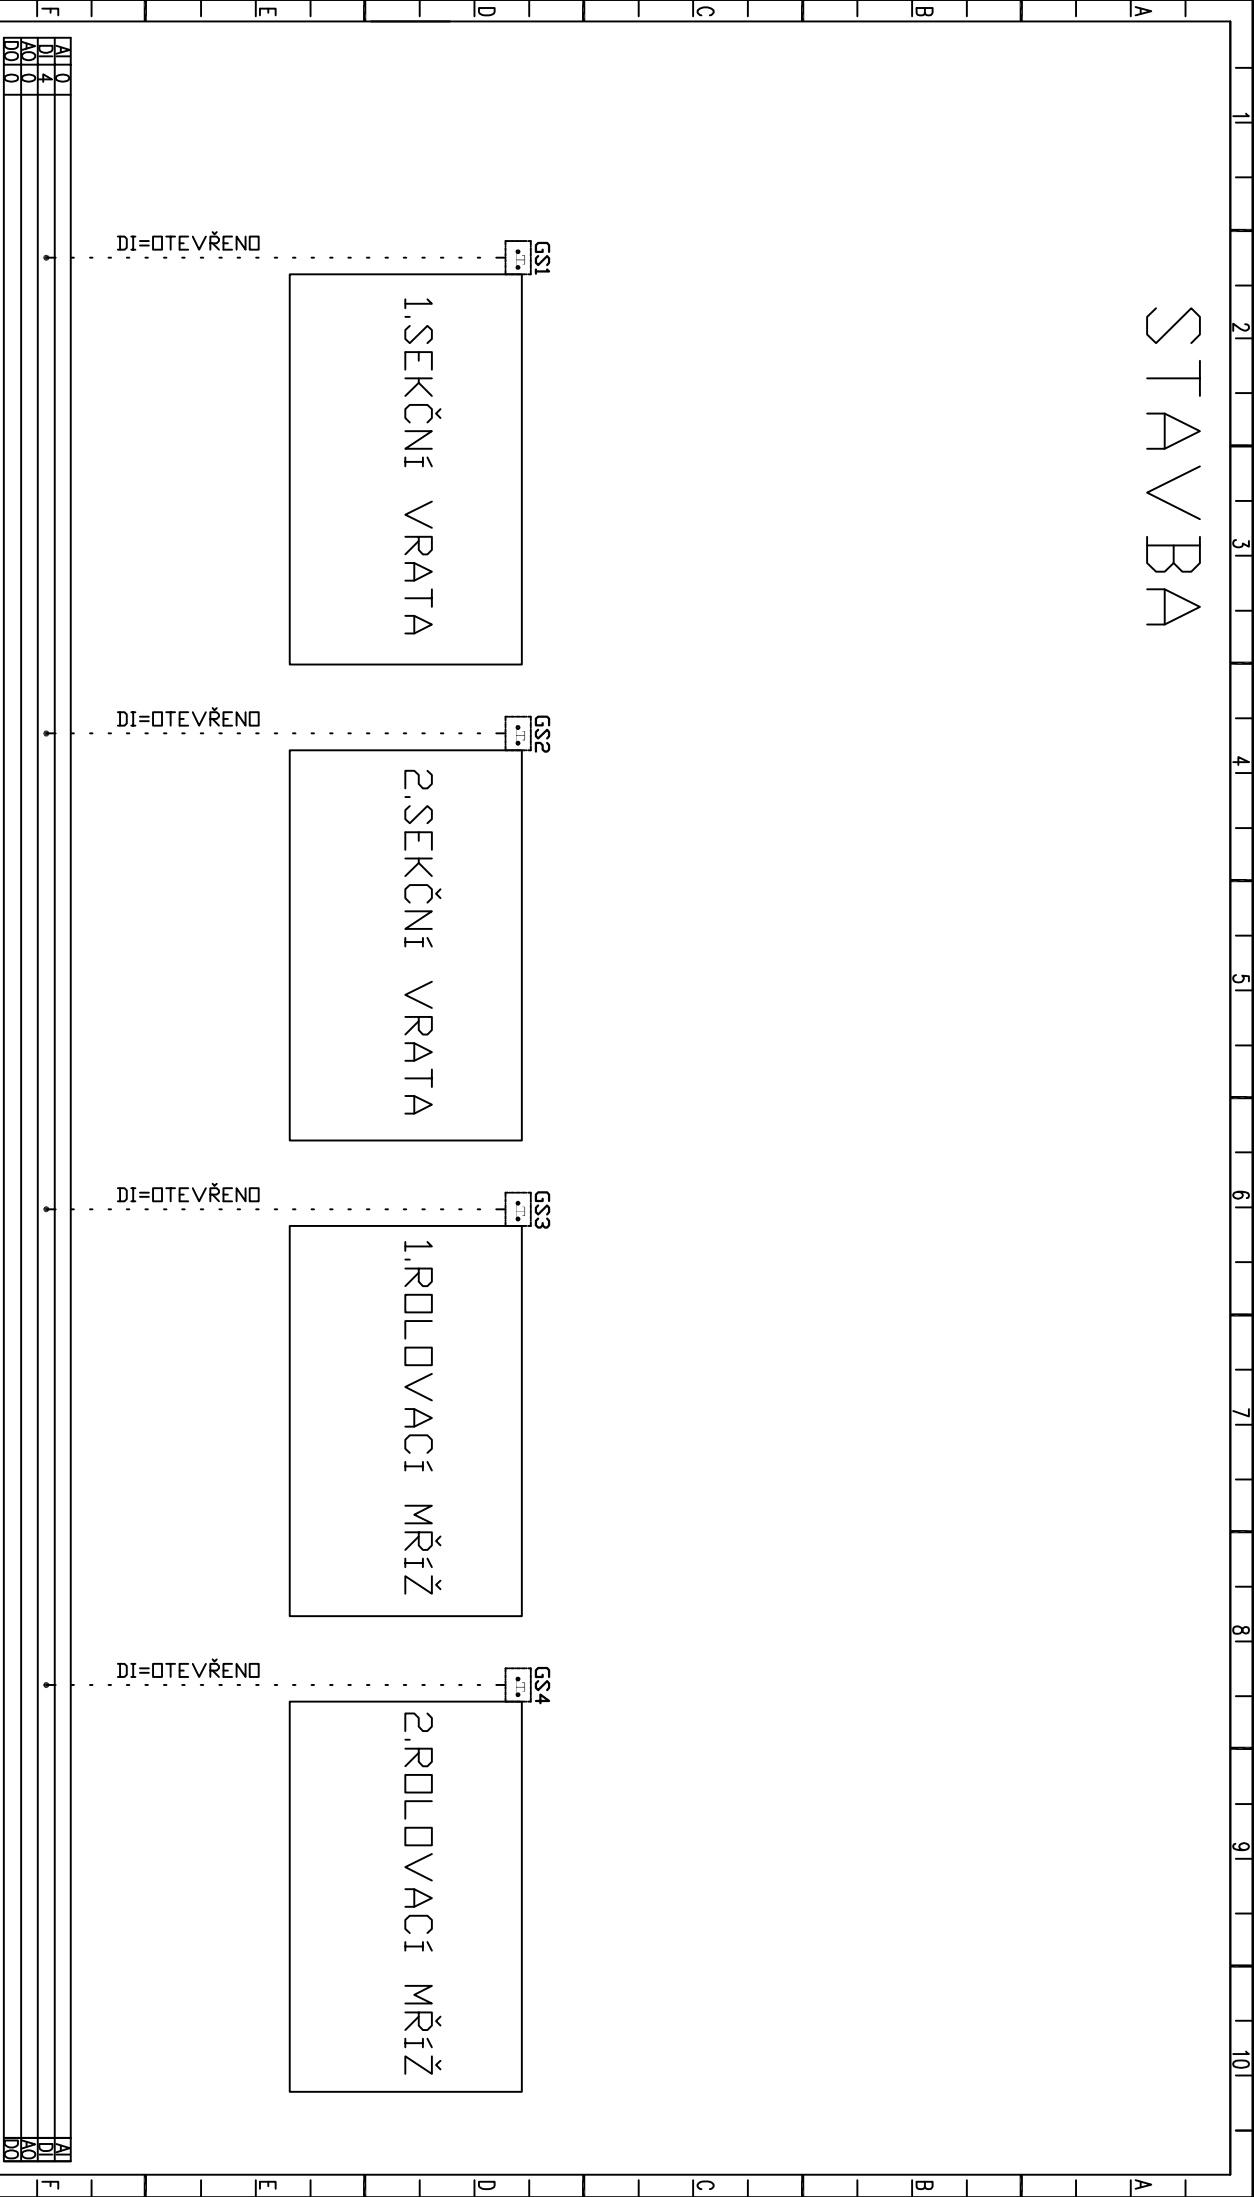

BA—8

DATAUM	02/2025	STAVBA	NEMOCNICE PELHŘIMOV			INVESTOR	NEMOCNICE PELHŘIMOV	STUPEŇ PROJEKTU	MĚŘÍTKO	LIST
VYPRACOVAL	ING. VÍTKOVÁ		SD 21 HALA A PŘÍSTŘEŠEK ODPAADOVÉHO HOSPODÁŘSTVÍ					DPS	N	3
KONTROLOVAL	ING. BALÁŽIK		MĚŘENÍ A REGULACE			DBSAH VYKRESU		ZAKČÍSLO	Čís. 1110789_DPS D1,2,8_SD21_Vsk. 800_003_00_SCH	
SCHVALIL	ING. BALÁŽIK					TECHNOL.DIGICKÉ SCHÉMA BA-8		1110789		