


LEGENDA MÍSTNOSTÍ


Č.M.	NÁZEV MÍSTNOSTI	PLOCHA (M2)	DRUH PODLAHY	POVRCH STĚN	STROP / PODHL.	S.V. PODHL.
0.001	SCHODIŠTĚ					
0.002	STROJOVNA VZT					
0.003	VÝTAH					
0.004	VÝTAH					
0.005						
0.006						
0.007	TECHNICKÝ PROSTOR					
0.008		56,10				
0.009						
0.010		6,30				
0.011		160,00				
0.012	VÝMĚNÍKOVÁ STANICE	215,00				
0.013	NASÁVACÍ KOMORA	10,00				
0.014	ROZVODNA UPS	10,90				
0.015		67,10				

PŘEHLEDOVÝ VÝKRES

– PŘEHLEDOVÉ PŮDORYSY V MĚŘÍTKU 1:100 SLOUŽÍ PRO CELKOVOU ORIENTACI A PŘEHLED DISPOZICE V DANÉM PODLAŽÍ. NEJSOU ZDE ZOBRAZENY VŠECHNY PODROBNOSTI REALIZAČNÍ DOKUMENTACE, TUDÍŽ PLNODODATNĚ NANAHRAZUJÍ VÝKRESY V MĚŘÍTKU 1:50

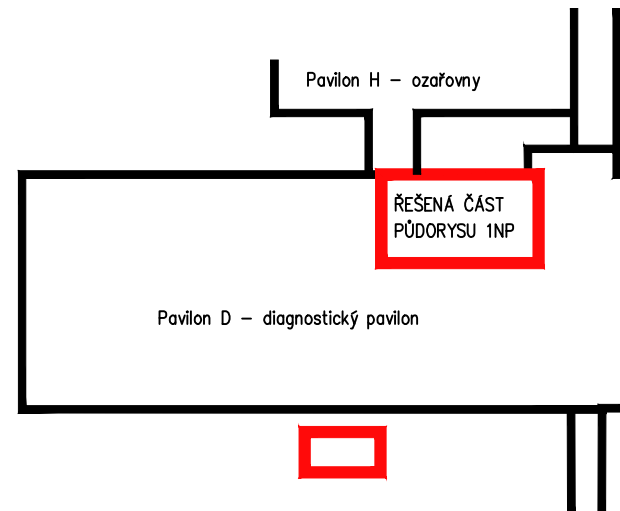

 ±0,000 = 531,180m BPV



GENERÁLNÍ PROJEKTANT
PENTA PROJEKT s.r.o.
Měštkova 1166/12
586 01 Jihlava
IČ: 479 16 621
+420 567 312 451
www.pentaprojekt.cz
penta@penta.ji.cz

Nemocnice Jihlava - pracoviště magnetické rezonance

INVESTOR
Nemocnice Jihlava
Vrchlického 59
586 01 Jihlava
IČ: 000 90 638

D1.01 Pavilon D
D1.01.1 ARS

HLAVNÍ ARCHITEKT PROJEKTU
Ing. arch. Jaromír Homolka, CSc.
HLAVNÍ INŽENÝR PROJEKTU
Ing. Aleš Prudký

ZPRACOVATEL ČÁSTI PD
PENTA PROJEKT s.r.o.
Měštkova 1166/12
586 01 Jihlava
IČ: 479 16 621
+420 567 312 451
penta@penta.ji.cz

VEDOUcí PROJEKTANT
Ing. arch. Jaromír Homolka, CSc.

VYPRACOVAL
Ing. David Zápotočný

KONTROLOVAL
Ing. Aleš Prudký

ČÍSLO VÝKRESU
D1.01.1-06

REVIZE
R00

NÁZEV VÝKRESU
Půdorys 1.PP - Návrh - Přehledový

ZAKÁZKOVÉ ČÍSLO
2025-05

STUPEŇ PD
DPS

MĚŘÍTKO
1 : 100

FORMÁT
10x A4

DATUM
7 / 2025

TENTO VÝKRES A JEHO DETAILY JSOU MAJETKEM ZHOTOVITELE A NESMÍ BYT POUŽIT CELY ANI Z ČÁSTI BEZ JEHO PÍSEMNÉHO SOUHLASU (DLE ZÁKONA č. 121/2000 Sb.)