




01 výkres 11, detail 01
1 : 20

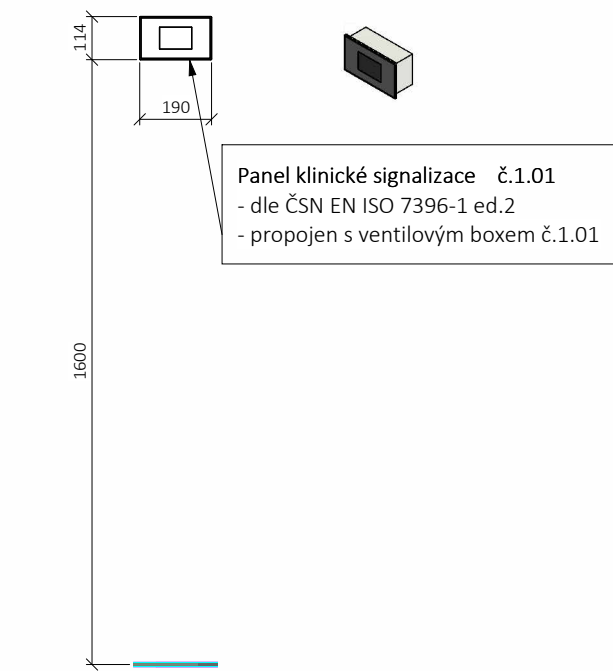

02 výkres 11, detail 02
1 : 20

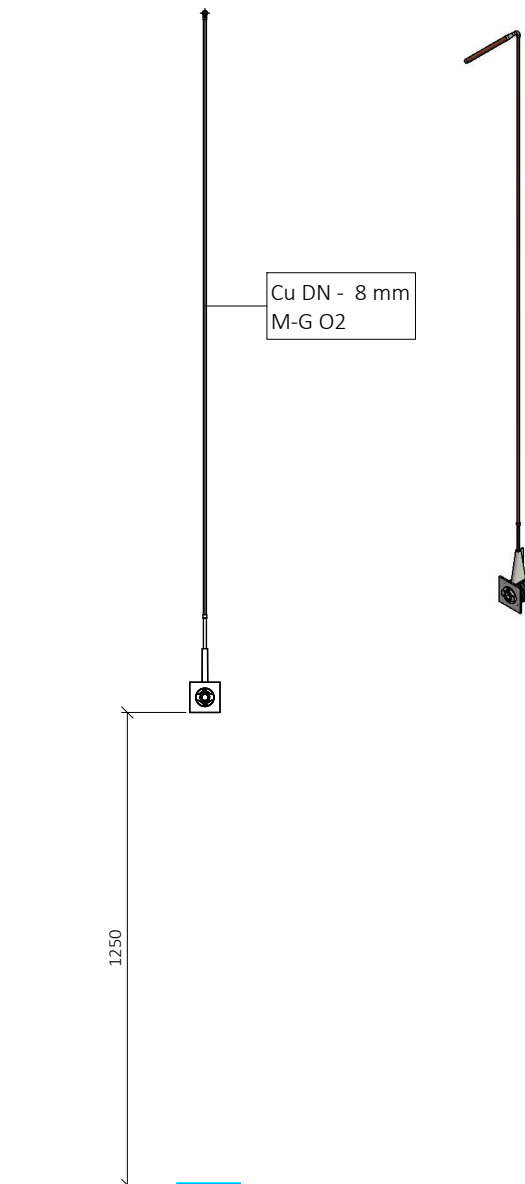

03 výkres 11, detail 03
1 : 20

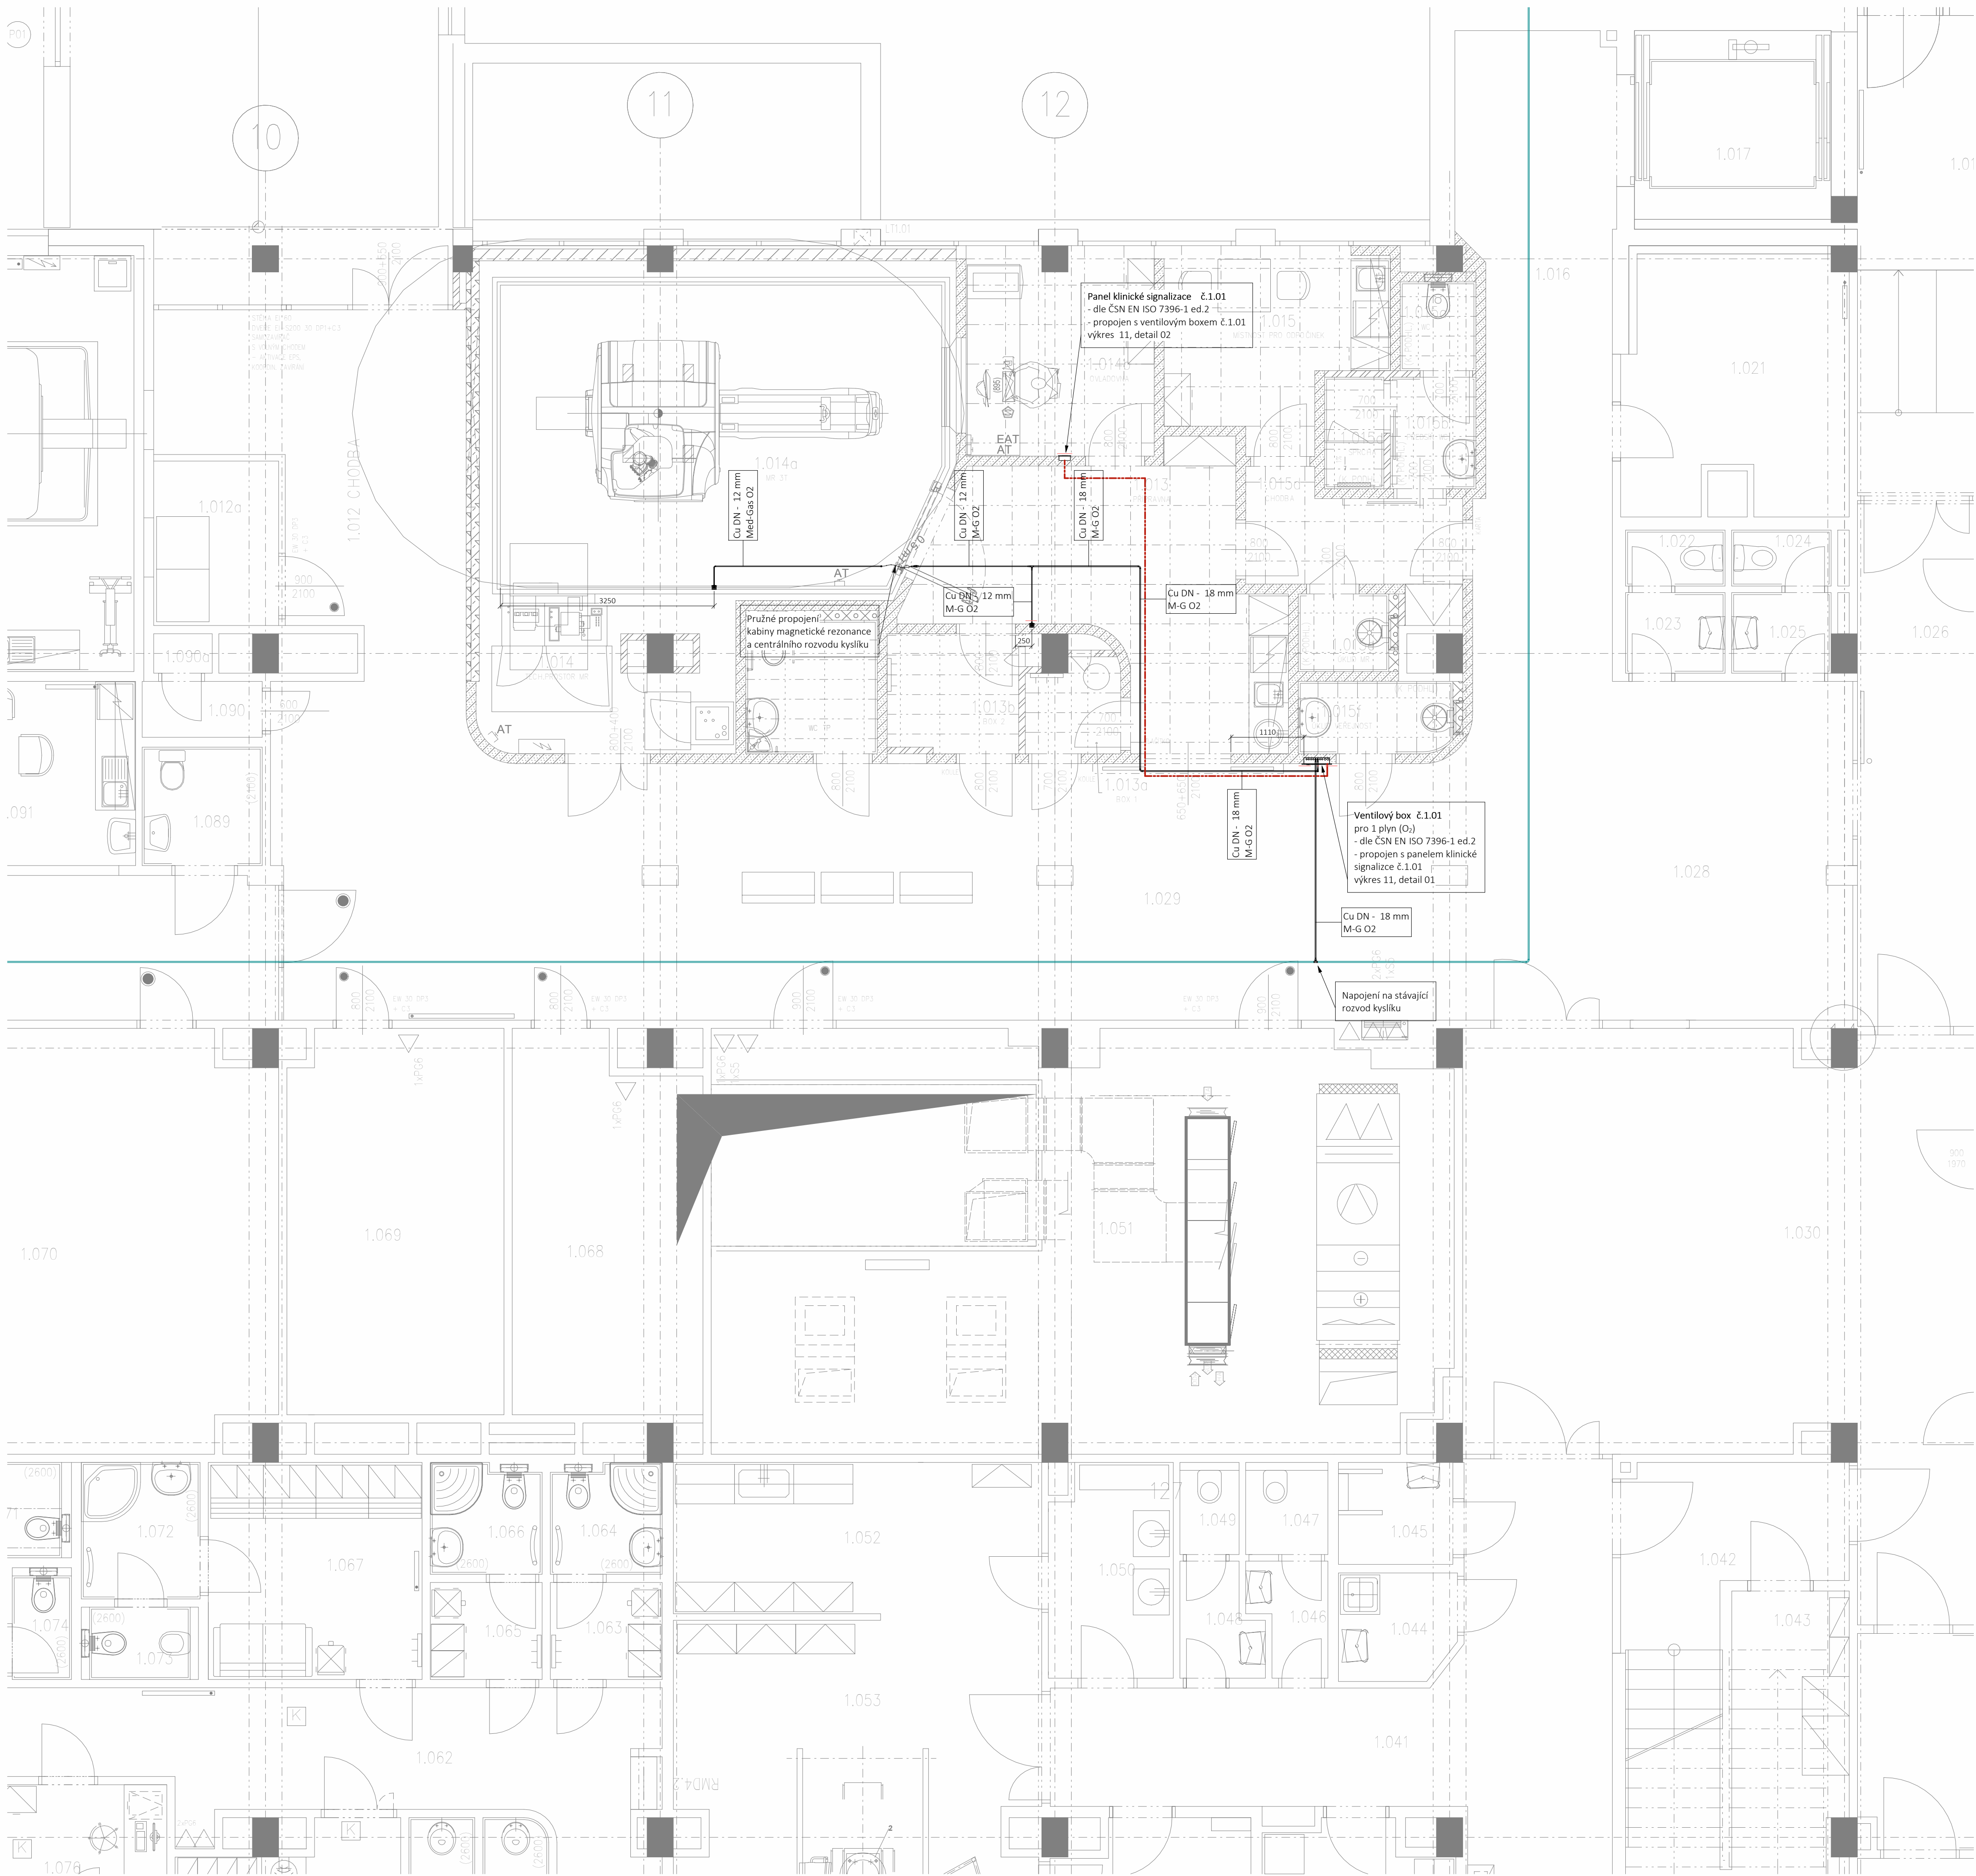

Legenda potrubí medicijnálních plynů:		
Potrubí kyslíku	- M-G O ₂	- Cu trubka 4 bar
Existující potrubí		
Propojovací kabel klin. signalizace	- např. JYSTY 0,5x8	


Poznámky rozvodů medicijnálních plynů:

Poznámka č.01:
Potrubí bude kotvené na konzolkách odpovídajících projektu PBŘ. Nebudou používány plastové hmoždinky a plastové příchytky.

Poznámka č.02:
Potrubí bude vedené v podhledu na konzolkách.
Svody potrubí pro:
- ventilové krabice
- lékařské panely
budou vedeny v drážce pod omítkou.

Poznámka č.03:
Pro napojení na stávající rozvody je nutná odstávka části patra od dodávek medicijnálních plynů
Tato odstávka medicijnálních plynů musí být provedena v co nejkratší době a musí být koordinována s uživatelem rozvodů medicijnálních plynů.

Poznámka č.04:
Pro panel klinické signalizace je nutné přivést kabel 230V přes samostatný jistič 6A. Přívod musí být z obvodu VDO.

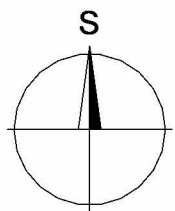

±0,000 = 000,00m BPV



GENERÁLNÍ PROJEKTANT
PENTA PROJEKT s.r.o.
Měškovice 1166/12
586 01 Jihlava
IČ: 479 16 621
+420 567 312 451
www.pentaprojekt.cz
penta@penta.ji.cz

INVESTOR
Nemocnice Jihlava
Vnitřní ulice 50
586 01 Jihlava
IČ: 000 90 638

Nemocnice Jihlava - pracoviště magnetické rezonance

D1.01 Pavilon D
D1.01.06 Medicijnální plyny

HLAVNÍ ARCHITEKT PROJEKTU
Ing. arch. Jaromír Homolka, CSc.
HLAVNÍ INŽENÝR PROJEKTU
Ing. Aleš Prucký

ZPRACOVATEL ČÁSTI PD
Pipeline Design s.r.o.
Frydantská 135/115
460 01 Liberec
IČ: 193 643 300
+420 907 972 847
ji.stajer@pipeline-design.eu

VEDOUČÍ PROJEKTANT
Ing. arch. Jaromír Homolka, CSc.

VYPRACOVAL
Jiří Štajer
KONTROLOVAL
Rudolf Svoboda

ČÍSLO VÝKRESU
D1.01.6-11

REVIZE
R00

NÁZEV VÝKRESU
Půdorys 1NP

ZAKÁZKOVÉ ČÍSLO
2025-05

STUPEŇ PD
DPS

MĚŘÍTKO
1 : 50, 20

FORMÁT
10x A4

DATUM
7 / 2025

TENTO VÝKRES A JEHO DETAILY JSOU MAJETKEM ZHOTOVITELE A NESMÍ BÝT POUŽIT CELÝ ANI Z ČÁSTI BEZ JEHO PÍSEMNÉHO SOUHLASU (DLE ZÁKONA č. 121/2000 Sb.)