



**JEMNICE  
PŮDORYS 1. NP**

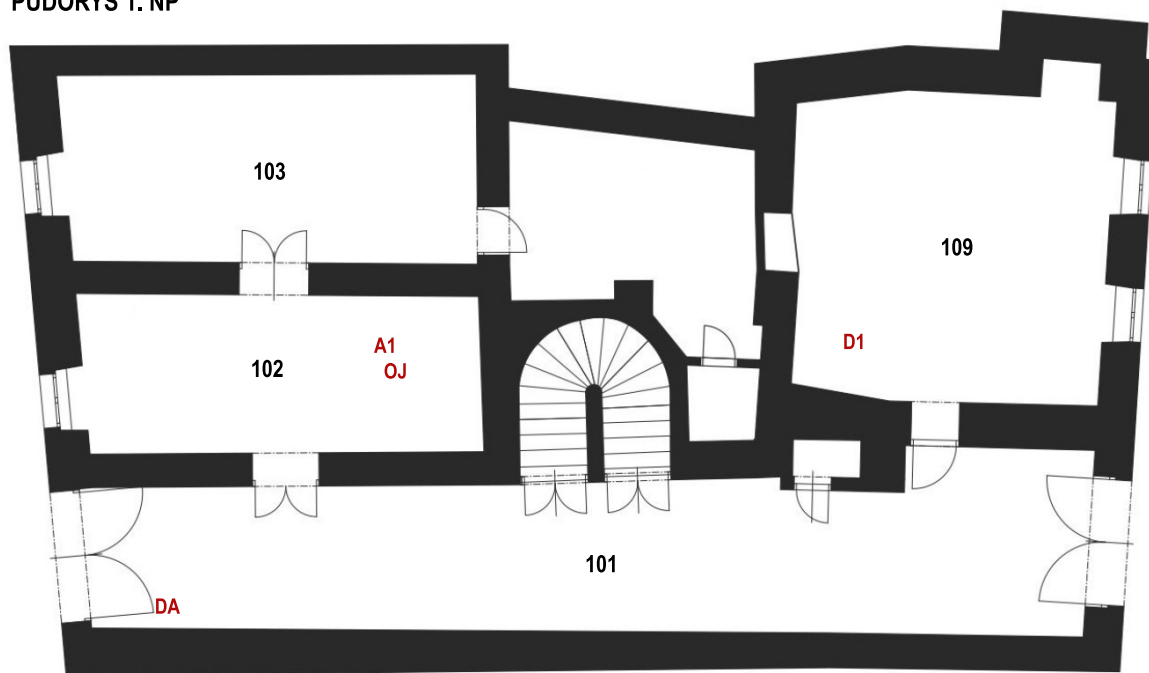

**LEGENDA**

- 101 - EXPOZICE HISTORIE A SLAVNÍ RODÁCI
- 102 - RECEPCE, CENTRÁLNÍ OVLÁDÁNÍ
- 103 - HERNA A VÝSTAVNÍ SÍŇ
- 201 - EXPOZICE SLAVNOSTI A HISTORIE
- 202 - EXPOZICE STŘEDOVĚK, NOVOVĚK, ŽIDOVSKÉ MĚSTO, DOLOVÁNÍ
- 203 - EXPOZICE SLAVNOSTI A HISTORIE
- 109 - VÝSTAVNÍ SÍŇ
- 204 - EXPOZICE HISTORICKÝ INTERIÉR KUCHYNĚ
- 205,206, 207, - EXPOZICE HISTORIE

**PŮDORYS 2. NP**

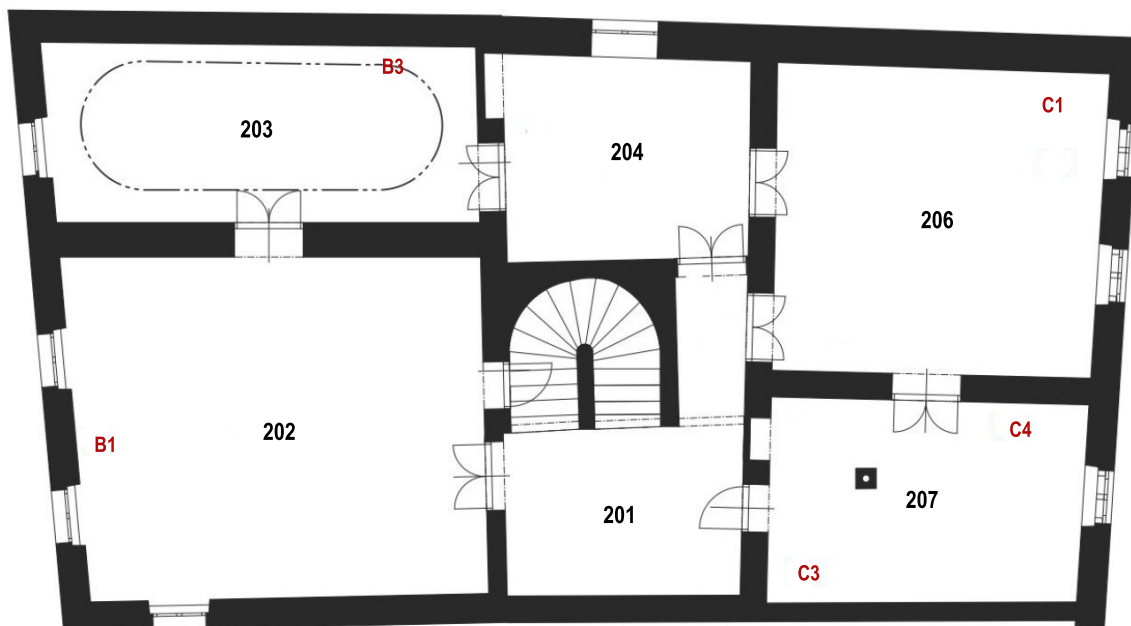

- DA - dovybavení silového rozvaděče
- OJ - řídicí jednotka
- A1 - PC a dvě obrazovky a příslušenství
- D1 - infokiosek mobilní (pouze silnoproud)
- B1 - infokiosek - dotyková obrazovka a PC bez šasi
- B3 - obrazovka
- C1 - infokiosek - dotyková obrazovka a PC bez šasi
- C3 - obrazovka
- C4 - dataprojektor s objektivem SHORT

**MĚŘÍTKO**  
1:100

