


PŮDORYS 1.PP - Nový stav

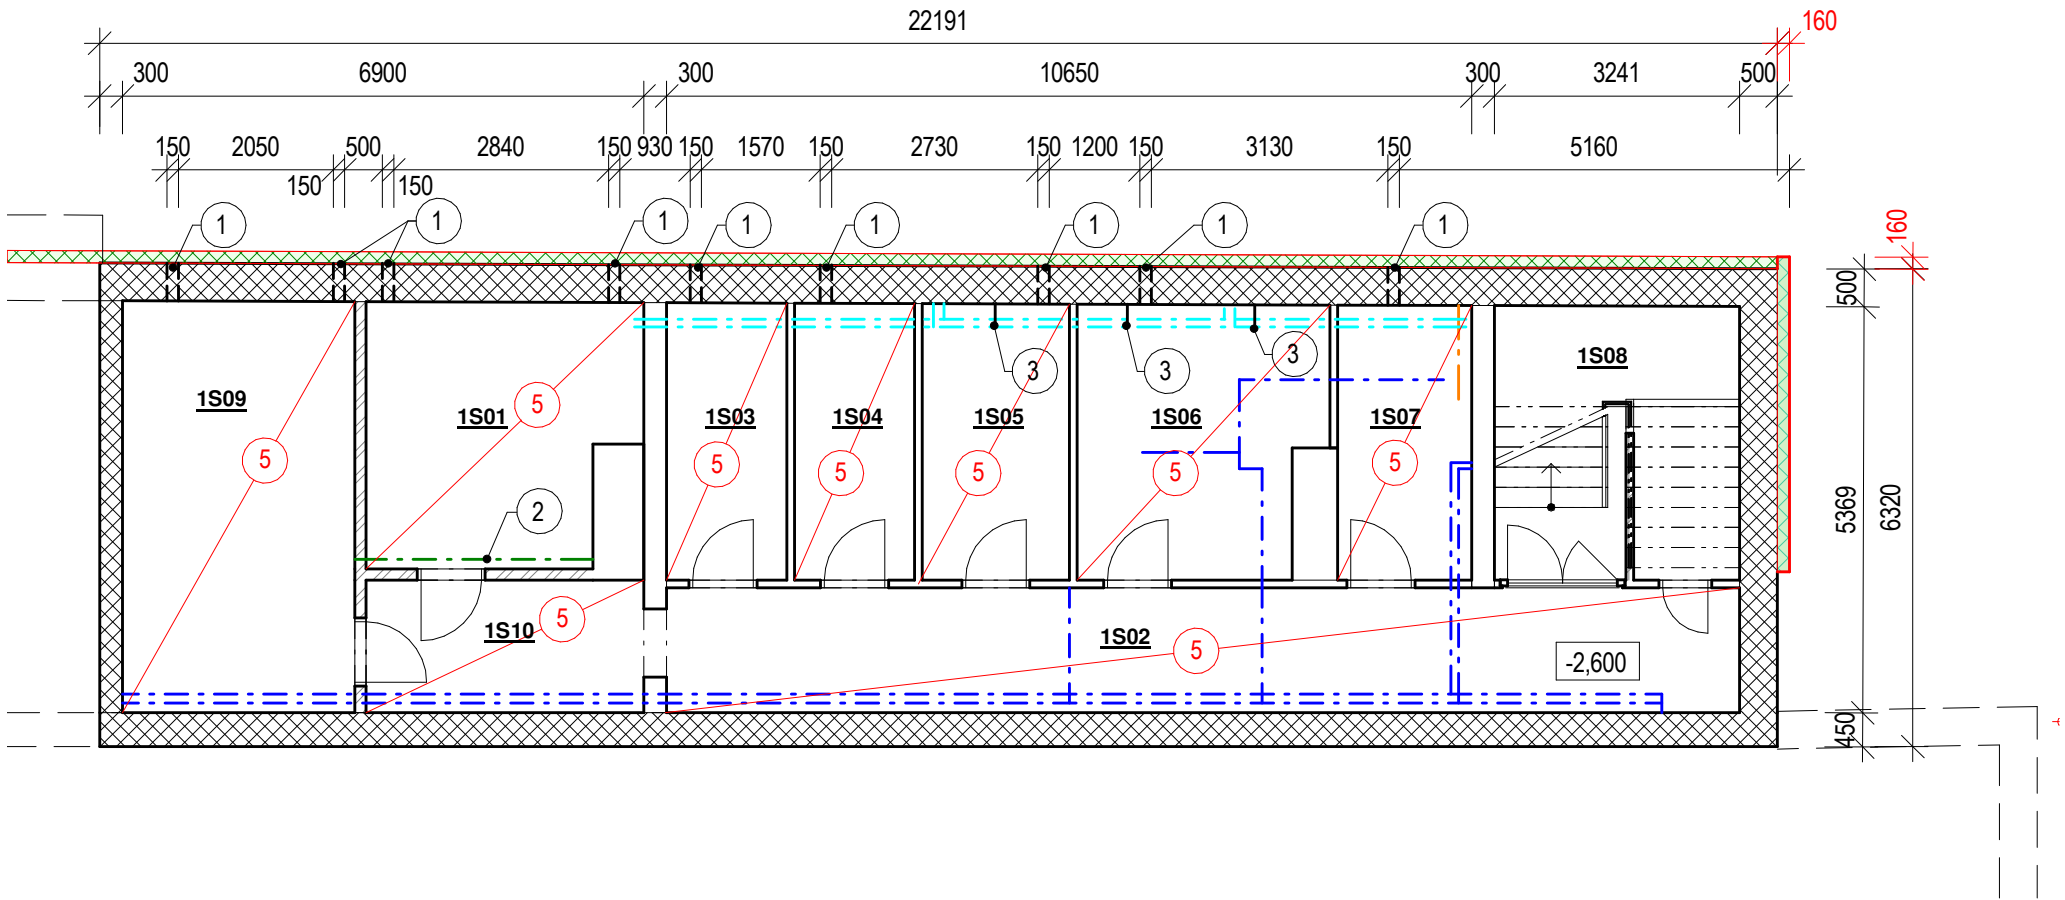

LEGENDA ODKAZŮ - BOURACÍ PRÁCE

- 1
- VĚTRACÍ OTVOR**
NOVÝ VĚTRACÍ KRUHOVÝ OTVOR PRŮMĚR 150 mm POD STROPEM - 10 ks
NOVÉ VĚTRACÍ OTVORY BUDOU PROVEDENY POD NOVÝM ZATEPLENÍM PODHLEDU
OTVORY BUDOU OSAZENY VĚTRACÍ MŘÍŽKOU ZE STRANY INTERIÉRU I EXTERIÉRU
- 2
- VZT POTRUBÍ**
NOVÉ KRUHOVÉ ODVĚTRÁVACÍ POTRUBÍ PRŮMĚR 150 mm POD STROPEM - 3,15 m, VČETNĚ DVOU NOVÝCH OTVORŮ VE ZDIVU, VYÚSTĚNÍ DO MÍSTNOSTI BUDE OSAZENO VĚTRACÍ MŘÍŽKOU
- 3
- OCELOVÉ KONZOLY PRO UCHYCENÍ VYTÁPĚCÍCH ROZVODŮ**
NOVÉ OCELOVÉ KONZOLY PRO UCHYCENÍ ROZVODŮ VYTÁPĚNÍ - 3 ks
- 4
- VODOVONÍ POTRUBÍ 57,8 m**
ÚPRAVA ROZVODU VODOVODNÍHO POTRUBÍ VZHLEDEM K REALIZACI ZATEPLENÍ PODHLEDU tl. 100 mm - ODSAZENÍ O 100 mm SMĚREM K PODLAZE + OSAZENÍ NOVÝCH KONZOL
- 5
- ZATEPLENÍ PODHLEDU**
ZATEPLENÍ PODHLEDU TI - MINERÁLNÍ VATA tl. 100 mm $\lambda = 0,038 \text{ W} \cdot \text{m}^{-1} \cdot \text{K}^{-1}$, VIZ VIPIS SKLADEB (SKLADBA STR1a)

POZNÁMKY

- TATO DOKUMENTACE JE ZPRACOVÁNA V ROZSAHU PRO PROVEDENÍ STAVBY, PŘÍPADNÉ ZMĚNY A ODCHYLKY OD PROJEKTOVÉ DOKUMENTACE MUSÍ SCHVÁLIT GENERÁLNÍ PROJEKTANT.
- PŘED ZAHÁJENÍM BOURACÍCH PRACÍ JE NUTNÉ SE SEZNÁMIT S CELÝM SOUBOREM DOKUMENTACE VČETNĚ TEXTOVÉ ČÁSTI.
- PŘED ODSTRAŇOVÁNÍM KONSTRUKCÍ JE NUTNÉ SE UJISTIT, ŽE V TĚCHTO KONSTRUKCÍCH NEVEDOU ŽÁDNÉ INSTALACE (SILNOPROUD, SLABOPROUD, VODOVOD,...)
- VEŠKERÉ ROZMĚRY JE NUTNO OVĚŘIT NA STAVBĚ.
- DOKUMENTACE JE AUTORSKÝM DÍLEM A MŮŽE BÝT UŽITA VÝHRADNĚ K ÚČELU NA NÍ UVEDENÉMU A SMLUVNĚ DOHODNUTÉMU MEZI AUTOREM A OBJEDNATELEM
- INTERIÉR STAVBY JE ZAKRESLEN POUZE SCHÉMATICKY NEBOŽ NENÍ PŘEDMĚTEM NAVRHOVANÝCH ZMĚN ANI NEMÁ SOUVISLOST S PROVÁDĚNÝMI PRACEMI.
- DEMONTOVANÉ PRVKY, URČENY K OPĚTOVNÉ MONTÁŽI BUDOU ULOŽENY A ZACHOVÁNY PRO NÁSLEDNÉ POUŽITÍ.
- DETAILY KONSTRUKČNÍHO ŘEŠENÍ NUTNO PROJEDNAT V RÁMCÍ VÝROBNÍ, POPŘ. DÍLENSKÉ DOKUMENTACE
- PROSTUPY POŽ.DĚLÍČIMI KONSTRUKCEMI UTĚSNIT V SOULADU S VYHL. 23/2008 Sb. V PLATNÉM ZNĚNÍ A ČSN 73 0810
- DILATAČNÍ SPÁRY VYPLNIT TRVALE PRUŽNÝM MATERIÁLEM A OPATŘIT PODLAHOVÝMI, POPŘ. STĚNOVÝMI DILATAČNÍMI LIŠTAMI
- NAPOJENÍ PLOCH ROZDÍLNÝCH MATERIÁLŮ NEBO PODKLADŮ U OMÍTEK PROVÉST POMOCÍ SKLOTEXTILNÍ MŘÍŽKY
- STÁVAJÍCÍ VNĚJŠÍ OMÍTKY OBVODOVÝCH STĚN BUDOU ODSTRANĚNY V ROZSAHU 100 % A NÁSLEDNĚ ZAPRAVENY JÁDROVOU VPC OMÍTKOU
- STÁVAJÍCÍ KERAMICKÉ OBKLADY OBVODOVÝCH STĚN BUDOU ODSTRANĚNY V ROZSAHU 100 % A NÁSLEDNĚ ZAPRAVENY JÁDROVOU VPC OMÍTKOU
- STÁVAJÍCÍ LAPAČE STŘEŠNÍCH SPLAVENIN BUDOU NAHRAZENY NOVÝMI, KTERÉ BUDOU POSUNUTY O TLOUŠŤKU ETICS SMĚREM OD OBJEKTU A NAPOJENY DO STÁVAJÍCÍ KANALIZACE

LEGENDA MÍSNOSTÍ

Číslo	Název	Plocha	Podlaha	Povrchy stěn	Poznámka
1S01	Sklad	13,0 m²	Stávající ker. dlažba	Stávající omítka	
1S02	Sklad	27,0 m²	Stávající ker. dlažba	Stávající omítka	
1S03	Sklad	5,8 m²	Stávající ker. dlažba	Stávající omítka	
1S04	Sklad	5,8 m²	Stávající ker. dlažba	Stávající omítka	
1S05	Sklad	7,1 m²	Stávající ker. dlažba	Stávající omítka	
1S06	Sklad	11,3 m²	Stávající ker. dlažba	Stávající omítka	
1S07	Sklad	6,5 m²	Stávající ker. dlažba	Stávající omítka	
1S08	Schodiště	8,2 m²	Stávající ker. dlažba	Stávající omítka	
1S09	Chodba	16,7 m²	Stávající ker. dlažba	Stávající omítka	
1S10	Chodba	6,4 m²	Stávající ker. dlažba	Stávající omítka	
Celkový součet:		107,8 m²			

LEGENDA MATERIÁLŮ

STÁVAJÍCÍ KONSTRUKCE

OBVODOVÁ STĚNA - ZDIVO Z CIHEL PLNÝCH PÁLENÝCH TL. 500 mm

NOVÉ KONSTRUKCE

KONTAKTNÍ ZATEPLOVACÍ SYSTÉM ETICS - XPS tl. 160 mm $\lambda = 0,035 \text{ W} \cdot \text{m}^{-1} \cdot \text{K}^{-1}$,
DODÁVKA FASÁDNÍHO SYSTÉMU VČETNĚ DOPLŇKŮ
SKLADBA VIZ VÝKRES SKLADEB KONSTRUKCÍ

LEGENDA ČAR

-
- STÁVAJÍCÍ VODOVODNÍ POTRUBÍ
-
- STÁVAJÍCÍ VZT POTRUBÍ
-
- STÁVAJÍCÍ ROZVOD TOPENÍ
-
- STÁVAJÍCÍ KANALIZAČNÍ POTRUBÍ

SOUŘADNICOVÝ SYSTÉM - JTSK

VÝŠKOVÝ SYSTÉM - BpV

1.NP = ±0,000 = ÚROVEŇ STÁVAJÍCÍ PODLAHY HLAVNÍHO VSTUPU

				GREMIS, s.r.o. Jihlavská 230 594 01 Velké Meziříčí IČ: 15544451 DIČ: CZ15544451 tel.: 566 523 751 PROVOZOVNA: Jamská 2486/8 591 01 Žďár nad Sázavou	OTISK AUTORIZAČNÍHO RAZÍTKA
HLAVNÍ ING. PROJEKTU:	Ing. Vítězslav Gregar	E-MAIL: v.gregar@gremis.cz	TELEFON: +420 739 223 394		
ZODPOVĚDNÝ PROJEKTANT:	Ing. Vítězslav Gregar	E-MAIL: v.gregar@gremis.cz	TELEFON: +420 739 223 394		
VYPRACOVAL:	Ing. Radek Fňukal	E-MAIL: r.fňukal@gremis.cz	TELEFON: +420 739 223 394		

INVESTOR: Krajská správa a údržba silnic Vysočiny, Kosovská 1122/16, 586 01 Jihlava, IČ: 00090450					
OBEC:	Žďár nad Sázavou [595209]	KRAJ:	Kraj Vysočina	KRAJ. ÚŘAD:	Krajský úřad Kraje Vysočina, Jihlava
KAT. ÚZEMÍ:	Město Žďár [795232]	OKRES:	Žďár nad Sázavou CZ0635	STAV. ÚŘAD:	Žďár nad Sázavou - odbor stavební a ÚP

NÁZEV AKCE:	REVITALIZACE AREÁLU KSÚSV ŽDÁR NAD SÁZAVOU
-------------	--

NÁZEV VÝKRESU: Půdorys 1. PP - Nový stav			STUPEŇ: DPS	DATUM: SRPEN 2021	PARÉ:
ODDÍL:	D.1.1	ARCHITEKTONICKO-STAVEBNÍ ŘEŠENÍ	MĚŘÍTKO: 1:100	ČÍSLO VÝKRESU: 08	
OBJEKT:	SO-01.1	ADMINISTRATIVNÍ BUDOVA			