


NAVAZUJÍCÍ
OBJEKT

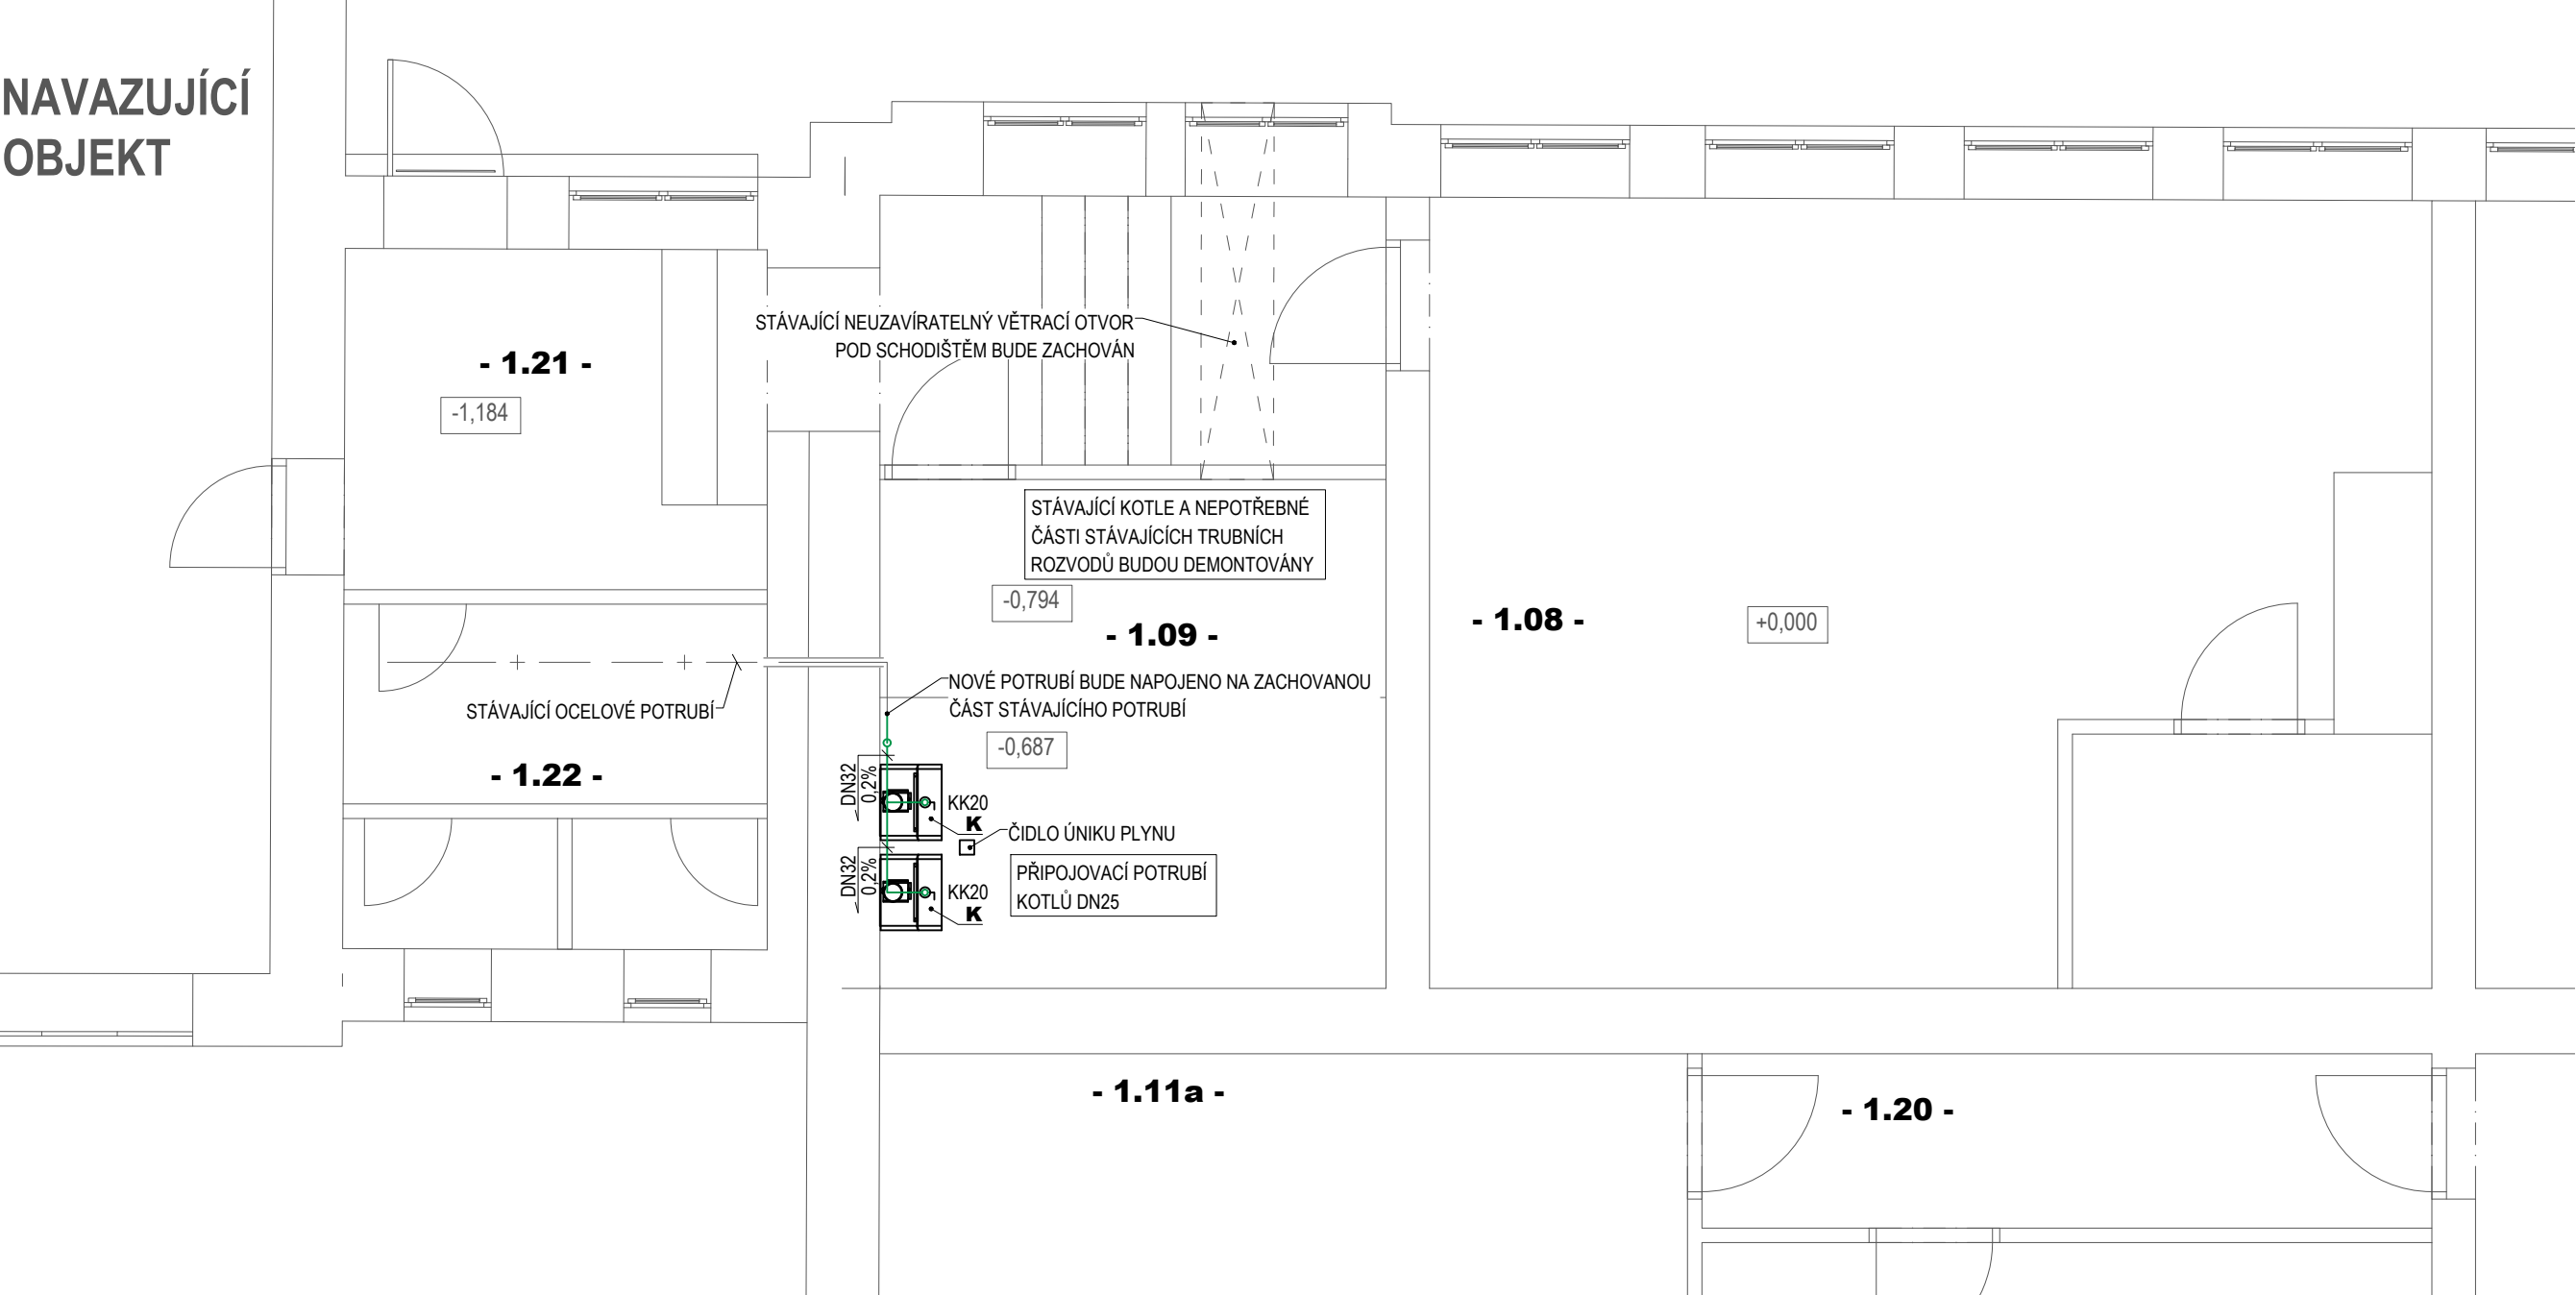

LEGENDA

ZAŘÍZENÍ

- K** PLYNOVÝ KONDENZAČNÍ KOTEL
- ROZSAH TOPNÉHO VÝKONU 3,2-31kW (50/30°C)
 - SPOTŘEBA PLYNU 3,2m³/h
 - OTEVŘENÝ SPOTŘEBIČ TYPU "B"
 - UZÁVĚR KK20
 - KASKÁDOVÉ ODKOUŘENÍ BUDE VEDENO PO FASÁDĚ NAD STŘECHU (DODÁVKA VYTÁPĚNÍ)
 - POD KOTLEM BUDE UMÍSTĚN KONDENZAČNÍ SIFON

ARMATURY

- KK KULOVÝ KOHOUT
- R REDUKCE VARNÁ

POTRUBÍ

NOVÝ VNITŘNÍ ROZVOD - OCELOVÉ TRUBKY BEZEŠVÉ SPOJOVANÉ SVAŘOVÁNÍM

POZNÁMKY

- Stávající kotle a nepotřebné části stávajících trubních rozvodů budou demontovány.
- Křížení potrubí jednotlivých profesí TZB nutno koordinovat na stavbě.
- Potrubí prostupující stavebními konstrukcemi bude vedené v ochranné trubce.

 GREMIS				BOUŠEK THERM s.r.o. Veselská 17/33 591 01 Žďár nad Sázavou		OTISK AUTORIZAČNÍHO RAZÍTKA		
HLAVNÍ ING. PROJEKTU:	Ing. Vítězslav Gregar		tel.: +420 739 223 394 e-mail: v.gregar@gremis.cz	IČ: 04754018 mobil: +420 603 147 985				
ZODPOVĚDNÝ PROJEKTANT:	Ing. Vítězslav Gregar		tel.: +420 739 223 394 e-mail: v.gregar@gremis.cz					
VYPRACOVAL:	Ing. Václav Dvořák							
INVESTOR: Krajská správa a údržba silnic Vysočiny, příspěvková organizace, Kosovská 1122//16, 586 01 Jihlava								
OBEC:	Žďár nad Sázavou [595209]	KRAJ:	Kraj Vysočina	KRAJ. ÚŘAD:	Krajský úřad Kraje Vysočina, Jihlava			
KAT. ÚZEMÍ:	Město Žďár [795232]	OKRES:	Žďár nad Sázavou CZ0635	STAV. ÚŘAD:	Městský úřad Žďár nad Sázavou			
NÁZEV AKCE:								
Revitalizace areálu KSÚSV Žďár nad Sázavou								
ODDÍL:	D.1.4.d	Vnitřní plynovod		NÁZEV VÝKRESU: PŮDORYS 1.NP		STUPEŇ: DPS	Květen 2021	PARÉ:
OBJEKT:	SO-01	Administrativní budova a sklad						
ČÍSLO ZMĚNY	DATUM ZMĚNY	ZPRACOVAL		SCHVÁLENO		MĚŘÍTKO: 1:50	ČÍSLO VÝKRESU: 01	