



SKLADBA STŘEŠNÍHO PLÁŠTĚ:

- FÓLIE Z MĚKČENÉHO PVC-P S VÝTUŽNOU VLOŽKOU
- Z POLYESTEROVÉ TKANINY TL. 1,5 MM (MECHANICKY KOTVENÁ PŘES SKLOVLAKNITÝ VLIES K BEDNĚNÍ – DEKPLÁN 76)
- SEPARAČNÍ NETKANÁ TEXTILIE – SKLOVLAKNITÝ VLIES (PLOŠNĚ HMOTNOSTI 120g/m² – FILTEK V)
- VODOVZDORNÁ PŘEKLIŽKA TL. 8 MM (PŘÍŠROUBOVANÁ NA TRÁMKY VRUTY SE ZAPUŠTĚNOU HLAVOU)
- PRKNA S 250–TI MILIMETROVÝMI MEZERAMI TL. 25 MM
- NOSNÁ DŘEVĚNÁ KONSTRUKCE (KROKVE – DŘEVĚNÉ TRÁMKY 100/140 MM PO 1000 MM, SLOUPKY 100/100 MM PO 2500 MM, ROZNAŠECÍ TRÁMKY 140/100 MM KOTVENÉ PÁSOVINOU K ŽELEZOBETONOVÉ STROPNÍ KONSTRUKCI, CELÁ KONSTRUKCE V OBOU SMĚRECH ZAVĚTROVÁNA)
- ODVĚTRÁVANÁ VZDUCHOVÁ MEZERA (STÁVAJÍCÍ VĚTRACÍ OTVORY V ATICE 100x100 MM S MŘÍŽKOU, DOPLNĚNÉ HLINÍKOVÉ ODVĚTRÁVACÍ VENTILAČNÍ TURBÍNY)
- DOPLNĚNÁ TEPELNÁ IZOLACE Z MINERÁLNÍ VLNY TL. 140 MM SOUČINITEL TEPELNÉ VODIVOSTI 0,038 W/m.K (. ISOVER DOMO PLUS)
- TEPELNÁ IZOLACE ČEDIČOVOU PLSTÍ TL. 160 MM
- LEPENKA R 400/H
- STROPNÍ KONSTRUKCE – MONOLITICKÁ ŽB STROPNÍ DESKA

PŮDORYSNÉ SCHÉMA M 1 : 1000

LEGENDA

REŠENÁ ČÁST

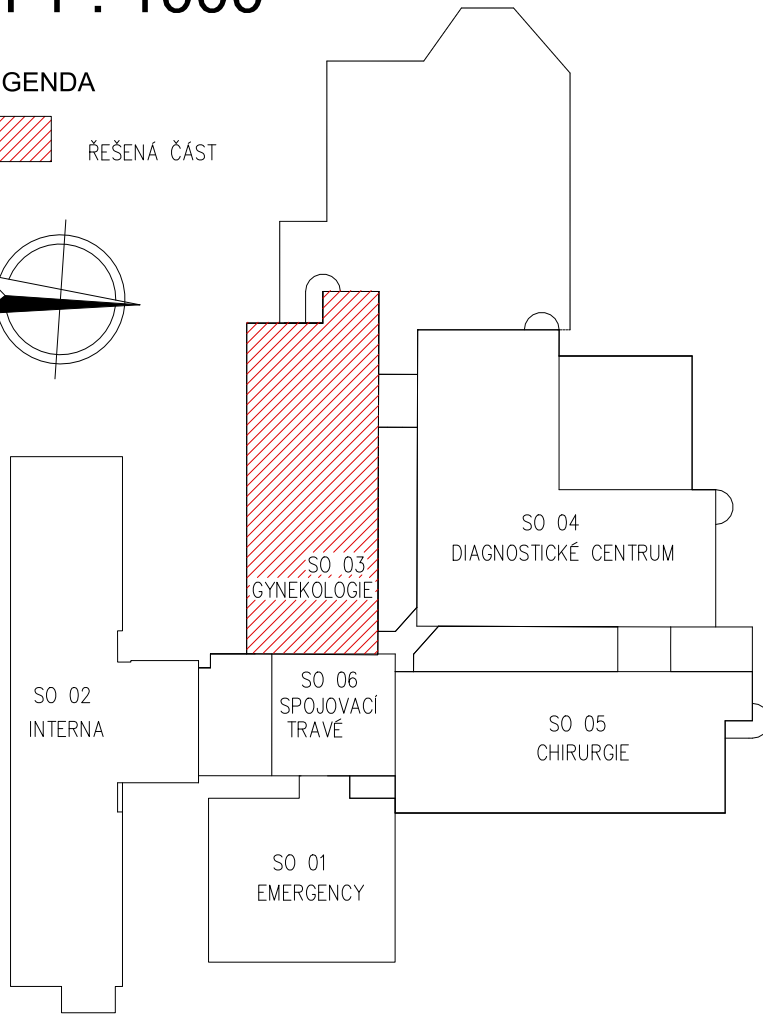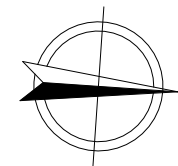

legenda

ODVĚTRÁVACÍ POTRUBÍ KANALIZACE

VZT POTRUBÍ

VENTILAČNÍ TURBÍNY (ODVĚTRÁNÍ STŘECHY)

KOTVÍCÍ BOD ZACHYTNÉHO SYSTÉMU

MONTÁŽNÍ LANO ZACHYTNÉHO SYSTÉMU

Jeli v dokumentaci definován nějaký konkrétní výrobek nebo technologie, má se za to, že je tím definován minimální požadovaný standard a v nabídce může být nahrazen i výrobkem, nebo technologií srovnatelnou.

GYNEKOLOGIE (SO 03)

PŮDORYS 7.N.P. M 1 : 100

ČÍSLO	DATUM	POPIS ZMĚNY	NAVRHL	ODPOVĚDNÝ PROJEKTANT	SCHVÁLIL
OBJEDNATEL NEMOCNICE HAVL. BROD Příspěvková organizace Husova 2624 Havlíčkův Brod 580 01		ZPRACOVATEL ČÁSTI Ing. Petr Salivar Konečná 3456 Havlíčkův Brod 580 01 IČ: 01465431 tel: 732 155 211 e-mail: salivar.petr@seznam.cz		ZPRACOVATEL Ing. Petr Salivar Konečná 3456 Havlíčkův Brod 580 01 IČ: 01465431 tel: 732 155 211 e-mail: salivar.petr@seznam.cz	
STAVEBNÍ ÚŘAD	HAVLÍČKOV BROD	NAVRHL	ING. PETR SALIVAR	ODP. PROJEKTANT	ING. PETR SALIVAR
KRAJ	VYSOČINA	VYPRACOVAL	ING. PETR SALIVAR	AUTORIZOVAL	ING. MILAN VACEK
AKCE NEMOCNICE HAVLÍČKOV BROD - STAVEBNÍ ÚPRAVY 4.N.P. OBJEKTU SO 03				FORMÁT	8 x A4
OBJEKT SO 03 (GYNEKOLOGIE)				KÓTOVÁNÍ	mm
ČÁST D.1.1. ARCHITEKTONICKÉ A STAVEBNĚ TECHNICKÉ ŘEŠENÍ				STUPEŇ	DPS
				ZAKÁZKOVÉ ČÍSLO	2025 / 13
				DATUM	11 / 2025
OBSAH PŮDORYS 7.N.P.- STÁVAJÍCÍ STAV			MĚŘÍTKO 1 : 100	ČÍSLO VÝKRESU 1.1.2.02.	REVIZE
DOKUMENTACI LZE POUŽÍVAT VE SMYSLU PŘÍSLUŠNÉ SMLOUVY O DÍLO. VÝKRES ČI JEHO ČÁST MŮŽE BÝT KOPIROVÁN NEBO JINÝM ZPŮSOBEM ROZŠÍŘOVÁN POUZE PO PŘEDCHOZÍM SOUHLASU AUTORA.					