


| Legenda místností 3NP | | |
|-----------------------|----------------------|-------------|
| Číslo místnosti | Název/účel místnosti | Plocha (m2) |
| 332a | Chodba | 13,25 |
| 332b | Chodba | 6,42 |
| 333 | Pokoj | 26,73 |
| 334 | Koupelna | 6,30 |
| 335 | Kancelář | 17,60 |
| 336 | WC+sprcha | 5,22 |
| 337 | Kancelář | 14,93 |
| 338 | Koupelna | 6,30 |
| 339 | Pokoj | 23,72 |
| | celkem | 0,12 m2 |

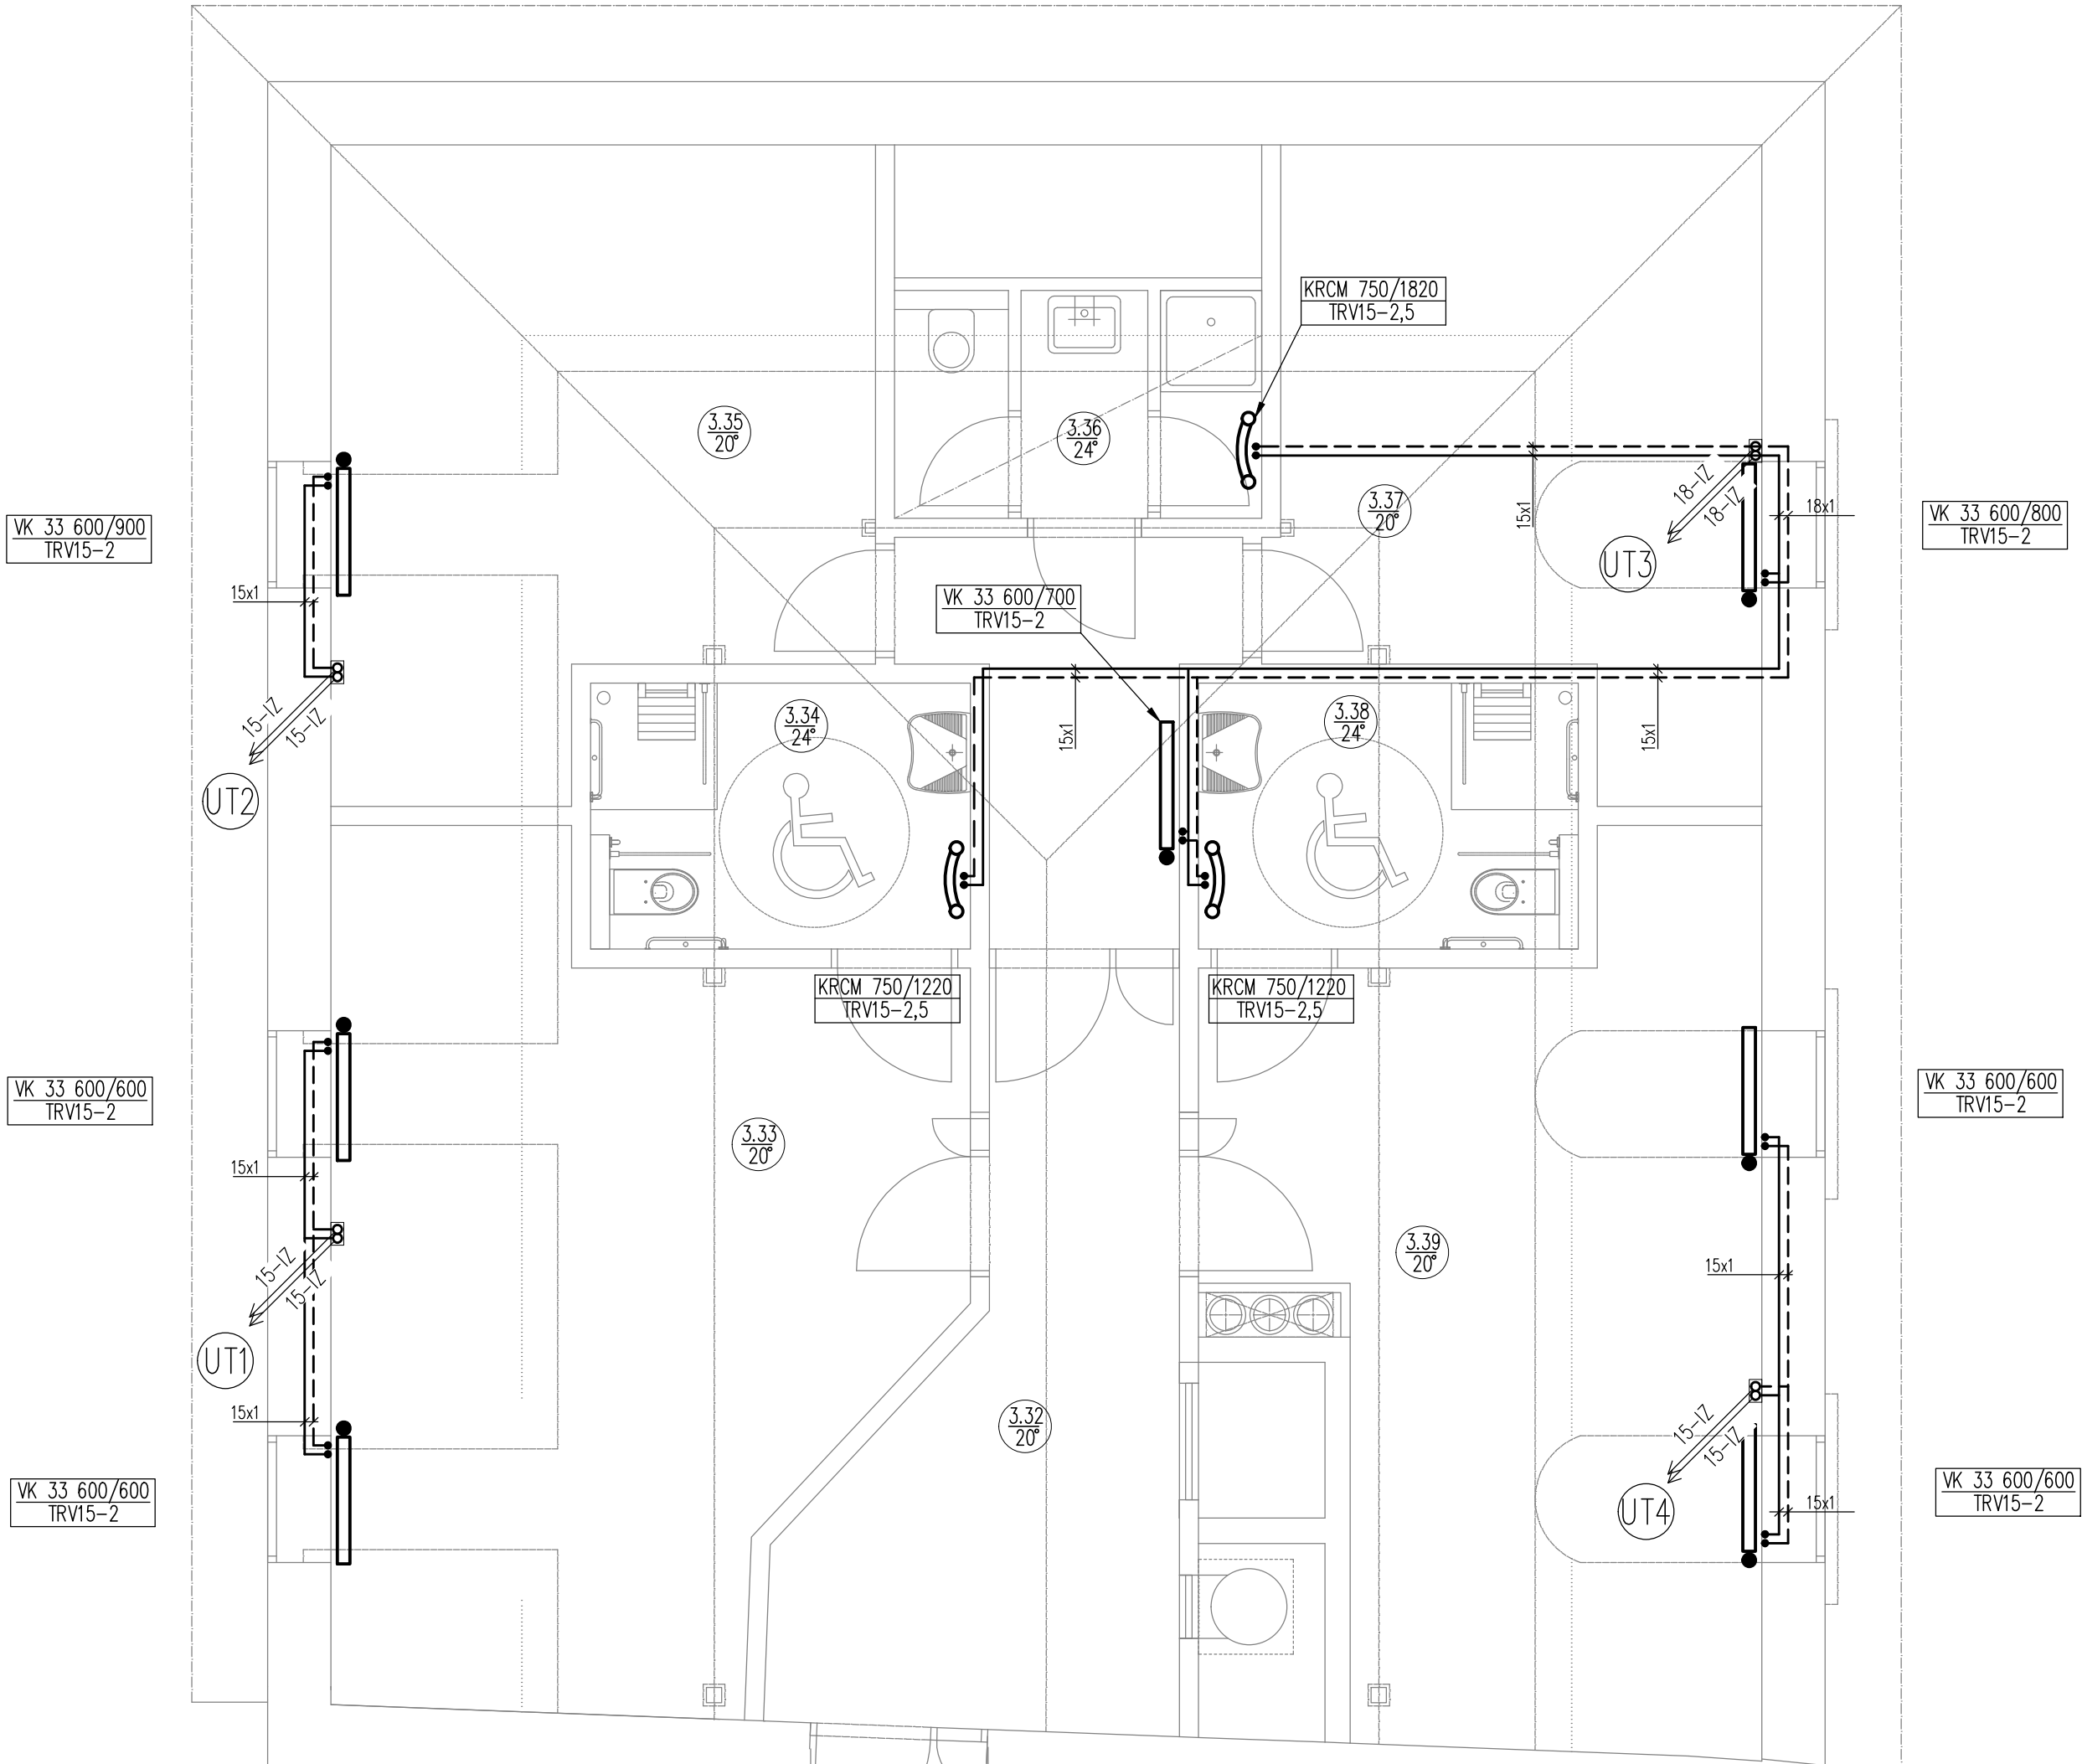

OKRUH OTOPNÝCH TĚLES


OCELOVÁ DESKOVÁ OTOPNÁ TĚLESA S PRAVÝM SPODNÍM PŘIPOJENÍM, TYP VK.
V KOUPELNÁCH OCELOVÁ TRUBKOVÁ TĚLESA SE STŘEDOVÝM SPODNÍM PŘIPOJENÍM.

———— PŘÍVODNÍ POTRUBÍ 46°C, Cu
----- ZPĚTNÉ POTRUBÍ 36°C, Cu

POUŽITÉ DIMENZE Cu POTRUBÍ

15x1 18x1 22x1 28x1,5 35x1,5



| | | | |
|--|----------------------------------|--|----------------------------|
| Investor: KRAJ VYSOČINA ŽIŽKOVA 1882/57 586 01 JIHLAVA | | <div> Digitronic technology</div> <div>DIGITRONIC CZ s. r. o. Šimkova 904, 500 03 Hradec Králové www.digitronic.cz, tzb@digitronic.cz</div> | |
| Místo stavby: DOMOV DŮCHODCŮ PROSEČ 1, 395 01 POŠNÁ-PROSEČ K.Ú.: PROSEČ U POŠNÉ (726338) P.Č. st.28/1, 250, 251, st.28/3 | | | |
| Hlavní projektant: Ing. MICHAEL MARTIN | Zodp. projektant: Ing. Jan Dinga | Stupeň PD: DPS | |
| Vypracoval: Ing. Jiří Sovák | | Datum: 08/2025 | |
| Část: VYTÁPĚNÍ | Zakázka číslo: 5097 | Revize: 00 | |
| Akce: DOMOV DŮCHODCŮ PROSEČ U POŠNÉ SO01 PŘÍSTAVBA OBJEKTU A ZMĚNA ZDROJE VYTÁPĚNÍ | | Paré: | Formát: A2 |
| | | | Měřítko: 1:50 |
| | | | Číslo výkresu D.1.4.A03 |
| Obsah: PŮDORYS 3.NP - PŘÍSTAVBA | | | |