


- 1
- PLYNOVÝ KONDENZAČNÍ KOTEL VAILLANT VU 356/5–5 eco TEC plus
VÝKON 7.1–37.1kW,SPOTŘEBA ZEMNÍHO PLYNU 4.1m³/h,TLAK PLYNU 2kPa
- 2
- ZÁSOBNÍKOVÝ NEPŘÍMOTOPNÝ OHŘÍVAČ VODY ACV SMART 320
- 3
- EXPANZNÍ NÁDOBA 80 l – 6 bar
- 4
- HYDRAULICKÝ VYROVNÁVAČ DYNAMICKÝCH TLAKŮ HVDT G2”

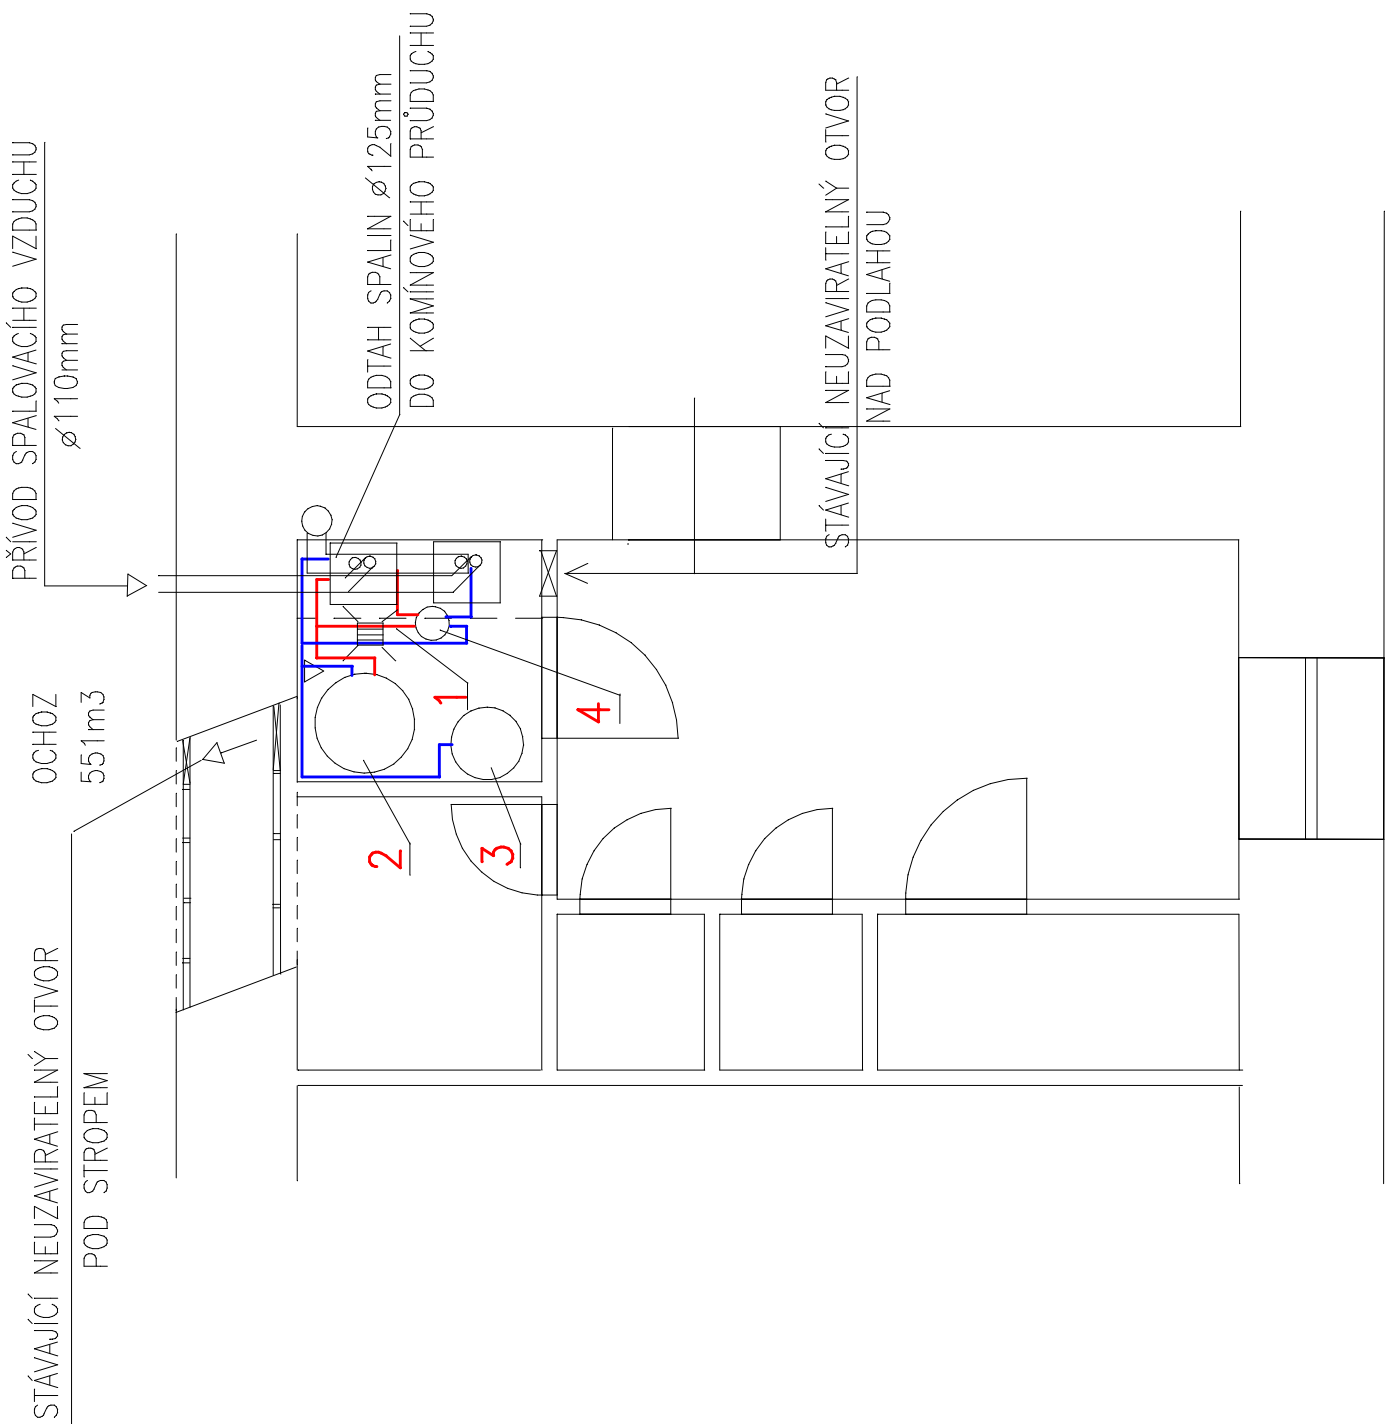

ZODP.PROJEKTANT	KONTROLOVAL	VYPRACOVAL	KRESLIL	4Z s.r.o. Dr.Suzy 956/28 67401 Třebíč–Podklášteří	
Ing.Radek Holík		Svobodová J.	Svobodová J.		
INVESTOR: KRAJ VYSOČINA,Žižkova 57,587 33 Jihlava					
MÍSTO STAVBY: Dětský domov Budkov,675 42 Budkov 1				IČO	29355052
NÁZEV STAVBY: OPRAVA VYTÁPĚNÍ V OBJEKTU DD BUDKOV SKUPINA I A III				ČÍSLO ZAKÁZKY	8235
				FORMÁT	A4
				DATUM	4/2019
				STUPEŇ PD	DPS
OBSAH VÝKRESU: PŮDORYS VYTÁPĚNÍ				MĚŘÍTKO 1:50	ČÍSLO VÝKRESU 611