

Tabulka místností			
Číslo	Jméno	Plocha	KÓD FAMA
002	STROJOVNA VZT	283,35	1.01.04.S2.002

### LEGENDA VZT

- VZDUCHOTECHNICKÉ ZAŘÍZENÍ
- VZDUCHOTECHNICKÉ ZAŘÍZENÍ STAVAJÍCÍ – REPAŠE
- VZDUCHOTECHNICKÉ ZAŘÍZENÍ STAVAJÍCÍ BEZ ZÁSAHU
- VZDUCHOTECHNICKÉ POTRUBÍ – ODPADNÍ VZDUCH
- VZDUCHOTECHNICKÉ POTRUBÍ – PŘÍVODNÍ VZDUCH
- VZDUCHOTECHNICKÉ POTRUBÍ – ODVODNÍ VZDUCH
- VZDUCHOTECHNICKÉ POTRUBÍ – ČERSTVÝ VZDUCH
- VZDUCHOTECHNICKÉ POTRUBÍ – STAVAJÍCÍ
- TEPELNÁ IZOLACE TL15MM ALS – PĚNOVÝ POLYETYLEN LAMINOVANÝ
- HUNKOVOU FÓLIÍ SAMOLEPIČÍ
- TEPELNÁ IZOLACE Z MINERÁLNÍ VLNÝ TL60MM, OCHRANA AL. FOLIE
- PŘEDIZOLOVANÉ VZT POTRUBÍ
- PANELE Z TVRDE POLYURETANOVÉ PĚNY (PUR/PIR) OBOUSTRANNE POTÁŽENÉ
- HUNKOVOU FÓLIÍ O TL 200MM
- HUNKOVÁ VRSTVA JE Z VNĚJŠÍ STANY OPATŘENA OCHRANNÝM LAKEM (3 G/M2 +/- 0,5).
- TLOUŠŤKA JE 30 MM


### POZNÁMKY

Před objednáním potrubí a započítáním montáží vzduchotechniky je nutné provést přeměření stávajícího potrubí a zařízení. Pro potrubí je třeba provést měření vnitřního průměru a délky. Pro zařízení je třeba provést měření vnitřního průměru a délky. Pro potrubí je třeba provést měření vnitřního průměru a délky. Pro zařízení je třeba provést měření vnitřního průměru a délky.

### LEGENDA UT,CHL

- TOPNÁ VODA VZT – PŘÍVOD
- TOPNÁ VODA VZT – ZPĚTNÉ
- TOPNÁ VODA STAVAJÍCÍ – PŘÍVOD
- TOPNÁ VODA STAVAJÍCÍ – ZPĚTNÉ
- CHLADNÁ VODA VZT – PŘÍVOD
- CHLADNÁ VODA VZT – ZPĚTNÉ
- POTRUBÍ PRO PROPOTENÍ ZVHLHROVAČE A VZT JEDNOTKY

### PŮDORYSNÉ SCHÉMA M 1 : 1000

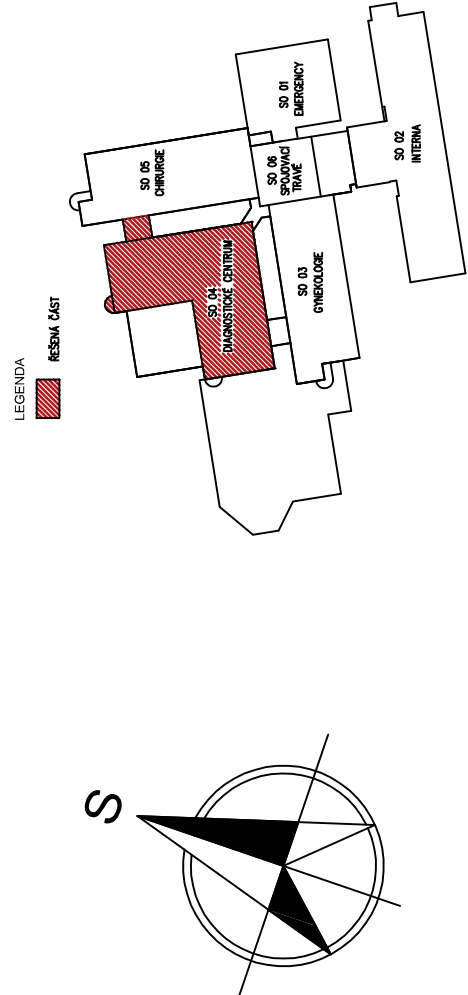

Kč.L. HAVLČKOV BROD (637823)

0	04/2019	PRVNÍ VYDÁNÍ	ING.RYBAŘ JAKUB	ING.RYBAŘ	ING.RYBAŘ
ČÍSLO	DATUM	POPIS ZMĚN	VYPRACOVAL	ZODP. PROJEKTANT	AUTOR

INVESTOR: <b>Nemocnice Havlíčkův Brod příspěvková organizace</b> Husova 2624 580 22 Havlíčkův Brod	PROJEKTANT ČÁSTI: <b>PC - PROJEKT CENTRUM</b> NOMA S.R.O.	PROJEKTANT: <b>PC - PROJEKT CENTRUM</b> NOMA S.R.O.
MÍSTO STAVBY: HAVLČKOV BROD	VYPRACOVAL: ING.RYBAŘ JAKUB	AUTOR: ING.RYBAŘ
STAVEBNÍ ÚŘAD: HAVLČKOV BROD	ZODP.PROJEKTANT: ING.RYBAŘ	ARCH. NÁVRH: –
NÁZEV AKCE: <b>NHB - BUDOVAČ 4 DIAGNOSTICKÉ CENTRUM - OPRAVA VZT (JEDNOTKY)</b>		
OBJEKT: SOCH:BUDOVA Č.4	ČÁST: D.1.4 Technika prostředí staveb a) zařízení pro vytápění a ochlazování staveb	FORMÁT: 10/A4
OBSAH: PŮDORYS 2.PP-UT,CHL - NAVRHOVANÝ STAV	MĚŘÍTKO: 1:50	DATUM: 04/2019
	SOUBOR: –	STUPEŇ PD: TP
		Č. ZAKÁZKY: 18-082
		Č. VÝKRESU: D1.4.ab.4
		Č. PARE: –

DO KONTAKTU JE POUŽÍVAT POUZE VE SMYSLU PŘÍSLUŠNÉ SMLOUVY O DÍLO. VÝKRES ČI JEHO ČÁST MOŽE BÝT KOPÍROVÁN NEBO JINÝM ZPŮSOBEM ROZŠŘOVÁN POUZE PO PŘEDCHOZÍM SOUHLASU AUTORA.