


DETAIL KŘÍŽOVATKY II/351 x II/399 (DALEŠICE)
M 1:500

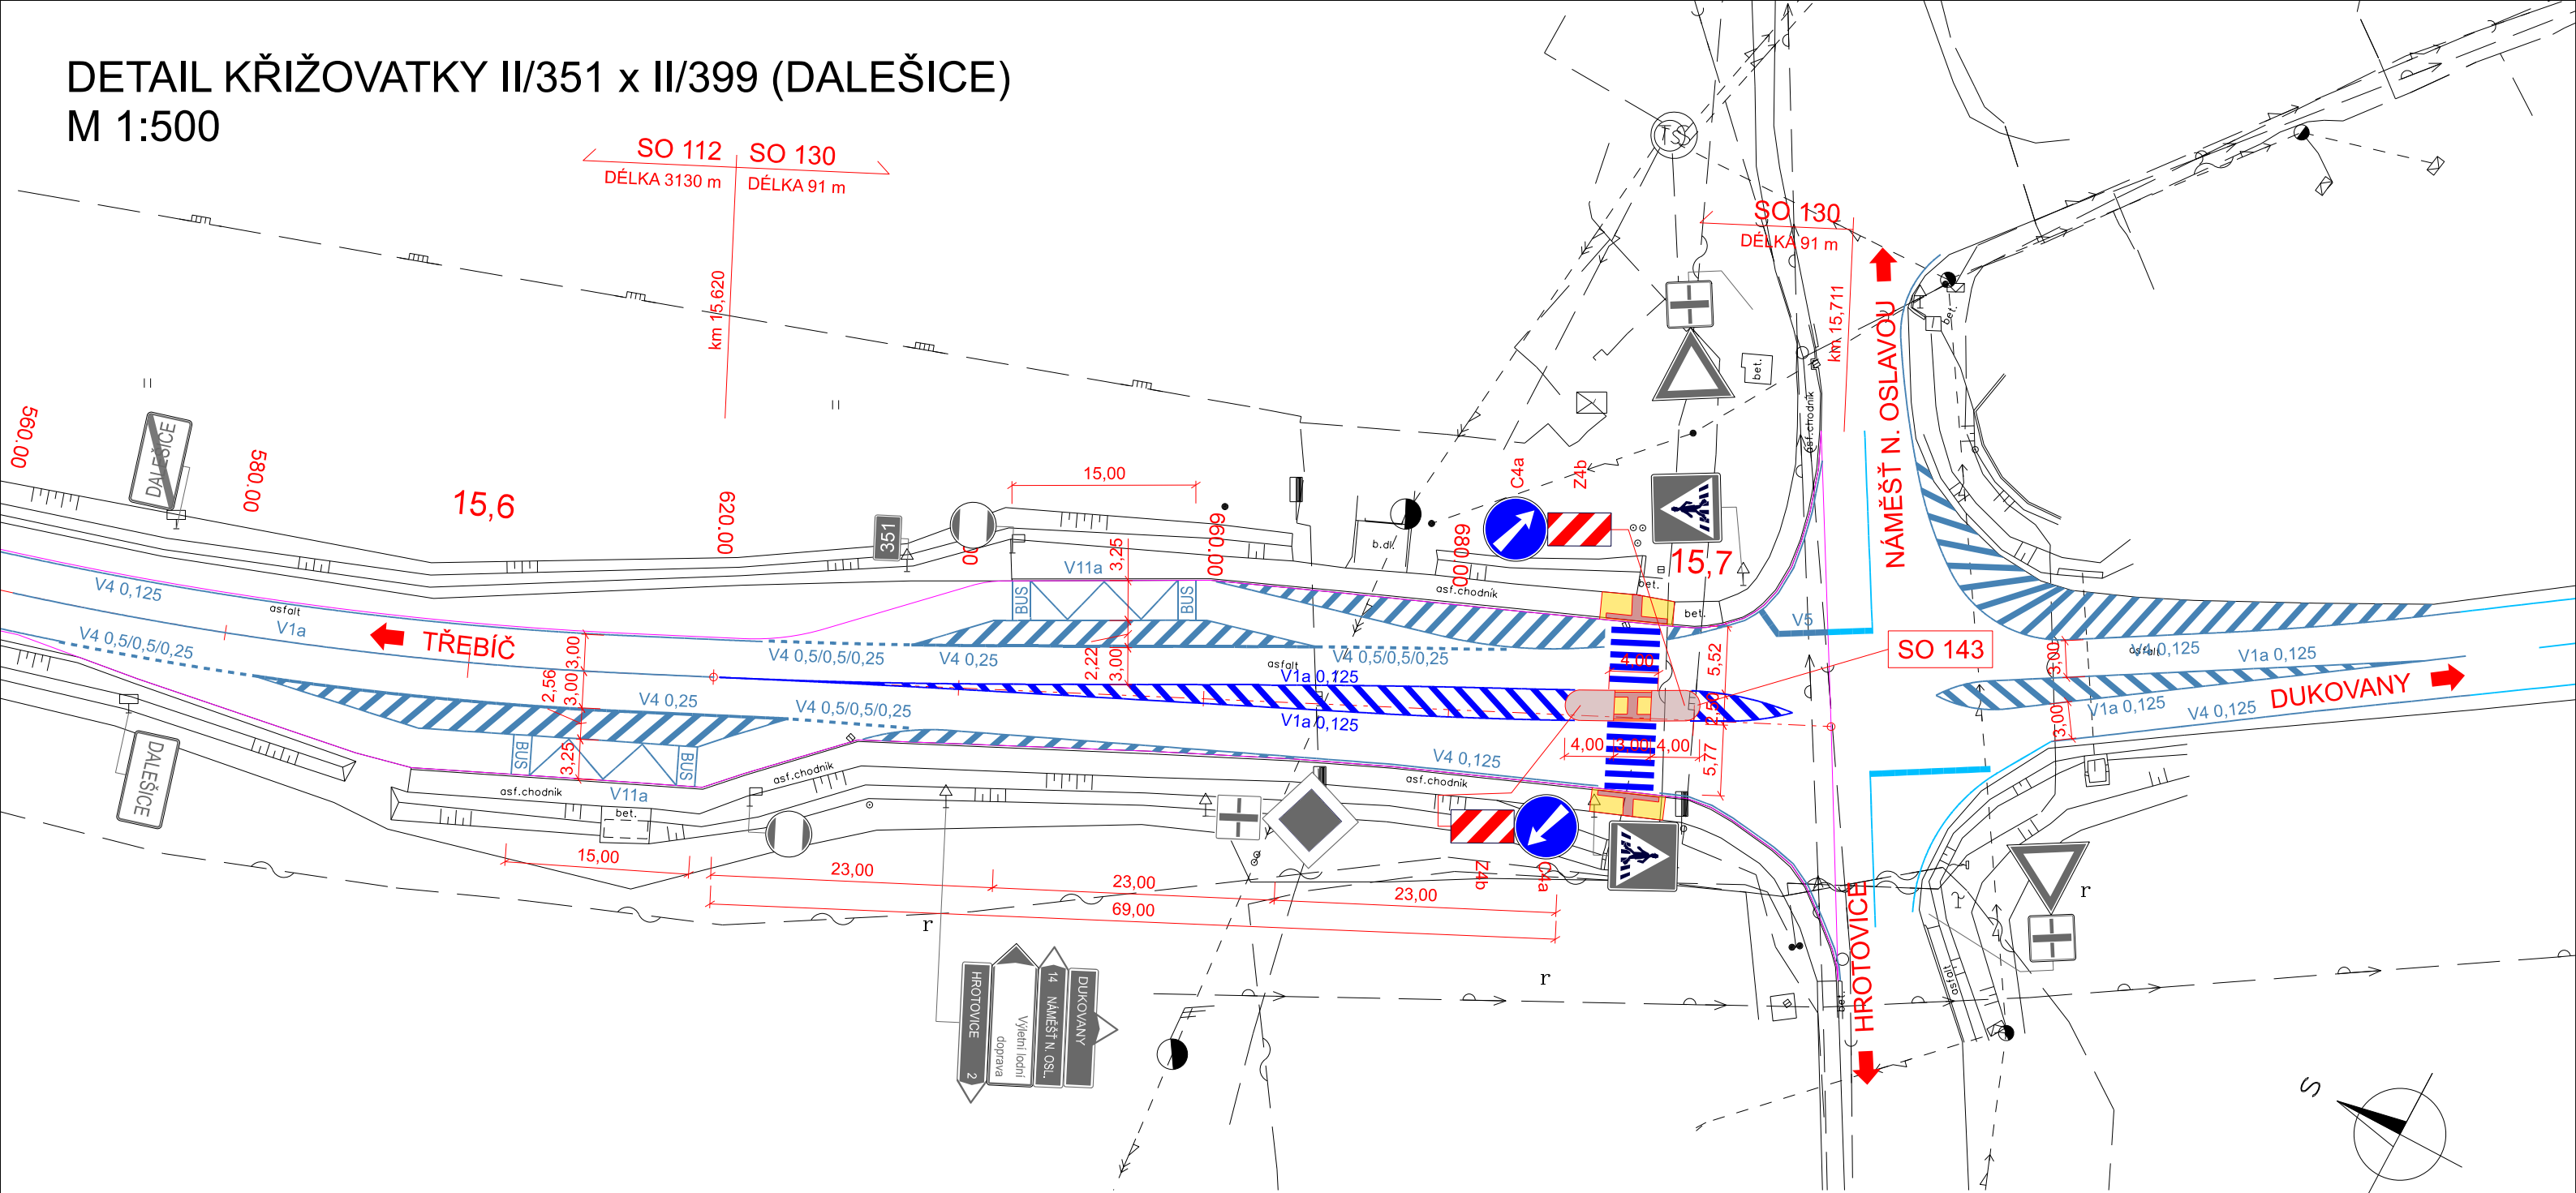

SEZNAM SO:








SO 112 - Rekonstrukce km 12,530 - km 15,620
SO 130 - Křižovatka II/351 s II/399 (Dalešice)
SO 143 - Přechod Dalešice km 15,694 98

LEGENDA INŽENÝRSKÝCH SÍTÍ:

	vodovod
	kanalizace
	plynovod neurčený
	plynovod STL
	plynovod VTL
	sdělovací kabely - metal., opt. zaměřené
	sdělovací kabely - metal. nezaměřené
	vedení NN - nadzemní
	vedení NN - podzemní
	vedení VN - nadzemní
	vedení VN - podzemní
	vedení VVN - nadzemní
	chránička

LEGENDA:

	Nové hrany
	Nové hrany - SO 130
	Úpravy pro nevidomé
	Navržené VDZ
	Navržené VDZ - SO 130
	Stávající VDZ
	Hrany zaměření
	Stávající SDZ
	Navržené SDZ
	Chodník
	Úpravy pro nevidomé
	Nepřejízdný ostrůvek

OBJEDNATEL	KRAJ VYSOČINA	AKCE: II/351 TŘEBÍČ - KŘÍŽ. S II/399, 2.ČÁST					
OBEC	TŘEBÍČ - DALEŠICE						
KRAJ	VYSOČINA	OBJEKT: SO 143 - Přechod Dalešice v km 15,694 98					
DATUM	08.2016						
FORM. A4	2 x A4	PŘÍLOHA: SITUACE					
STUPEŇ	DSP/PDPS						
GENERÁLNÍ PROJEKTANT:		VEDOUCÍ ODDĚLENÍ: Ing. V. BARTŮNĚK			KOPIE Č.:	ČÁST:	PŘÍLOHA Č.:
 AF-CITYPLAN s.r.o. MAGISTRŮ 1275/13 140 00 PRAHA 4 tel.: +420 277 005 536 fax.: +420 224 922 072 www.afconsult.com www.cityplan.cz		VEDOUCÍ PROJEKTU: Ing. J. KUBÁSEK					
		VYPRACOVAL: Ing. J. KUBÁSEK					
		KONTROLA: Ing. V. BARTŮNĚK					
		MĚŘÍTKO: 1:500		Č. ZAKÁZKY: 12-2-116			
ČSN EN ISO 9001, ČSN EN ISO 14001		DOKUMENTACI LZE UŽÍVAT POUZE VE SMYSLU PŘÍSLUŠNÉ SMLOUVY O DÍLO. KOPÍROVÁNÍ A ROZMNOŽOVÁNÍ POUZE PO PŘEDCHOZÍM SOUHLASU AF-CITYPLAN s.r.o.					