


PŮDORYS M 1:100

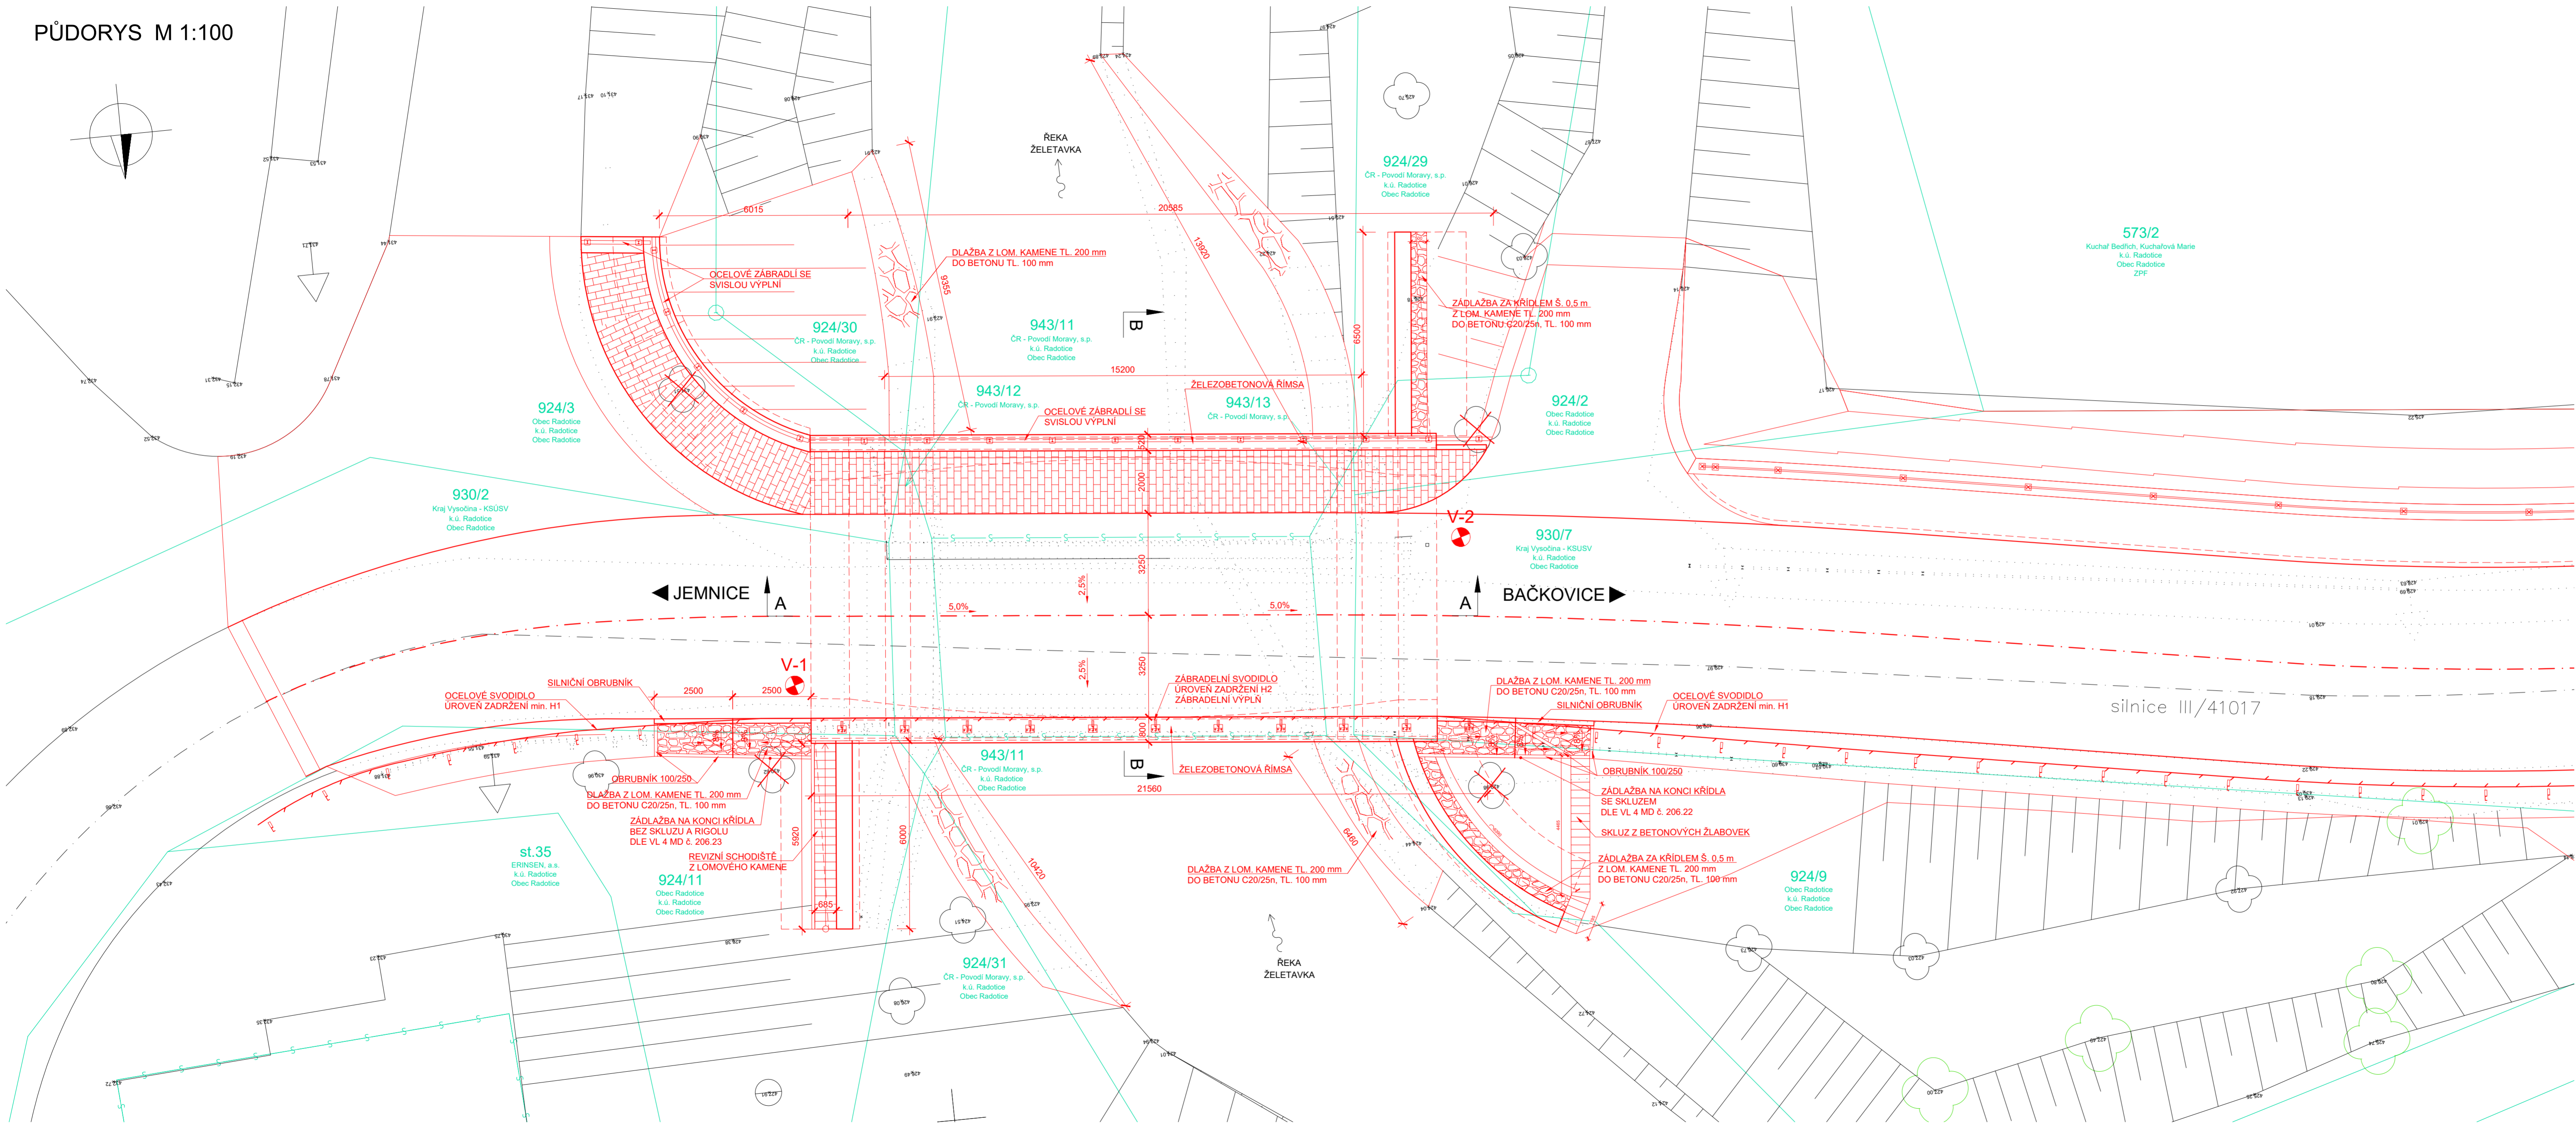

SOUŘADNICOVÝ SYSTÉM: S-JTSK
VÝŠKOVÝ SYSTÉM: Bpv

STAVBA: III/41017 Radotice - most ev. č. 41017-3

OBJEDNATEL:



Krajská správa a údržba
silnic Vysočiny, p.o.
Kosovská 1122/16
586 01 Jihlava

	DIPONT s.r.o., projektová a inženýrská činnost Klíšská 1432/18, 400 01 Ústí nad Labem, CZ E: dipont@dipont.cz T: 00420 475 201 724		Zakázka: D18003	Datum: 07/2019
	ODP. PROJEKTANT SO ING. FRANTIŠEK KORTUS	VYPRACOVAL ING. FRANTIŠEK KORTUS	TECHNICKÁ KONTROLA ING. PETR NOVÁK	Účel PD: PDPS
OBJEKT: SO 201 - MOST EV. Č. 41017-3				Měřítko: 1:100
PRÍLOHA: DISPOZICE NOVÉHO STAVU - PŮDORYS				Formát: 10xA4
				Část: D.1.4
				Paré: 3.1