


ŘEZ PODÉLNÝ

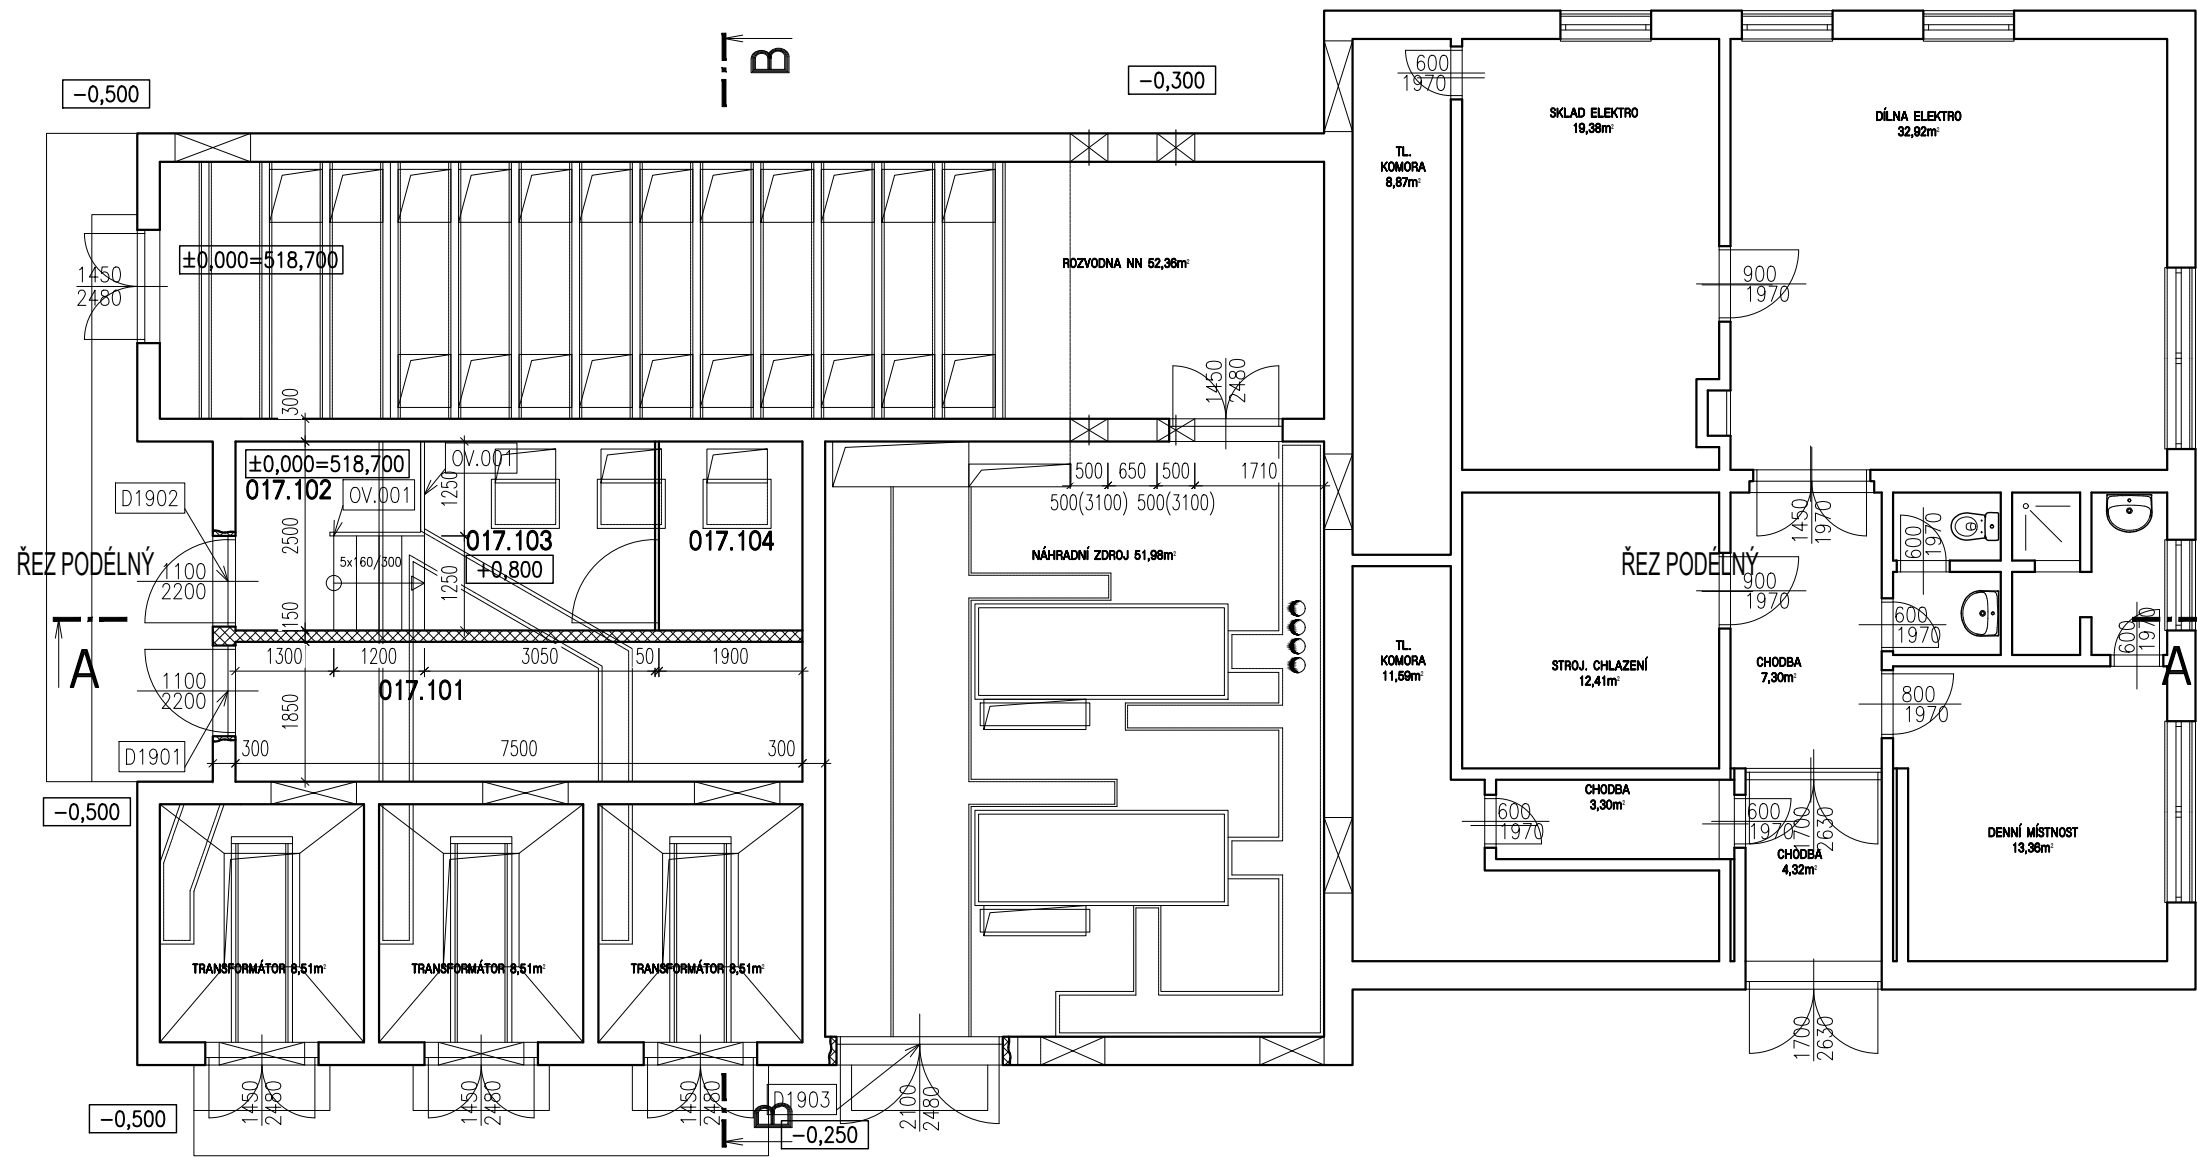

PŮDORYS 1.NP

±0,000 = m n.m.
SOŮŘ. SYSTÉM S-JTSK / GRID SYSTEM S-JTSK,
VÝŠKOVÝ SYSTÉM BpV / VERTICAL SYSTEM BpV

SCHEMA / KEY PLAN

GENERÁLNÍ PROJEKTANT / HEAD DESIGNER

OBJEDNATEL / CLIENT

OBERMEYER
Helika

BERANOVÝCH 65
P.O.BOX 4, 199 21 PRAHA 9
TEL. : +420 281 097 222
EMAIL: info@obermeyer.cz

NEMOCNICE PELHŘIMOV,
PŘÍSPĚVKOVÁ ORGANIZACE
SLOVANSKÉHO BRATŘSTVÍ 710
393 38, PELHŘIMOV

PROJEKTANT / DESIGNER

VYPRACOVAL / DRAWN BY

KONTROLOVAL / CHECKED BY

OBERMEYER
Helika

BERANOVÝCH 65
P.O.BOX 4, 199 21 PRAHA 9
TEL. : +420 281 097 222
EMAIL: info@obermeyer.cz

Ing. arch. Lucie Jestřábová

Ing. Jiří Houda

ZODP. PROJEKTANT / RESPONSIBLE

SCHVÁLIL / APPROVED BY

Ing. Jiří Houda

Ing. Jiří Houda

NÁZEV ZAKÁZKY / PROJECT NAME

Nemocnice Pelhřimov - heliport- překážková svítidla

STUPEŇ PD / PROJECT STAGE

MĚŘÍTKO / SCALE

DATUM VYDÁNÍ / DATE OF ISSUE

POČET A4 / NUMBER OF A4

PROJEKTOVÁ DOKUMENTACE

1:100

06/2022

6 A4

NÁZEV OBJEKTU SOI/O / DESIGN PART

NÁZEV PROFESNÍHO DÍLU / DESIGN SECTION

100 - ARCHITEKTONICKO STAVEBNÍ ŘEŠENÍ

NÁZEV DOKUMENTU / DOCUMENT TITLE

17_ENERGOCENTRUM
půdorys 1np a řez
STAVAJÍCÍ STAV

NÁZEV SOUBORU / FILE NAME

1110906003 _ PD _ _D_ 017 _ 100 _ _ 104 _ 00

KOPIE / COPY

ČÍSLO PROJEKTU
PROJECT NO.

STUPEŇ PD
STAGE

OBCHODNÍ SOUBOR
PACKAGE

ČÁST
CODE

SO / IO
PART

PROFESNÍ DÍL
SECTION

DILATACE
DILATATION

ČÍSLO DOKUMENTU
DOCUMENT NO.

REVIZE
REV.