



1.NP

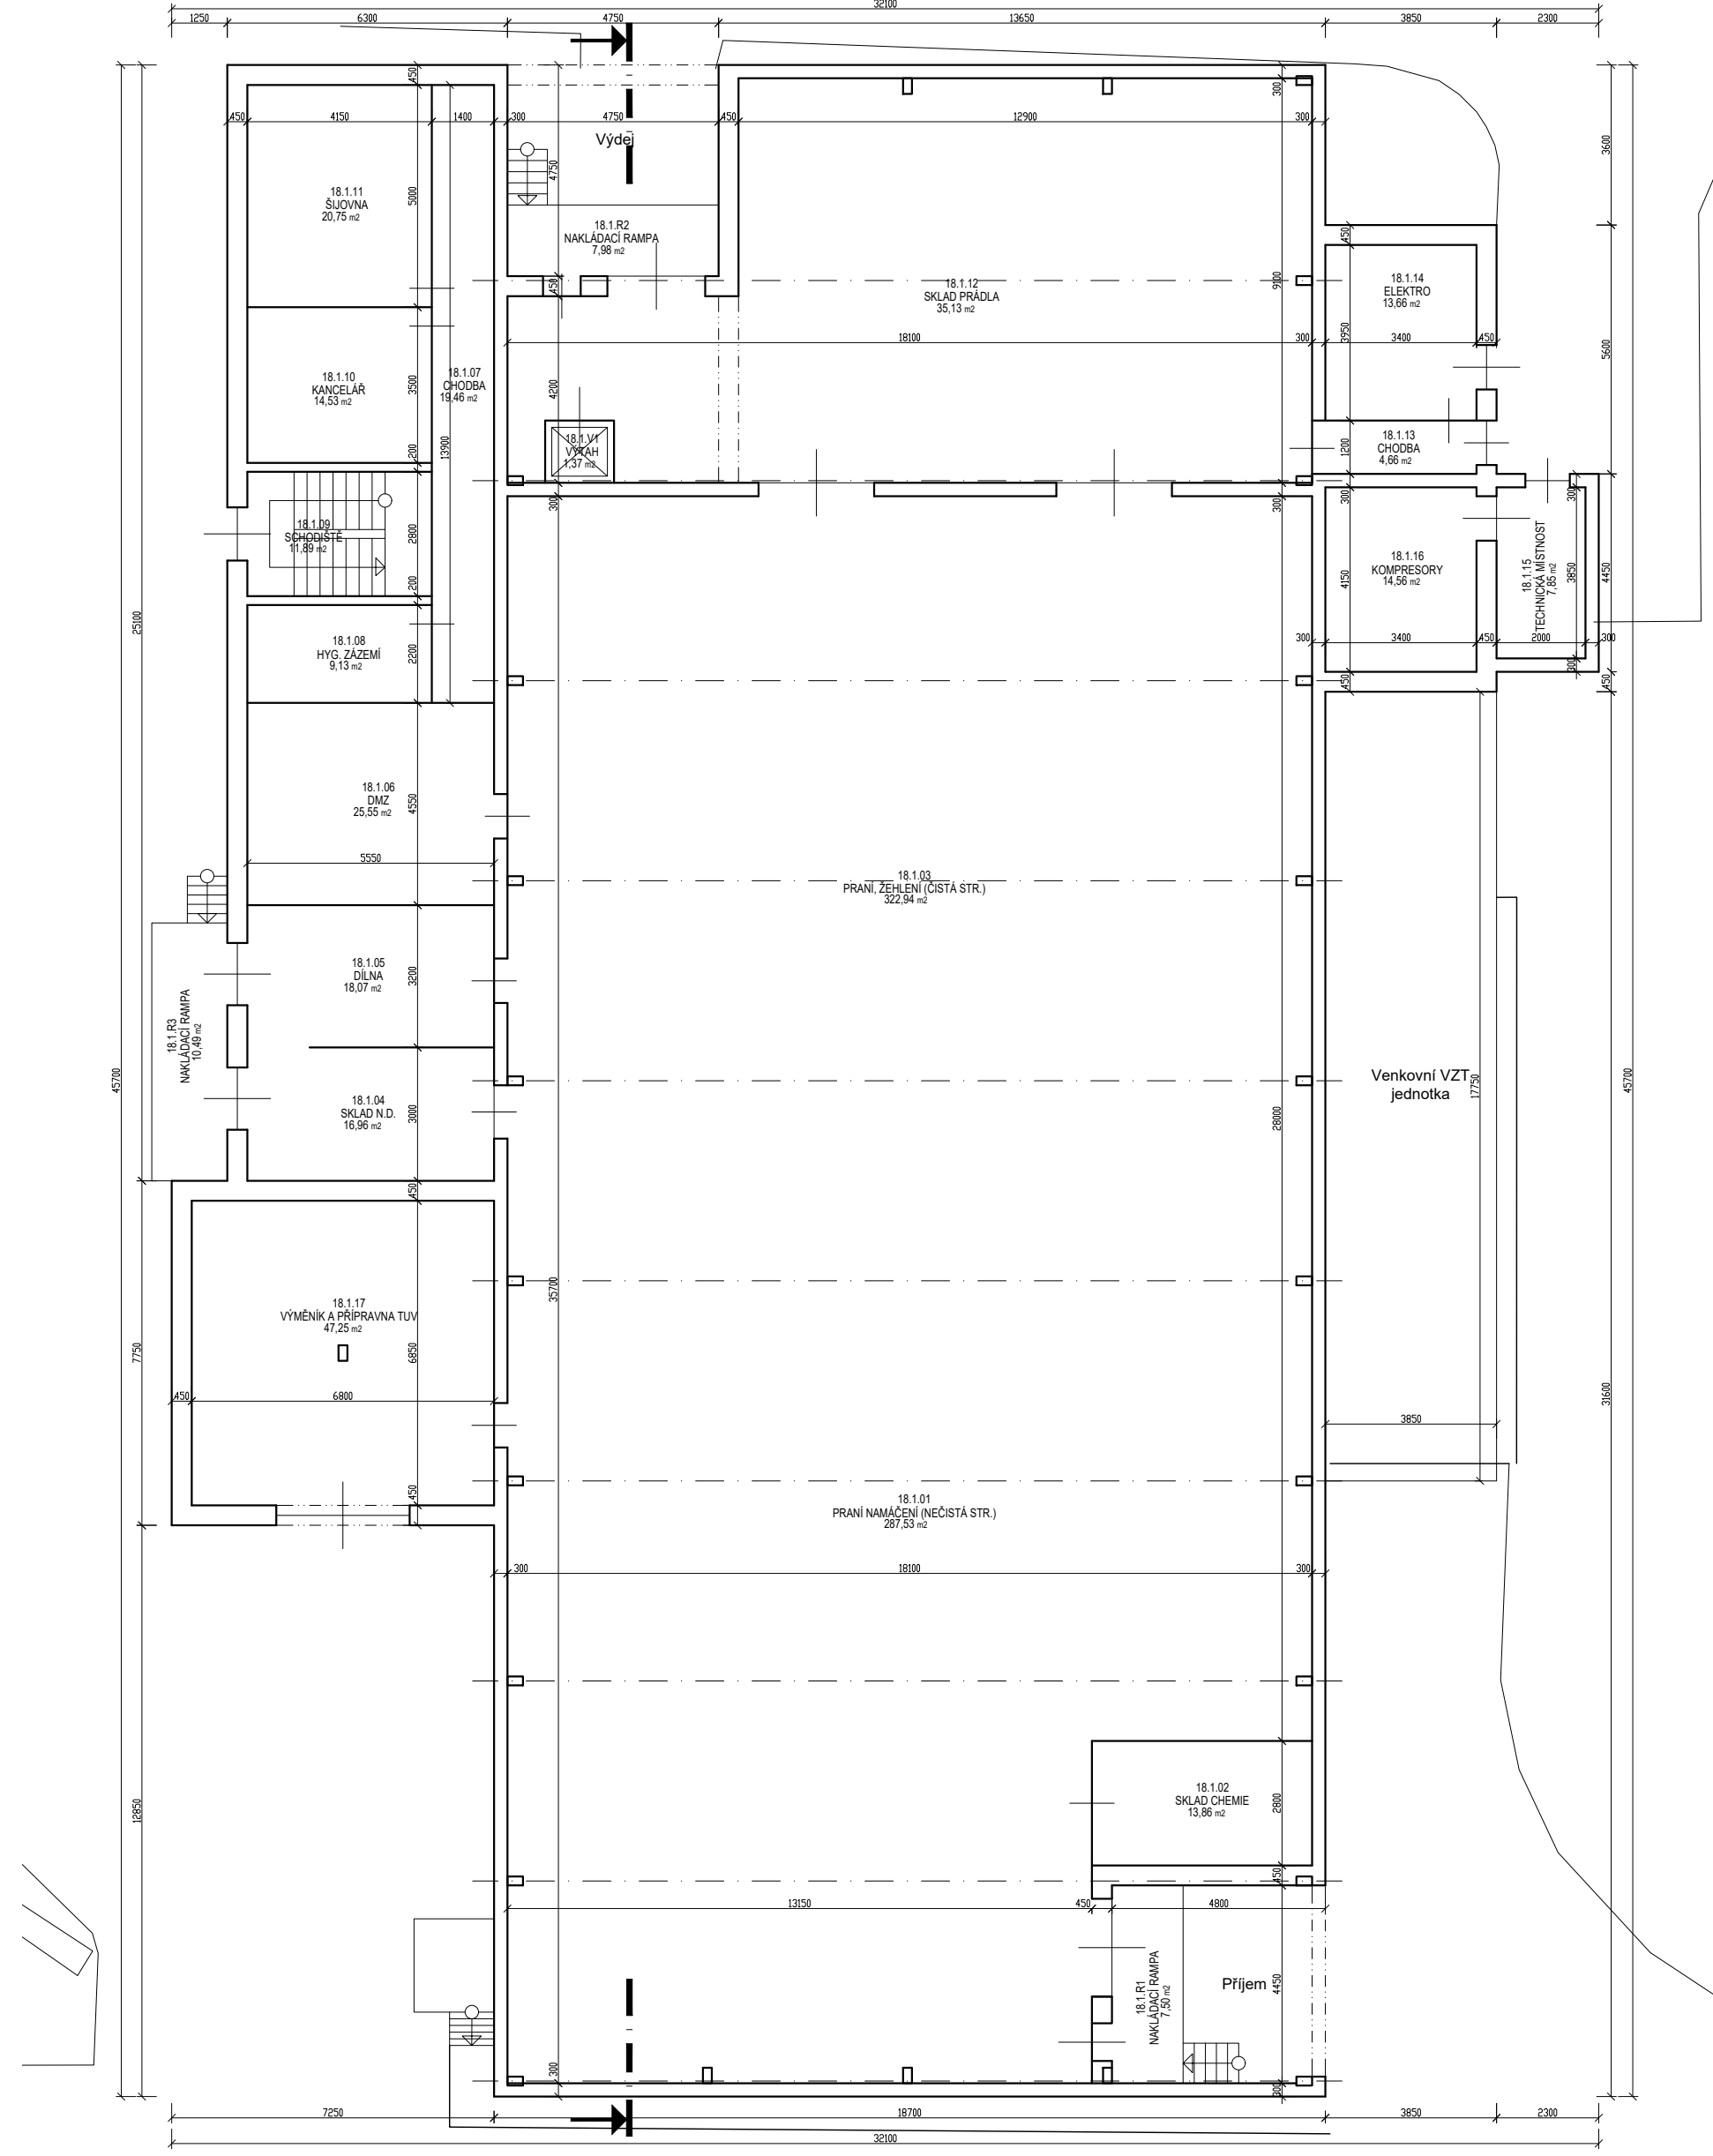

PŮDORYS 1.NP

2.NP

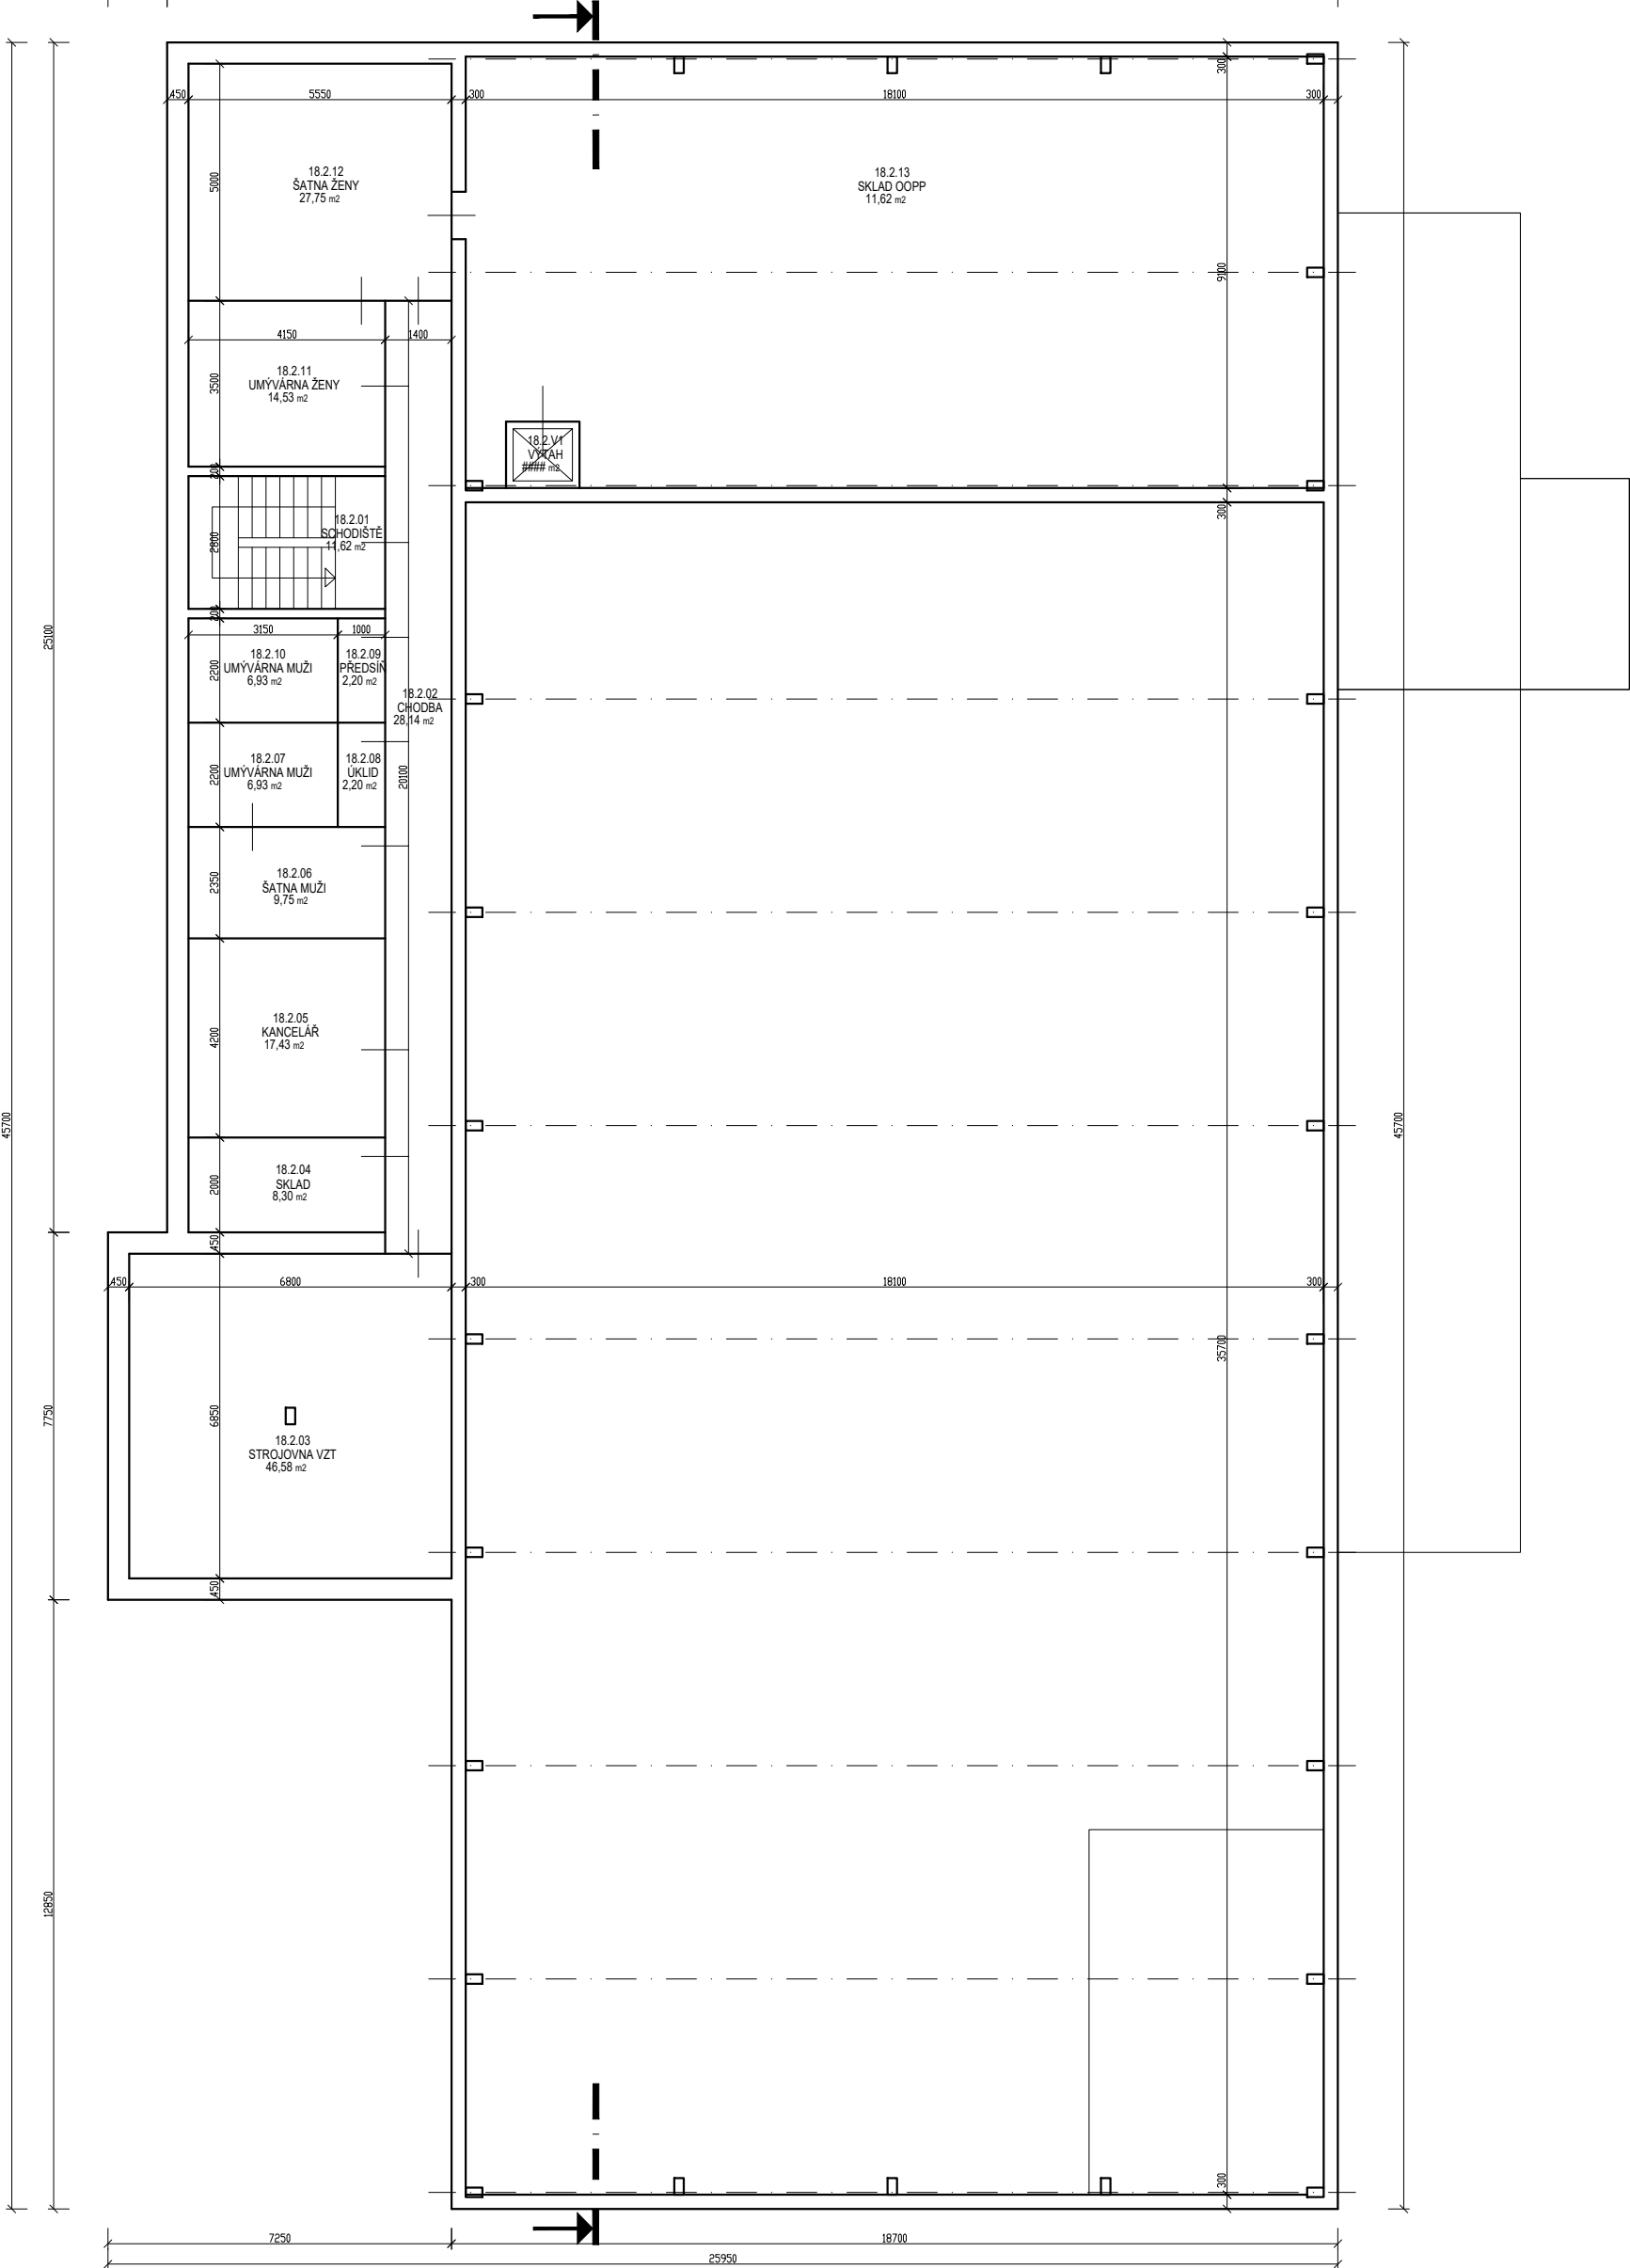


PŮDORYS 2.NP

TABULKA MÍSTNOSTÍ

Č.M.	NÁZEV MÍSTNOSTI	m²
18.01.01	SCHODIŠTĚ	4,80
18.01.02	SKLAD	35,13
18.1.01	PRÁK. NAMAČENÍ (NEOŠTA STR.)	287,53
18.1.02	SKLAD CHEMIE	13,86
18.1.03	PRÁK. ŽELEZNĚ (ČISTA STR.)	322,94
18.1.04	SKLAD N.D.	16,96
18.1.05	ČIŠŤNA	18,07
18.1.06	DMZ	25,55
18.1.07	CHODBA	19,46
18.1.08	HYG. ZÁZEMÍ	9,13
18.1.09	SCHODIŠTĚ	11,89
18.1.10	KANCELÁŘ	14,53
18.1.11	ŠLOVNÁ	20,75
18.1.12	SKLAD PRAČKA	35,13
18.1.13	CHODBA	4,66
18.1.14	ELEKTRO	13,86
18.1.15	TECHNICKÁ MÍSTNOST	7,85
18.1.16	KOMPLEKSY	14,58
18.1.17	VÝMENÍK A PŘÍPRAVNA TUV	47,25
18.1.R1	NAKLÁČACÍ RAMPA	7,50
18.1.R2	NAKLÁČACÍ RAMPA	7,96
18.1.R3	NAKLÁČACÍ RAMPA	10,49
18.1.V1	VÝTAH	1,37

18.2.01	SCHODIŠTĚ	11,82
18.2.02	CHODBA	28,14
18.2.03	STROJOVNA VZT	46,58
18.2.04	SKLAD	8,30
18.2.05	KANCELÁŘ	17,43
18.2.06	ŠATNA MUŽ	9,75
18.2.07	UMÝVÁRNA MUŽ	6,93
18.2.08	ÚKLID	2,20
18.2.09	PŘEDSÍR	2,20
18.2.10	UMÝVÁRNA MUŽ	6,93
18.2.11	UMÝVÁRNA ŽENY	14,53
18.2.12	ŠATNA ŽENY	27,75
18.2.13	SKLAD OOP	11,82
18.2.V1	VÝTAH	8888


1.PP

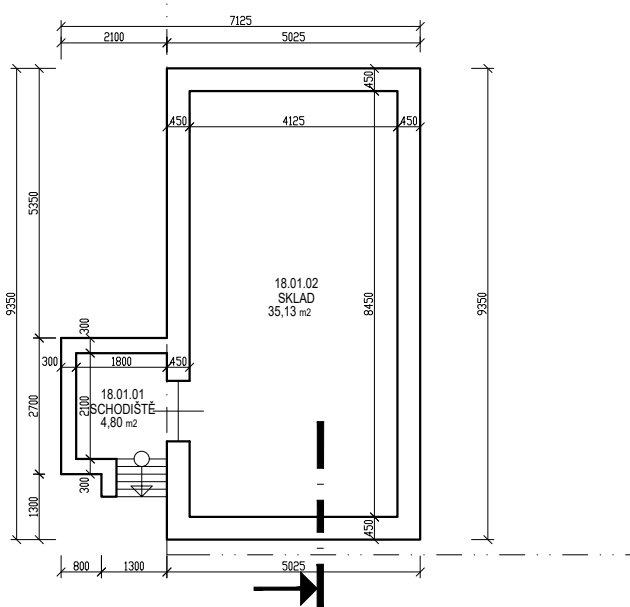

PŮDORYS 1.PP

POZNÁMKY:
POZN.1 - ZAKRESLENÝ PŮDORYS A REZ JE PŘEVZAT Z PROJEKTOVÉ DOKUMENTACE PASPORTU OBJEKTU. VÝŠKOVÉ A DĚLKOVÉ KÓTY JSOU POLOZE ORIENTAČNĚ, NEBYLO MĚŘENO.
POZN.2 - ZPŮSOB ZALOŽENÍ A HLUBOKA ZALOŽENÍ JE POLOZE ORIENTAČNĚ, NEBYLY PŘEVEDENY SONDY.

LEGENDA:
STÁVAJÍCÍ NOSNÉ A DĚLKÉ KONSTRUKCE, NESPECIFIKOVANO

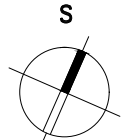

±0,000 = m n.n.
SOUL. SYSTÉM S-JTOK / GRID SYSTÉM S-JTOK,
VÝŠKOVÝ SYSTÉM S-JTOK / VERTICÁL SYSTÉM S-JTOK

SCHEMA / KEY PLAN

GENÉRALNÍ PROJEKTANT / HEAD DESIGNER

OBJEDNATEL / CLIENT

PROJEKTANT / DESIGNER

VYPRACOVAL / DRAWN BY

KONTROLOVAL / CHECKED BY

PROJEKTANT / DESIGNER

VYPRACOVAL / DRAWN BY

KONTROLOVAL / CHECKED BY

NÁZEV ZÁKAZKY / PROJECT NAME
Nemocnice Pelhřimov - Heliport- překážková svítidla

STUPEŇ PD / PROJECT STAGE
PROJEKTOVÁ DOKUMENTACE

MĚŘÍTKO / SCALE
1:150

DATUM VÝDÁNÍ / DATE OF ISSUE
06/2022

POČET A4 / NUMBER OF A4
6 A4

NÁZEV PROFESNÍHO DÍLU / DESIGN SECTION
100 - ARCHITEKTONICKO STAVEBNÍ ŘEŠENÍ

NÁZEV DOKUMENTU / DOCUMENT TITLE
18 PRADELNA
púdorys 1pp, 1np, 2np
STAVAJÍCÍ STAV

NÁZEV SOUBORU / FILE NAME
1110906003_ PD _ _ D_018_100_ _ 101_00

ČÍSLO PROJEKTU / PROJECT NO.
STUPEŇ PD / STAGE
OBJEDNATEL / CLIENT
ČÁST / PART
DÍL / SECTION
DOKUMENT NO.
REVIZE / REV.