


SITUACE - INŽENÝRSKÉ SÍTĚ

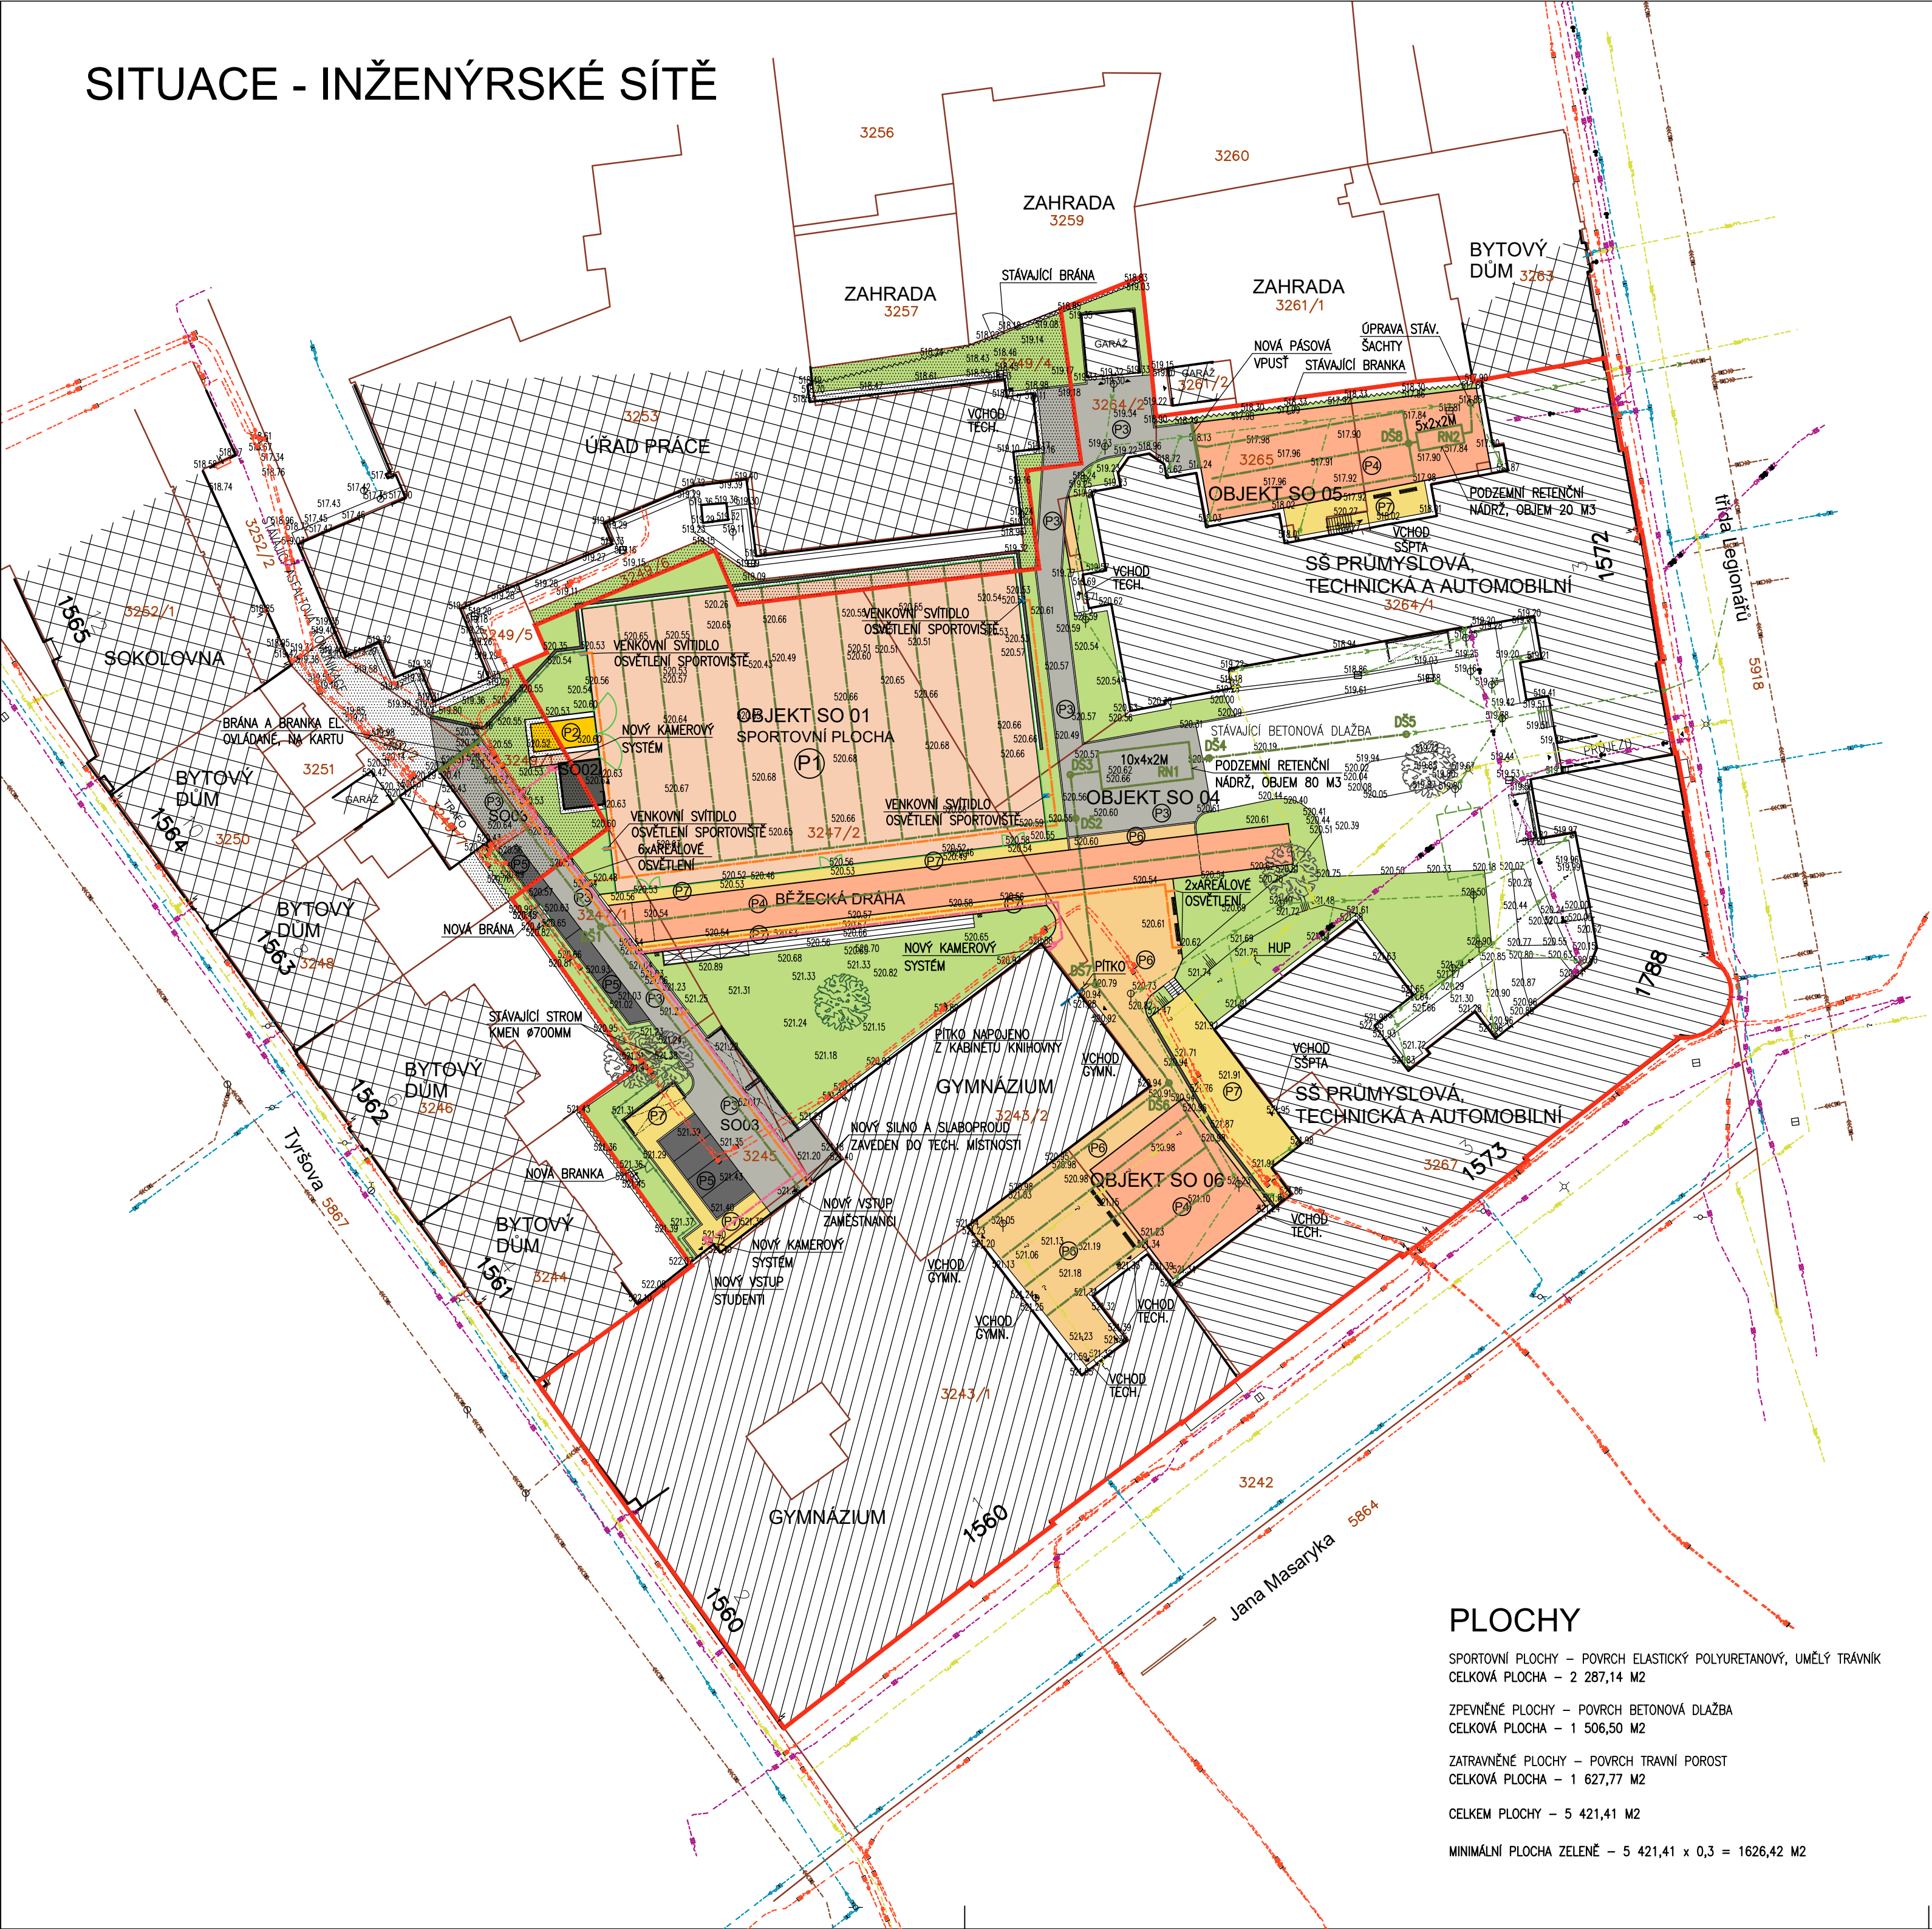

LEGENDA

- STÁVAJÍCÍ BUDOVY GYMNÁZIA
- STÁVAJÍCÍ BUDOVY SŠ PRŮMYSLOVÉ, TECHNICKÉ A AUTOMOBILNÍ
- STÁVAJÍCÍ BUDOVY V MAJETKU JINÝCH VLASTNÍKŮ
- HRANICE POZEMKŮ DLE KATASTRU
- HRANICE POZEMKŮ V MAJETKU KRAJE VYSOČINA
- POZEMKY VE VLASTNICTVÍ ČESKÉ REPUBLIKY – 3249/1, 3249/2, 3249/4 a 3249/6
PROBÍHÁ ODKOUPENÍ A PŘEVOD POD KRAJ VYSOČINA
- STÁVAJÍCÍ STROMY
- NOVÝ STROM – 1KS
PLATAN JAVOROLISTÝ – PLATANUS ACERIFOLIA
OPADAVÝ STROM, VÝŠKY AŽ 25 M

LEGENDA NOVÝCH PLOCH


- SPORTOVNÍ PLOCHA – MULTIFUNKČNÍ HRŠTĚ – OBJEKT SO 01 – VIZ. VÝKRES č.101
POUZE PRO POHYB OSOB
VODOPROPUSTNÁ SKLADBA – SPORTOVNÍ POVRCH – ELASTICKÝ POLYURETANOVÝ JEDNOVRSTVÝ POVRCH – OZN. P1
- NOVÁ BUDOVA SKLADU – OBJEKT SO 02 – VIZ. VÝKRESY č.102–107
NEVYTÁPĚNÁ, PRO SKLADOVÁNÍ SPORTOVNÍHO NÁČNÍ
- DOSKOČIŠTĚ PRO SKOK DALEKÝ – MULTIFUNKČNÍ HRŠTĚ – OBJEKT SO 01 – VIZ. VÝKRES č.101
POUZE PRO POHYB OSOB
VODOPROPUSTNÁ SKLADBA – PÍSEK – OZN. P2
- POJEZDOVÁ PLOCHA – KOMUNIKACE – OBJEKT SO 03 – VIZ. VÝKRES č.108–109
PRO POJEZD VOZIDLY NAD 3,5 t
VODOPROPUSTNÁ SKLADBA – BETONOVÁ DLAŽBA OBDÉLNÍKOVÁ PŘÍRODNÍ (ŠEDA) 200/100 MM, TL.80MM – OZN. P3
- POJEZDOVÁ PLOCHA – BĚŽECKÁ DRÁHA A MULTIFUNKČNÍ PLOCHY
PRO POJEZD VOZIDLY NAD 3,5 t
VODOPROPUSTNÁ SKLADBA – UMĚLÝ TRÁVNÍK ČERVENÝ (ANTUKOVÝ) TL.20MM – OZN. P4
- POJEZDOVÁ PLOCHA – PARKOVACÍ STÁNÍ – OBJEKT SO 03 – VIZ. VÝKRES č.108–109
PRO POJEZD VOZIDLY DO 3,5 t
VODOPROPUSTNÁ SKLADBA – VEGETAČNÍ DLAŽBA ČTVERCOVÁ ČERNÁ (PLOCHA), ČERVENÁ (LINIE) 200/200 MM, TL.20MM – OZN. P5
- POCHOZÍ PLOCHA – CHODNÍKY
PRO POJEZD VOZIDLY NAD 3,5 t
VODOPROPUSTNÁ SKLADBA – BETONOVÁ DLAŽBA OBDÉLNÍKOVÁ PÍSKOVÁ 200/100 MM, TL.80MM – OZN. P6
- POCHOZÍ PLOCHA – CHODNÍKY
POUZE PRO POHYB OSOB
VODOPROPUSTNÁ SKLADBA – BETONOVÁ DLAŽBA OBDÉLNÍKOVÁ PÍSKOVÁ 200/100 MM, TL.60MM – OZN. P7
- ZATRAVNĚNÉ PLOCHY

LEGENDA STÁVAJÍCÍCH INŽENÝRSKÝCH SÍTÍ

- KANALIZACE DEŠŤOVÁ
- KANALIZACE JEDNOTNÁ (VAS)
- VODOVOD (VAS)
- PLYNOVOD NTL (INNOGY)
- ELEKTRO VN (E.ON)
- ELEKTRO NN (E.ON)
- SLABOPROUDY (CETIN)

LEGENDA NOVÝCH INŽENÝRSKÝCH SÍTÍ

- KANALIZACE DEŠŤOVÁ, DRENAŽNÍ POTRUBÍ Ø100MM ZAOSTĚNÉ DO RETENČNÍ NÁDRŽE, PŘEPAD DO JEDNOTNÉ KANALIZACE
- VODOVOD, NAPOJENÍ VENKOVNÍHO PÍTKA NA VNITŘNÍ STÁVAJÍCÍ ROZVOD PITNÉ VODY
- ROZVOD ELEKTRO, NAPOJENÍ VENKOVNÍCH SVĚTEL A VSTUPNÍ BRÁNY A BRANKY
- ROZVOD SLABOPROUDU, NAPOJENÍ VENKOVNÍCH KAMER A VSTUPNÍ BRÁNY A BRANKY

 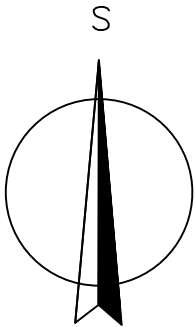


OBJEKT SO 01

SPORTOVNÍ PLOCHA – POVRCH – ±0,000 = 520,65

PLOCHY

- SPORTOVNÍ PLOCHY – POVRCH ELASTICKÝ POLYURETANOVÝ, UMĚLÝ TRÁVNÍK
CELKOVÁ PLOCHA – 2 287,14 M2
- ZPEVNĚNÉ PLOCHY – POVRCH BETONOVÁ DLAŽBA
CELKOVÁ PLOCHA – 1 506,50 M2
- ZATRAVNĚNÉ PLOCHY – POVRCH TRAVNÍ POROST
CELKOVÁ PLOCHA – 1 627,77 M2
- CELKEM PLOCHY – 5 421,41 M2
- MINIMÁLNÍ PLOCHA ZELENĚ – 5 421,41 x 0,3 = 1626,42 M2

AUTORIZOVANÝ PROJEKTANT STAVEBNÍ ČÁSTI: Ing. David Urbánek duprojekt@seznam.cz ČKAIT – 1400480		 Život památkám o.p.s. Život památkám o.p.s. www.zivotpamatkam.cz Široká 376, kancelář: Za Hospodu 406 588 32 Brtnice IČ: 020 44 200, DIČ: CZ02044200
VEDOUCÍ PROJEKTANT STAVEBNÍ ČÁSTI: Ing. Luboš Štěpán lubos.stepan@zivotpamatkam.cz		
VYPRACOVAL: Ing. Luboš Štěpán lubos.stepan@zivotpamatkam.cz		DATUM: 05/2021
INVESTOR: Kraj Vysočina, Žižkova 1882/57, 587 33 Jihlava		STUPEŇ PD: DUR/DSP
AKCE (STAVBA): Gymnázium Jihlava – Revitalizace dvorního traktu Jana Masaryka 1560/1, 586 01 Jihlava		FORMÁT: 6A4
NÁZEV VÝKRESU: KOORDINAČNÍ SITUÁČNÍ VÝKRES – INŽENÝRSKÉ SÍTĚ		Č. ZAKÁZKY: 15 – 21 – DUR/DSP
		ČÍSLO VÝKRESU: 1206
		MĚŘÍTKO: 1:500
		PARÉ Č.