



VÝUSTNÍ OBJEKT

PŮDORYS 1:50

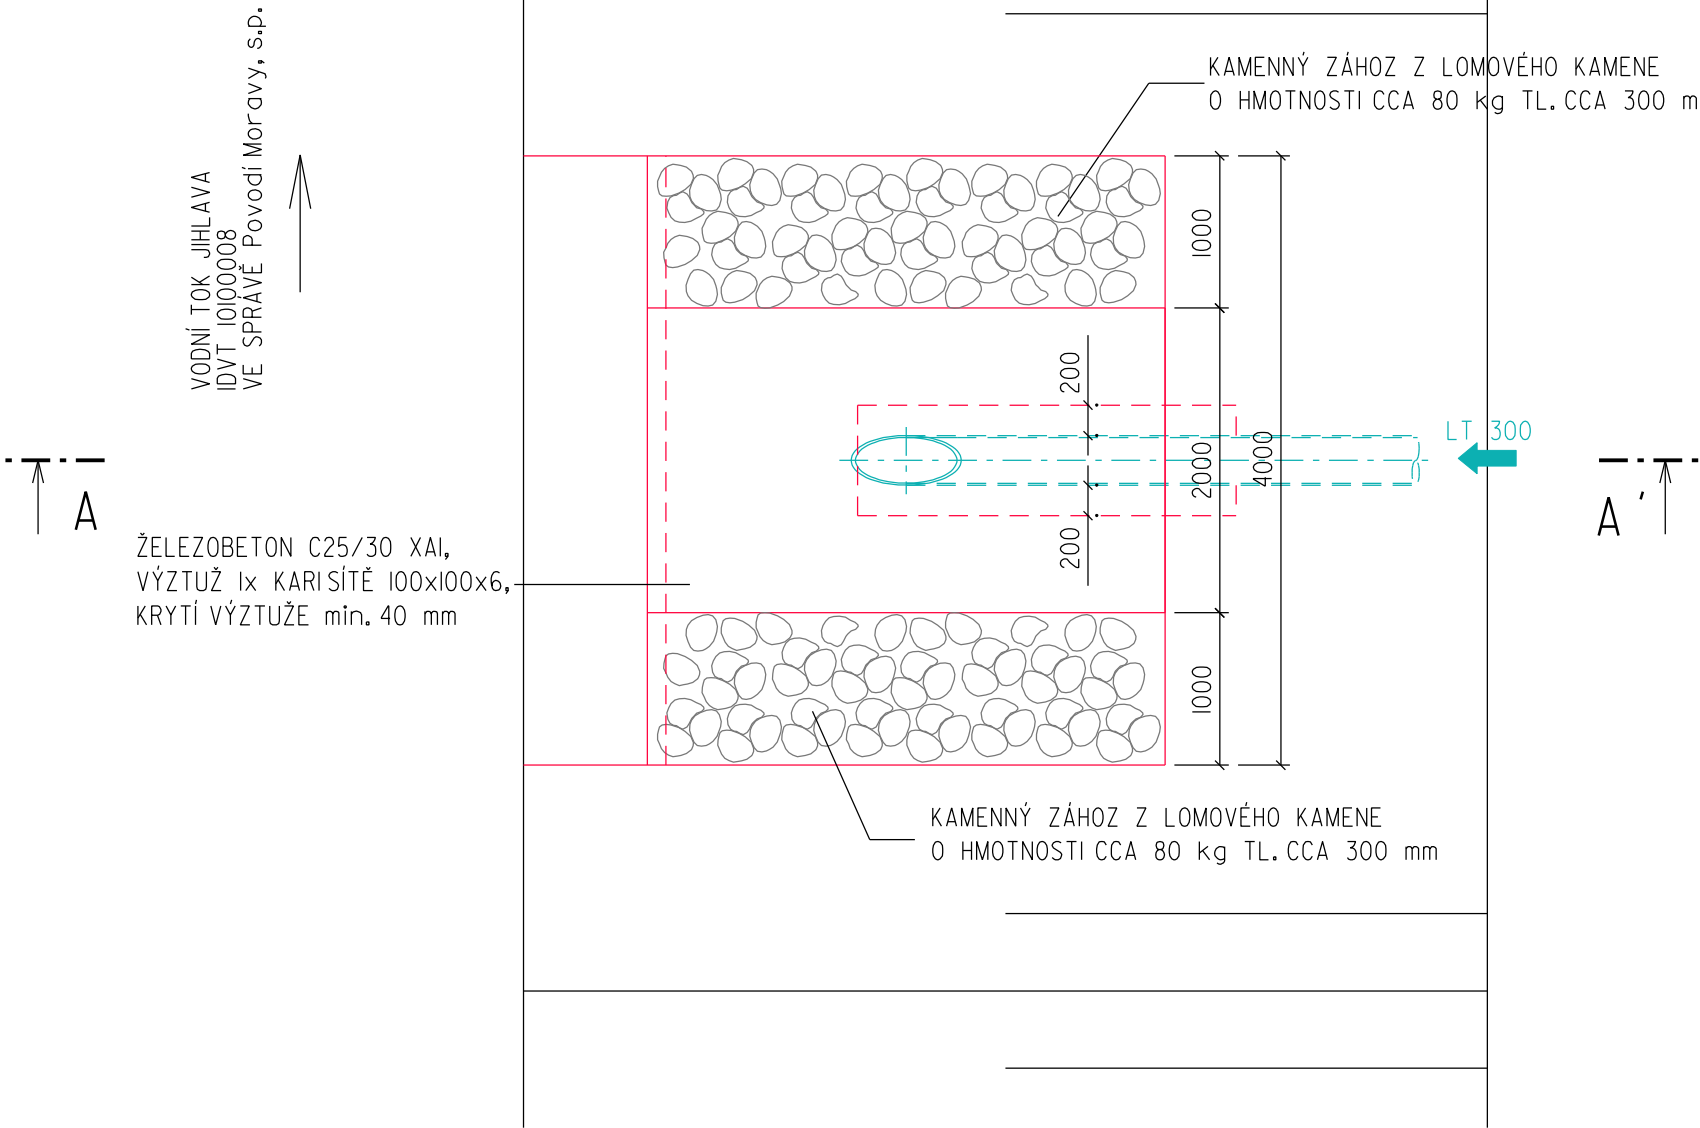

ŘEZ A-A'

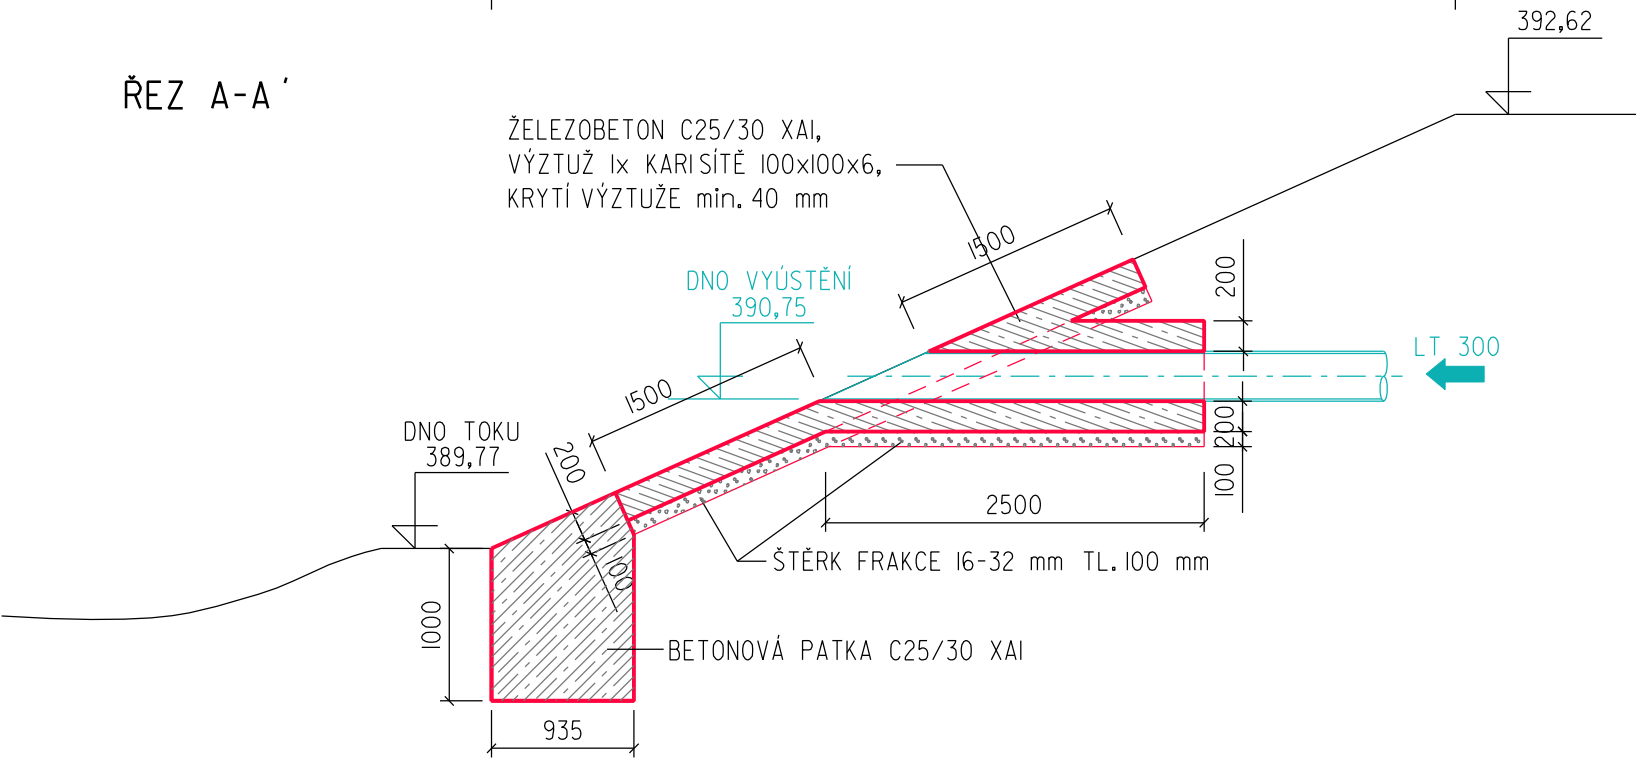

S0 01 Rekonstrukce kanalizace

	Vypracoval ŽOUDLÍK	Autorizovaný inženýr ING. NOVOTNÝ	AOA - CLEAN projekční a geodetická kancelář U DVORA 11 JIHLAVA	
Investor : Kraj Vysočina, Žižkova 57, 587 33 Jihlava		Kraj : Vysočina		
Nemocnice Třebíč rekonstrukce areálové kanalizace			Datum	04/2022
			Číslo zak.	2617
			Stupeň	DPS
Příloha : VÝUSTNÍ OBJEKT			Měřítko : 1:50	Příloha č.: D.1.8