



OBJEKT SO 02
PŮDORYS 1.NP

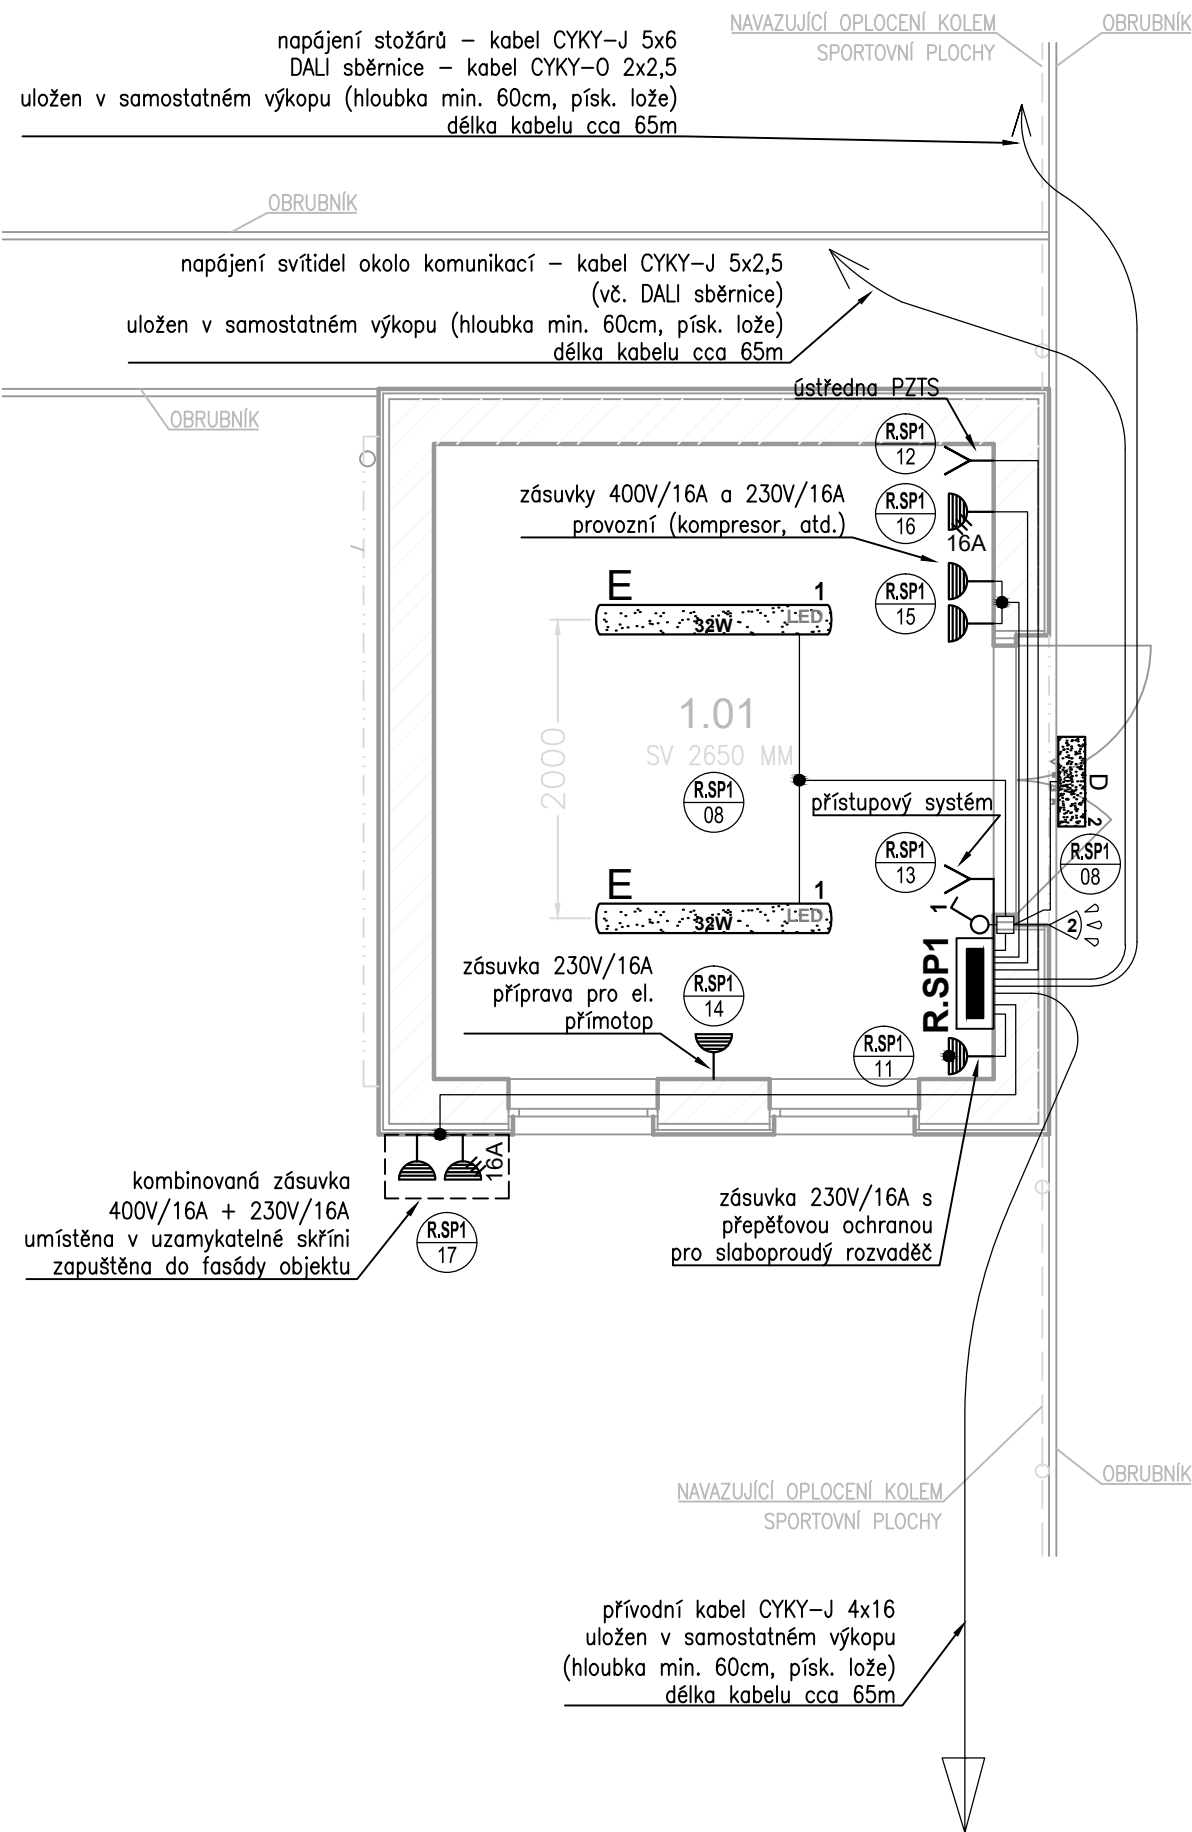

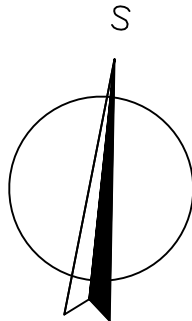

LEGENDA PRVKŮ

- Silnoproudý rozvaděč
- Svítidlo D – LED venkovní nástěnné svítidlo, 3000K, 19.7W, 2045lm, IP65, vč. boxu v černé barvě pro povrchovou montáž, ref. typ viz. kniha svítidel (LEE–30021)
- Svítidlo E – LED průmyslové stropní svítidlo, 4000 K, 4400lm, IP65, délka 1575mm, referenční typ viz. kniha svítidel
- Spínač řazení 1, nástěnný, zvýšené krytí min. IP44
- Venkovní pohybové čidlo PIR, různé zorné úhly a dosahy (viz dokumentace), UV odolný plast, nastavování času a intenzity IR dálkovým ovladačem
- Vývod jednofázový (příp. třífázový)
- Venkovní zásuvka 230V/16A, min. IP54
- Venkovní zásuvka 230V/16A s přepětovou ochrannou tř. D (typ 3), min. IP54
- Venkovní zásuvka motorová 400V/16A/5P, min. IP54, nástěnná, šikmé provedení
- Zásuvkový rozvaděč venkovní, nástěnné provedení zapuštěné do vnější stěny skladu, uzamykatelný, oceloplech, vč. montážního plechu, rozměry 300x250x155, vč. motorové zásuvky 400V/16A/5P a dvou zásuvek 230V/16A, montáž zásuvek do montážního plechu, krytí uzavřeného rozv. IP65, ref. typ WST3025150



OBJEKT SO 02

BUDOVA SKLADU – PODLAHA – ±0,000 = 520,65

AUTORIZOVANÝ PROJEKTANT STAVEBNÍ ČÁSTI: Ing. David Urbánek duprojekt@seznam.cz ČKAIT – 1400480		 Život památkám o.p.s. ZPRACOVATEL PROJEKTOVÉ DOKUMENTACE: Život památkám o.p.s. www.zivotpamatkam.cz Široká 376, kancelář: Za Hospodou 406 588 32 Brtnice IČ: 020 44 200, DIČ: CZ02044200
VEDOUCÍ PROJEKTANT STAVEBNÍ ČÁSTI: Ing. Luboš Štěpán lubos.stepan@zivotpamatkam.cz		
AUTORIZOVANÝ PROJEKTANT ČÁSTI ELEKTRO: Ing. Miroslav Roztočil miroslav.roztocil@premise.cz ČKAIT – 1400010		 premise, s.r.o., IČ: 27573524 Všehrdova 560/2, 110 00 Praha 1 info@premise.cz, www.premise.cz
VYPRACOVAL: Ing. Vladimír Šmol vladimir.smol@premise.cz		
KRESLIL: Ing. Vladimír Šmol vladimir.smol@premise.cz		DATUM: 12/2021
INVESTOR: Kraj Vysočina, Žižkova 1882/57, 587 33 Jihlava		STUPEŇ PD: DPS
AKCE (STAVBA): Gymnázium Jihlava – Revitalizace dvorního traktu Jana Masaryka 1560/1, 586 01 Jihlava		FORMÁT: 2xA4
NÁZEV VÝKRESU: SILNOPROUDÁ ELEKTROINSTALACE – OBJEKT SO 02 (BUDOVA SKLADU) – 1.NP		Č. ZAKÁZKY: 20 – 21 – DPS
		ČÍSLO VÝKRESU: D.1.4.802
		MĚŘÍTKO: 1:50
		PARÉ Č.